


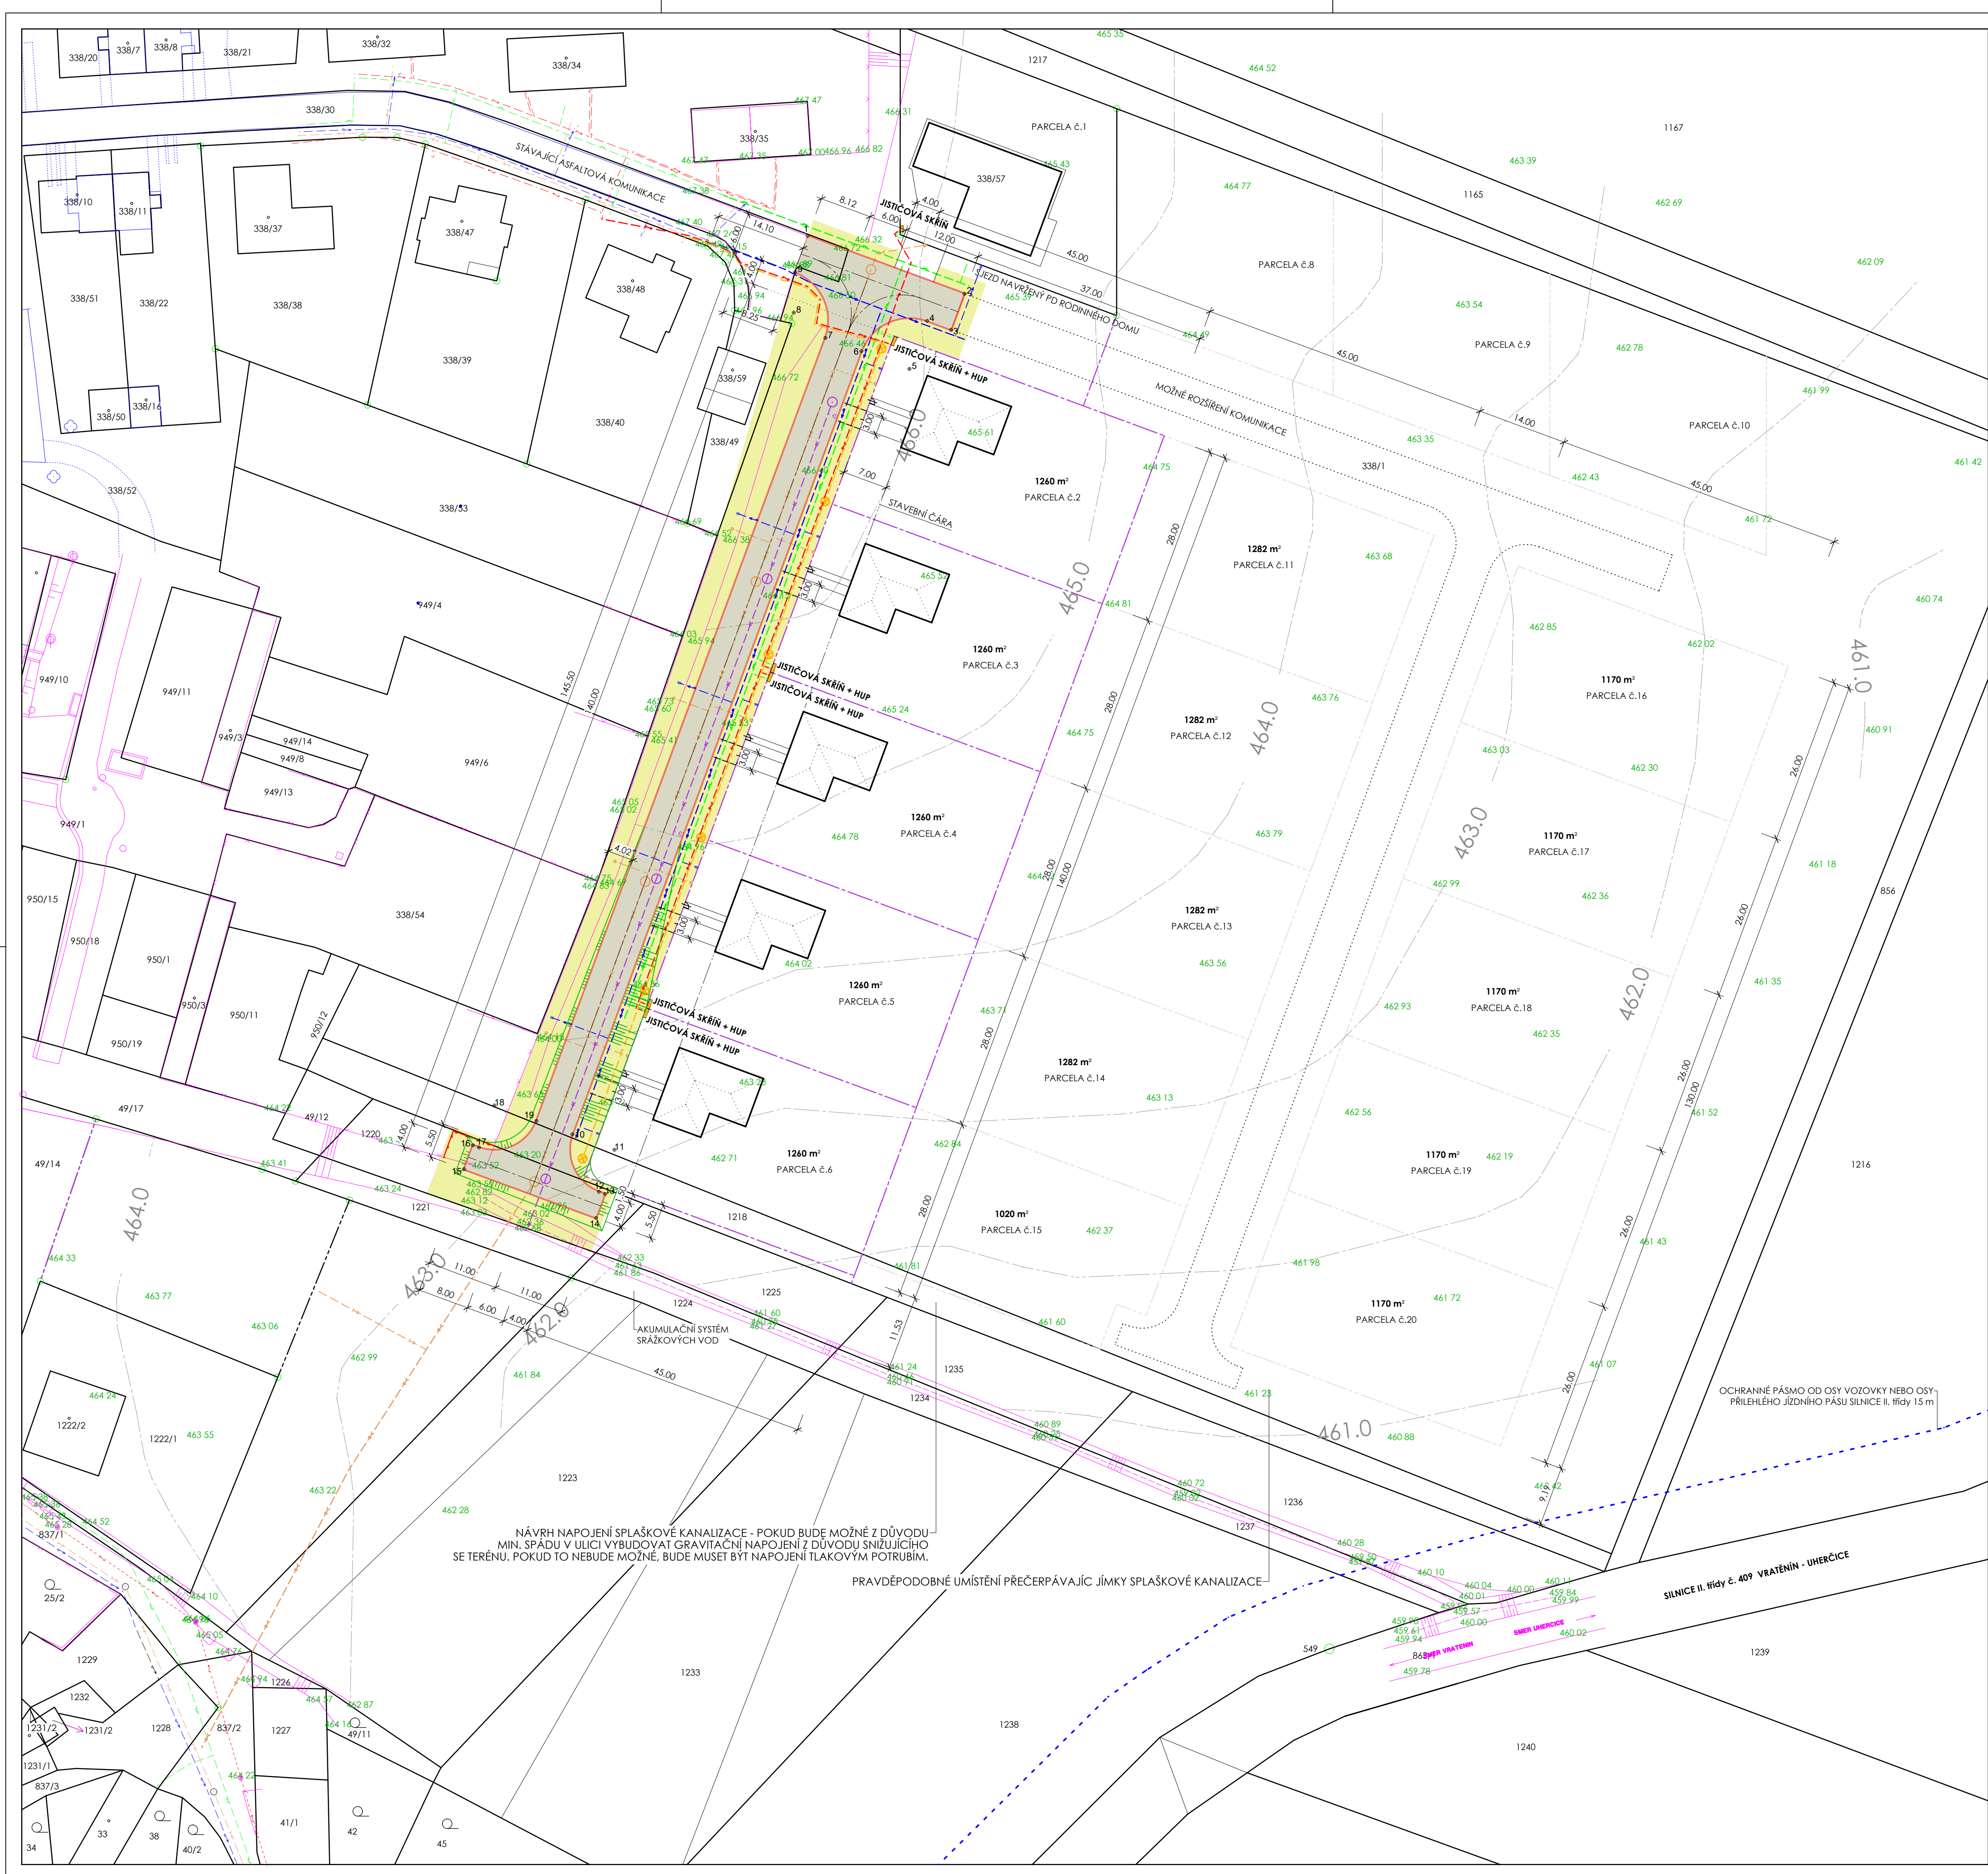

SEZNAM ZÁKLADNÍCH VYTÝČOVACÍCH SOUŘADNIC (JTSK)

1	-675042.738	-1184234.670
2	-675018.233	-1184243.713
3	-675020.311	-1184249.342
4	-675024.063	-1184247.957
5	-675026.833	-1184255.463
6	-675034.339	-1184252.693
7	-675039.947	-1184250.615
8	-675044.904	-1184246.662
9	-675044.703	-1184240.340
10	-675079.522	-1184375.121
11	-675072.955	-1184377.545
12	-675075.379	-1184384.112
13	-675074.441	-1184384.458
14	-675075.826	-1184388.210
15	-675096.465	-1184380.593
16	-675095.080	-1184376.841
17	-675094.142	-1184377.187
18	-675091.718	-1184370.620
19	-675085.151	-1184373.044

LEGENDA

- POLOHOPISNÝ ZÁKRES ÚZEMÍ - ZDROJ GEOMETRICKÉ ZAMĚŘENÍ Z ROKU 2009
- POLOHOPISNÝ ZÁKRES ÚZEMÍ - ZDROJ A STÁŘÍ NEZNÁMÝ, NELZE GARANTOVAT SPRÁVNOST!
- STÁVAJÍCÍ VODOVOD
- STÁVAJÍCÍ SPLAŠKOVÁ KANALIZACE
- STÁVAJÍCÍ STŘEDOTLAKÝ PLYNOVOD
- STÁVAJÍCÍ NADZEMNÍ VEDENÍ NN
- STÁVAJÍCÍ ZEMNÍ VEDENÍ NN

SO 01 KOMUNIKACE VČETNĚ HTÚ

- KOMUNIKACE VČETNĚ SILNIČNÍCH OBRUB (1223 m²)
- OHUMUSOVÁNÍ A ZATRAVNĚNÍ (1 518 m²)

SO 02 VODOVOD

- NAVRHOVANÉ VODOVODNÍ POTRUBÍ

SO 03 DEŠŤOVÁ KANALIZACE

- NAVRHOVANÁ DEŠŤOVÁ KANALIZACE VČETNĚ ULIČNÍCH VPUSŤ

SO 04 SPLAŠKOVÁ KANALIZACE

- NAVRHOVANÉ POTRUBÍ SPLAŠKOVÉ KANALIZACE

SO 05 STL PLYNOVOD VČETNĚ PŘÍPOJEK

- NAVRHOVANÉ POTRUBÍ STL PLYNOVODU

SO 06 VEŘEJNÉ OSVĚTLENÍ

- NAVRHOVANÝ ZEMNÍ KABEL VEŘEJNÉHO OSVĚTLENÍ

SO 07 EL. ROZVOD NN

- NAVRHOVANÝ ZEMNÍ KABEL NN

SO 08 VODOVODNÍ PŘÍPOJKY

- NAVRHOVANÉ VODOVODNÍ POTRUBÍ

SO 09 PŘÍPOJKY SPLAŠKOVÉ KANALIZACE

- NAVRHOVANÉ KANALIZAČNÍ POTRUBÍ

rozdíla autorizované osoby

ZODP. PROJEKTANT:	VYPRACOVAL:	KONTROLOVAL:	 Dopravní 1693, 676 02 Moravské Budějovice IČO 262 45 194 tel.: 568 422 142 e-mail: info@stabombr.cz
Vilém Růžička, DiS.	Jiří Michal, DiS.	Ing. Milan Procházka	
INVESTOR: Obec Vratětin, IČO: 006 37 122 Vratětin 88, 671 07 Vratětin			
VRATĚTÍN Výstavba technické infrastruktury pro následnou výstavbu bytových a rodinných domů			DATUM: listopad 2019
VTKRES: SITUACE			FORMÁT: 8A4
			STUPEŇ: DPS
			Č. ZAKÁZKY: 110/19
			MĚŘÍTKO: 1:500
			Č. VÝKRESU: D.1.2