


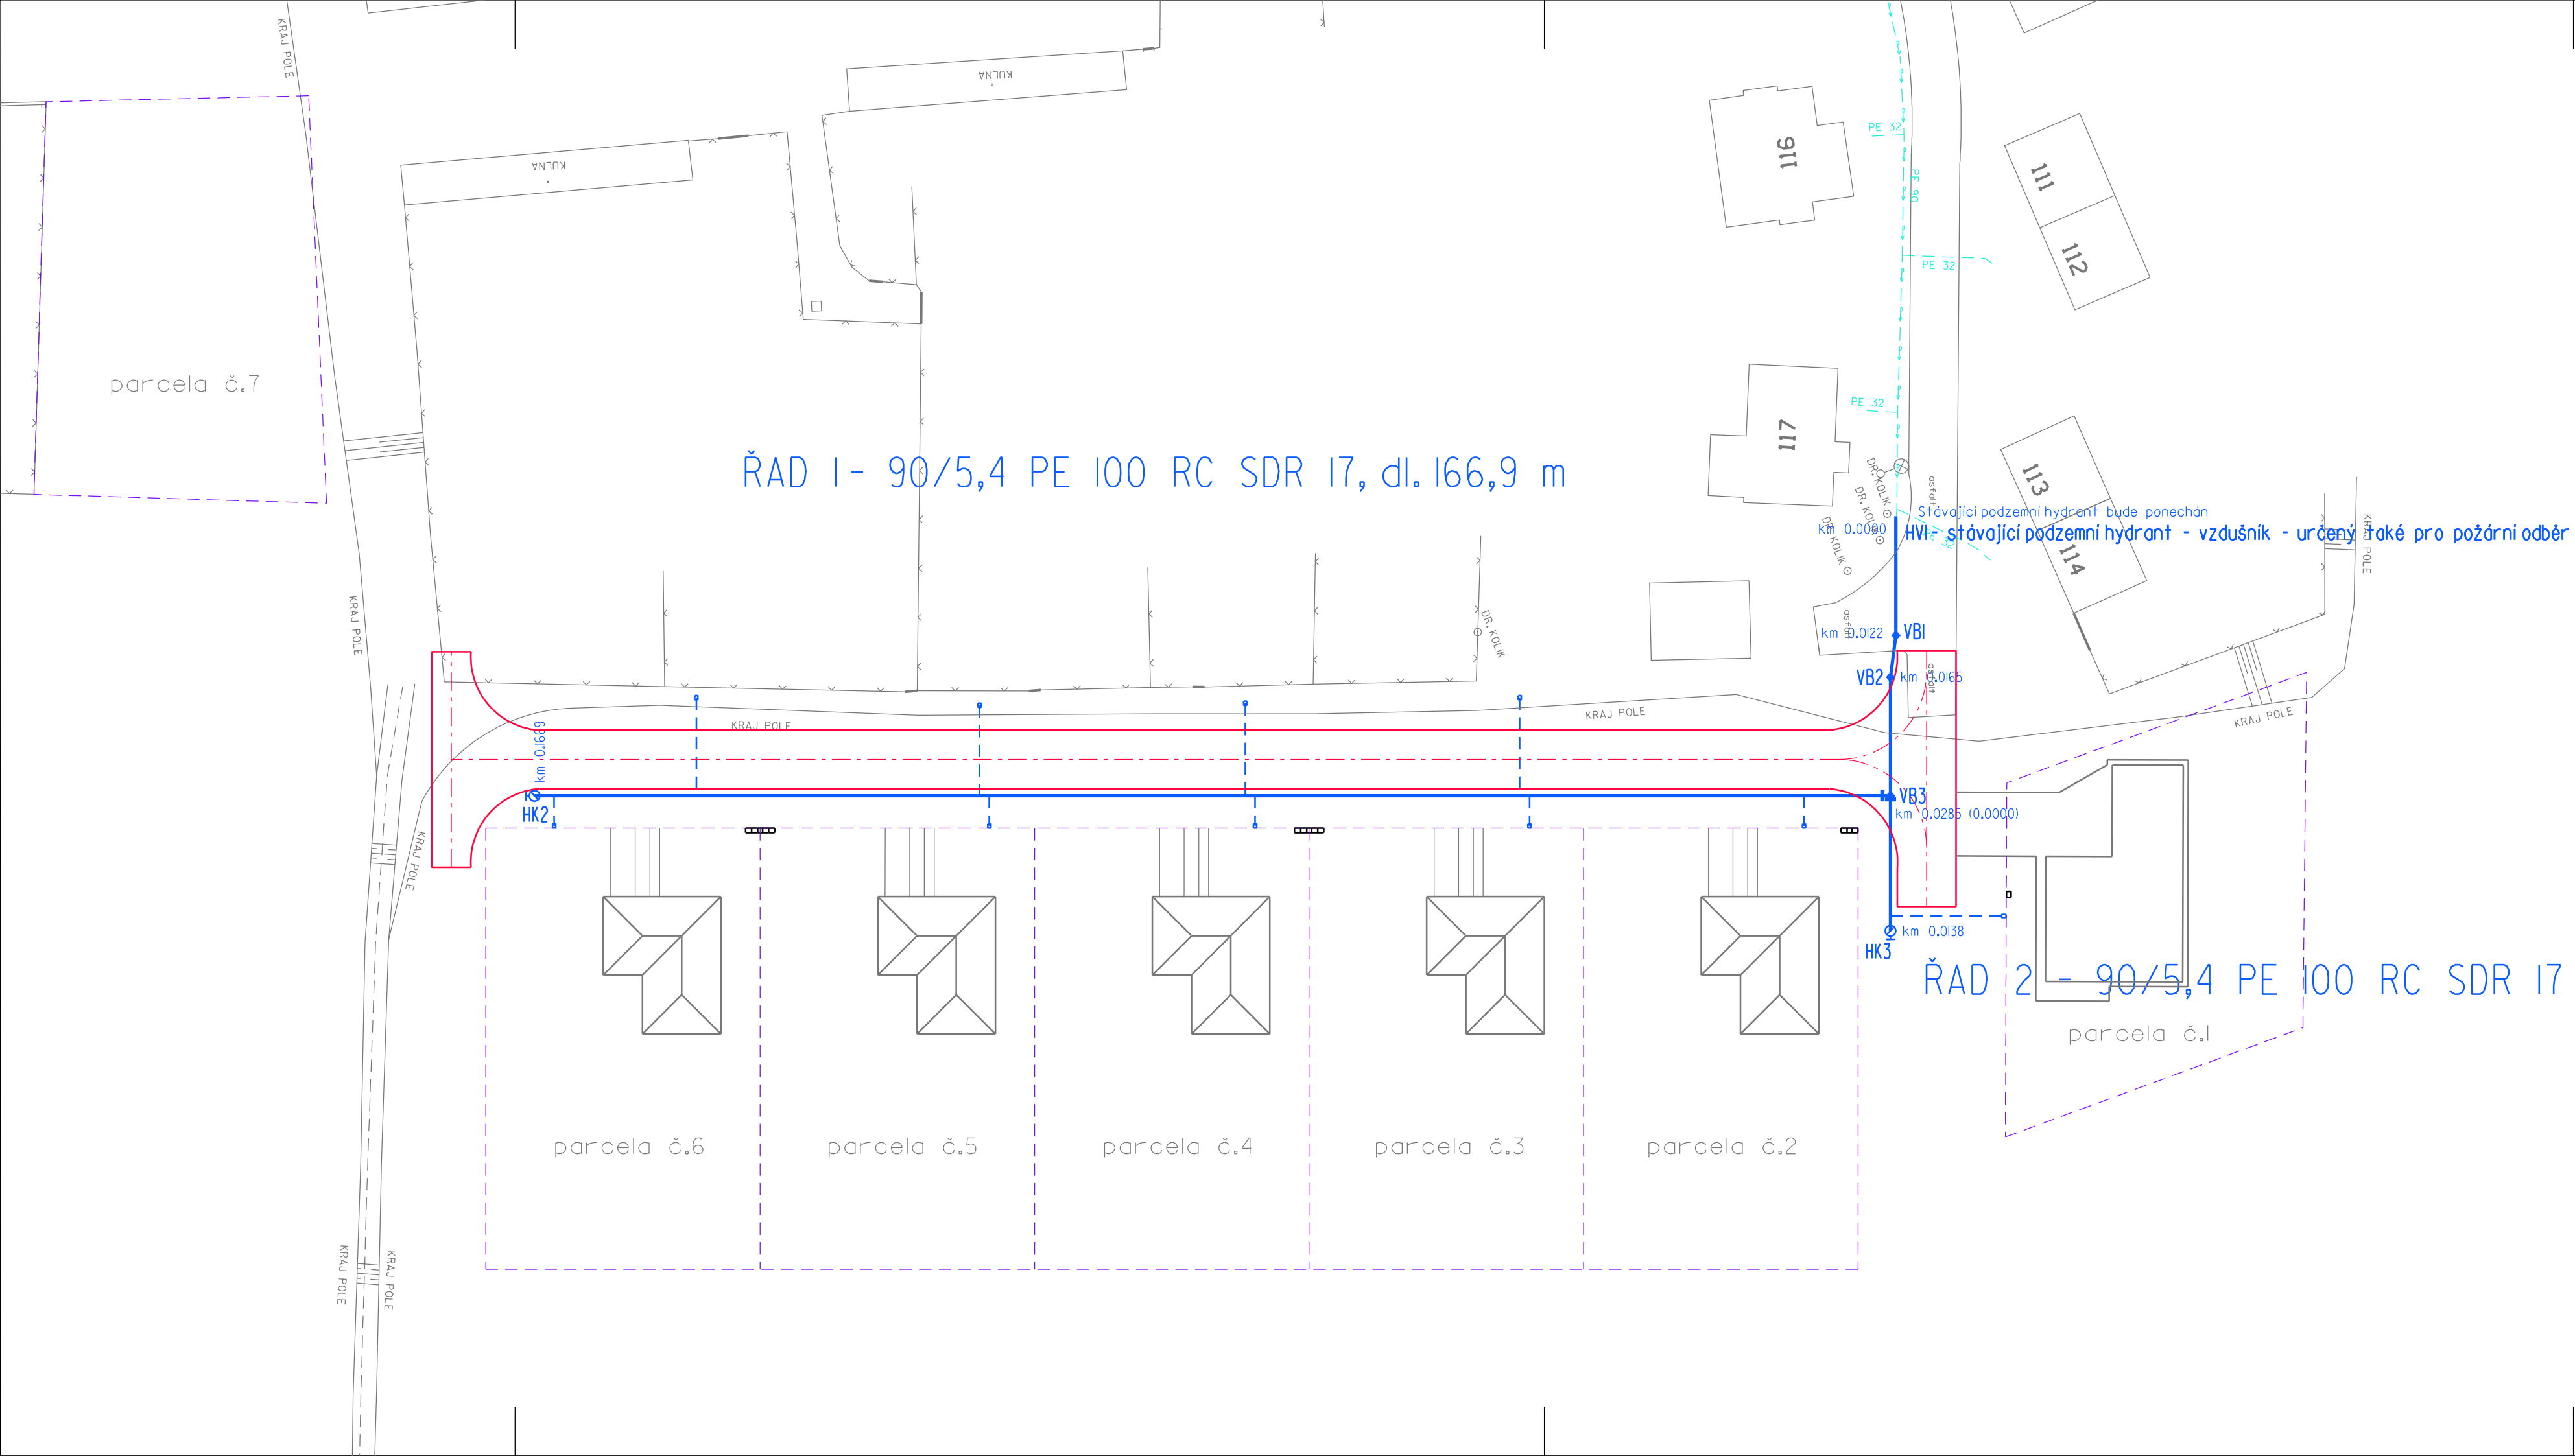

- LEGENDA:
- NAVROVANÉ SÍTĚ:
- VODOVOD
- NAVŘENO V RÁMCISAMOSTATNÉHO SO:
- VODOVODNÍ PŘÍPOJKY
- KOMUNIKACE
- STÁVAJÍCÍ SÍTĚ:
- VODOVOD
- VODOVODNÍ PŘÍPOJKA

Průběh podzemních inženýrských sítí je zobrazen z podkladů správce sítí, před započítím zemních prací je průběh sítí nutné vyhledat detektorem.

Souřadnicový systém JTSK
Výškový systém BPV

S0 02 Vodovod

	Vypracoval FICHTNEROVÁ	Autorizovaný inženýr ING. NOVOTNÝ	AOA - CLEAN projekční a geodetická kancelář U DVORA 11 JIHLAVA	
Investor : OBEC VRATĚNÍN	Kraj : Jihomoravský			
VRATĚNÍN Výstavba technické infrastruktury pro následnou výstavbu bytových a rodinných domů			Datum	09/2020
			Číslo zak.	2541
			Stupeň	DPS
Příloha : SITUACE	Měřítko : 1:500		Příloha č.: D.2.2	