



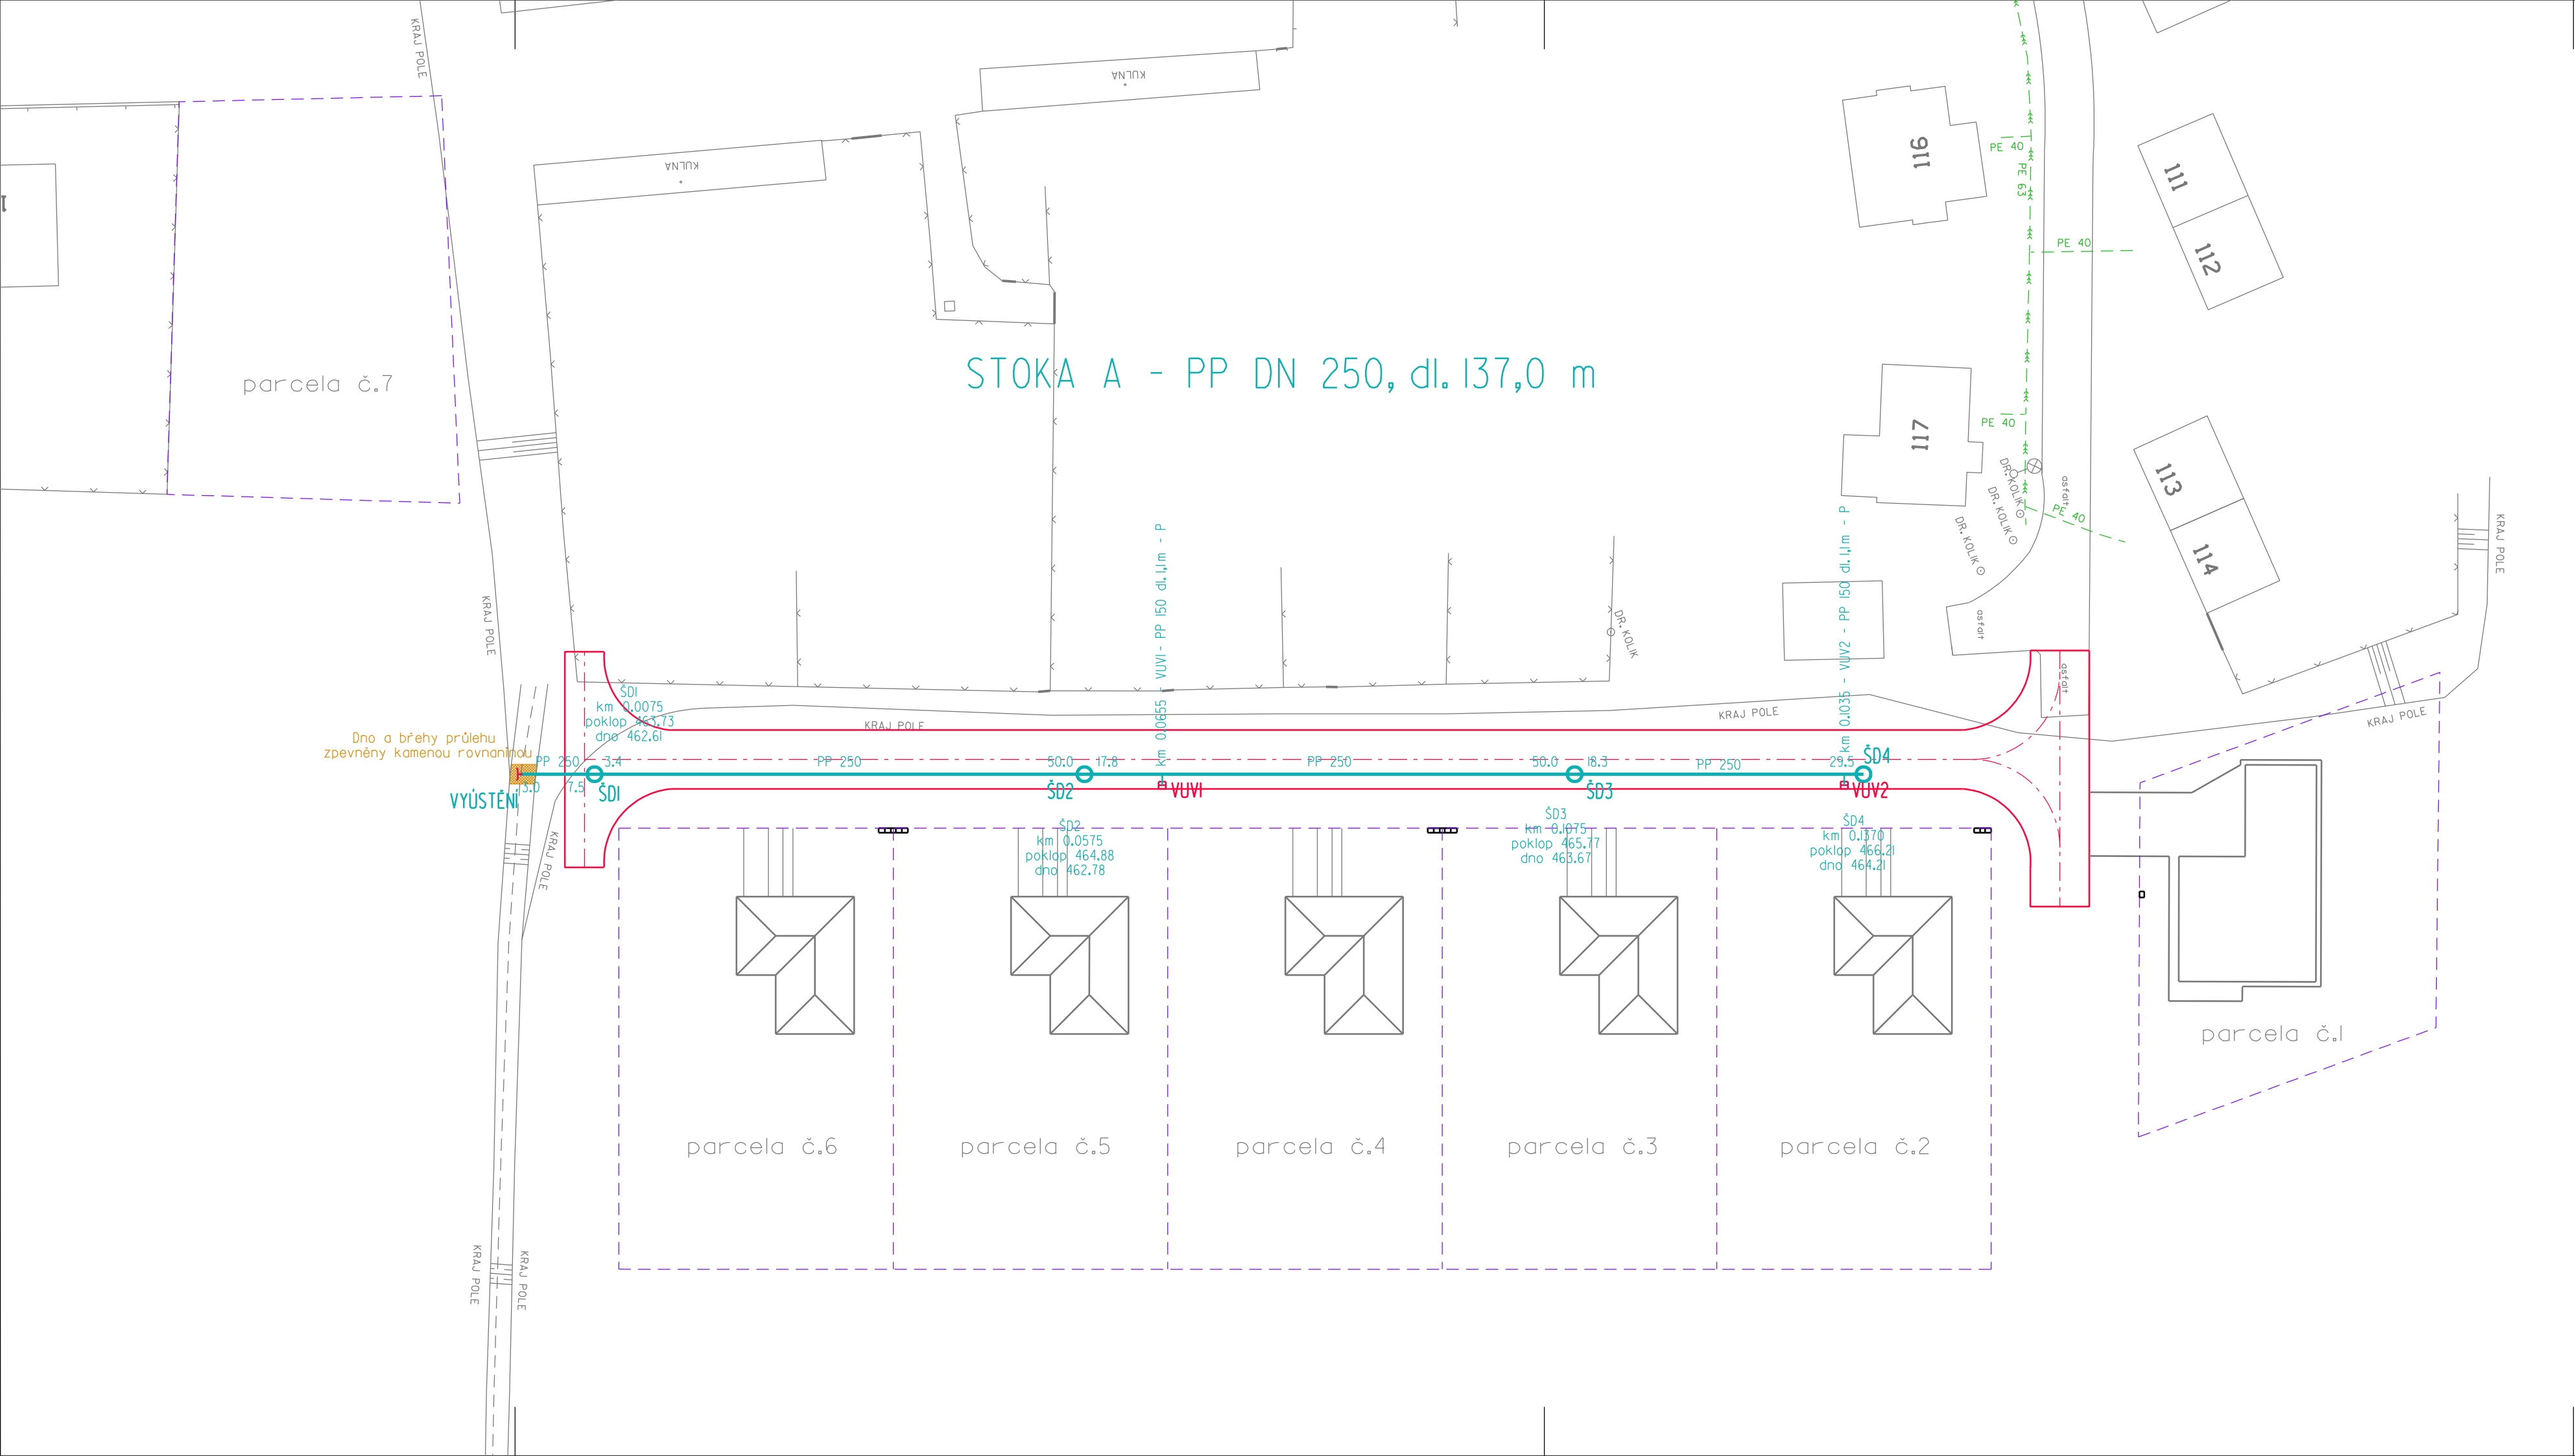

- LEGENDA:
- NAVROVANÉ SÍTĚ:
- DEŠŤOVÁ KANALIZACE
- PŘÍPOJKY DEŠŤ. KANALIZACE
- DEŠŤOVÁ ULIČNÍ VPUŠŤ
- NAVŘENO V RÁMCISAMOSTATNĚHO SO:
- KOMUNIKACE
- STÁVAJÍCÍ SÍTĚ:
- JEDNOTNÁ KANALIZACE
- KANALIZAČNÍ PŘÍPOJKA

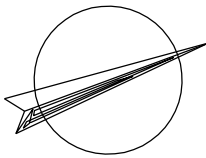

Průběh podzemních inženýrských sítí je zobrazen z podkladů správců sítí, před započítáním zemních prací je průběh sítí nutně vyhledat detektorem.

Souřadnicový systém JTSK
Výškový systém BPV

S0 03 Dešťová kanalizace

	Vypracoval FICHTNEROVÁ	Autorizovaný inženýr ING. NOVOTNÝ	AOA - CLEAN projektování a geodetická kancelář U DVORA 11 JIHLAVA	
Investor : OBEC VRATĚNÍN		Kraj : Jihomoravský		
VRATĚNÍN Výstavba technické infrastruktury pro následnou výstavbu bytových a rodinných domů			Datum	09/2020
			Číslo zak.	2541
			Stupeň	DPS
Příloha : SITUACE			Měřítko : 1:500	Příloha č.: D.3.2