


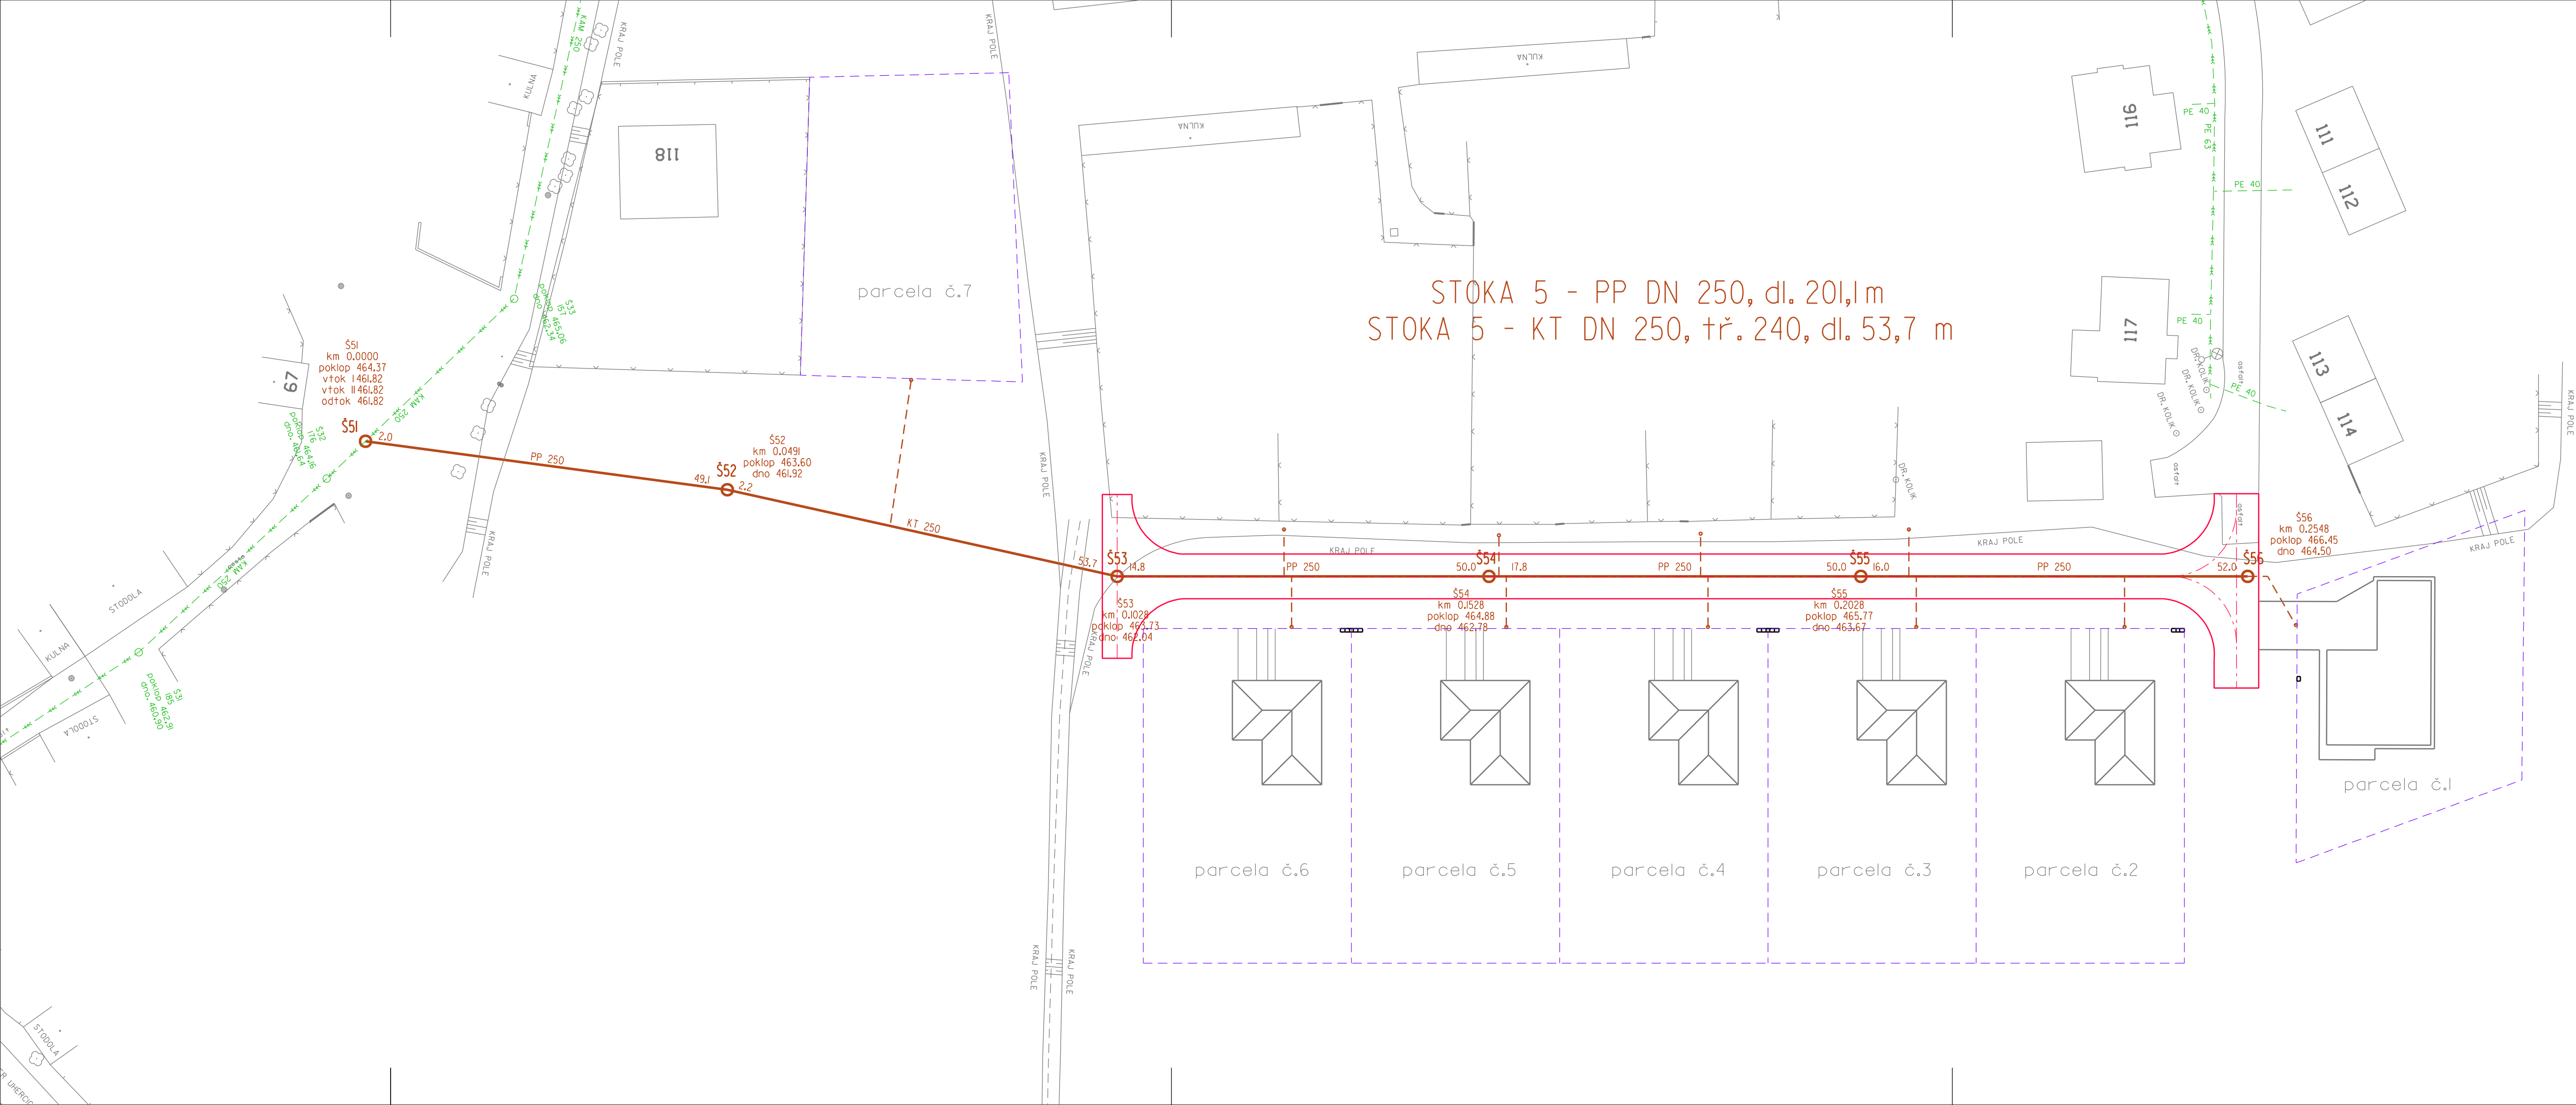

- LEGENDA:
- NAVROVANÉ SÍTĚ:
- SPLAŠKOVÁ KANALIZACE
- NAVŘENO V RÁMCISAMOSTATNÉHO SO:
- PŘÍPOJKY SPL. KANALIZACE
- KOMUNIKACE
- STÁVAJÍCÍ SÍTĚ:
- JEDNOTNÁ KANALIZACE
- KANALIZAČNÍ PŘÍPOJKA

Průběh podzemních inženýrských sítí je zobrazen z podkladů správce sítí, před započítím zemních prací je průběh sítí nutně vyhledat detektorem.

Souřadnicový systém JTSK
Výškový systém BPV

S0 04 Splašková kanalizace

	Vypracoval FICHTNEROVÁ	Autorizovaný inženýr ING. NOVOTNÝ	AOA - CLEAN projektční a geodetická kancelář U DVORA 11 JIHLAVA	
Investor : OBEC VRATĚNÍN	Kraj : Jihomoravský			
VRATĚNÍN Výstavba technické infrastruktury pro následnou výstavbu bytových a rodinných domů			Datum	09/2020
			Číslo zak.	254I
			Stupeň	DPS
Příloha : SITUACE			Měřítko : 1:500	Příloha č.: D.4.2