



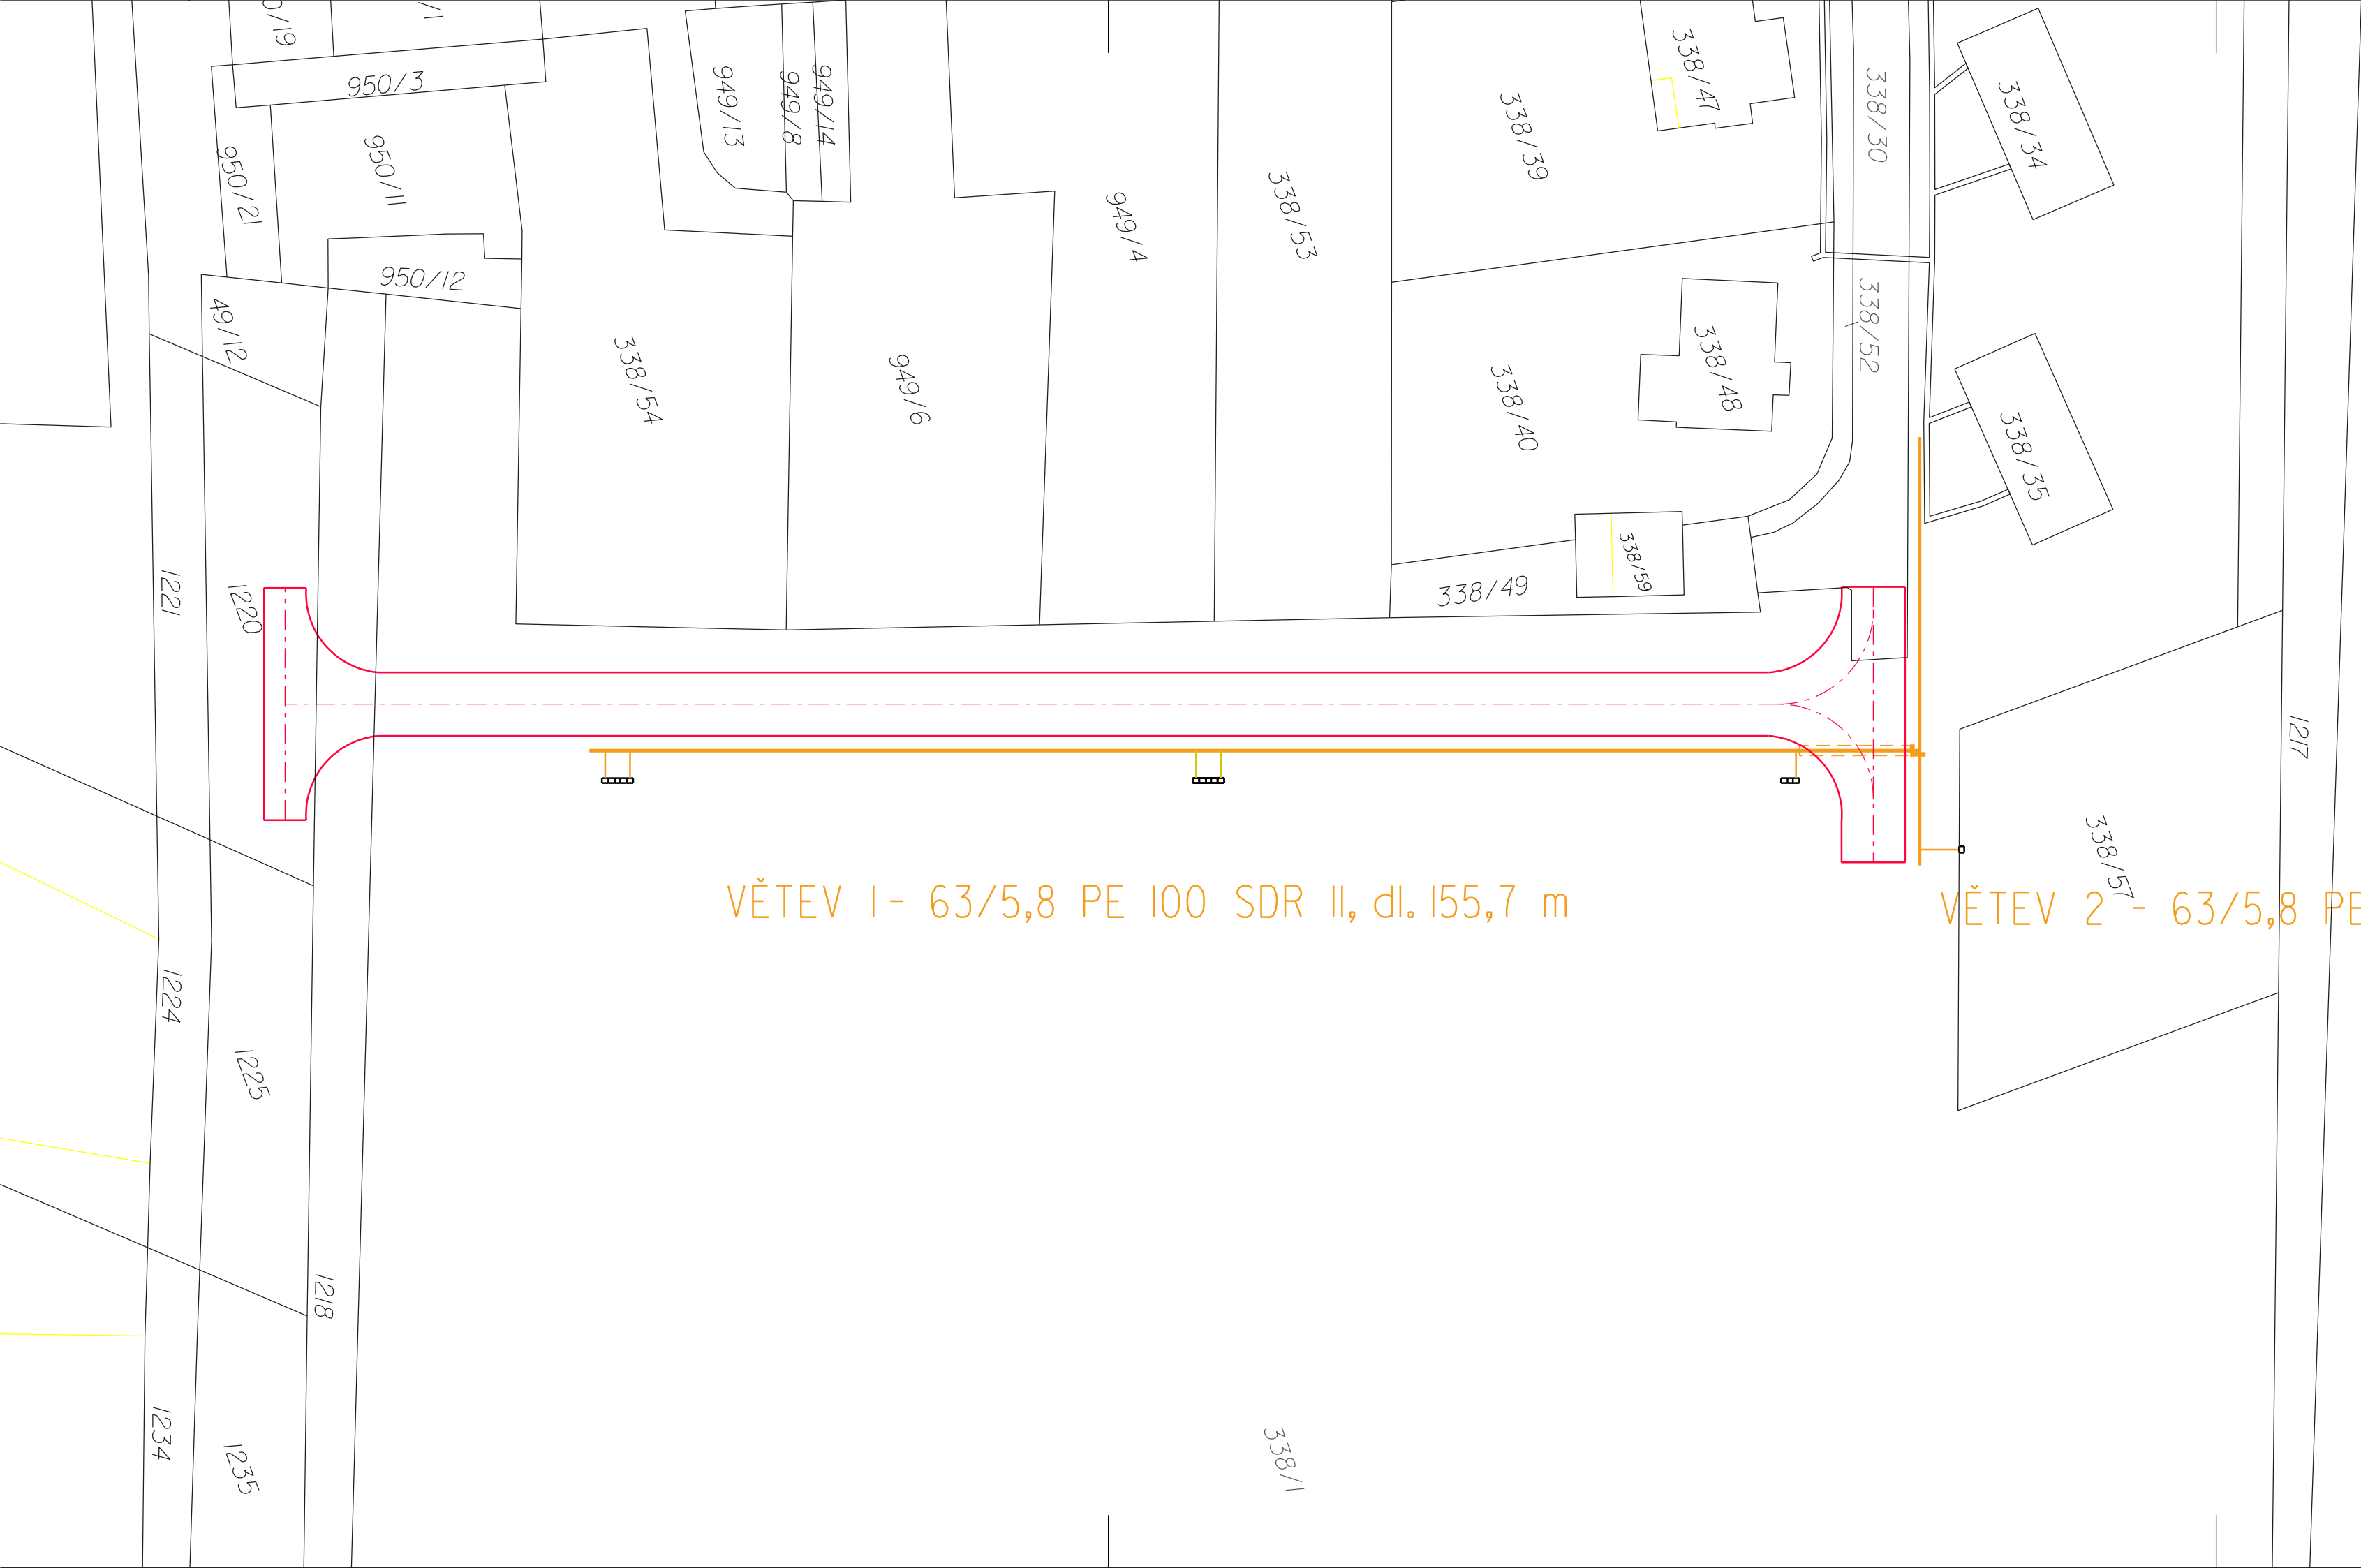

VĚTEV 1 - 63/5,8 PE 100 SDR II, dl. 155,7 m

VĚTEV 2 - 63/5,8 PE 100 SDR II, dl. 10,9 m

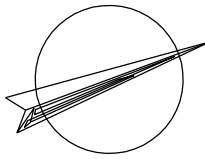

- LEGENDA:
NAVRHOVANÉ SÍTĚ:
- PLYNOVOD
 - PLYNOVODNÍ PŘÍPOJKY
 - KOMUNIKACE

S0 05 STL plynovod

	Vypracoval FICHTNEROVÁ	Autorizovaný technik DRTINA	AOA - CLEAN projekční a geodetická kancelář U DVORA 11 JIHLAVA	
Investor : OBEC VRATĚNÍN	Kraj : Jihomoravský			
VRATĚNÍN Výstavba technické infrastruktury pro následnou výstavbu bytových a rodinných domů			Datum	09/2020
			Číslo zak.	2541
			Stupeň	DPS
Příloha : SITUACE KN			Měřítko : 1:500	Příloha č.: D.5.2