



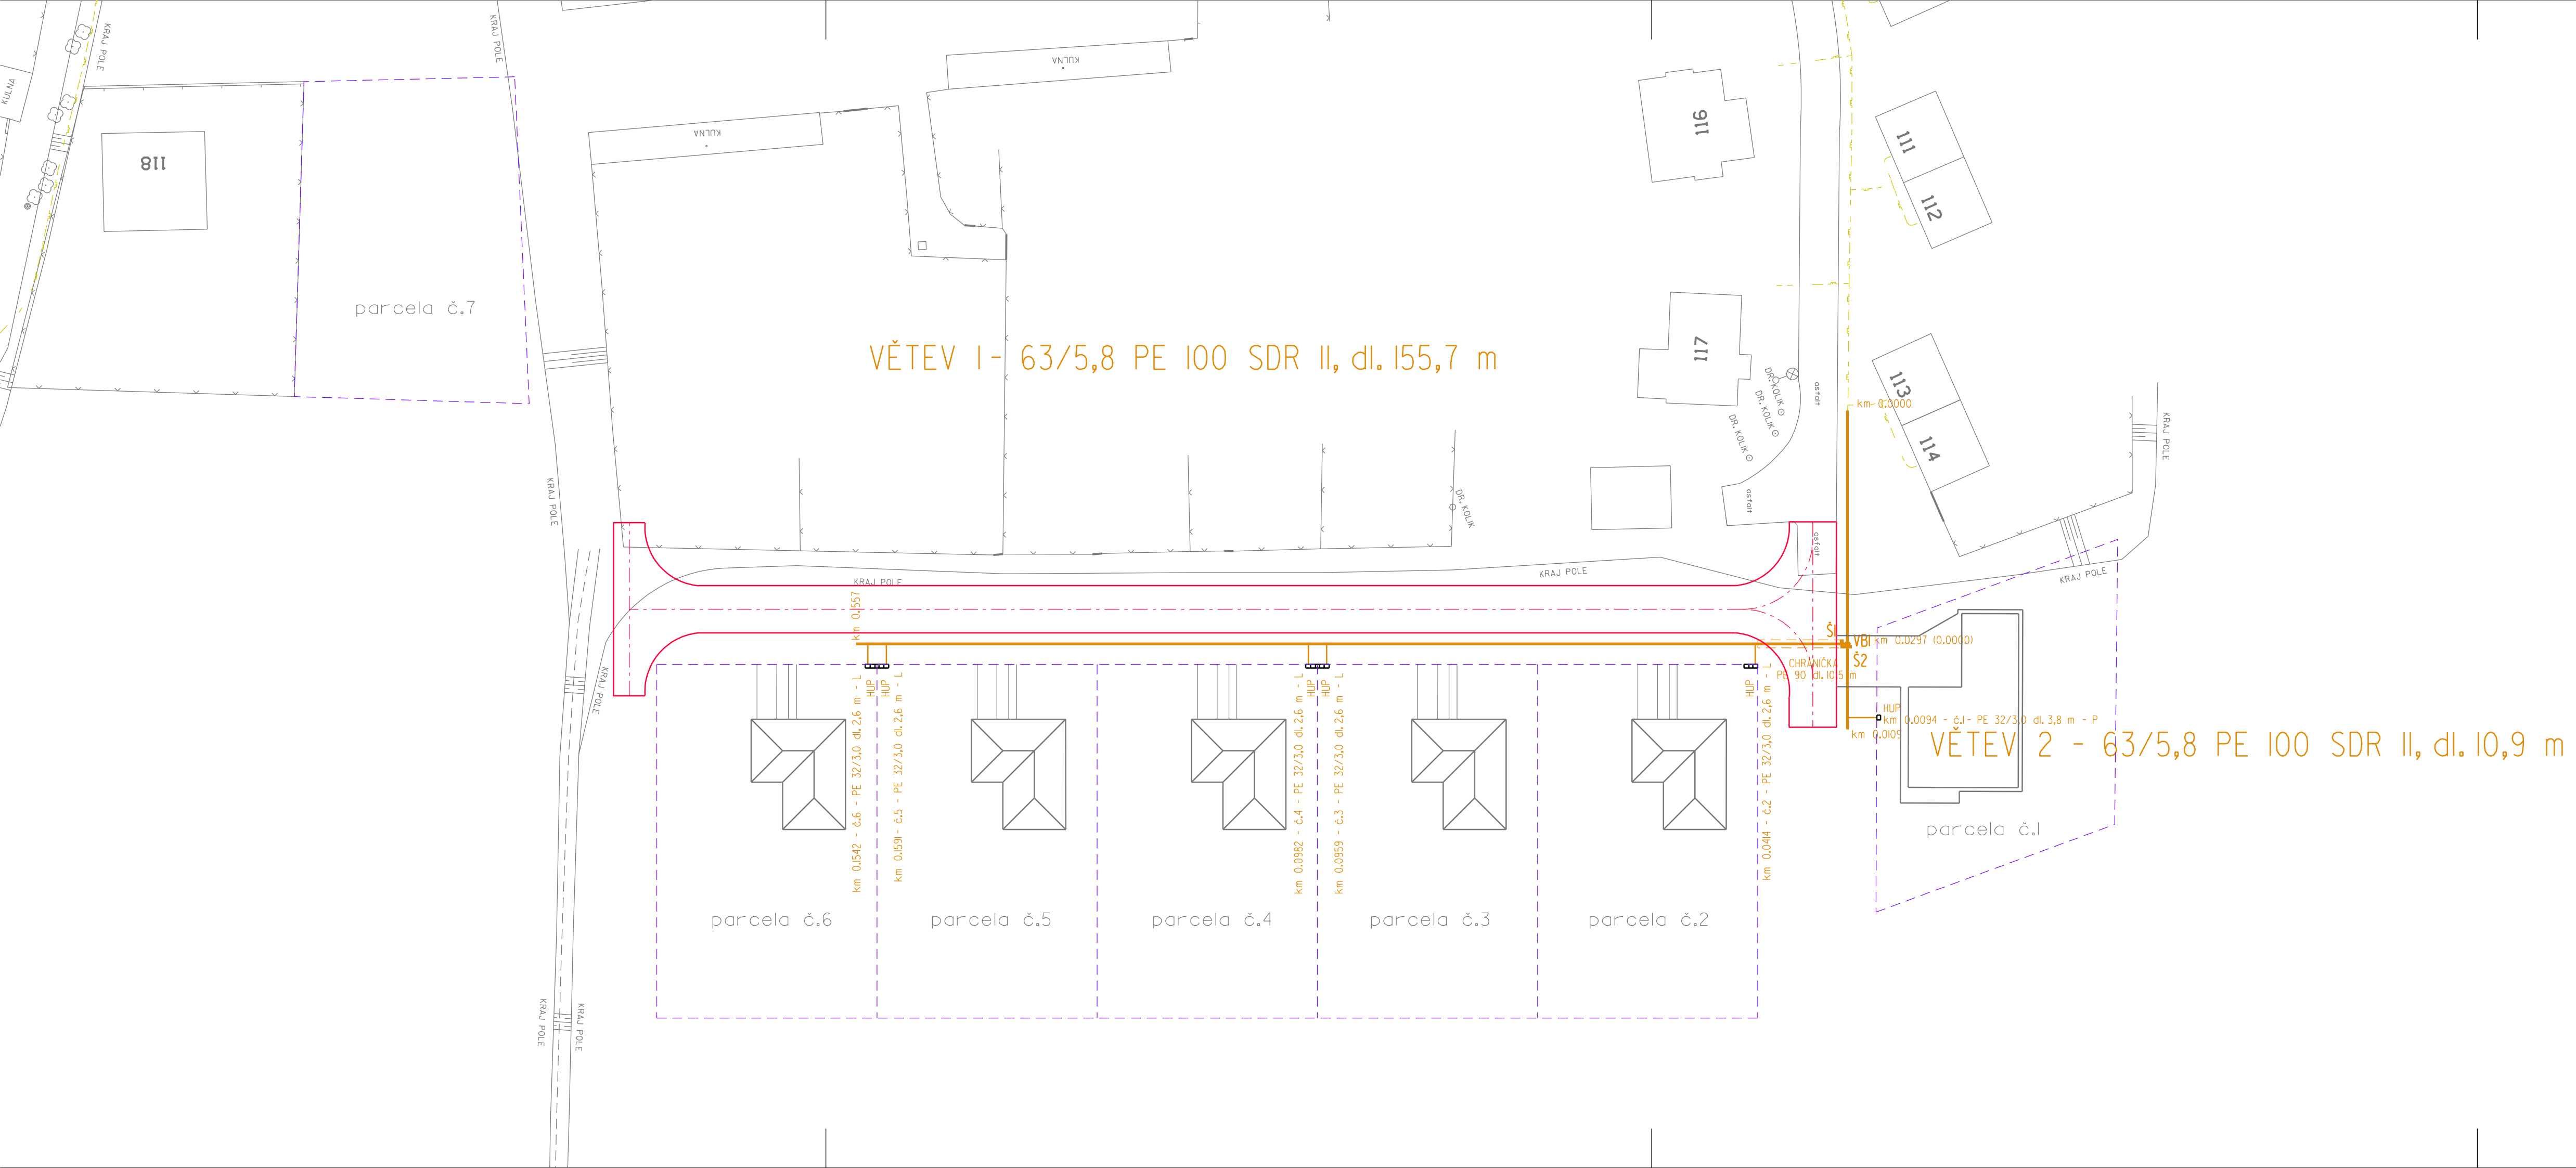

- LEGENDA:
- NAVROVANÉ SÍTĚ:
- PLYNOVOD
 - PLYNOVODNÍ PŘÍPOJKY
 - KOMUNIKACE

- STÁVAJÍCÍ SÍTĚ:
- PLYNOVOD STL

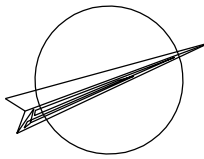

Průběh podzemních inženýrských sítí je zobrazen z podkladů správce sítí, před započítím zemních prací je průběh sítí nutné vyhledat detektorem.

Souřadnicový systém JTSK
Výškový systém BPV

S0 05 STL plynovod

	Vypracoval FICHTNEROVÁ	Autorizovaný technik DRTINA	AOA – CLEAN projektování a geodetická kancelář U DVORA 11 JIHLAVA	
Investor : OBEC VRATĚNÍN		Kraj : Jihomoravský		
VRATĚNÍN Výstavba technické infrastruktury pro následnou výstavbu bytových a rodinných domů			Datum	09/2020
			Číslo zak.	2541
			Stupeň	DPS
Příloha : SITUACE			Měřítko : 1:500	Příloha č.: D.5.3