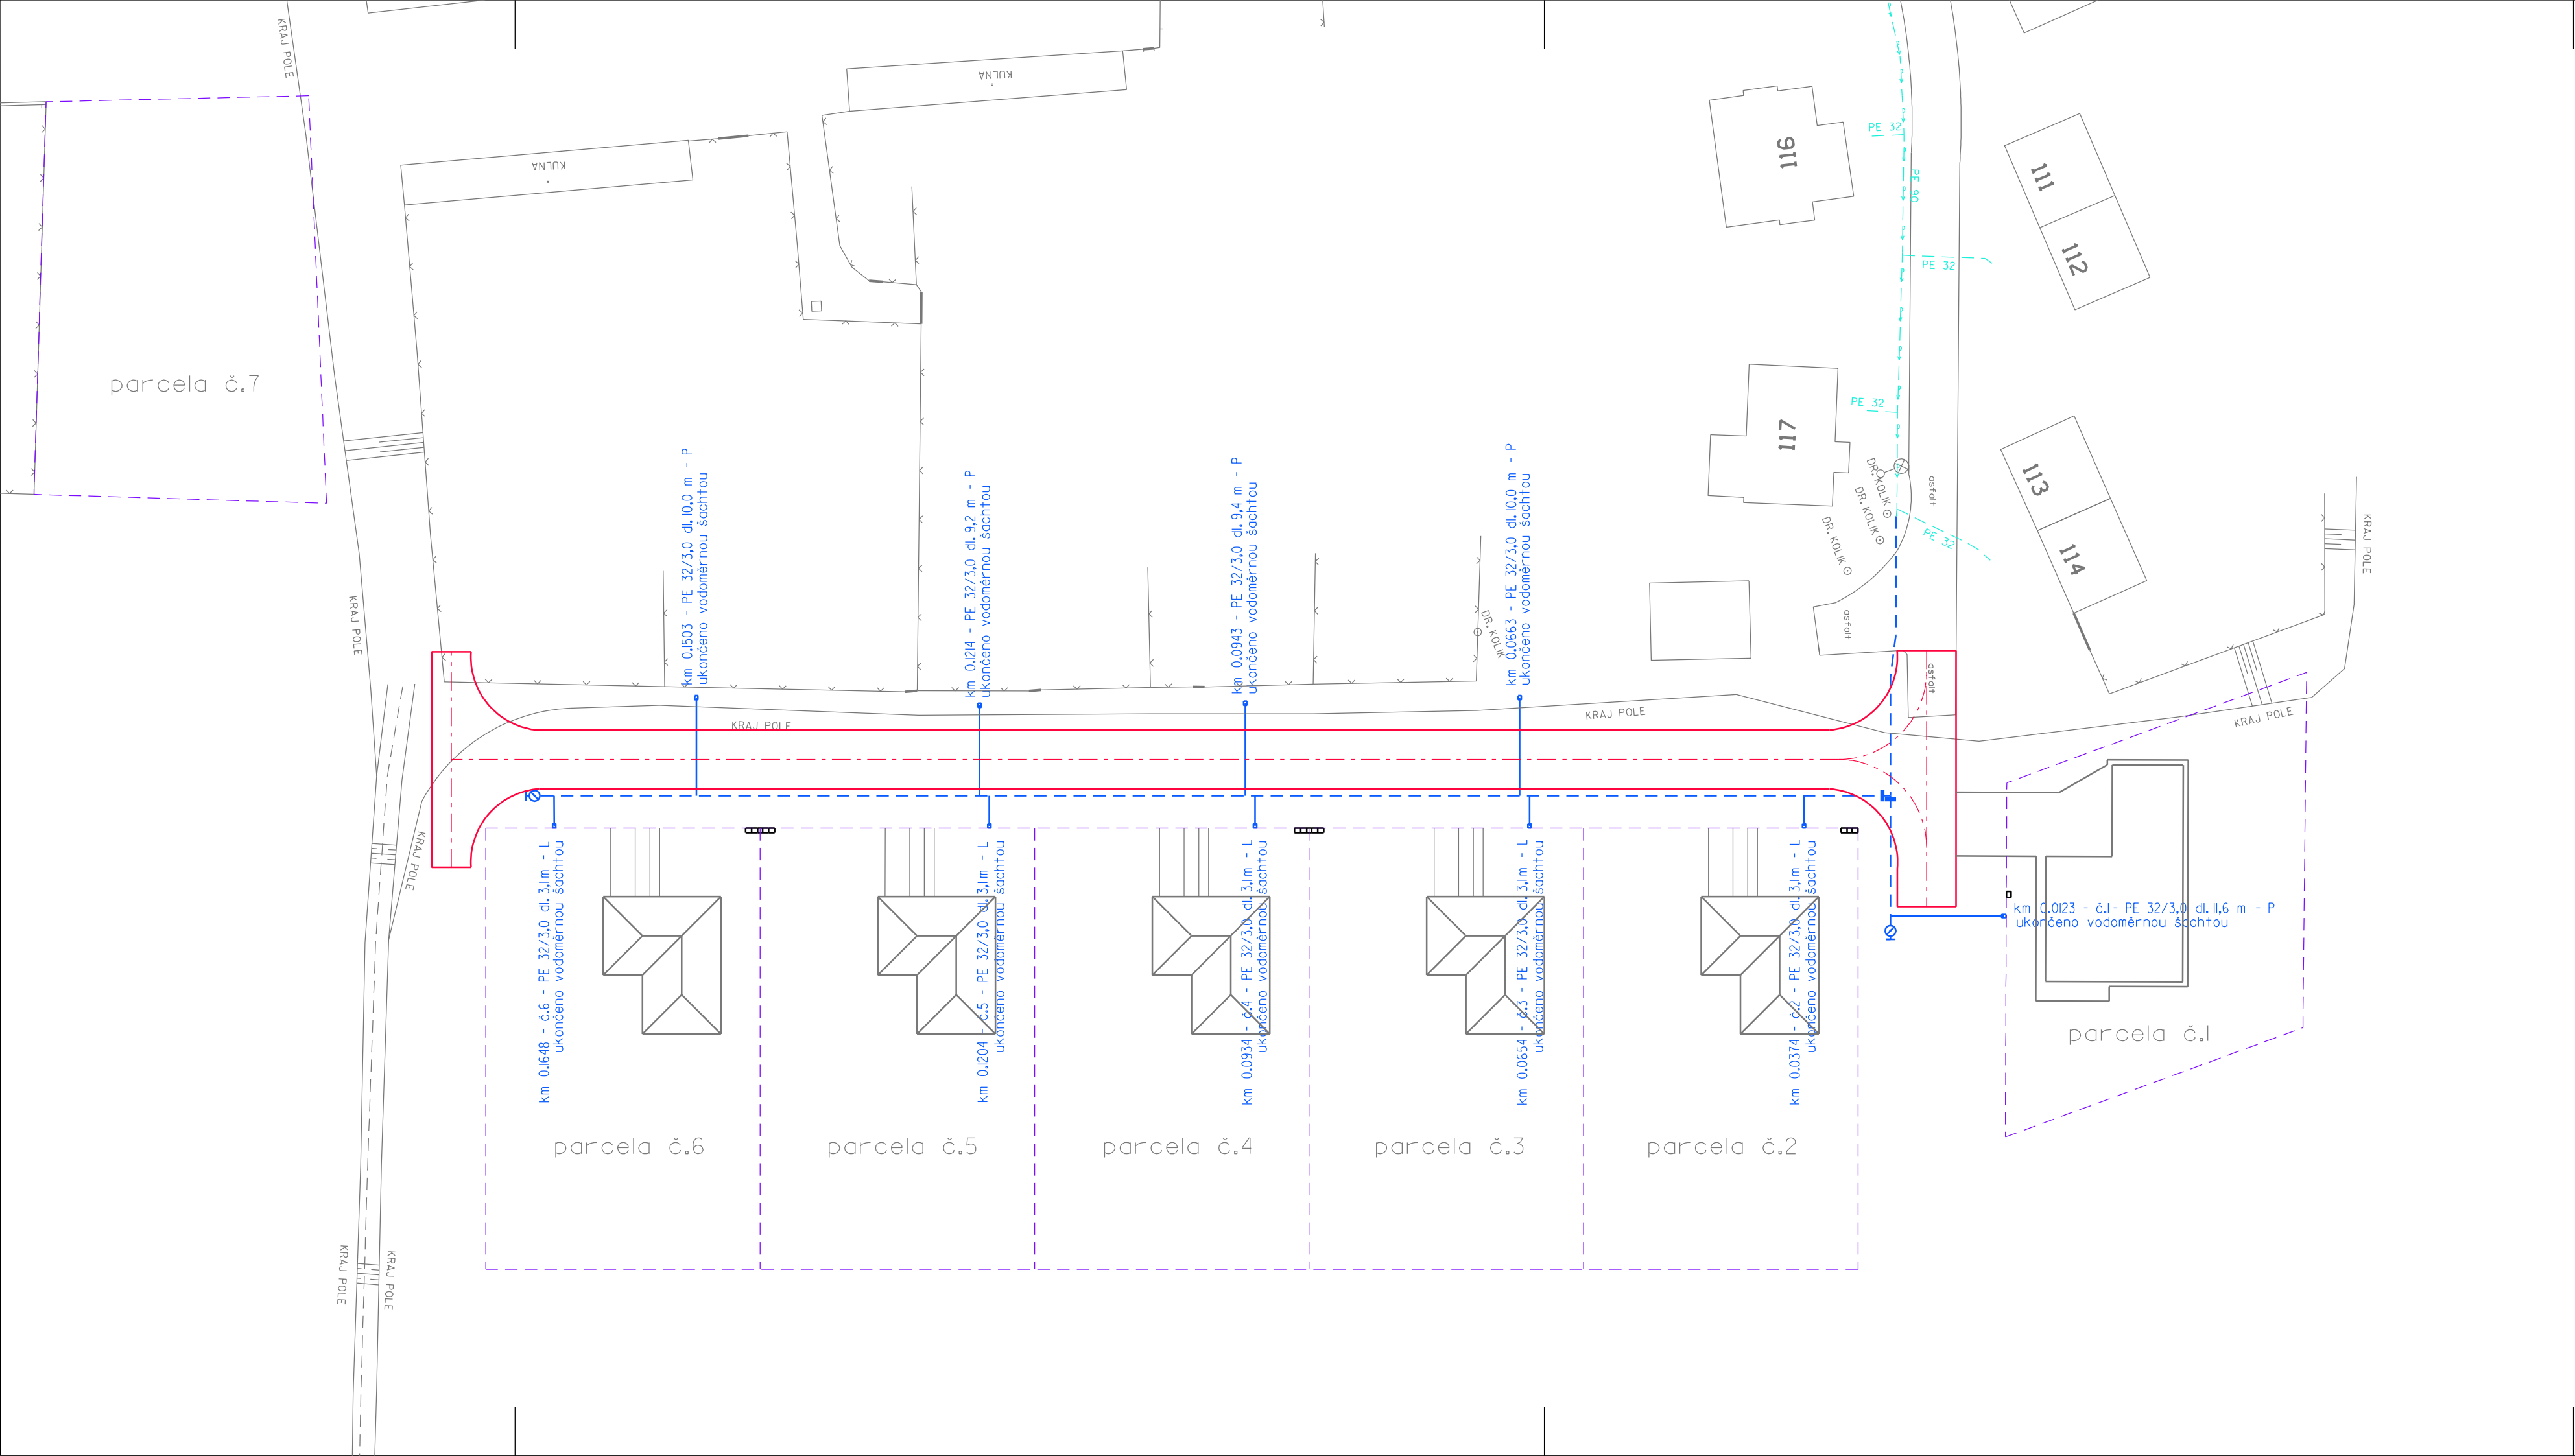


- LEGENDA:**
- NAVROVANÉ SÍTĚ:**
VODOVODNÍ PŘÍPOJKY
- NAVŘENO V RÁMCISAMOSTATNÉHO SO:**
VODOVOD
KOMUNIKACE
- STÁVAJÍCÍ SÍTĚ:**
VODOVOD
VODOVODNÍ PŘÍPOJKA

Průběh podzemních inženýrských sítí je zobrazen z podkladů správce sítí, před započítím zemních prací je průběh sítí nutně vyhledat detektorem.

Souřadnicový systém JTSK
Výškový systém BPV

S0 08 Vodovodní přípojky

	Vypracoval FICHTNEROVÁ	Autorizovaný inženýr ING. NOVOTNÝ	AOA - CLEAN projekční a geodetická kancelář U DVORA 11 JIHLAVA	
Investor : OBEC VRATĚNÍN	Kraj : Jihomoravský			
VRATĚNÍN Výstavba technické infrastruktury pro následnou výstavbu bytových a rodinných domů			Datum	09/2020
			Číslo zak.	2541
			Stupeň	DPS
Příloha : SITUACE			Měřítko : 1:500	Příloha č.: D.8.2