



REKONSTRUKCE ULICE V JEZÍRKU

STAVEBNÍ SITUACE


STAVEBNÍ SITUACE M 1:500

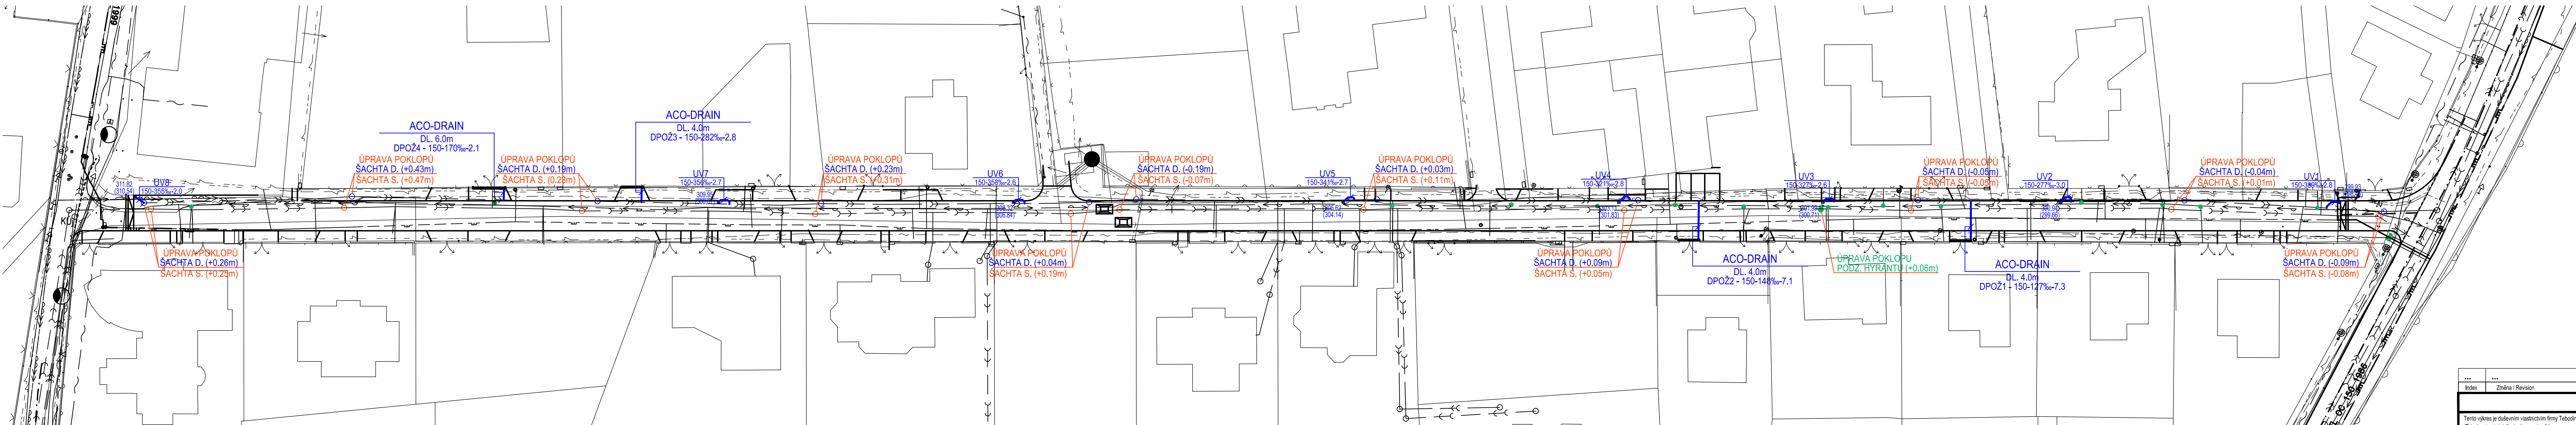


VPUST "UV8" M 1:200

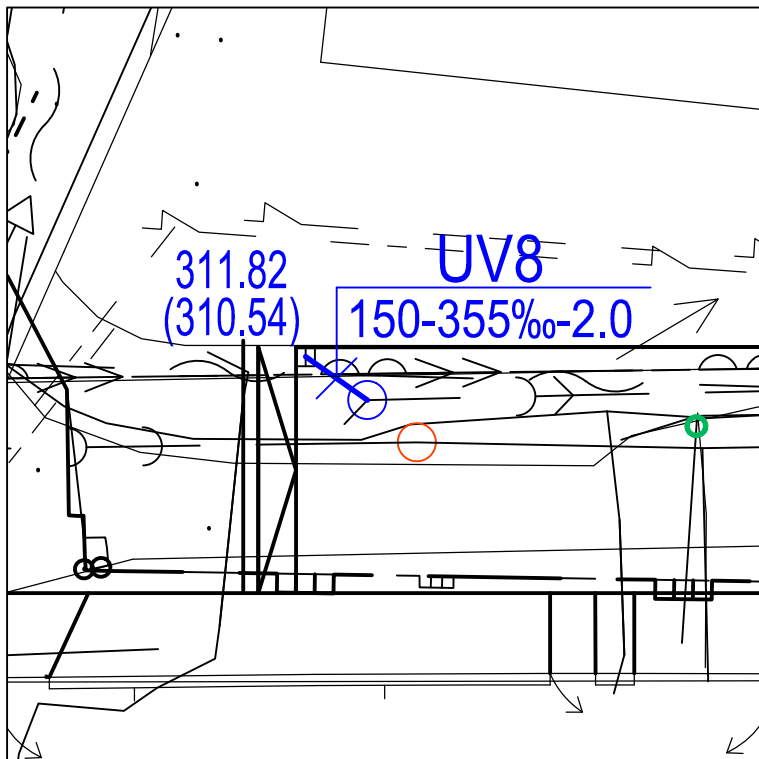


VPUST "UV7" M 1:200

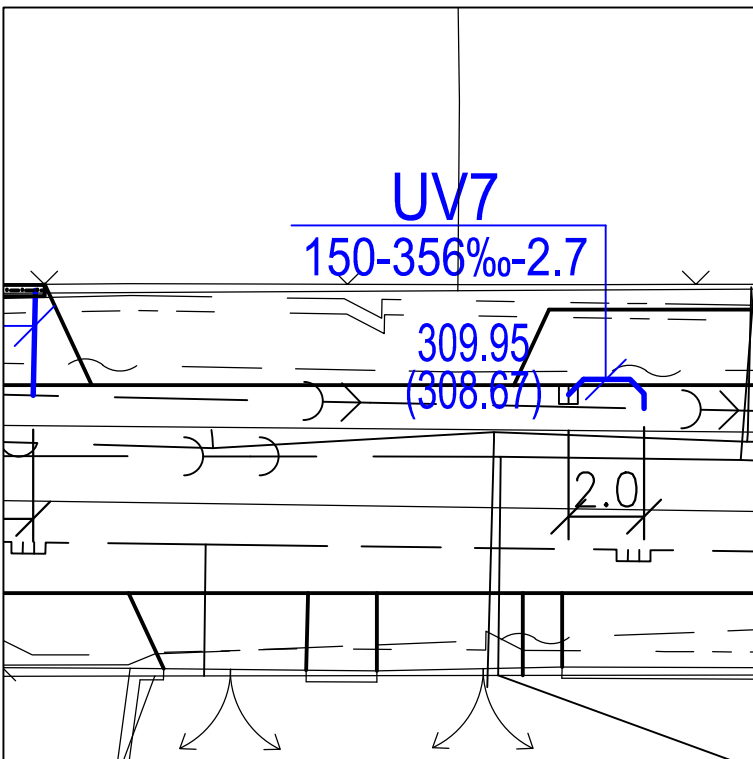


VPUST "UV6" M 1:200

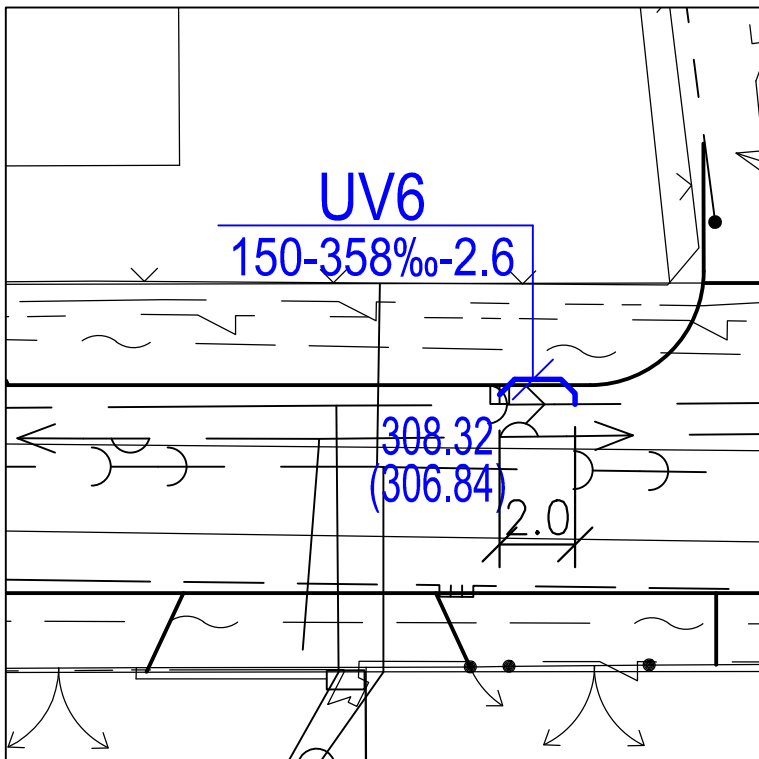


VPUST "UV5" M 1:200

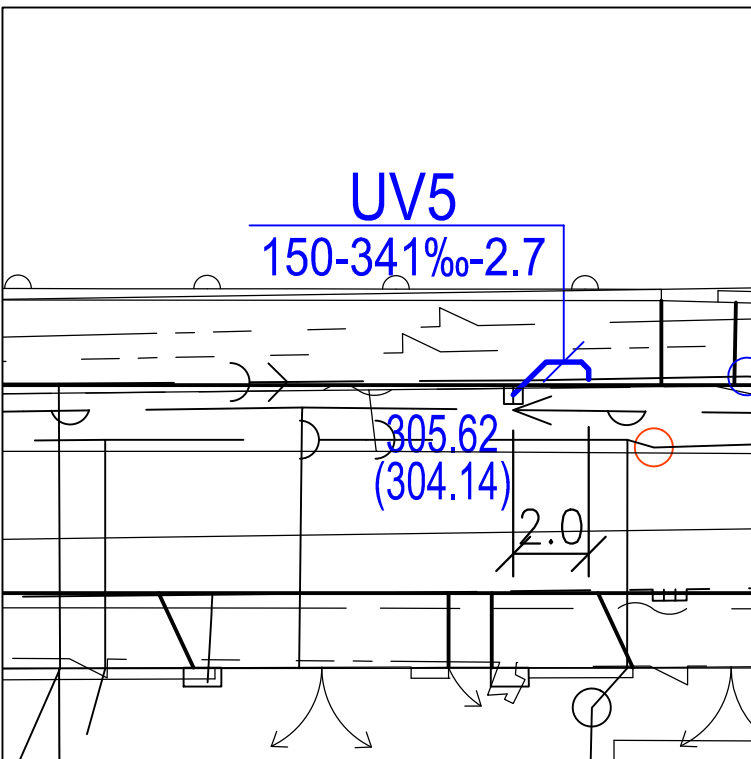


VPUST "UV4" M 1:200

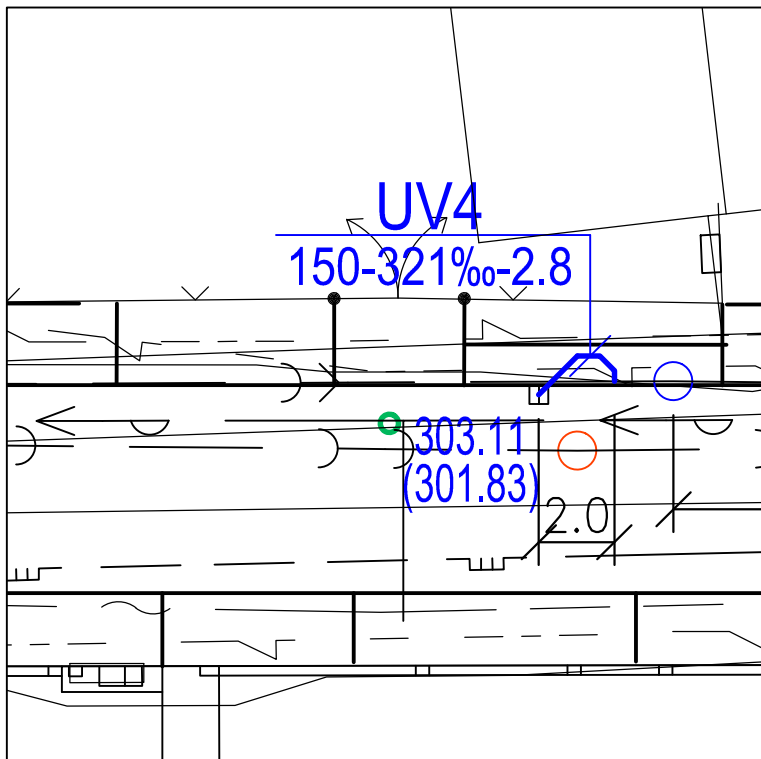


VPUST "UV3" M 1:200

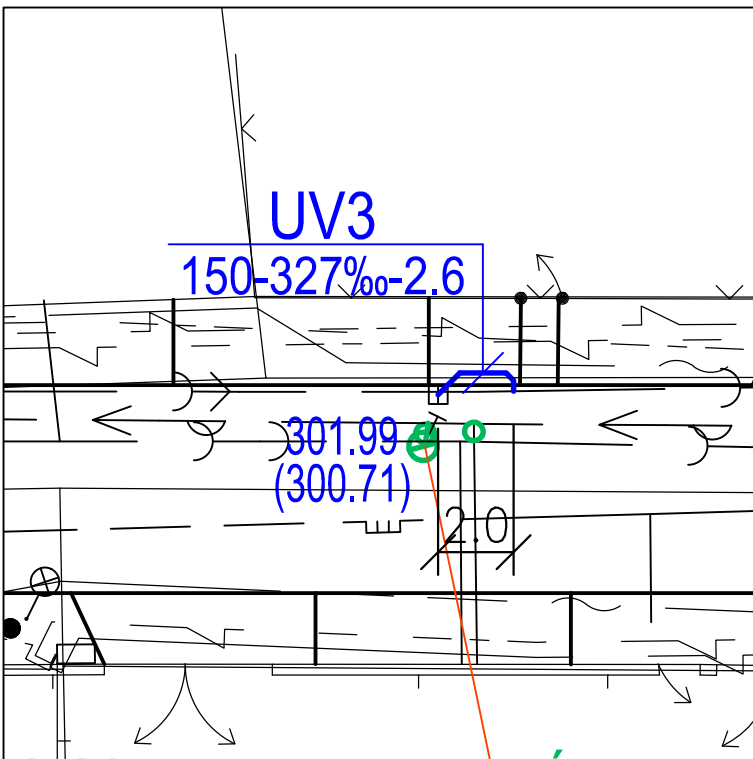

VPUST "UV2" M 1:200

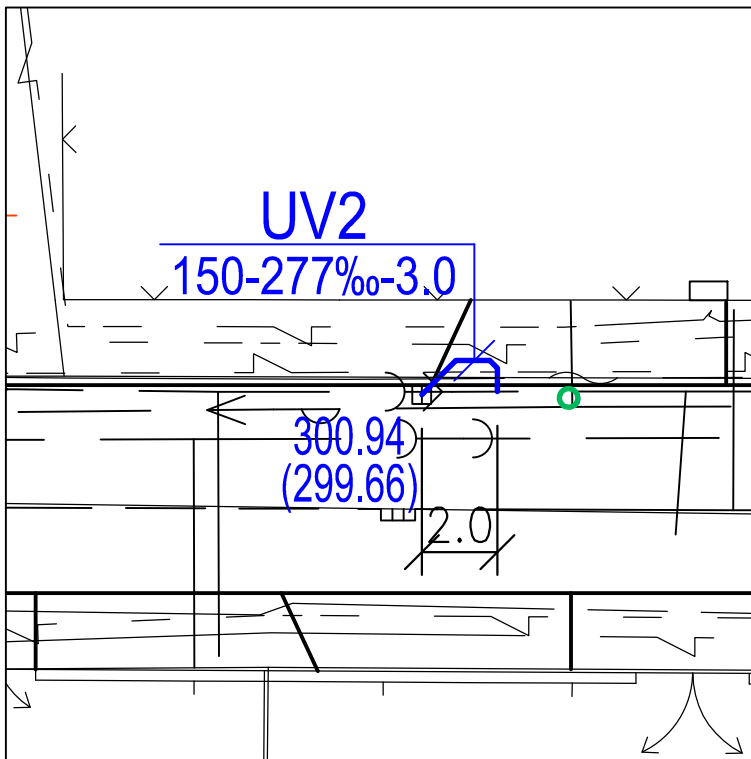

VPUST "UV1" M 1:200

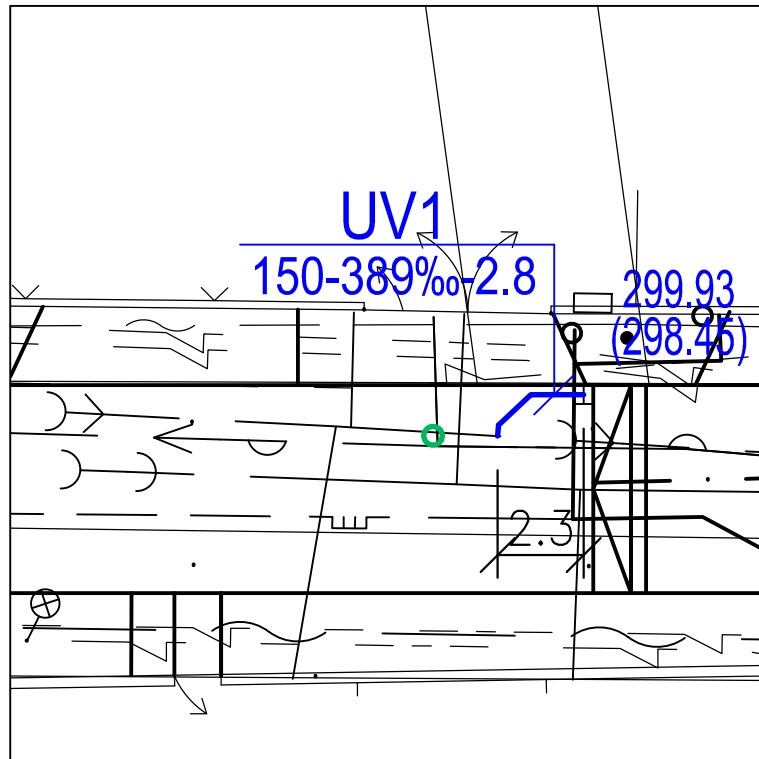

POZNÁMKA:

PRO SOUPIS VÝKONŮ JE UVAŽOVÁNO NA KAŽDÉ DOMOVNÍ PŘÍPOJCE VODOVODU S UZAVÍRACÍM SOUPĚTEM A POKLOPEM, KTERÝ BUDE UPRAVEN DO NIVELETY NOVE KOMUNIKACE. V SITUACI VYZNAČENY POUZE TY, KTERÉ BYLY ZJIŠTĚNY PŘI ZAMĚŘENÍ.

LEGENDA:

- | | | | |
|--|--------------------------------|--|---|
| | DEŠŤOVÁ KANALIZACE | | UPRAVOVANÁ ŠACHTA/POKLOP DEŠŤOVÉ KANALIZACE |
| | DEŠŤOVÁ KANALIZACE STÁVAJÍCÍ | | UPRAVOVANÁ ŠACHTA/POKLOP SPLAŠKOVÉ KANALIZACE |
| | SPLAŠKOVÁ KANALIZACE STÁVAJÍCÍ | | UPRAVOVANÉ SOUPĚ VODOVODU/HYDRANTU |
| | VODOVOD PITNÝ STÁVAJÍCÍ | | |
| | VODOVOD PITNÝ STÁVAJÍCÍ | | |

...	...	...
Index	Změna / Revision	Datum / Date
Tento výkres je duševním vlastnictvím firmy Tebodín Czech Republic s.r.o. This drawing is intellectual property of the company Tebodín Czech Republic s.r.o.		
Veškerá data na magnetických či optických nosičích jsou platná pouze ve spojení s uvolněnou dokumentací. All data of magnetic and optical disks are valid only together with approved documentation.		
Projekt / Project REKONSTRUKCE ULICE V JEZÍRKU		
Zakazník / Client OBEC PRŮHONICE KVĚTNOVÉ NÁMĚSTÍ 73		
Vypracoval / Elaborated by ING. J. HAJAŠ	Zpracoval / Conceived by  Tebodin Czech Republic s.r.o. Prvního pluku 20 186 59 Praha 8 - Karlín	
Zodpovědný projektant / Checked by ING. J. HAJAŠ	Datum / Date 11/2013	
Kontrola / Controlled by ING. V. NAVRÁTIL	Soubor .dwg / File .dwg 1954_001	
Uvolnil / Approved by ING. P. ROTH	Počet A4 / Number A4 10	
Technická zpráva / Report No. 6577-203-52/1981 001	Měřítko / Scale 1:400	
Skartční znak / Discard S10	DPS	
Objekt / Building SO 03 ODVODNĚNÍ KOMUNIKACE		
Část / Part VODNÍ HOSPODÁŘSTVÍ		VH
Název výkresu / Drawing Title STAVEBNÍ SITUACE		
Archivní číslo / Drawing No. 6577-203-52 1954 001		Kopie Copy