


REKONSTRUKCE ULICE V JEZÍRKU

DEMONTÁŽ VO V ULICI V JEZÍRKU - M=1:500

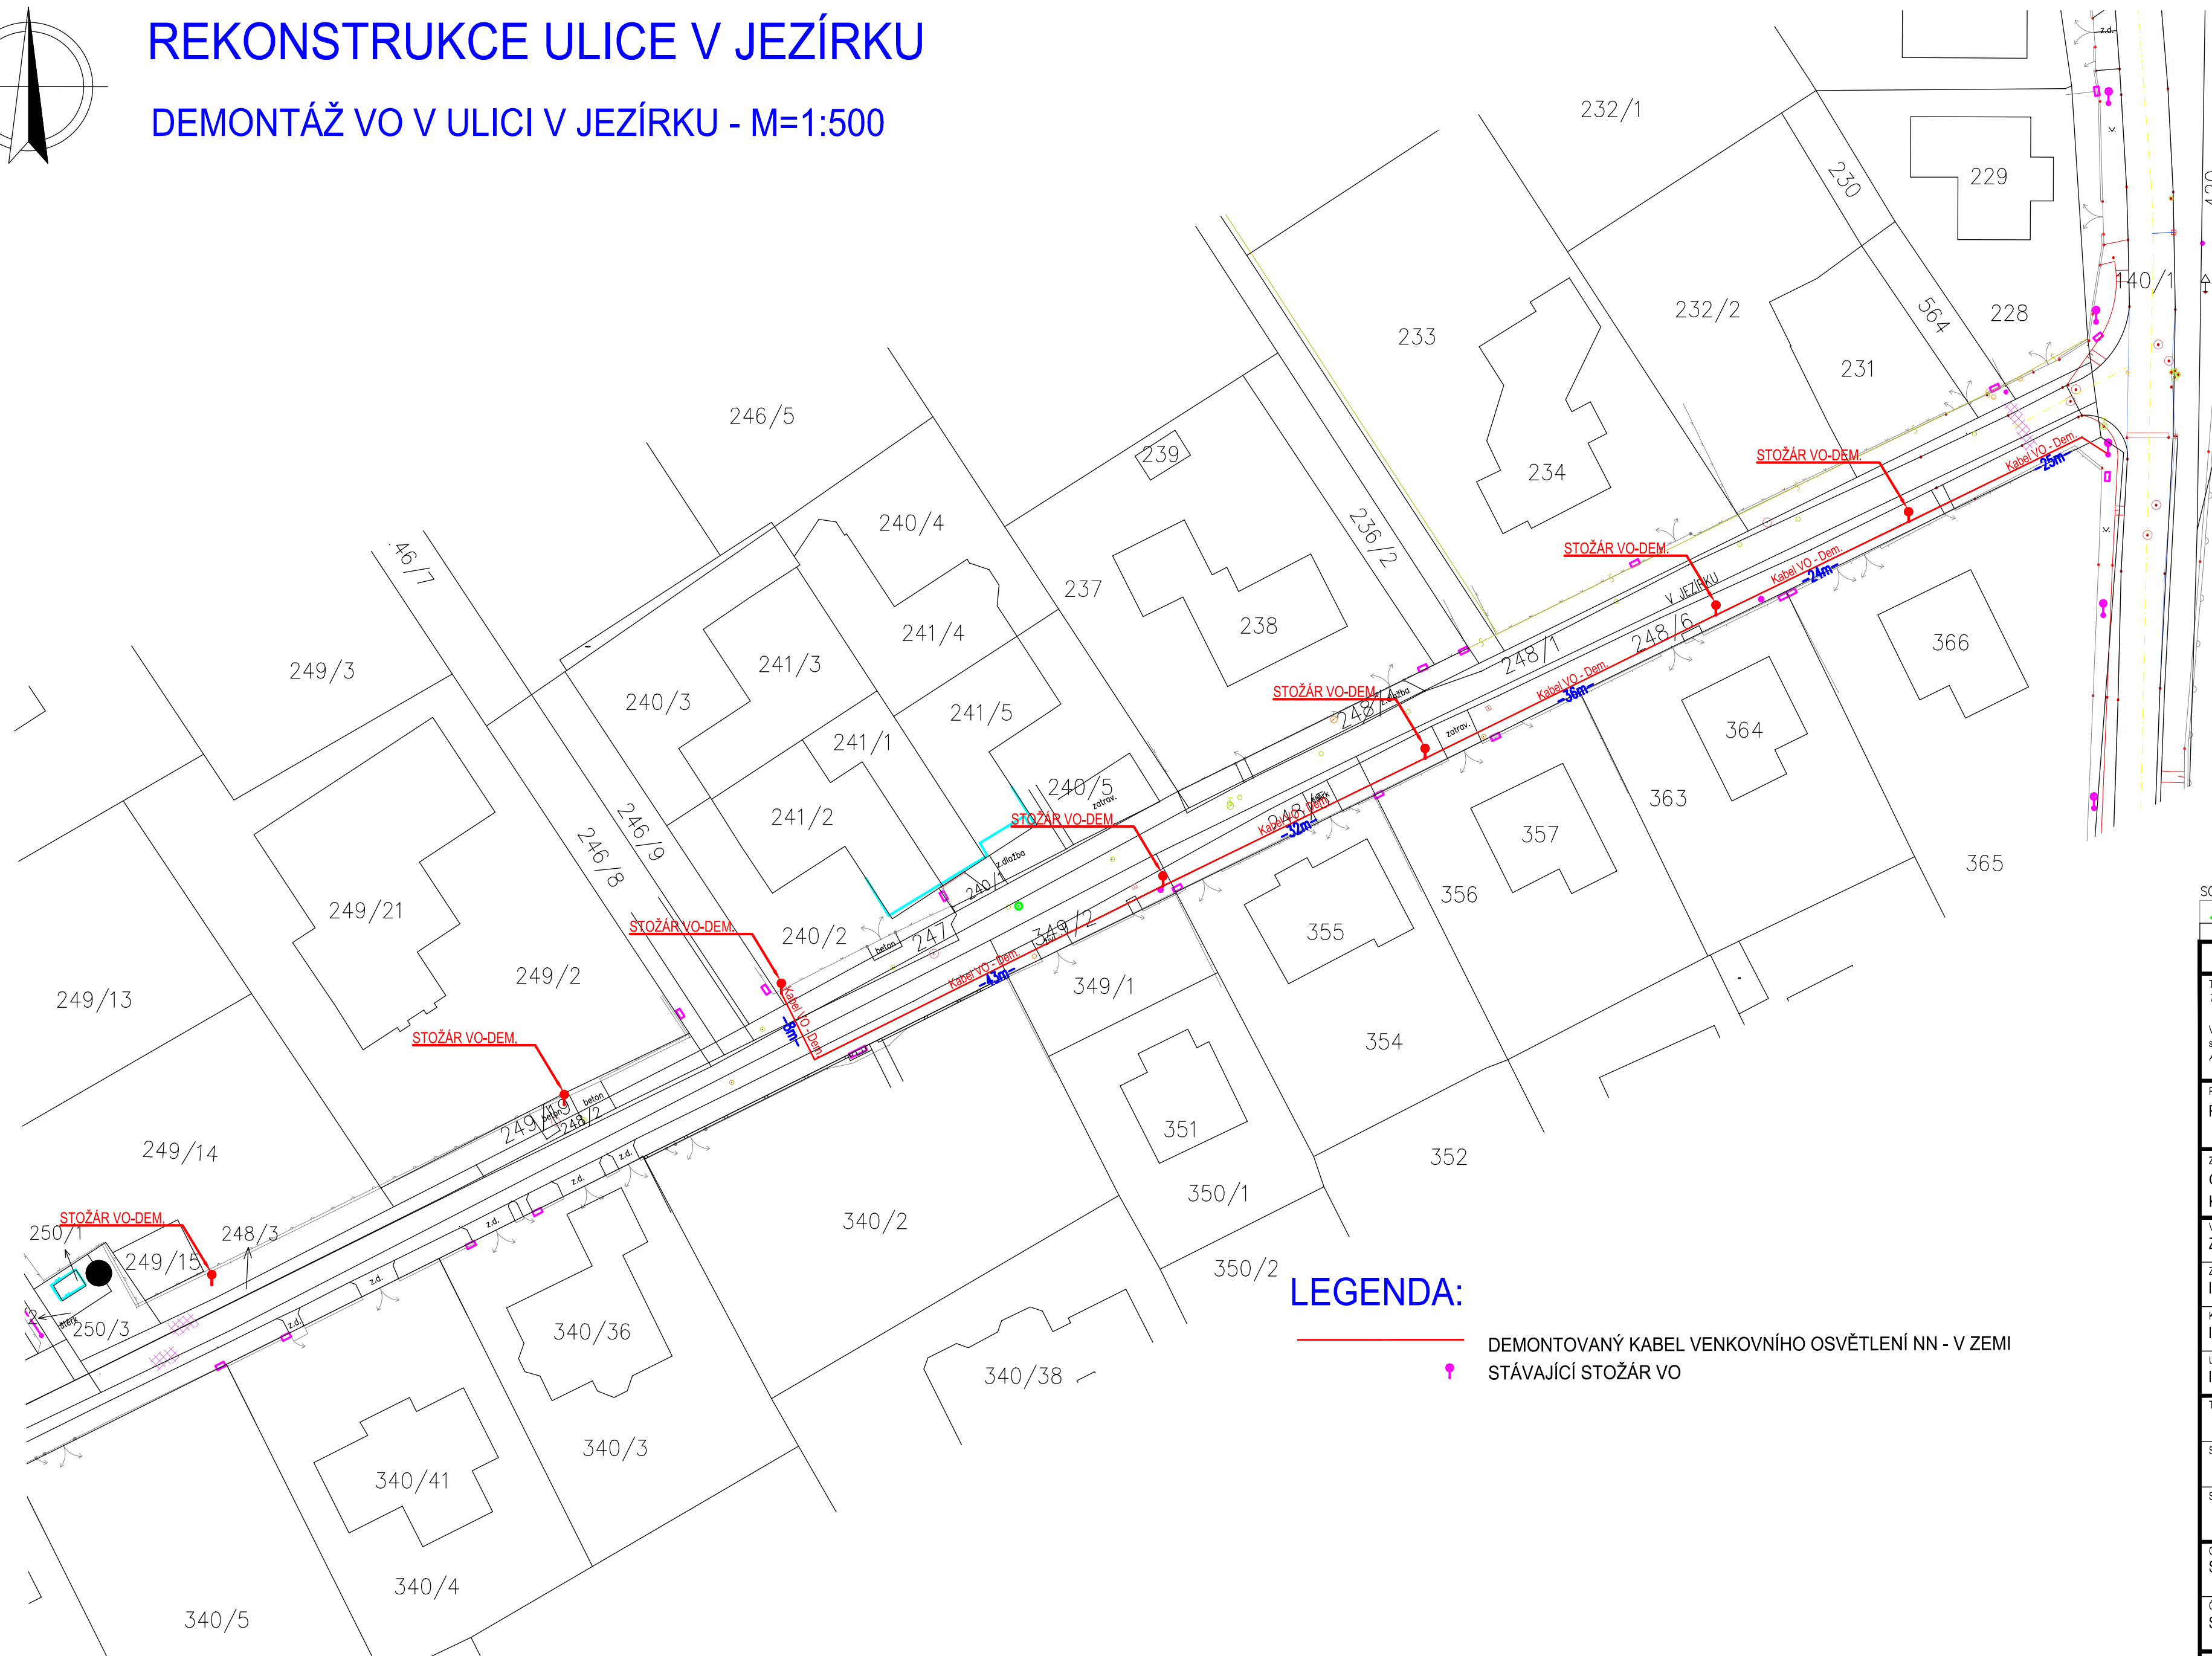

LEGENDA:

DEMONTOVANÝ KABEL VENKOVNÍHO OSVĚTLENÍ NN - V ZEMI
STÁVAJÍCÍ STOŽÁR VO

SOUŘADNICOVÝ SYSTÉM JTSK VÝŠKOVÝ SYSTÉM BAL

Index	Změna / Revision	Datum / Date
-------	------------------	--------------

Tento výkres je duševním vlastnictvím firmy Tebodin Czech Republic s.r.o.
This drawing is intellectual property of the company Tebodin Czech Republic s.r.o.

Všechna data na magnetických či optických nosičích jsou platná pouze ve spojení
s ověřenou dokumentací.
All data of magnetic and optical disks are valid only together with approved documentation.

Projekt / Project
REKONSTRUKCE ULICE V JEZÍRKU

Zákazník / Client
OBEC PRŮHONICE
KVĚTNOVÉ NÁMĚSTÍ 73

Vypracoval / Elaborated by Z. SVOBODA	Zpracoval / Concieved by TEBODIN Consultants & Engineers Tebodin Czech Republic s.r.o. Prvního pluku 20 186 59 Praha 8 - Karlín
Zodpovědný projektant / Checked by Ing. V. MAREK	Datum / Date 11/2013
Kontroloval / Controlled by Ing. V. MAREK	Technická zpráva / Report No. 6577-202-52/4181 101
Uvalnil / Approved by ING. P. ROTHE	Soubor .dwg / File .dwg 4163_101_103.dwg
	Skartační znak / Discard S10
	Počet A4 / Number A4 6
	Stupeň / Phase DPS
	Měřítko / Scale 1:500

Technická zpráva / Report No. 6577-202-52/4181 101	Soubor .dwg / File .dwg 4163_101_103.dwg
Skartační znak / Discard S10	Počet A4 / Number A4 6
Stupeň / Phase DPS	Měřítko / Scale 1:500

Objekt / Building
SO 02 VEŘEJNÉ OSVĚTLENÍ

Část / Part SILNOPROUDÁ ELEKTROINSTALACE	EL
---	----

Název výkresu / Drawing Title
DEMONTÁŽ VO V ULICI V JEZÍRKU

Archivní číslo / Drawing No. 6577-202-52 4163 103	Kopie Copy
--	---------------