



REKONSTRUKCE ULICE V JEZÍRKU
KOORDINAČNÍ SITUACE V ULICI V JEZÍRKU - M=1:500

PŘEHLEDOVÁ SITUACE

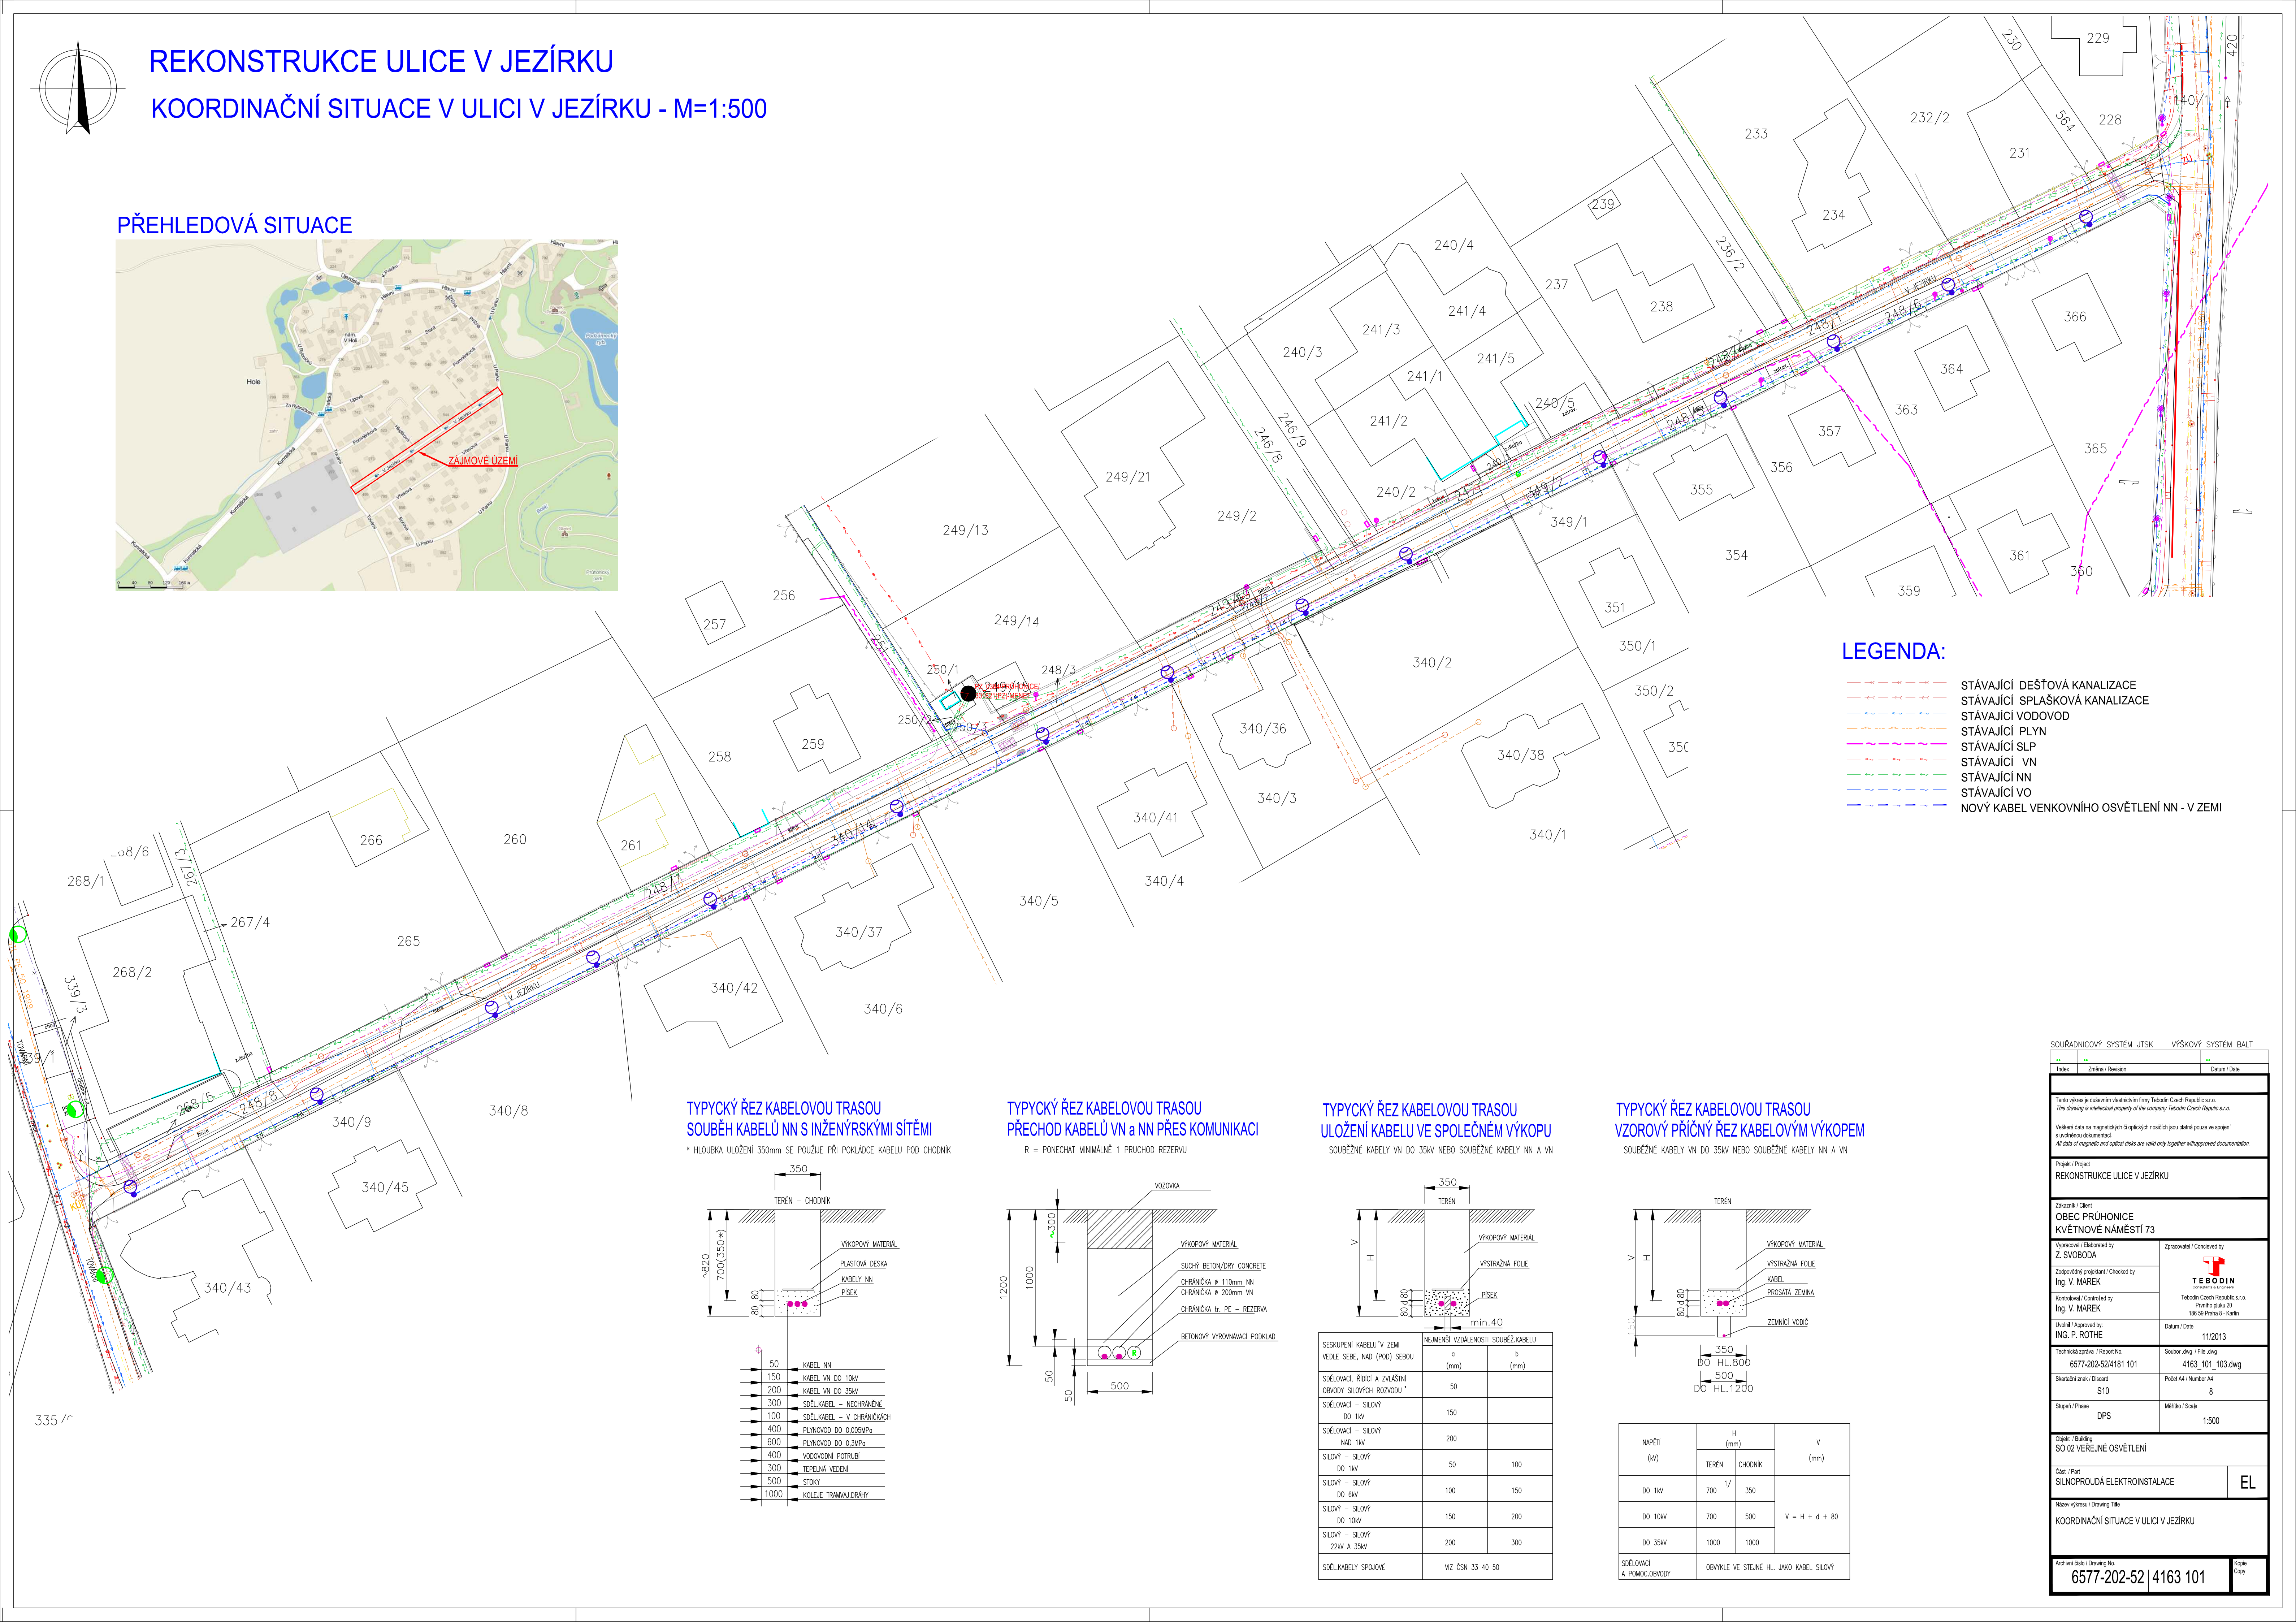


- LEGENDA:
- STÁVAJÍCÍ DEŠŤOVÁ KANALIZACE
 - STÁVAJÍCÍ SPLAŠKOVÁ KANALIZACE
 - STÁVAJÍCÍ VODOVOD
 - STÁVAJÍCÍ PLYN
 - STÁVAJÍCÍ SLP
 - STÁVAJÍCÍ VN
 - STÁVAJÍCÍ NN
 - STÁVAJÍCÍ VO
 - NOVÝ KABEL VENKOVNÍHO OSVĚTLENÍ NN - V ZEMI


TYPYČKÝ ŘEZ KABELOVOU TRASOU
SOUBĚH KABELŮ NN S INŽENÝRSKÝMI SÍTĚMI
• HLOUBKA ULOŽENÍ 350mm SE POUŽÍJE PŘI POKLÁDCE KABELU POD CHODNÍK

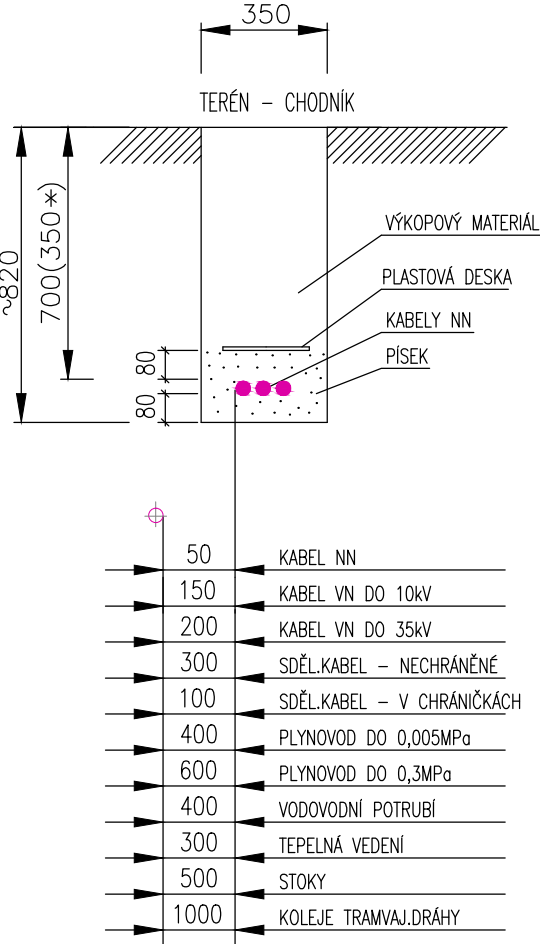

TYPYČKÝ ŘEZ KABELOVOU TRASOU
PŘECHOD KABELŮ VN A NN PŘES KOMUNIKACI
R = PONECHAT MINIMÁLNĚ 1 PRUCHOD REZERVU

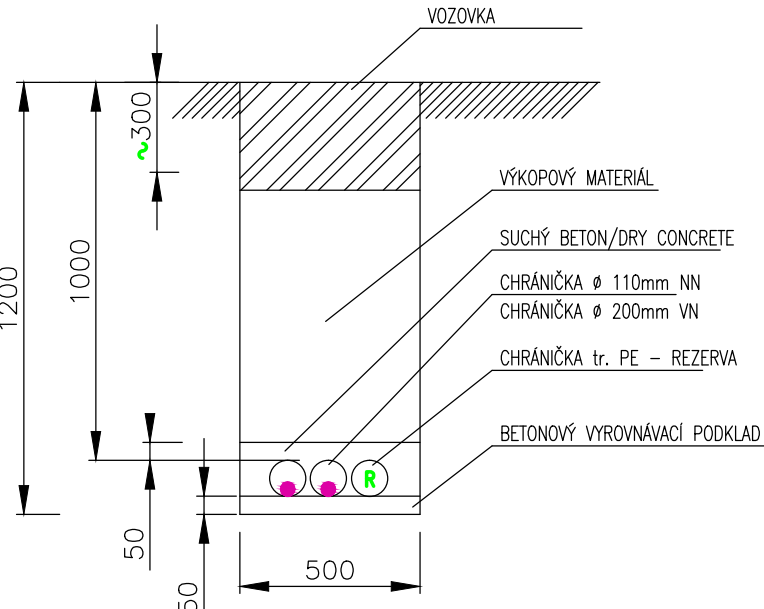


TYPYČKÝ ŘEZ KABELOVOU TRASOU
ULOŽENÍ KABELU VE SPOLEČNÉM VÝKOPU
SOUBĚŽNÉ KABELY VN DO 35KV NEBO SOUBĚŽNÉ KABELY NN A VN

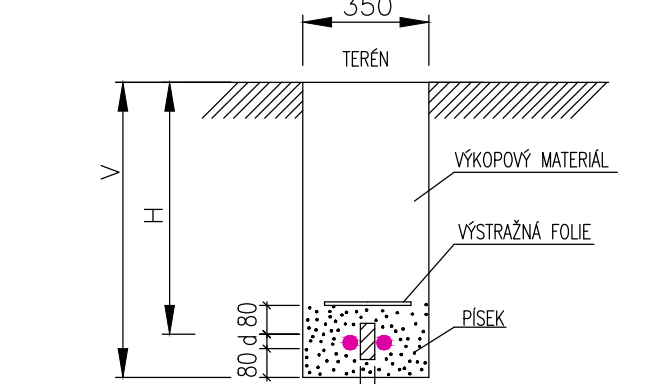

SESKUPENÍ KABELŮ V ZEMI VEDLE SEBE, NAD (POD) SEBOU	NEJMENŠÍ VZDÁLENOSTI SOUBĚŽ KABELU	
	a (mm)	b (mm)
SĚLOVACÍ, ŘÍDICI A ZVLÁŠTNÍ OBVODY SÍLOVÝCH ROZVODŮ	50	
SĚLOVACÍ - SÍLOVÝ DO 1kV	150	
SĚLOVACÍ - SÍLOVÝ NAD 1kV	200	
SÍLOVÝ - SÍLOVÝ DO 1kV	50	100
SÍLOVÝ - SÍLOVÝ DO 6kV	100	150
SÍLOVÝ - SÍLOVÝ DO 10kV	150	200
SÍLOVÝ - SÍLOVÝ 22kV A 35kV	200	300
SĚLOVACÍ A POMOC. OBVODY	VIZ ČSN 33 40 50	

TYPYČKÝ ŘEZ KABELOVOU TRASOU
VZOROVÝ PŘÍČNÝ ŘEZ KABELOVÝM VÝKOPEM
SOUBĚŽNÉ KABELY VN DO 35KV NEBO SOUBĚŽNÉ KABELY NN A VN

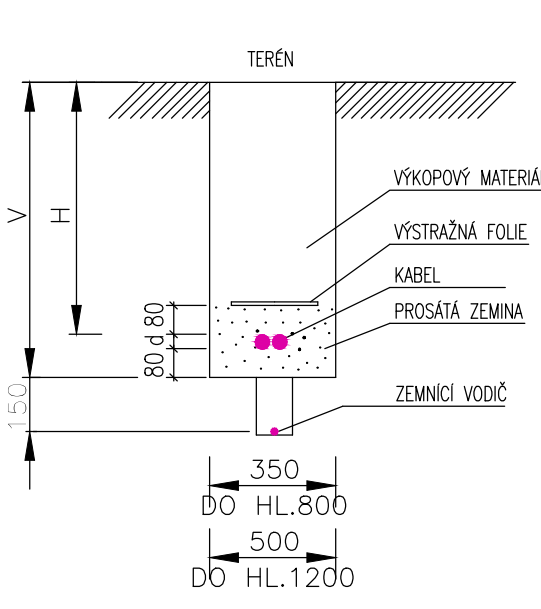

NAPĚTÍ (kV)	H (mm)		V (mm)
	TERÉN	CHODNÍK	
DO 1kV	700	350	V = H + d + 80
DO 10kV	700	500	
DO 35kV	1000	1000	
SĚLOVACÍ A POMOC. OBVODY	OBYKLE VE STEJNĚ HL. JAKO KABEL SÍLOVÝ		

Index

Změna / Revision

Datum / Date

Projekt / Project

REKONSTRUKCE ULICE V JEZÍRKU

Zakazník / Client

OBC PRŮHONICE
KVĚTOVÉ NÁMĚSTÍ 73

Vypracoval / Elaborated by

Z. SVOBODA

Zodpovědný projektant / Checked by

Ing. V. MAREK

Kontroloval / Controlled by

Ing. V. MAREK

Uložil / Approved by

ING. P. ROTHE

Technická zpráva / Report No.

6577-202-52/4181 101

Soubor .dwg / File .dwg

4163_101_103.dwg

Skartační znak / Discard

S10

Podet A4 / Number A4

8

Stupeň / Phase

DPS

Mřížka / Scale

1:500

Číslo / Building

SO 02 VEŘEJNÉ OSVĚTLENÍ

Část / Part

SILNOPROUDÁ ELEKTROINSTALACE

Název výkresu / Drawing Title

KOORDINAČNÍ SITUACE V ULICI V JEZÍRKU

Archivní číslo / Drawing No.

6577-202-52 / 4163 101

Kopie

Číslo