
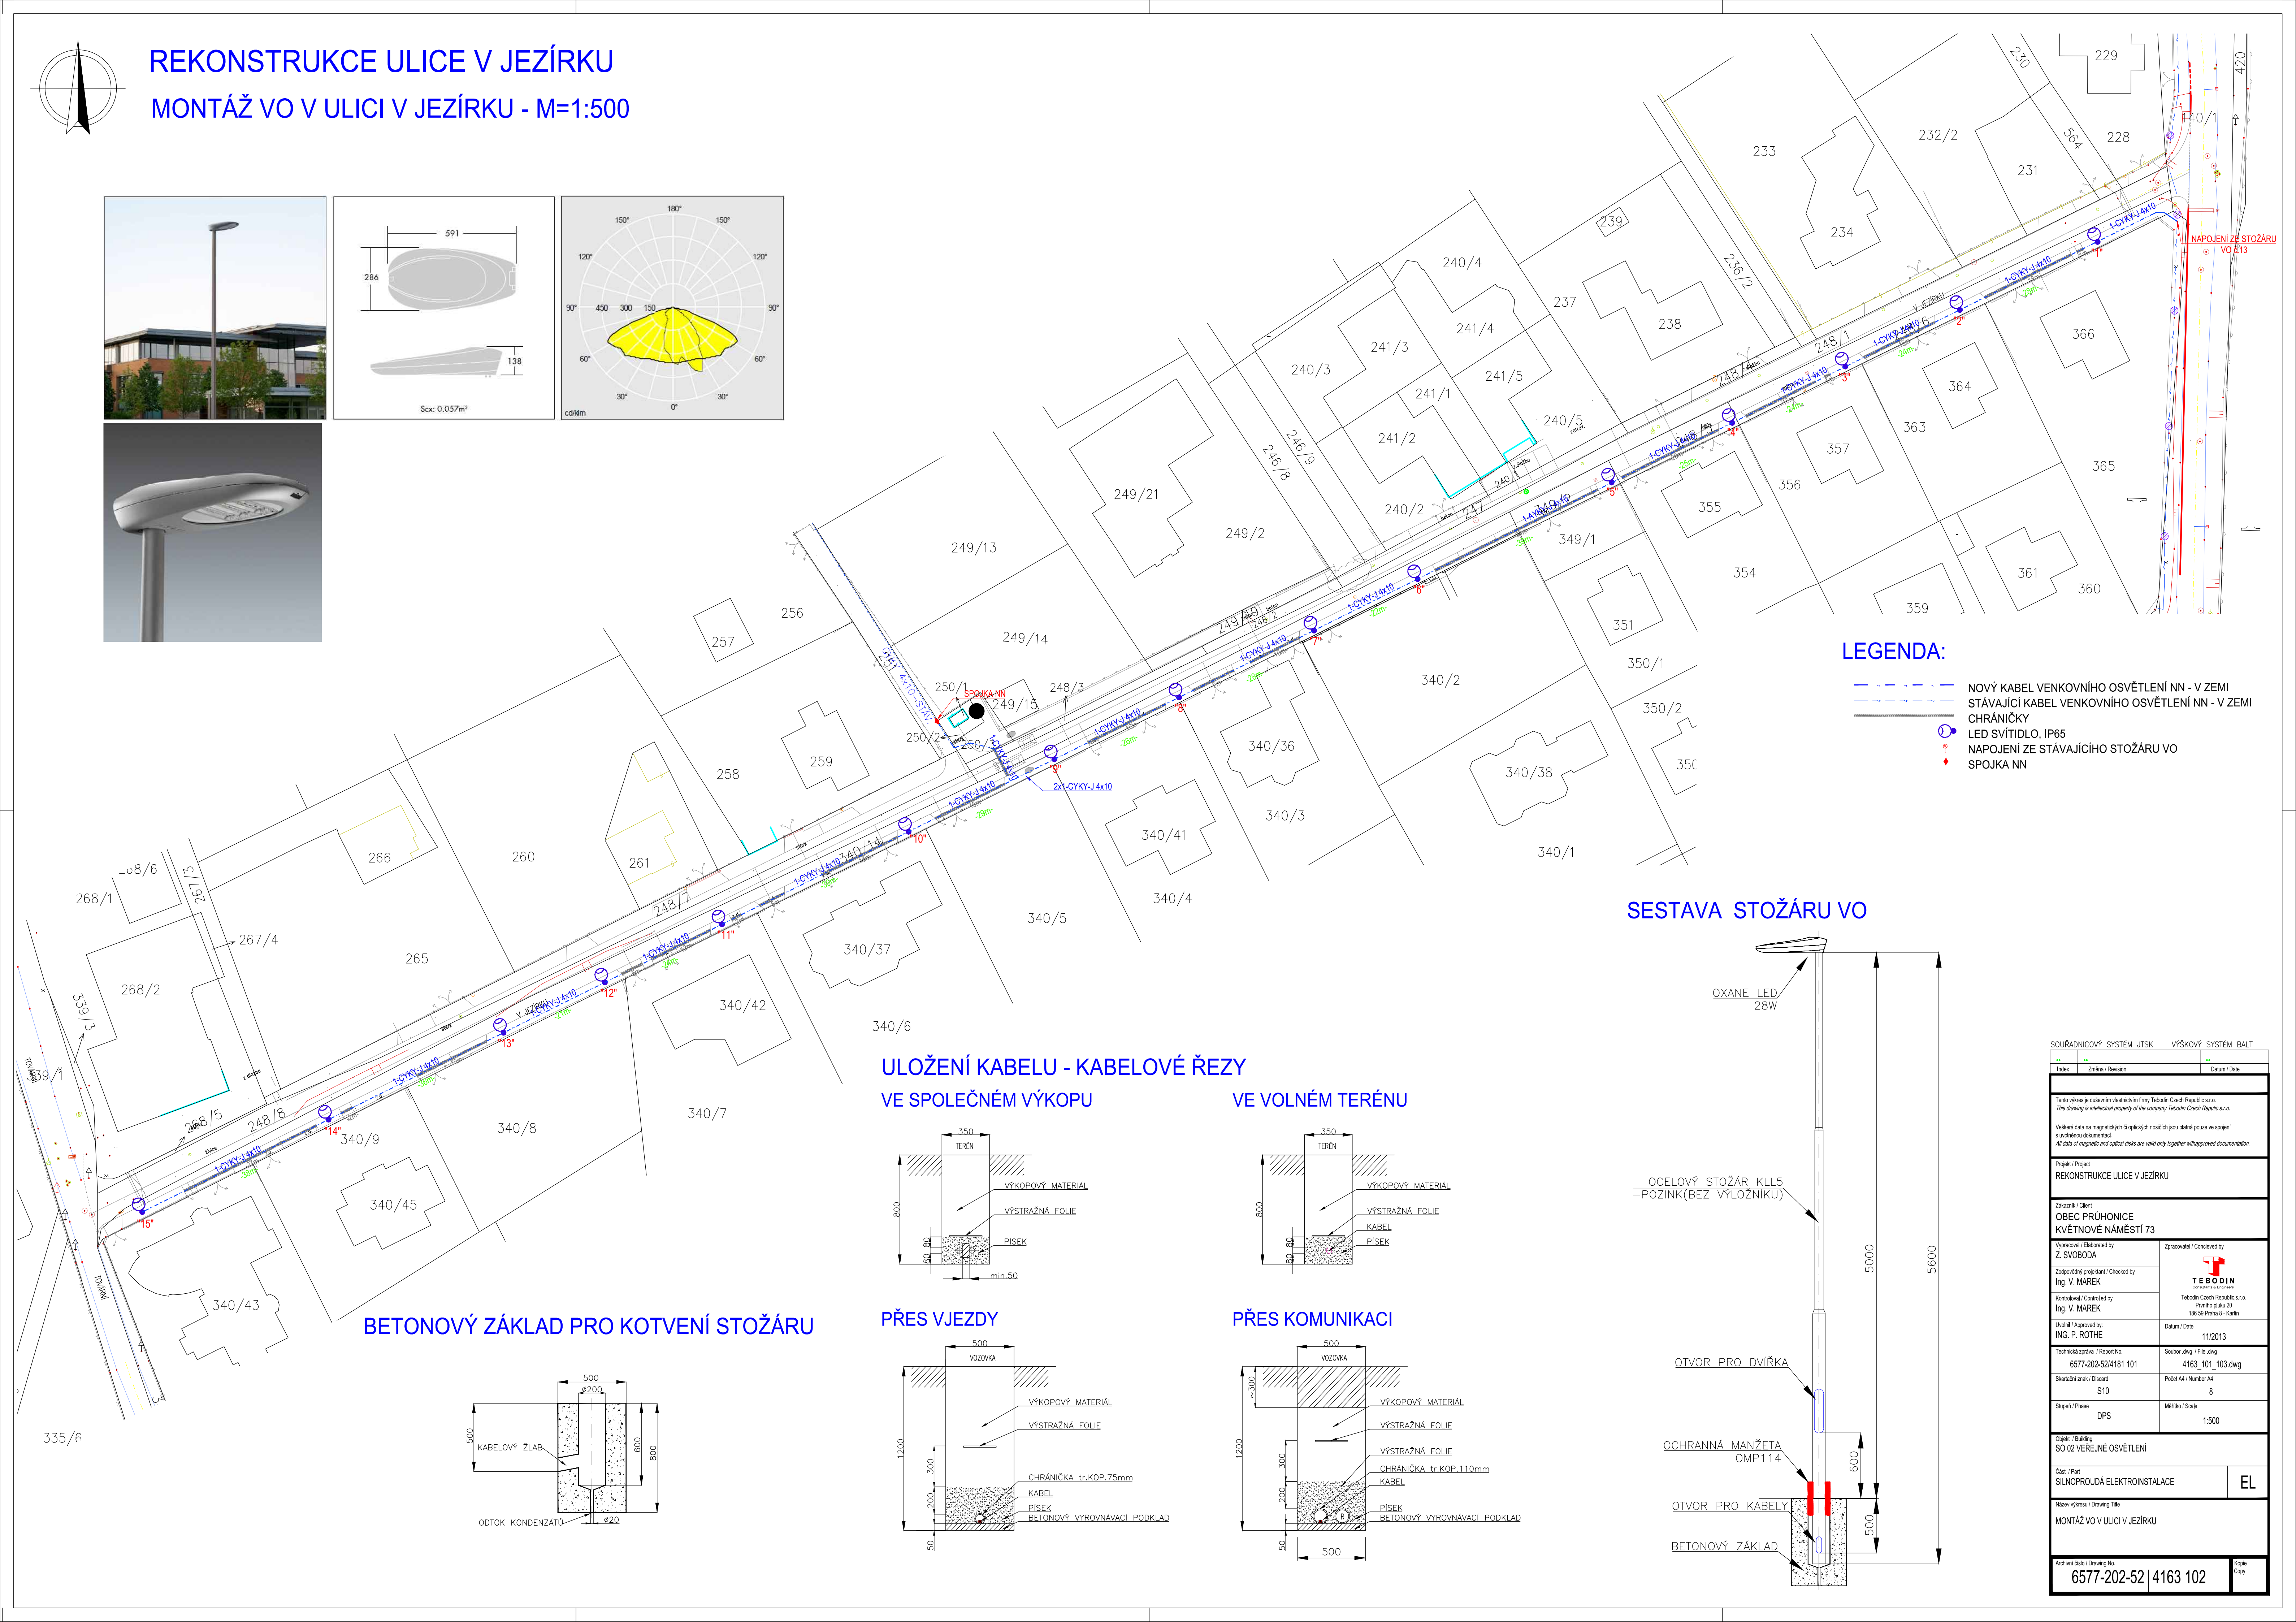
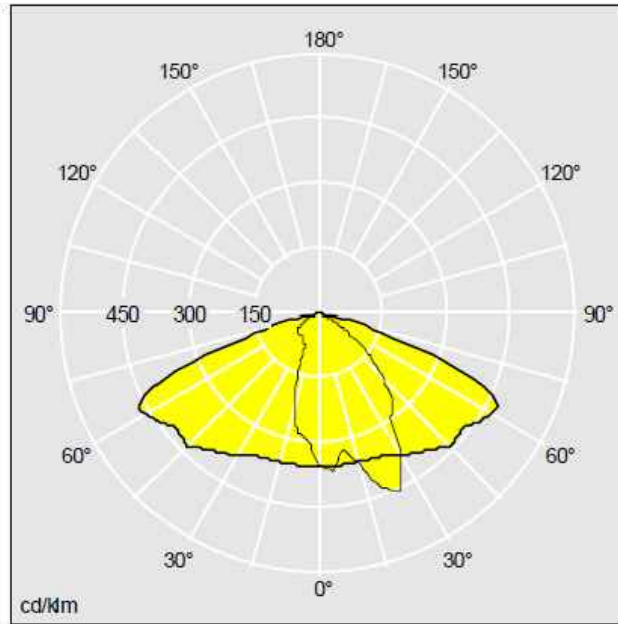



REKONSTRUKCE ULICE V JEŽÍRKU
MONTÁŽ VO V ULICI V JEŽÍRKU - M=1:500

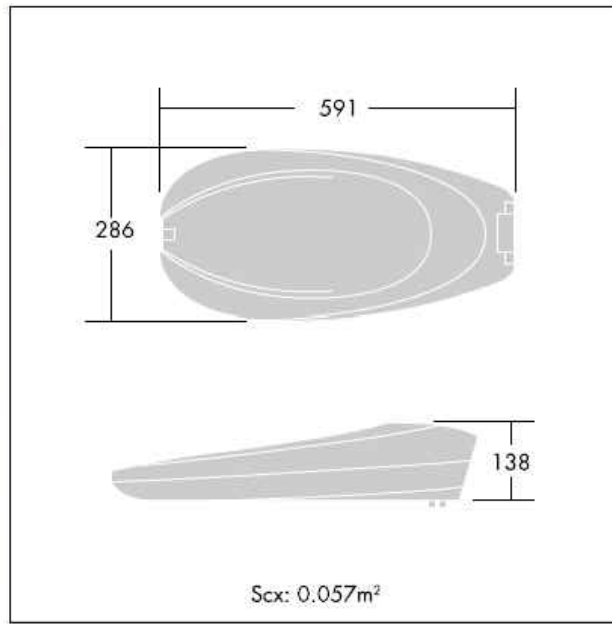


LEGENDA:

- NOVÝ KABEL VENKOVNÍHO OSVĚTLENÍ NN - V ZEMI
- STÁVAJÍCÍ KABEL VENKOVNÍHO OSVĚTLENÍ NN - V ZEMI
- CHRÁNIČKY
- LED SVÍTIDLO, IP65
- NAPOJENÍ ZE STÁVAJÍCÍHO STOŽÁRU VO
- SPOJKA NN


SESTAVA STOŽÁRU VO

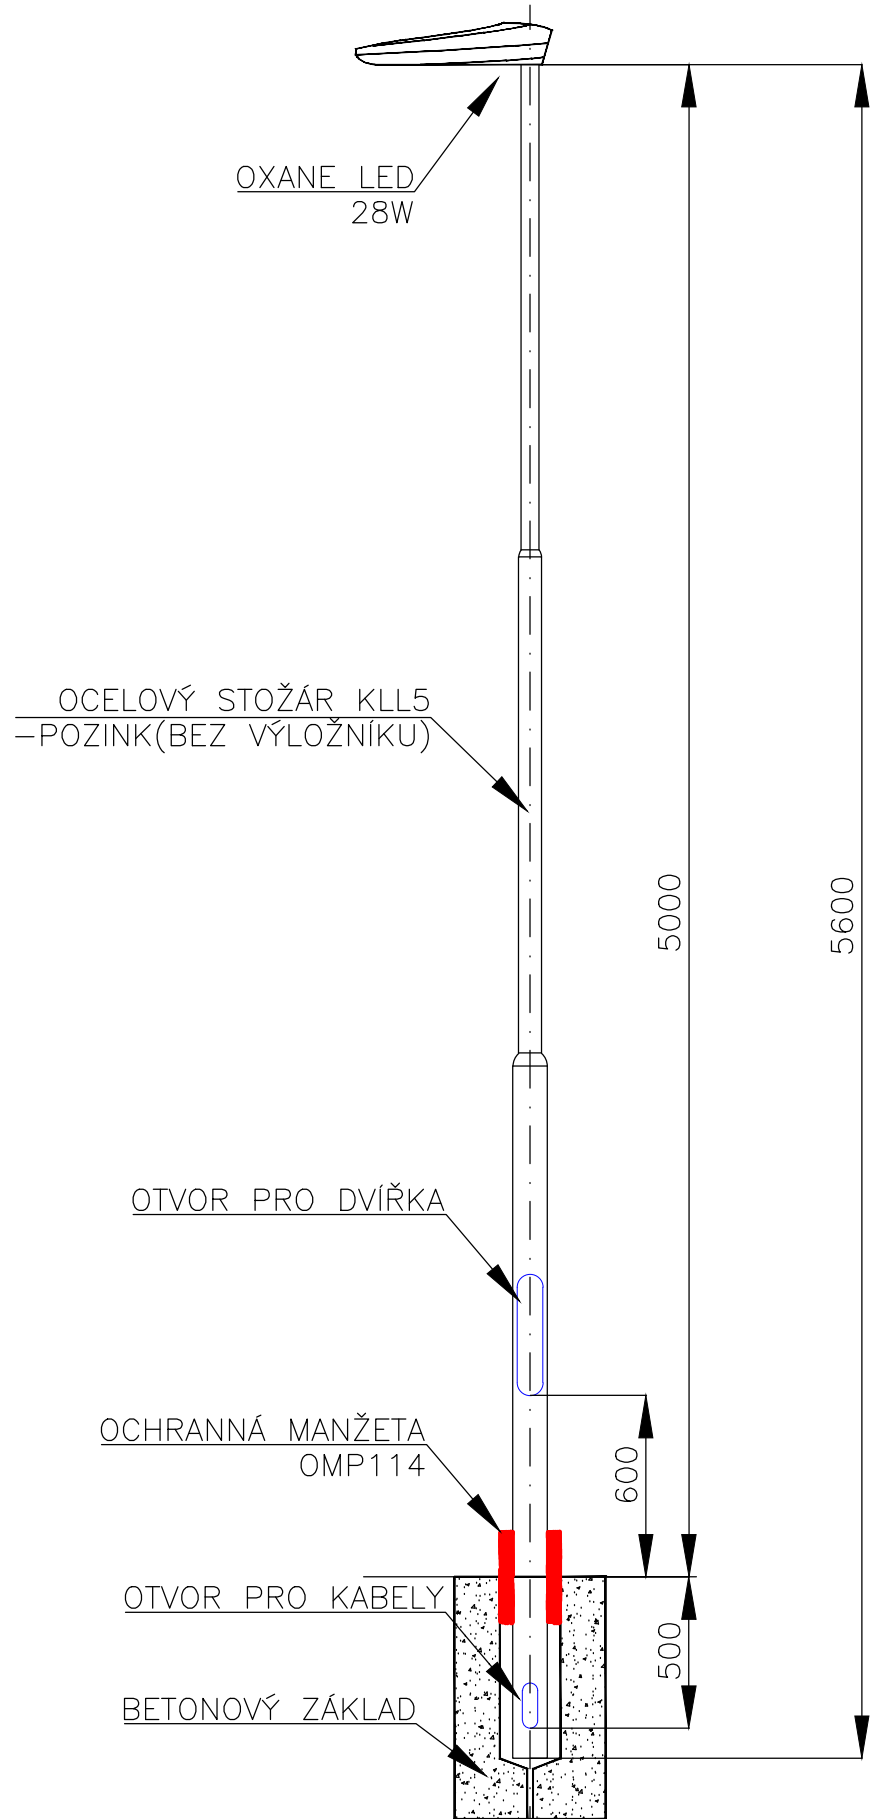


ULOŽENÍ KABELU - KABELOVÉ ŘEZY
VE SPOLEČNÉM VÝKOPU

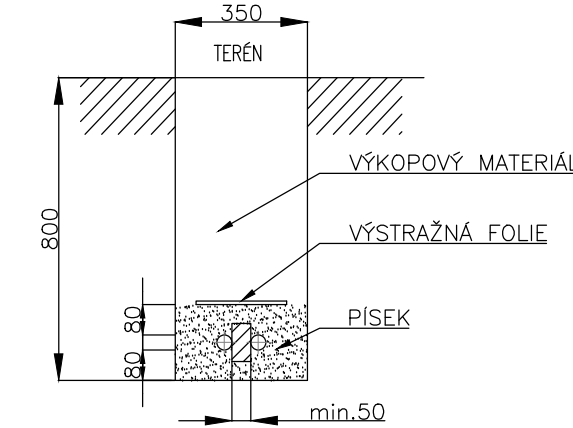


VE VOLNÉM TERÉNU

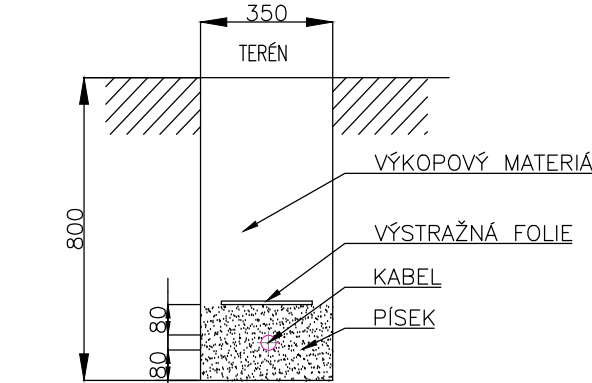


PŘES VJEZDY

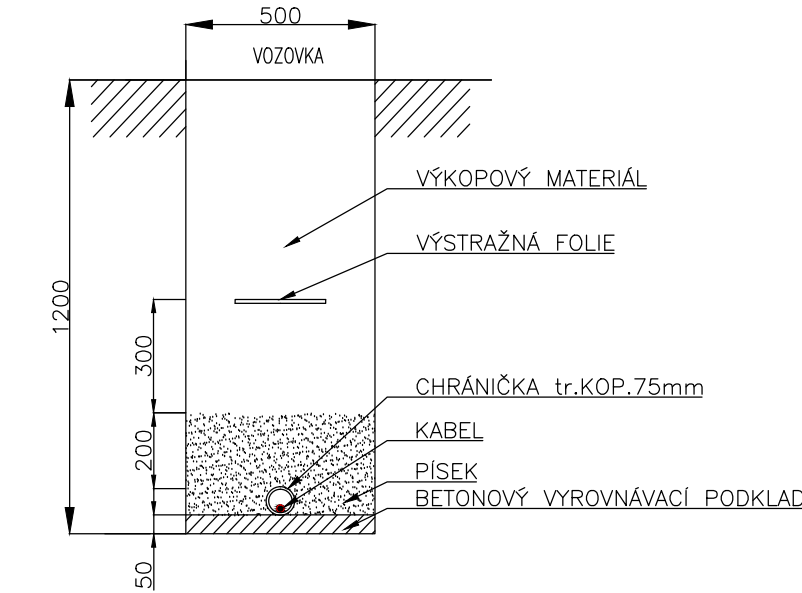

PŘES KOMUNIKACI

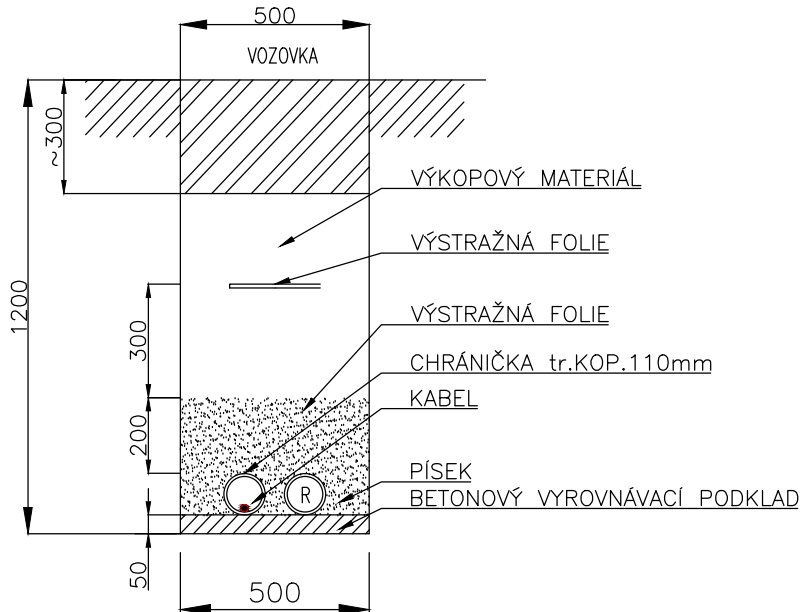

BETONOVÝ ZÁKLAD PRO KOTVENÍ STOŽÁRU

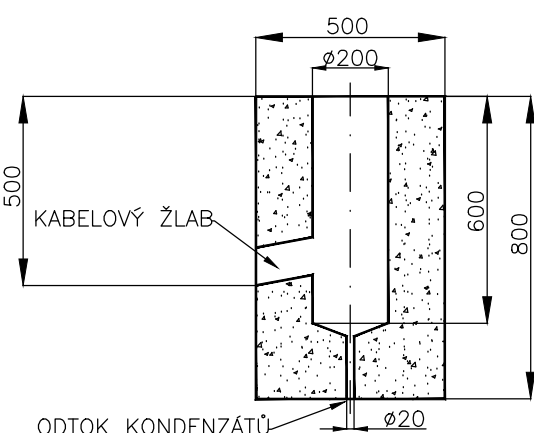

SOUŘADNICOVÝ SYSTÉM JTSC		VÝŠKOVÝ SYSTÉM BALT	
Index	Změna / Revision	Datum / Date	
Tento výkres je duševním vlastnictvím firmy Tebodin Czech Republic s.r.o. This drawing is intellectual property of the company Tebodin Czech Republic s.r.o.			
Všechna data na magnetických či optických nosičích jsou platná pouze ve spojení s uvolňovací dokumentací. All data of magnetic and optical disks are valid only together with approved documentation.			
Projekt / Project			
REKONSTRUKCE ULICE V JEŽÍRKU			
Zakazník / Client			
OBEC PRŮHONICE KVĚTNOVÉ NÁMĚSTÍ 73			
Výpracoval / Elaborated by Z. SVOBODA		Zpracoval / Conceived by  Tebodin Czech Republic s.r.o. Průhonický újezd 20 186 99 Praha 6 - Koňkovice	
Zodpovědný projektant / Checked by Ing. V. MAREK		Datum / Date 11/2013	
Kontrola / Controlled by Ing. V. MAREK		Skladovací znak / Discard S10	
Uvolň / Approved by ING. P. ROTHE		Stupeň / Phase DPS	
Technická zpráva / Report No. 6577-202-52/4181 101		Měřítko / Scale 1:500	
Číslo / Building SO 02 VEŘEJNÉ OSVĚTLENÍ		Číslo / Part SILNOPROUDÁ ELEKTROINSTALACE	
Název výkresu / Drawing Title MONTÁŽ VO V ULICI V JEŽÍRKU		EL	
Archivní číslo / Drawing No. 6577-202-52 / 4163 102		Kopie Číslo	