


REKONSTRUKCE ULICE U PARKU

KOORDINAČNÍ SITUACE V ULICI U PARKU - M=1:500

PŘEHLEDOVÁ SITUACE

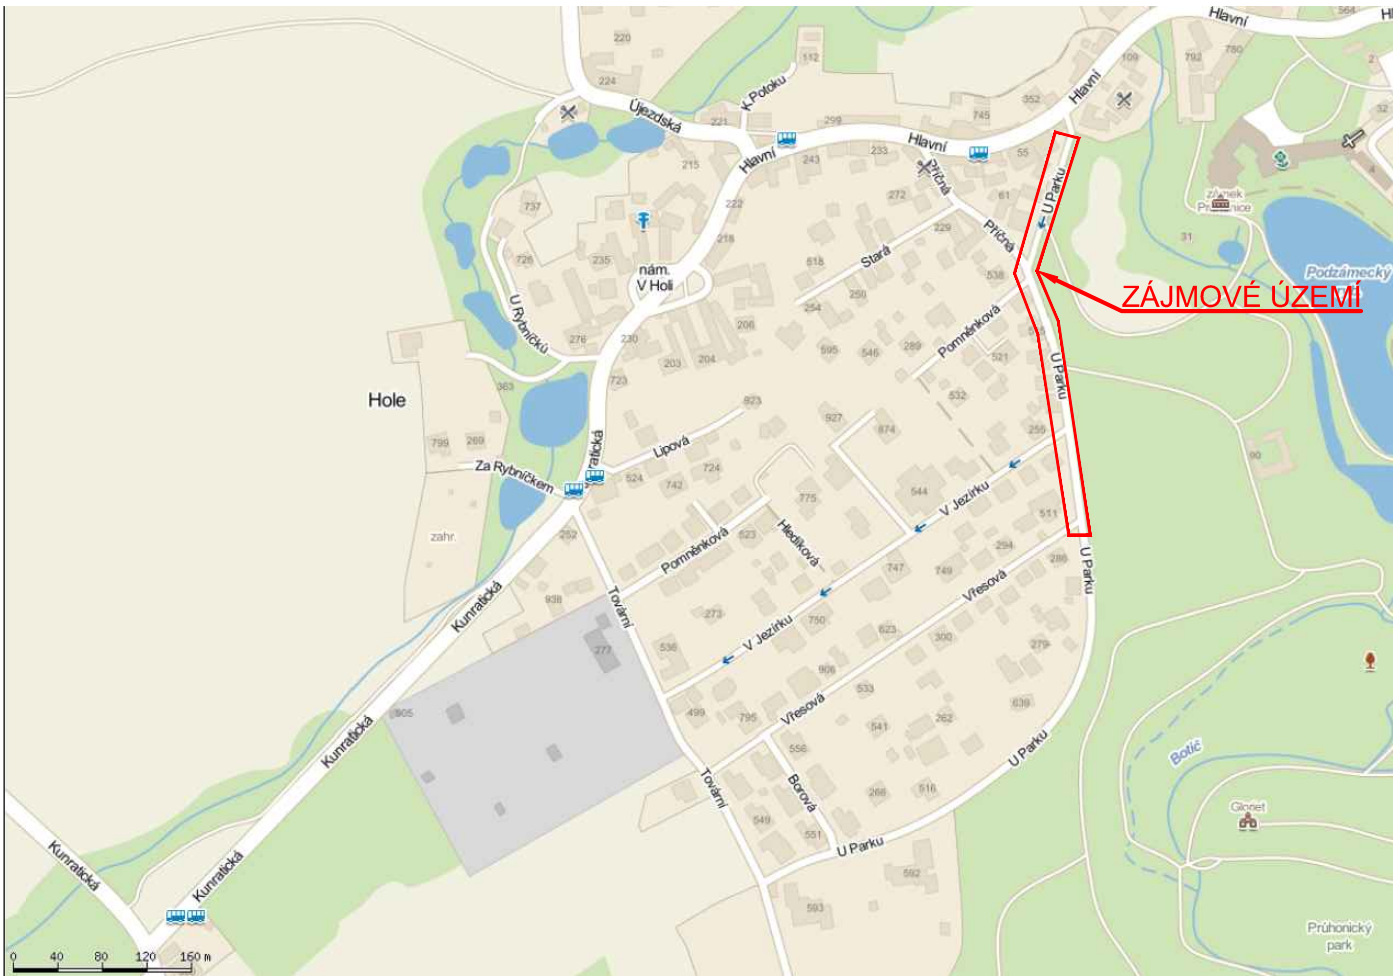


KOMUNIKACE V ULICI U PARKU - M=1:500




ULOŽENÍ KABELU - KABELOVÉ ŘEZY


VE SPOLEČNÉM VÝKOPU

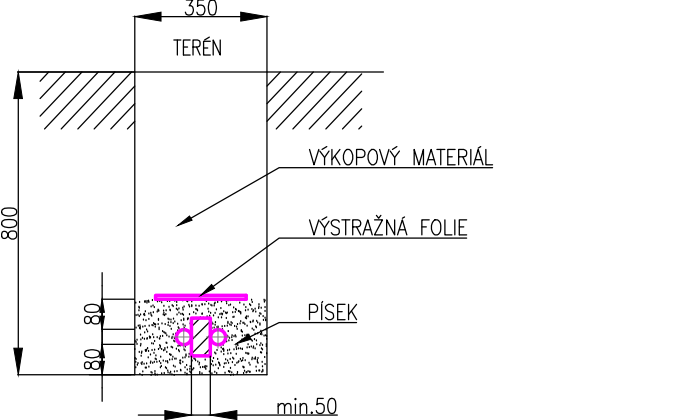

VE VOLNÉM TERÉNU

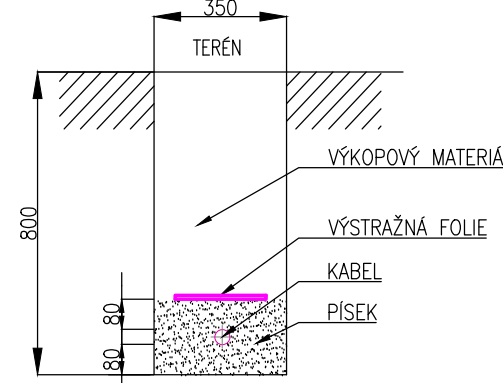

PŘES VJEZDY

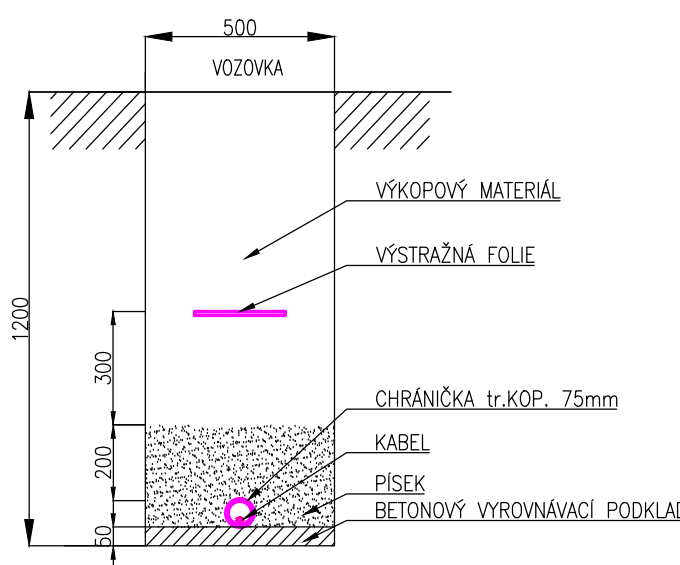

LEGENDA

- STÁVAJÍCÍ DEŠŤOVÁ KANALIZACE
- STÁVAJÍCÍ SPLAŠKOVÁ KANALIZACE
- STÁVAJÍCÍ VODOVOD
- STÁVAJÍCÍ PLYN
- STÁVAJÍCÍ SLP
- STÁVAJÍCÍ VN
- STÁVAJÍCÍ NN
- STÁVAJÍCÍ VO
- NOVÝ KABEL VENKOVNÍHO OSVĚTLENÍ NN - V ZEMI

SOUŘADNICOVÝ SYSTÉM JTŠK		VÝŠKOVÝ SYSTÉM BAL	
...	...	...	...
Index	Změna / Revision	Datum / Date	
± 0.000 = xxx.xxx m.n.m.			
Tento výkres je duševním vlastnictvím firmy TEBODIN Czech Republic s.r.o. This drawing is intellectual property of the company TEBODIN Czech Republic s.r.o. Veškerá data na magnetických či optických nosičích jsou platná pouze ve spojení s uvolněnou dokumentací. All data of magnetic and optical disks are valid only together with approved documentation.			
Project / Project REKONSTRUKCE ULICE U PARKU			
Zákazník / Client OBEC PRŮHONICE KVĚTNOVÉ NÁMĚSTÍ 73			
Výpracoval / Elaborated by Z. ŠVOBODA		Zpracoval / Conceived by TEBODIN TEBODIN Czech Republic s.r.o. Prvního pluku 2024 188 59 Praha 8 - Karlín	
Kontroloval / Controlled by Ing. V. MAREK		Datum / Date 03/2014	
Uvolnil / Approved by Ing. P. ROTHE			
Technická zpráva / Report No. 4181 001		Soubor .dwg / File .dwg 6577_202_54_4163201	
Skartovací znak / Discard S10		Počet A4 / Number A4 8	
Stupeň / Phase DPS		Měřítko / Scale 1:500	
Objekt / Building SO 02 VEŘEJNÉ OSVĚTLENÍ			
Část / Part SILNOPROUDÁ ELEKTROINSTALACE			EL
Název výkresu / Drawing Title KOORDINAČNÍ SITUACE V ULICI U PARKU			
Archivní číslo / Drawing No. 6577-202-54 4163 201			Kopie Číslo