



REKONSTRUKCE ULICE U PARKU
MONTÁŽ VO V ULICI U PARKU - M=1:500




ULOŽENÍ KABELU - KABELOVÉ ŘEZY
VE SPOLEČNÉM VÝKOPU

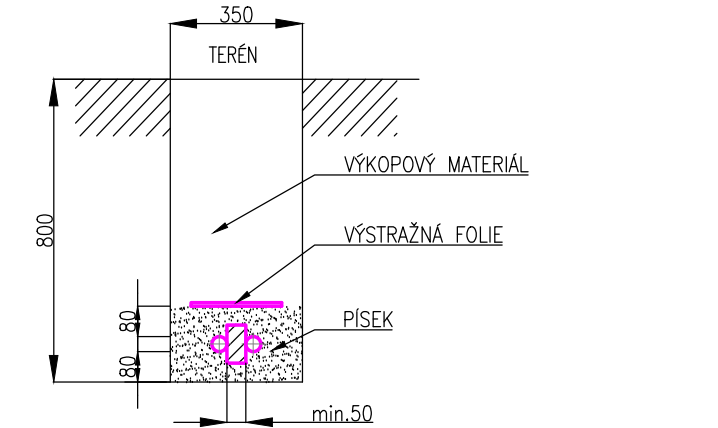


VE VOLNÉM TERÉNU

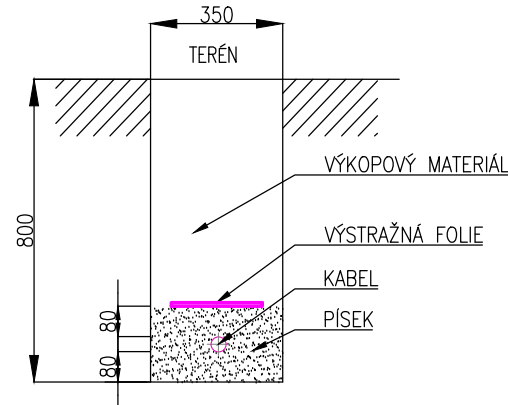


PŘES VJEZDY

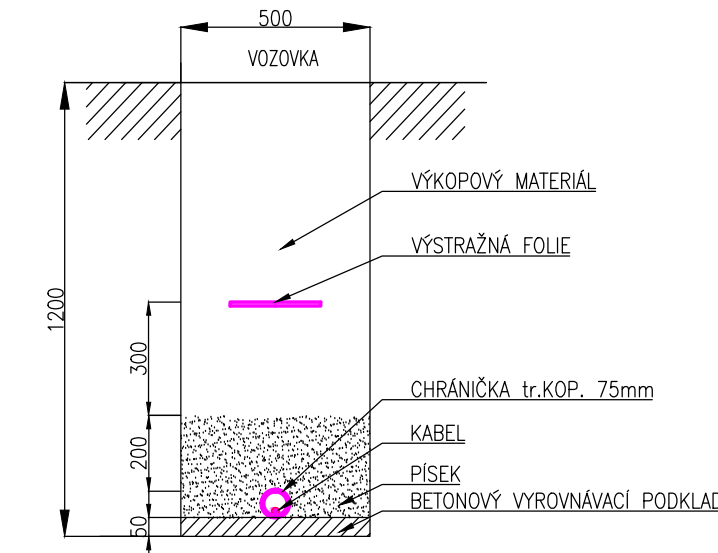


PŘES KOMUNIKACI

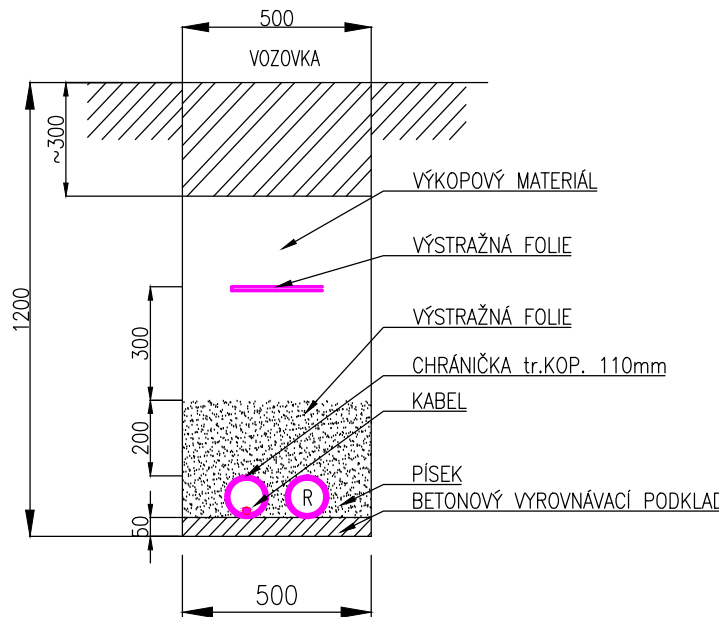

SESTAVA STOŽÁRU VO

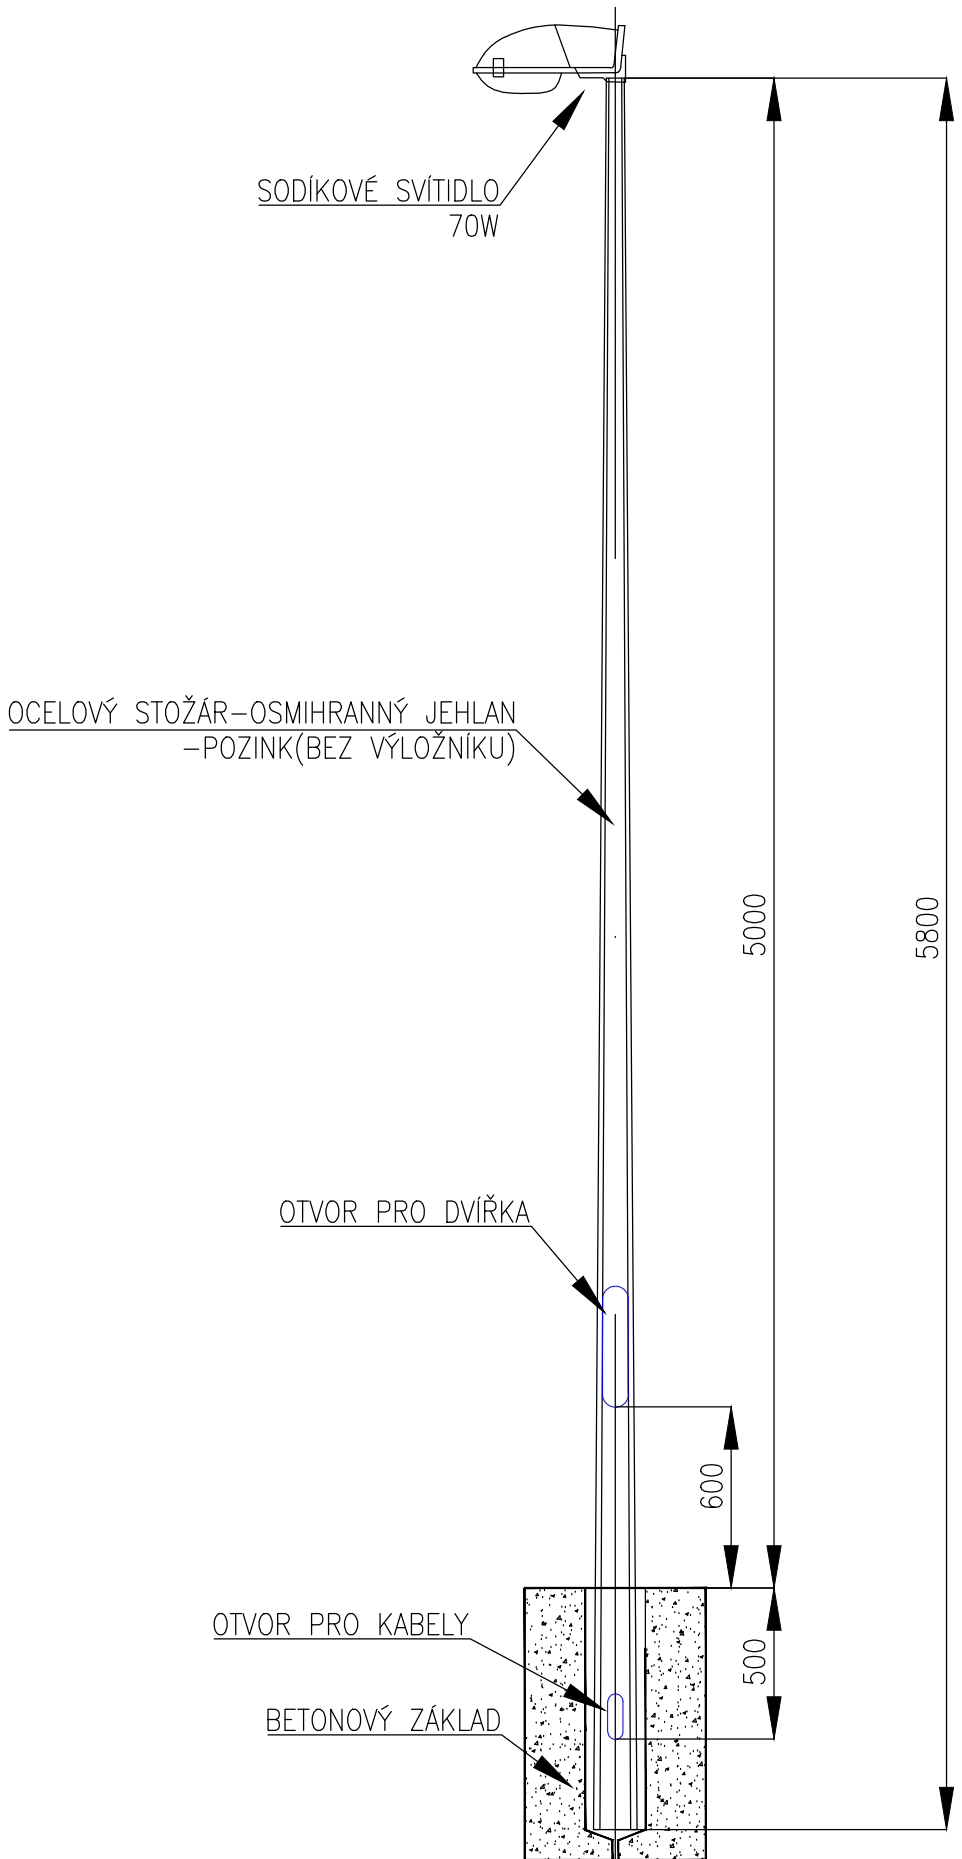

BETONOVÝ ZÁKLAD PRO KOTVENÍ STOŽÁRU

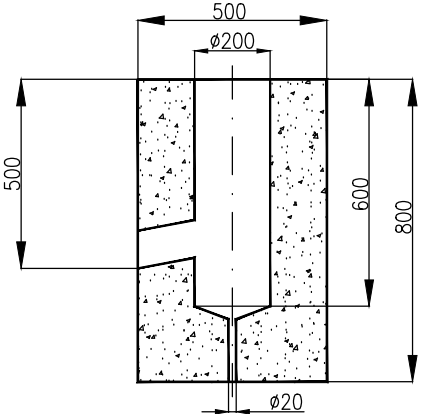

LEGENDA:

- NOVÝ KABEL VENKOVNÍHO OSVĚTLENÍ NN - V ZEMI
- STÁVAJÍCÍ KABEL VENKOVNÍHO OSVĚTLENÍ NN - V ZEMI
- CHRÁNIČKY
- SODÍKOVÉ SVÍTIDLO, IP65
- NAPOJENÍ ZE STÁVAJÍCÍHO STOŽÁRU VO
- RVO - ROZVADĚČ VENKOVNÍHO OSVĚTLENÍ

SOUŘADNICOVÝ SYSTÉM JTSK		VÝŠKOVÝ SYSTÉM BALT	
...	...	...	...
Index	Změna / Revision	Datum / Date	
± 0.000 = xxx.xxx m.n.m.			
Tento výkres je duševním vlastnictvím firmy TEBODIN Czech Republic s.r.o. This drawing is intellectual property of the company TEBODIN Czech Republic s.r.o. Veškerá data na magnetických či optických nosičích jsou platná pouze ve spojení s uvolněnou dokumentací. All data of magnetic and optical disks are valid only together with approved documentation.			
Project / Project REKONSTRUKCE ULICE U PARKU			
Zákazník / Client OBEC PRŮHONICE KVĚTNOVÉ NÁMĚSTÍ 73			
Výpracoval / Elaborated by Z. SVOBODA		Zpracoval / Conceived by TEBODIN Tebodin Czech Republic s.r.o. Prvního pluku 2024 188 59 Praha 8 - Karlín	
Zodpovědný projektant / Checked by Ing. V. MAREK		Datum / Date 03/2014	
Kontrola / Controlled by Ing. V. MAREK		Soubor .dwg / File .dwg 4181 001	
Uvolnil / Approved by Ing. P. ROTH		Počet A4 / Number A4 8	
Technická zpráva / Report No. 4181 001		Měřítko / Scale 1:500	
Objekt / Building SO 02 VEŘEJNÉ OSVĚTLENÍ			
Část / Part SILNOPROUDÁ ELEKTROINSTALACE			EL
Název výkresu / Drawing Title MONTÁŽ VO V ULICI U PARKU			
Archivní číslo / Drawing No. 6577-202-54 4163 202			Kopie Číslo