


REKONSTRUKCE ULICE U PARKU

DEMONTÁŽ VO V ULICI U PARKU - M=1:500

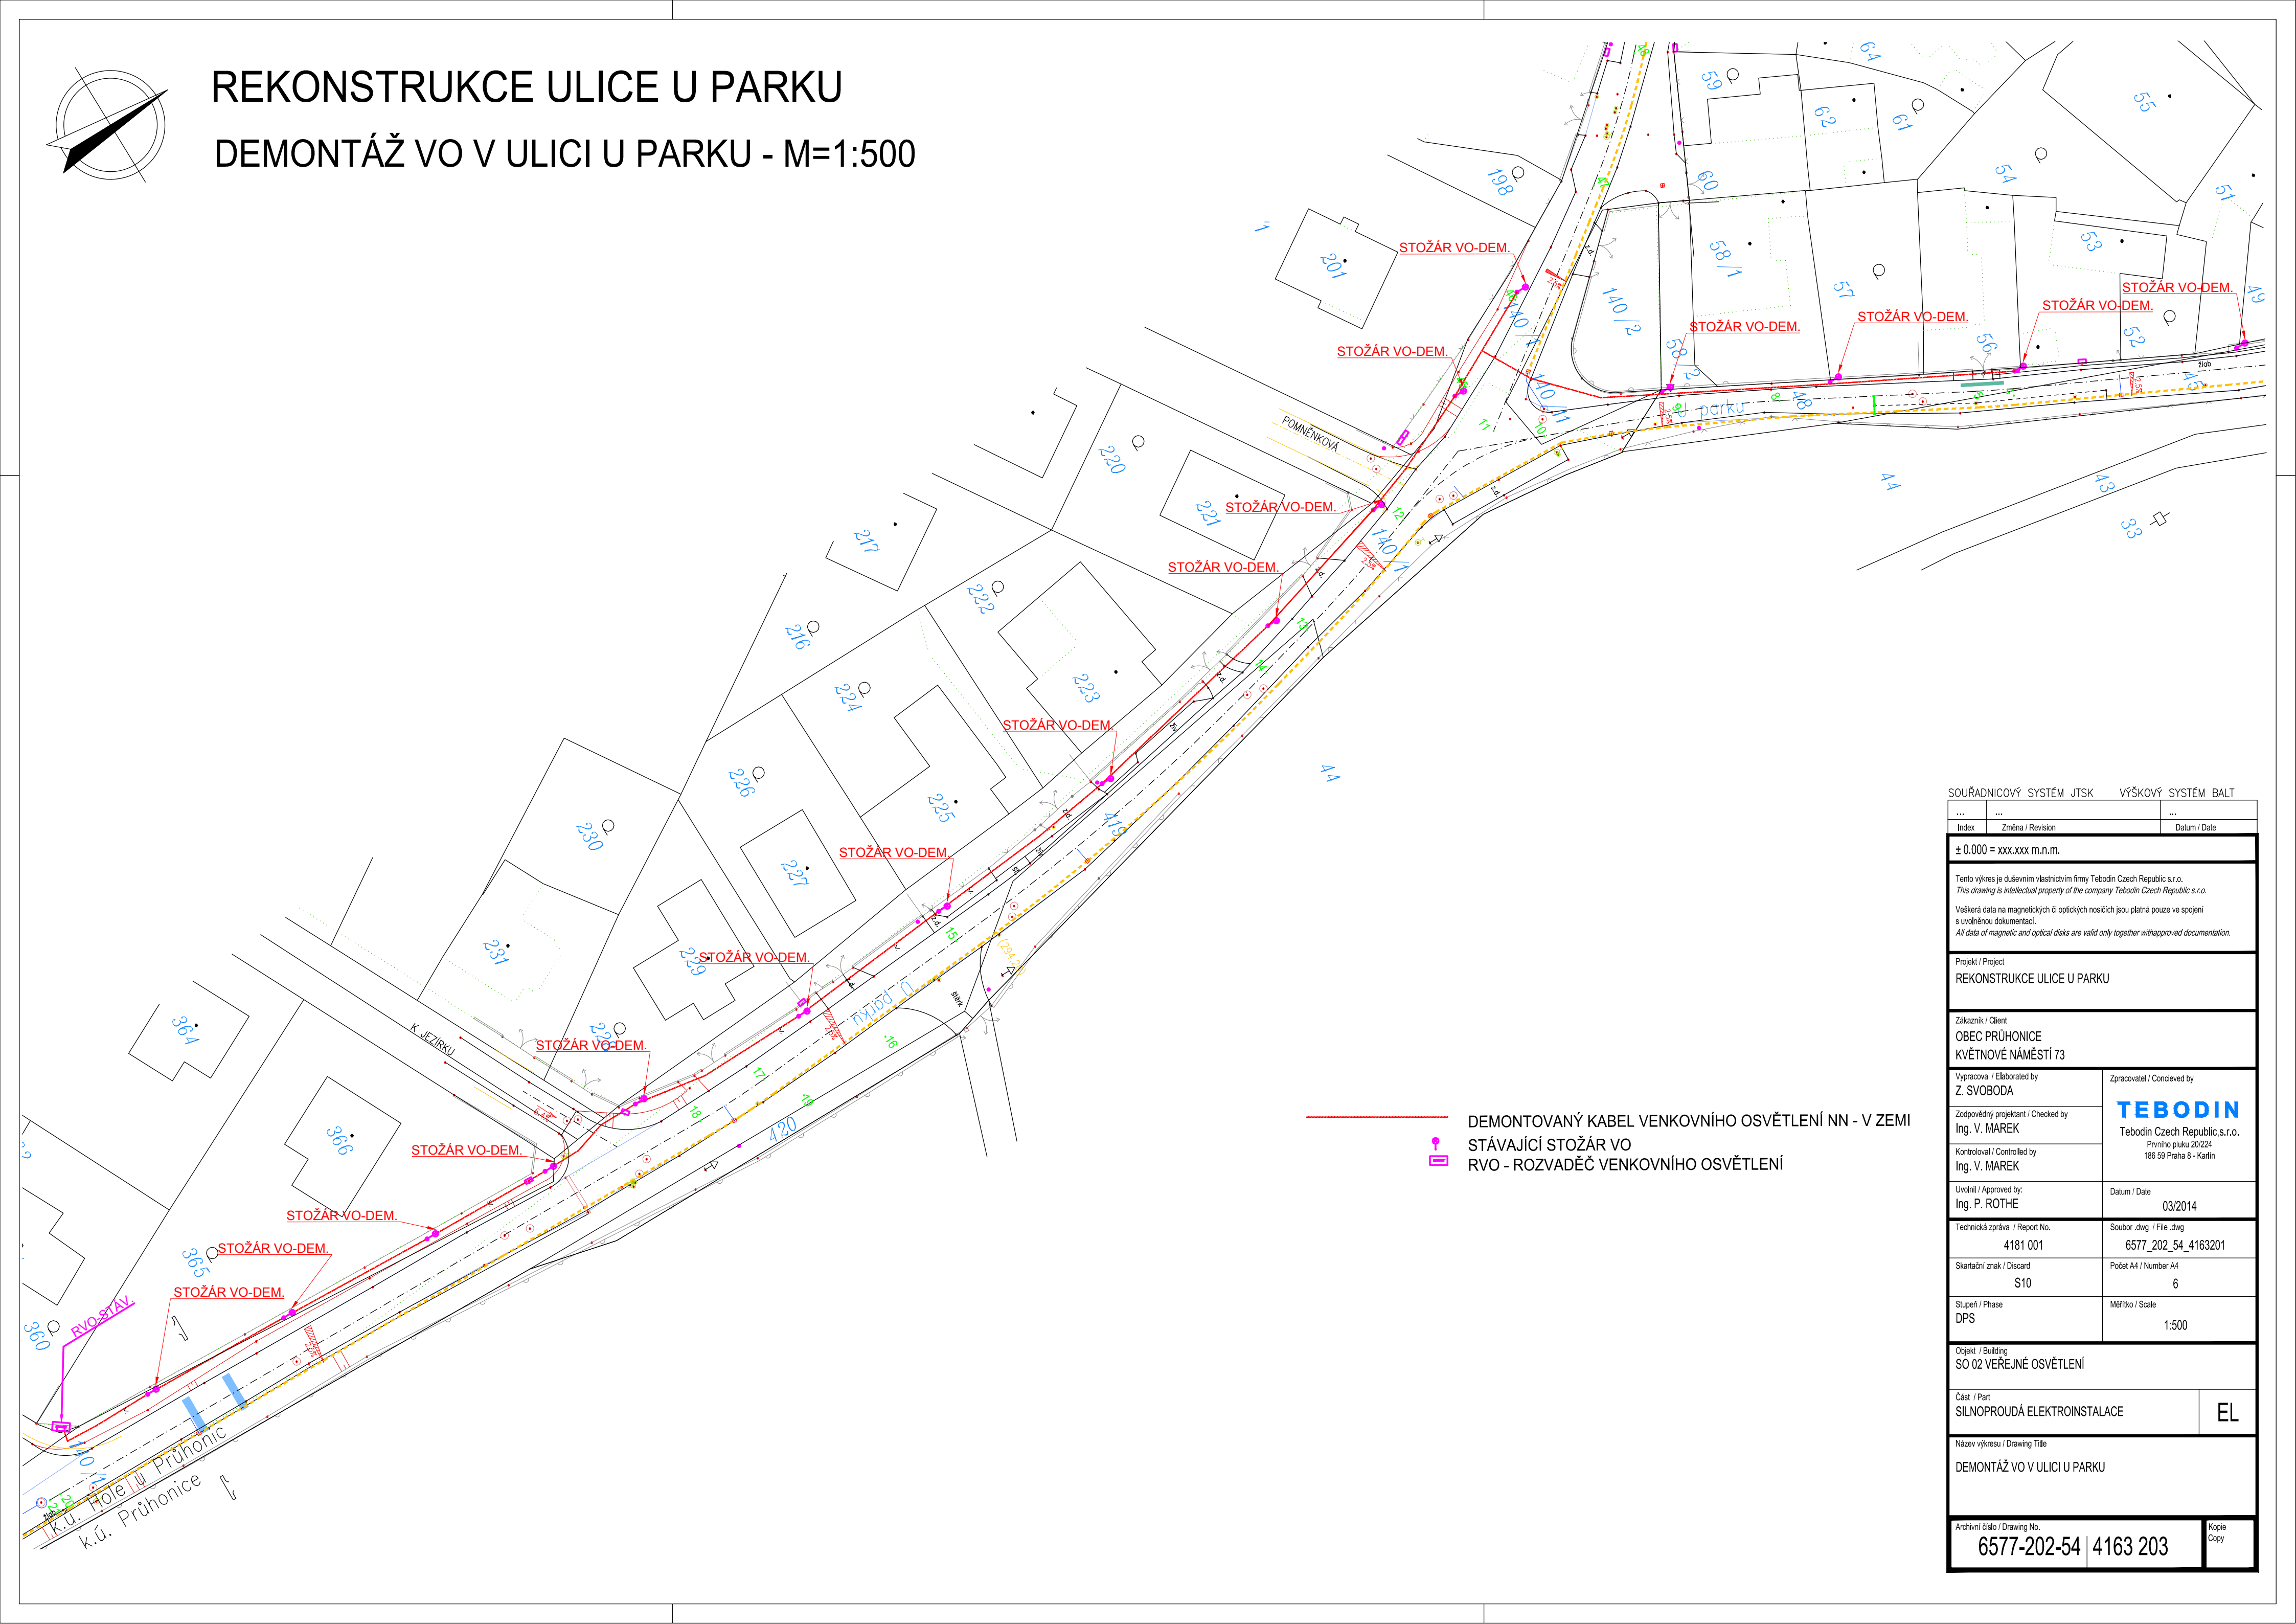

SOUŘADNICOVÝ SYSTÉM JTSC		VÝŠKOVÝ SYSTÉM BAL	
...	...	...	
Index	Změna / Revision	Datum / Date	
± 0.000 = xxx.xxx m.n.m.			
Tento výkres je duševním vlastnictvím firmy Tebodin Czech Republic s.r.o. This drawing is intellectual property of the company Tebodin Czech Republic s.r.o. Veškerá data na magnetických či optických nosičích jsou platná pouze ve spojení s uvolněnou dokumentací. All data of magnetic and optical disks are valid only together with approved documentation.			
Projekt / Project REKONSTRUKCE ULICE U PARKU			
Zákazník / Client OBEC PRŮHONICE KVĚTNOVÉ NÁMĚSTÍ 73			
Vypracoval / Elaborated by Z. SVOBODA		Zpracoval / Concieved by TEBODIN Tebodin Czech Republic s.r.o. Prvního pluku 20224 186 59 Praha 6 - Karlín	
Zodpovědný projektant / Checked by Ing. V. MAREK			
Kontroloval / Controlled by Ing. V. MAREK			
Uvolnil / Approved by: Ing. P. ROTHE		Datum / Date 03/2014	
Technická zpráva / Report No. 4181 001		Soubor .dwg / File .dwg 6577_202_54_4163201	
Skartační znak / Discard S10		Počet A4 / Number A4 6	
Stupeň / Phase DPS		Měřítko / Scale 1:500	
Objekt / Building SO 02 VEŘEJNÉ OSVĚTLENÍ			
Část / Part SILNOPROUDÁ ELEKTROINSTALACE			EL
Název výkresu / Drawing Title DEMONTÁŽ VO V ULICI U PARKU			
Archivní číslo / Drawing No. 6577-202-54		4163 203	
		Kopie Copy	