


REKONSTRUKCE ULICE U PARKU

ULIČNÍ VPUST + TABULKA PŘÍPOJEK

ULIČNÍ VPUST - NÍZKÁ

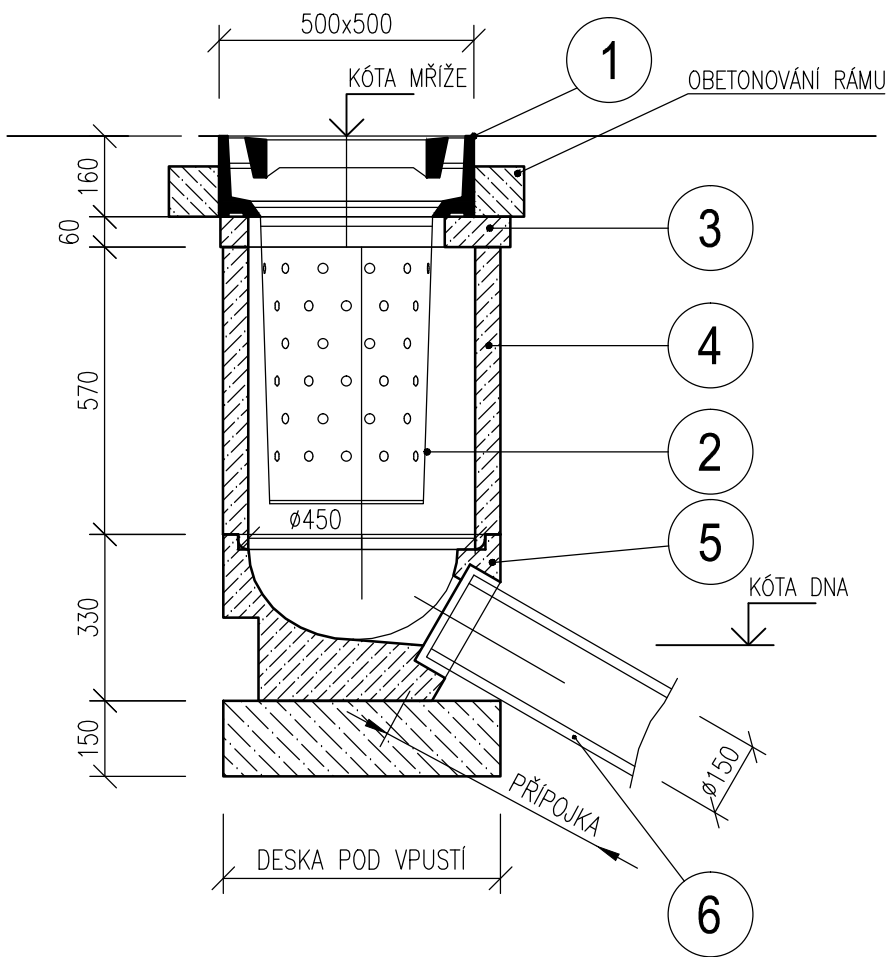

LEGENDA

OZNAČENÍ	POPIS
1	ULIČNÍ MŘÍŽ D 400 S RÁMEM 500x500
2	KALOVÝ KOŠ A4/Z
3	VYROVNÁVACÍ PRSTENEC TBV-Q 390/60/10a
4	SKRUŽ HORNÍ TBV-Q 450/570/5d
5	DNO S VÝTOKEM PRO DN 150 TBV-Q 450/330/1a PVC
6	KANALIZACE DEŠŤOVÁ - HDPE TKP SN8 (DN 160/138)

TABULKA PŘÍPOJEK

ČÍSLO	PROFIL (DN)	MATERIÁL	KÓTA MŘÍŽE	KÓTA DNA	KÓTA NAPOJENÍ	DÉLKA [bm]	SPÁD [‰]	STŘEDOVÁ SKRUŽ			OBLOUK OS 30° 160/30°	OBLOUK OS 45° 160/45°	OBLOUK OS 90° 160/90°	PRŮCHODKA + VLOŽKA DO PRŮCHODKY	ZPŮSOB NAPOJENÍ	POZNÁMKA
								TBV 6a/ks	TBV 6b/ks	TBV 6d/ks						
UV1	150	HDPE TKP SN8	285.26	284.28	283.60	2,3	296	0	0	0	0	0	0	1	NAVRTÁVKA	NAVRTÁVKA DO STÁV. KANALIZACE DN300
UV2	150	HDPE TKP SN8	287.64	286.66	285.87	2,6	304	0	0	0	0	0	0	1	NAVRTÁVKA	NAVRTÁVKA DO STÁV. KANALIZACE DN300
UV3	150	HDPE TKP SN8	292.57													ÚPRAVA MŘÍŽE DO NIVELETY NOVÉ KOMUNIKACE; PŘÍP. STÁVAJÍCÍ
UV4	150	HDPE TKP SN8	293.18	292.20	291.24	2,6	369	0	0	0	0	1	0	1	NAVRTÁVKA	NAVRTÁVKA DO STÁVAJÍCÍ ŠACHTY DN300
UV5	150	HDPE TKP SN8	294.57	293.59	292,75	2,5	336	0	0	0	0	0	0	1	NAVRTÁVKA	NAVRTÁVKA DO STÁV. KANALIZACE DN300
UV6	150	HDPE TKP SN8	297.47	296.49	295.76	2,3	317	0	0	0	0	0	0	1	NAVRTÁVKA	NAVRTÁVKA DO STÁV. KANALIZACE DN300
CELKEM						12.3		0	0	0	0	1	0	5		

DISPOZIČNÍ ŘEŠENÍ PŘÍPOJEK - VIZ SITUACE

SOUŘADNICOVÝ SYSTÉM JTSK VÝŠKOVÝ SYSTÉM BALT

...	...	...
Index	Změna / Revision	Datum / Date
± 0.000 = xxx.xxx m.n.m.		
Tento výkres je duševním vlastnictvím firmy Tebodin Czech Republic s.r.o. This drawing is intellectual property of the company Tebodin Czech Republic s.r.o. Veškerá data na magnetických či optických nosičích jsou platná pouze ve spojení s uvolňovací dokumentací. All data of magnetic and optical disks are valid only together with approved documentation.		
Projekt / Project REKONSTRUKCE ULICE U PARKU		
Zákazník / Client OBEC PRŮHONICE KVĚTNOVÉ NÁMĚSTÍ 73		
Vypracoval / Elaborated by Ing. J. HAJAŠ	TEBODIN Tebodin Czech Republic s.r.o. Prvního pluku 20/224 186 59 Praha 8 - Karlín	
Zodpovědný projektant / Checked by Ing. J. HAJAŠ		
Kontroloval / Controlled by Ing. V. NAVRÁTIL		
Uvolnil / Approved by Ing. P. ROTHE	Datum / Date 03/2014	
Technická zpráva / Report No. 1981 001	Soubor .dwg / File .dwg 6577_203_54_1955_002	
Škartační znak / Discard S10	Počet A4 / Number A4 6	
Stupeň / Phase DPS	Měřítko / Scale 1:15	
Objekt / Building SO 03 ODVODNĚNÍ KOMUNIKACE		
Část / Part D.2.4 VODOHOSPODÁŘSKÉ STAVBY		VH
Název výkresu / Drawing Title ULIČNÍ VPUST + TABULKA PŘÍPOJEK		
Archivní číslo / Drawing No. 6577-203-54 1955 002		Kopie Copy

Sheet 5.3.2014 14:53:14 / File 6577_203_54_1955_002_dělník_gpr.dwg 140303.dwg / Name: h9555_xbmf