


Katastrální situační výkres


k. ú. Zruč nad Sázavou, pozemek č. parc. 1263/26 a 1263/27

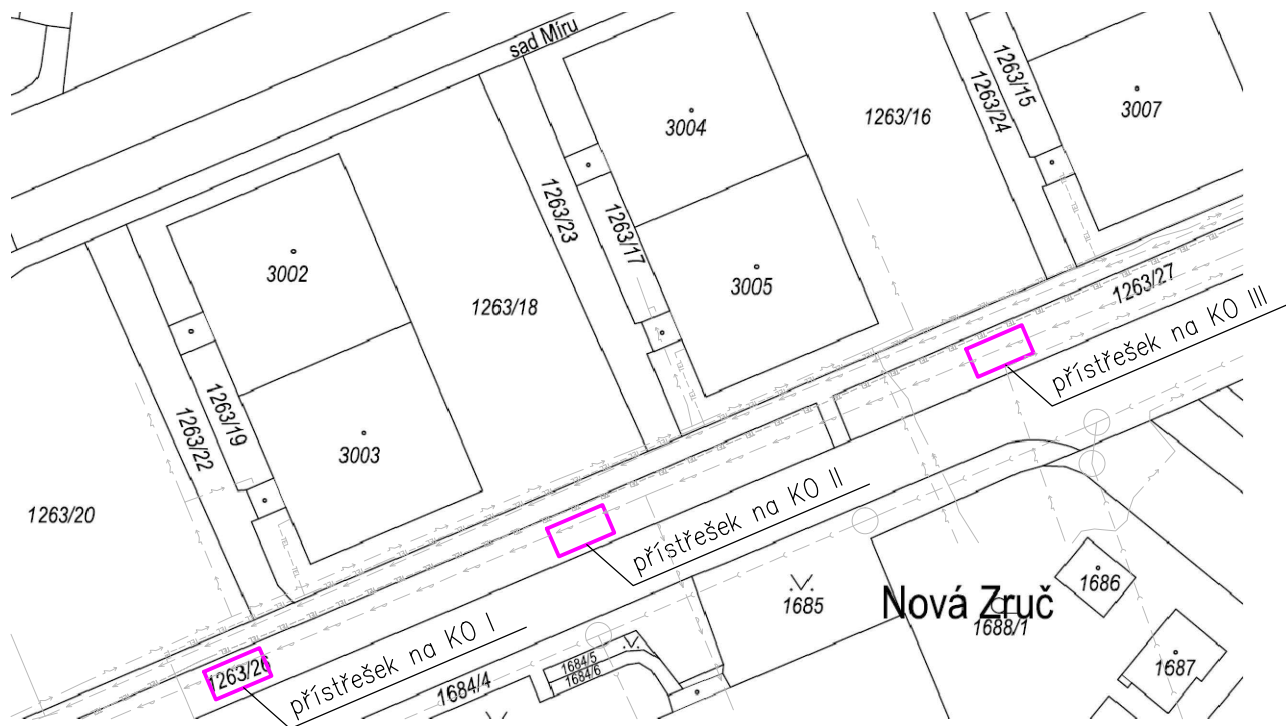

Legenda inženýrských sítí

- Podzemní vedení VN do 35 kV (ČEZ Distribuce a.s.)
- Podzemní vedení NN do 1 kV (ČEZ Distribuce a.s.)
- Průběh metalického kabelu a sítě NN (Cetin a.s.)
- Kanalizace (VHS Vrchlice – Maleč a.s.)
- Vodovod (VHS Vrchlice – Maleč a.s.)
- Půdorysy stávajících přístřešků na KO, které budou nahrazeny novými přístřešky

Poznámka: Poloha vedení veřejného osvětlení nezjištěna!

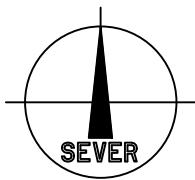

Vypracoval J. Skála, DiS.	Zodp. projektant Ing. Kovandová	Tech. kontrola Ing. Kovandová	PROJEKT SVĚTLÁ, v.o.s. projektová a inženýrská činnost Havířská 616 582 91 Světlá nad Sázavou Tel. : 724 025 504	
Kreslil J. Skála, DiS.	<i>J. Skála</i>	<i>Kovandová</i>		
Investor Město Zruč nad Sázavou, Zámek 1, 285 22 Zruč nad Sázavou			formát	A4
Akce Revitalizace přístřešků na KO v ulici 5. května ve Zručí nad Sázavou			datum	06/2025
			účel	Dok. pro výběr zhotovitele
			č. zakázky	S22125
			č. kopie	
			archivní č.	
Obsah výkresu Katastrální situační výkres			Měřítko 1:750	Č. výkresu C.1