


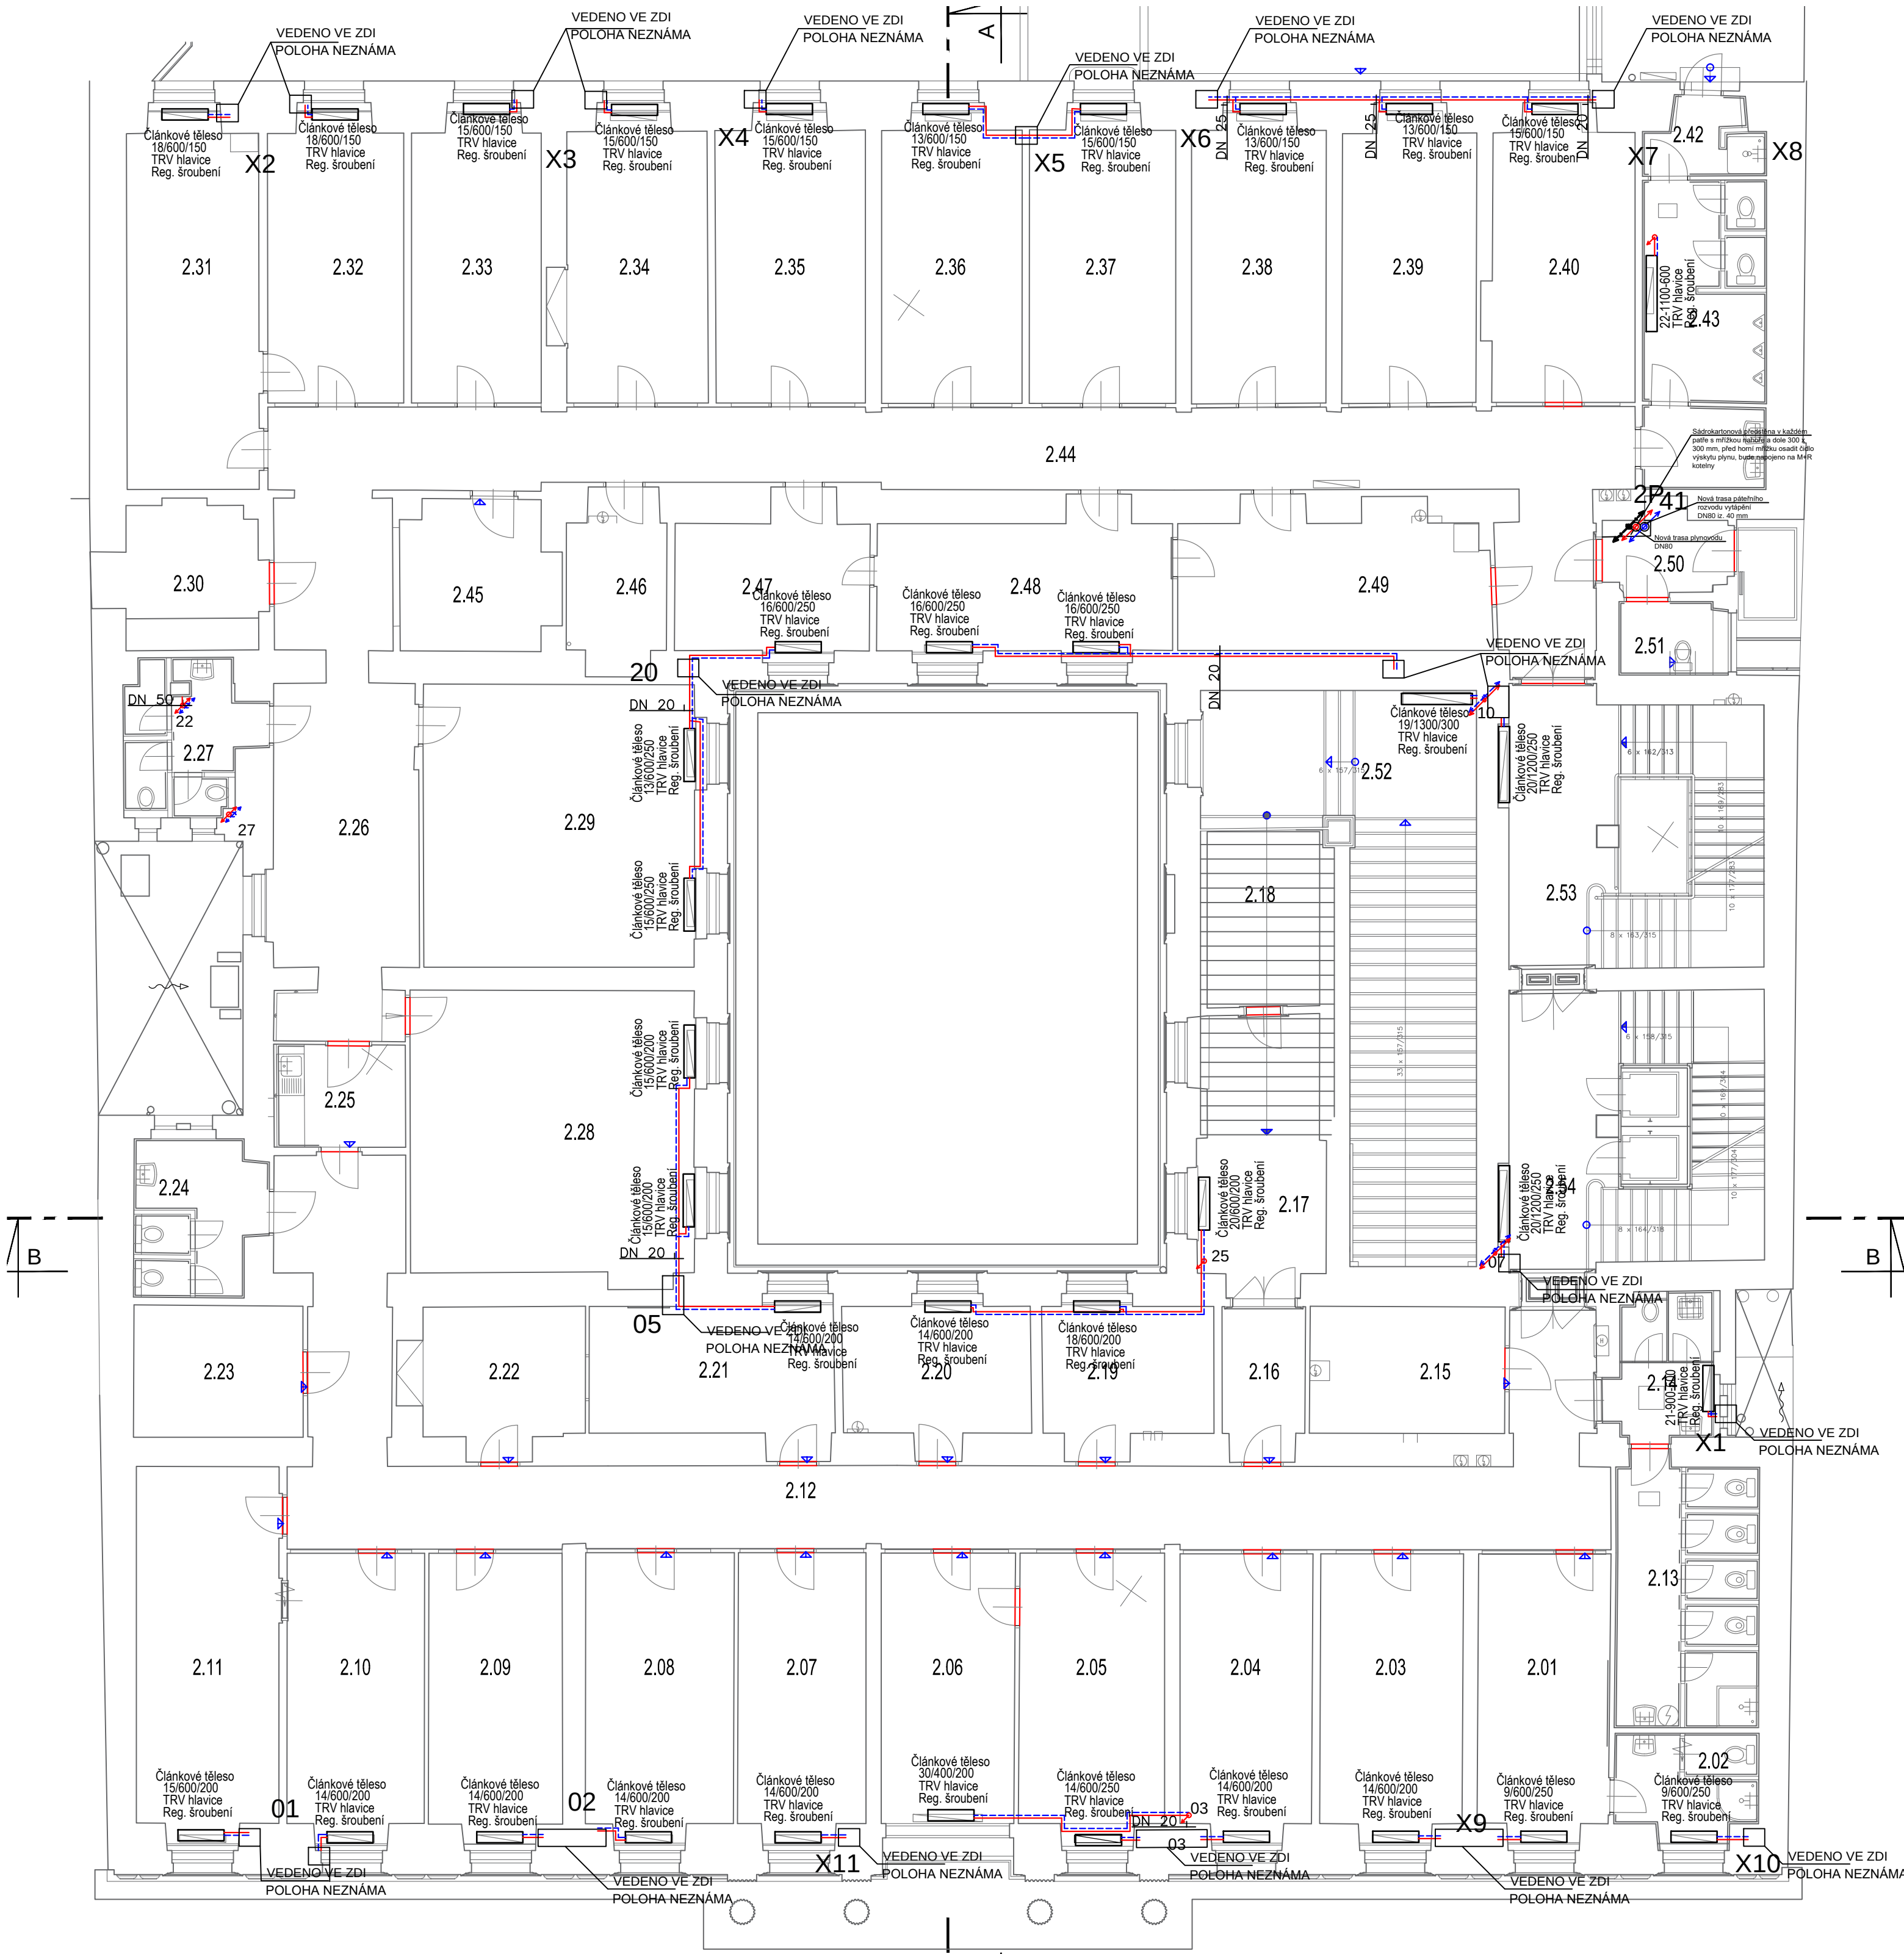

POZNÁMKA VYTÁPĚNÍ:

STÁVAJÍCÍ ROZVODY OTOPNÉ VODY K OTOPNÝM TĚLESŮM JSOU PŘEVÁŽNĚ OCELOVÉ (MĚDĚNÉ). OCELOVÉ PŘIPOJOVACÍ POTRUBÍ K OTOPNÝM TĚLESŮM JE PROVEDENO V DIMENZI DN 20. MĚDĚNÉ PŘIPOJOVACÍ POTRUBÍ JE PROVEDENO V DIMENZI DN 15. VĚTŠINA ROZVODŮ JE VEDENA VE ZDECH NEBO PODLAHÁCH. OTOPNÁ TĚLESA JSOU PŘEVÁŽNĚ LITINOVÁ ČLÁNKOVÁ A OCELOVÁ DESKOVÁ. VEŠKERÁ OTOPNÁ TĚLESA JSOU OPATŘENY TERMOSTATICKOU HLAVICÍ A TERMOSTATICKÝM VENTILEM. K TĚLESŮM BUDE DOPLNĚNO REGULAČNÍ ŠROUBENÍ V ROHOVĚM NEBO PŘÍMÉM PROVEDENÍ STÁVAJÍCÍ A PŘEDPOKLÁDÁNÉ POLOHY POTRUBÍ BYLY ZAKRESLENY NA ZÁKLADĚ VIZUÁLNÍ PROHLÍDKY OBJEKTU S DOKRESLENÍM DLE PŮVODNÍHO PROJEKTU (NĚKTERÉ ČÁSTI OBJEKTU NEBYLY PŘÍSTUPNÉ).

POZNÁMKA PLYNOVOD:

Potrubi plynovodu bude z oceli, stávající viditelné rozvody budou demontovány. Potrubí bude vedeno pod storpem a umístěno na výložníky nebo přichyceno ke stropu pomocí objímek a závitových tyčí. Potrubí plynovodu bude v prostupech přes konstrukce opatřeno chráničkou, alespoň o dimenzi větší než potrubí plynovodu přesahující stavební konstrukce na obě strany o 10 cm. Chráničky budou provedeny ze stejného materiálu jako potrubí plynovodu a budou utěsněny trvale plastický tmelem. STÁVAJÍCÍ A PŘEDPOKLÁDÁNÉ POLOHY POTRUBÍ BYLY ZAKRESLENY NA ZÁKLADĚ VIZUÁLNÍ PROHLÍDKY OBJEKTU S DOKRESLENÍM DLE PŮVODNÍHO PROJEKTU (NĚKTERÉ ČÁSTI OBJEKTU NEBYLY PŘÍSTUPNÉ).

Tabulka místností

Číslo	Účel	Výška min.	Výška max.	Podlaha	Plocha(m2)
2.01	pokoj	3290	3720	parkety	17.39
2.02	koupelna,WC	2800	2800	dlažba	6.60
2.03	kancelář	3220	3730	koberec	18.79
2.04	kancelář	3240	3700	koberec	17.46
2.05	kancelář	3190	3690	koberec	19.24
2.06	kancelář	3280	3660	koberec	16.95
2.07	kancelář	3250	3690	koberec	17.05
2.08	kancelář	3190	3680	koberec	19.61
2.09	kancelář	3290	3730	koberec	17.73
2.10	kancelář	3230	3710	koberec	18.21
2.11	kancelář	3240	3750	koberec	24.80
2.12	chodba	2740	3740	PVC	72.47
2.13	WC ženy	2700	2700	dlažba	16.87
2.14	WC ženy	2690	2690	dlažba	6.76
2.15	sklad	3300	3730	PVC	11.61
2.16	předsíň	3320	3710	koberec	5.84
2.17	kancelář	1820	3770	koberec	15.64
2.18	sklad	0	2110	koberec	9.25
2.19	kancelář	3300	3720	koberec	11.22
2.20	kancelář	3260	3690	koberec	11.96
2.21	kancelář	3260	3700	koberec	15.58
2.22	sklad	3280	3710	PVC	11.49
2.23	sklad	3300	3770	PVC	10.48
2.24	WC muži	3070	3680	dlažba	8.42
2.25	kuchyňka	3310	3730	PVC	6.17
2.26	chodba	3280	3700	PVC	23.64
2.27	WC ženy	2640	2640	dlažba	7.97
2.28	učebna	3220	3680	PVC	38.28
2.29	učebna	3230	3720	PVC	36.12
2.30	sklad	3620	3620	koberec	10.27
2.31	kancelář	3300	3750	koberec	23.06
2.32	kancelář	3300	3720	koberec	18.04
2.33	kancelář	3300	3730	koberec	17.20
2.34	kancelář	3270	3760	koberec	18.70
2.35	kancelář	3270	3740	koberec	19.89
2.36	kancelář	3300	3760	koberec	18.73
2.37	kancelář	3290	3720	koberec	19.47
2.38	kancelář	3300	3760	koberec	17.94
2.39	kancelář	3270	3750	koberec	17.69
2.40	kancelář	3300	3740	koberec	19.19
2.41	sklad	3200	3200	beton	17.21
2.42	sprcha	2710	2710	dlažba	3.61
2.43	WC muži	2700	2700	dlažba	17.35
2.44	chodba	3250	3760	PVC	69.15
2.45	sklad	3340	3780	PVC	10.69
2.46	kancelář	3280	3760	koberec	8.02
2.47	kancelář	3280	3710	koberec	12.85
2.48	kancelář	3280	3700	koberec	18.83
2.49	sklad	3280	3750	PVC	20.32
2.50	předsíň	2700	2700	dlažba	4.83
2.51	WC	2700	2700	dlažba	3.71
2.52	schodiště	3450	3880	dlažba	14.74
2.53	schodiště	3560	3810	dlažba	18.82
2.54	schodiště	3580	3830	dlažba	19.03
1. patro celkem					952,94

LEGENDA

- OTOPNÁ VODA - PŘÍVODNÍ
- OTOPNÁ VODA - VRÁTNÉ
- DOMOVNÍ PLYNOVOD
- 01 OZNAČENÍ STOUPAJÍCÍHO POTRUBÍ
- OTOPNÉ TĚLESO (DESKOVÉ, ČLÁNKOVÉ)

LEGENDA ARMATUR

- KK KULOVÝ KOHOUT
- VK VYPOUŠTĚCÍ KOHOUT

podklady, materiál měly		T. pop		
 EnergySim Specializované programy pro Vaše domovy a firmy ODPORCE - PROJEKCE TČP - POHODLIVOST EnergySim Praha Čestmírovská 204/22, 152 08 Praha 5-Bžďov EnergySim Jihlava Mlýnská 40/17, 586 01 Jihlava nad Moravou tel.: +420 775 665 128 tzb@energysim.cz www.energysim.cz		Stavba REKONSTRUKCE PLYNOVÉ KOTELNY parcela č. 62, k. ú. Nové Město (727181) Místní část: PŮDORYS 2. NP Investor: NÚO Národohospodářský ústav AV ČR, v. v. i. Město: Praha Číslo: VYTÁPĚNÍ		Číslo D.1.4.A Číslo 06 Číslo 18313 Měřítko 1:100 Datum 12/2019
Stupeň projektu DPS		Kvalita Jakub Maláček	Druh projektu Ing. Petr Kotek, Ph.D.	