


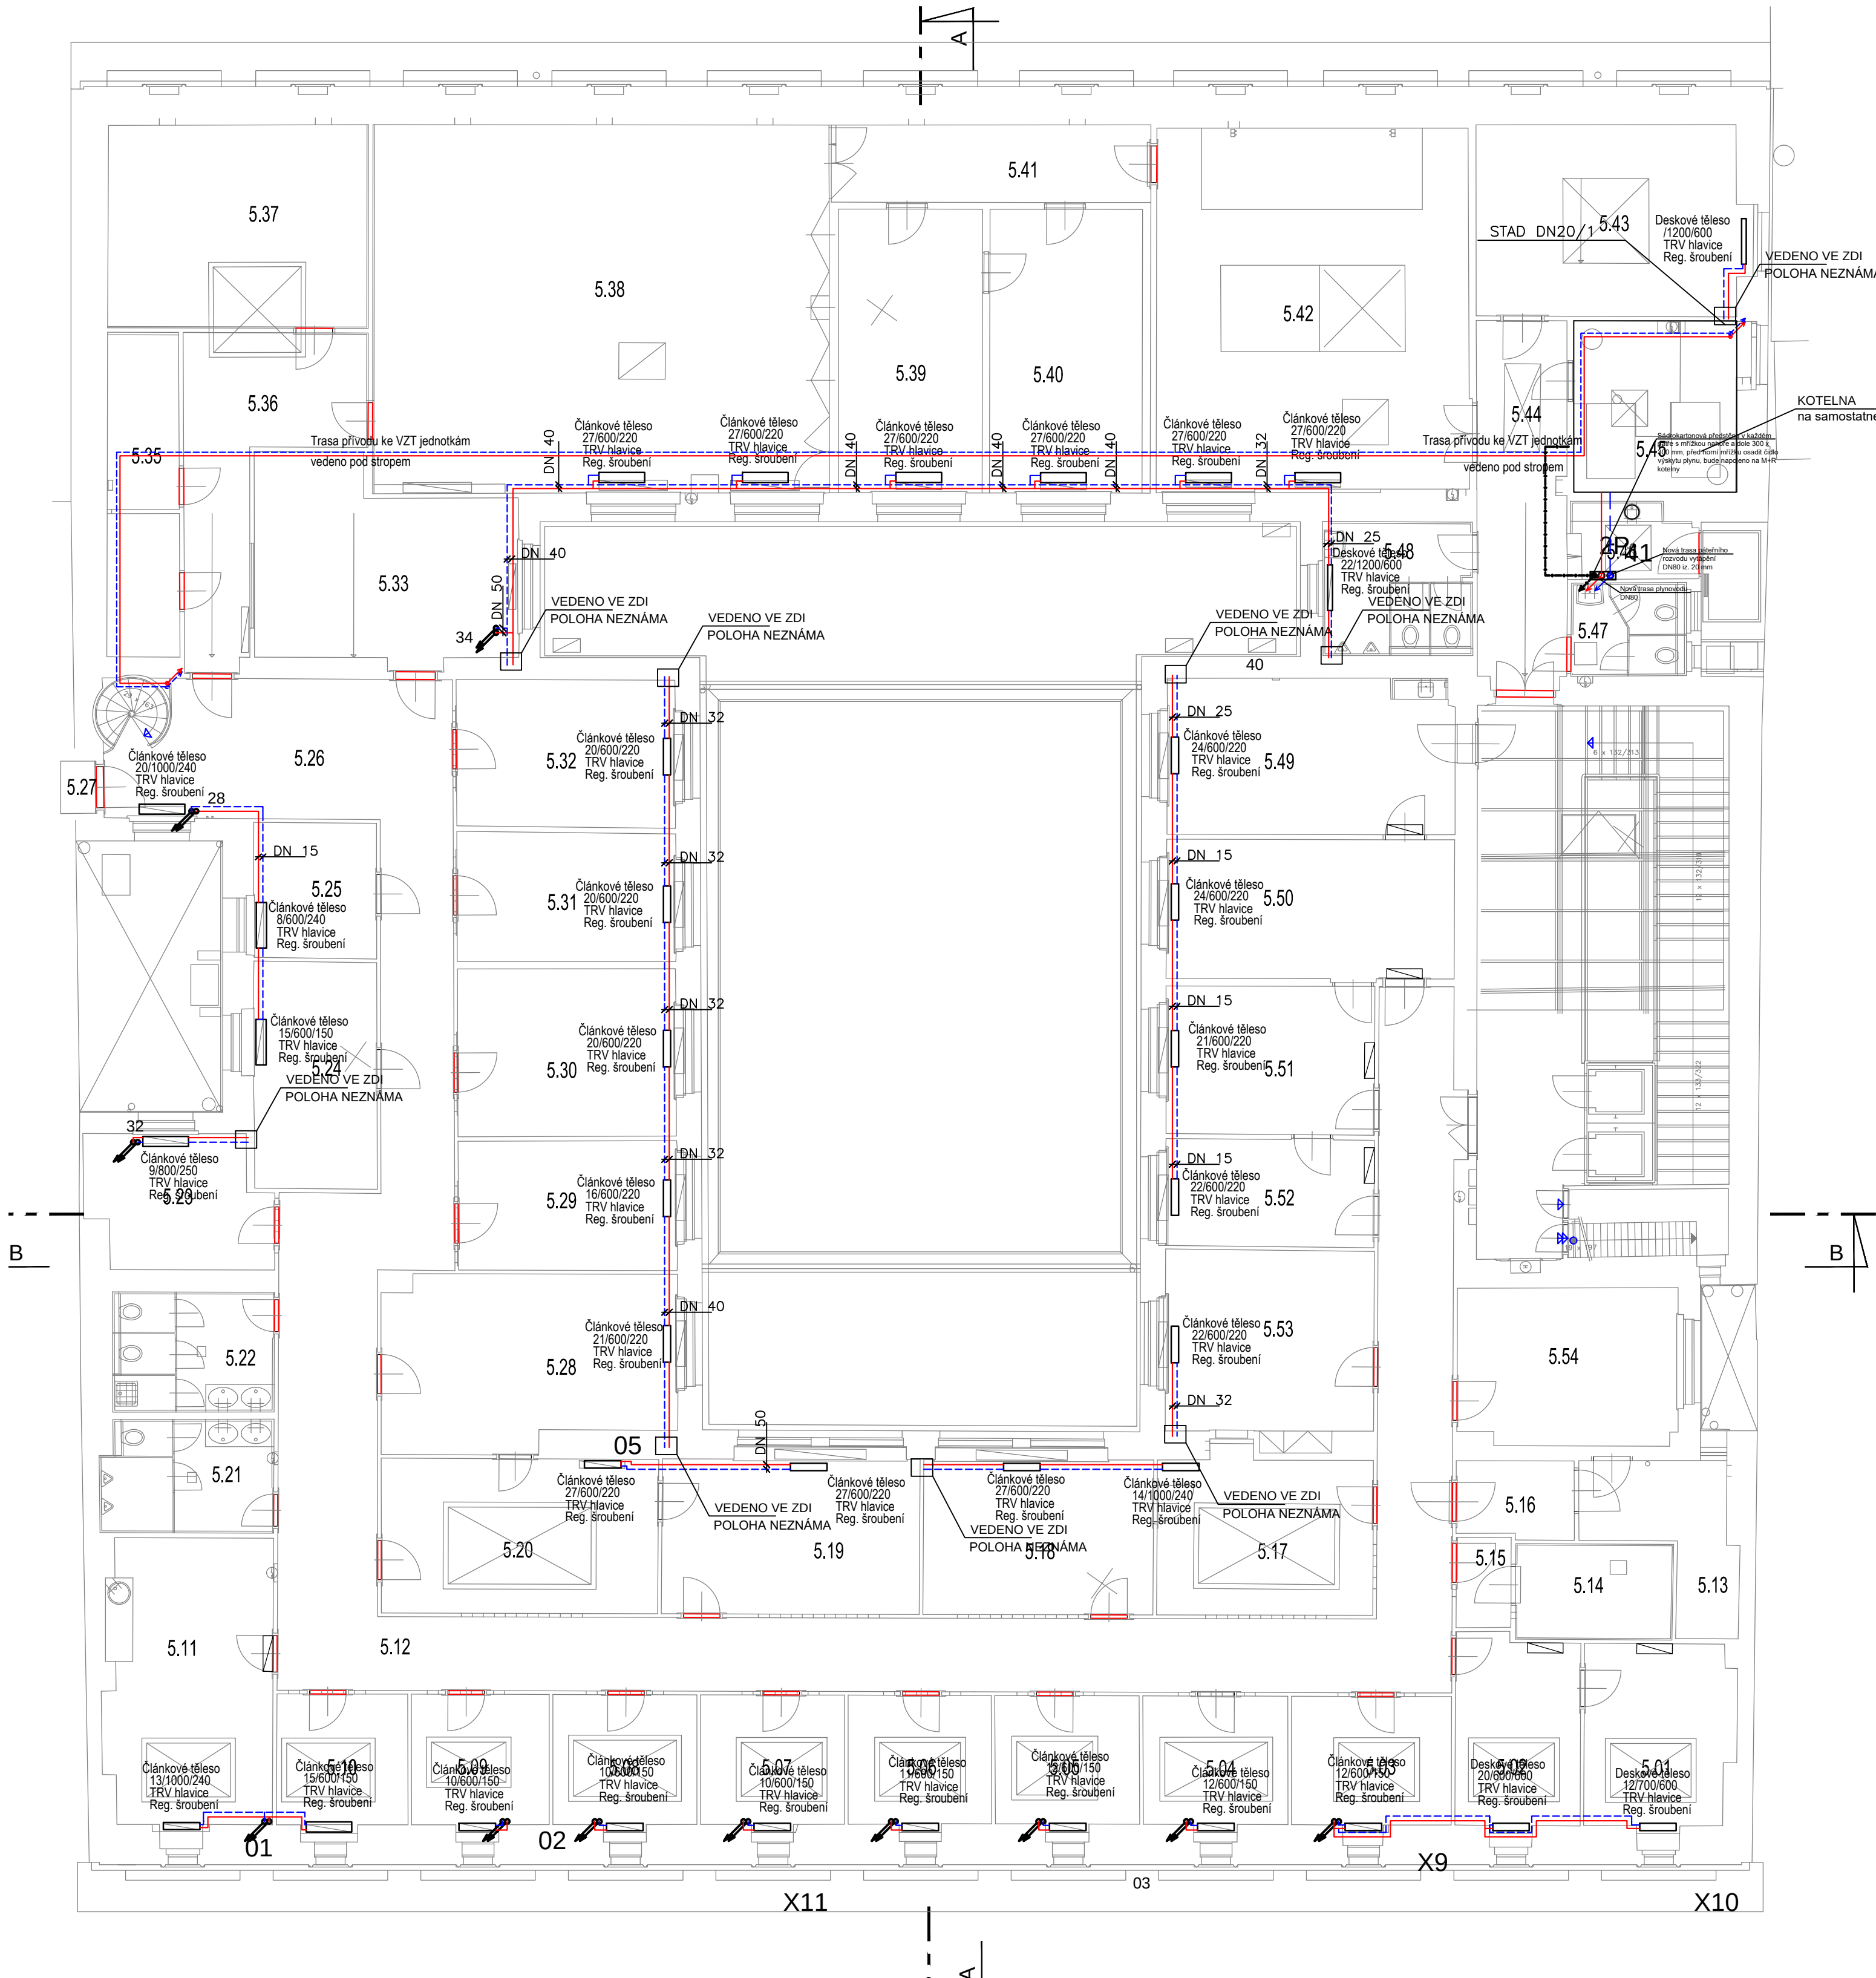

POZNÁMKA VYTÁPĚNÍ:
STÁVAJÍCÍ ROZVODY OTOPNÉ VODY K OTOPNÝM TĚLESŮM JSOU PŘEVÁŽNĚ OCELOVÉ (MĚDĚNÉ). OCELOVÉ PŘÍPOJOVACÍ POTRUBÍ K OTOPNÝM TĚLESŮM JE PROVEDENO V DIMENZI DN 20. MĚDĚNÉ PŘÍPOJOVACÍ POTRUBÍ JE PROVEDENO V DIMENZI DN 15. VĚTŠINA ROZVODŮ JE VEDENA VE ZDECH NEBO PODLAHÁCH. OTOPNÁ TĚLESA JSOU PŘEVÁŽNĚ LITINOVÁ ČLÁNKOVÁ A OCELOVÁ DESKOVÁ. VEŠKERÁ OTOPNÁ TĚLESA JSOU OPATŘENY TERMOSTATICKOU HLAVICÍ A TERMOSTATICKÝM VENTILEM. K TĚLESŮM BUDE DOPLNĚNO REGULAČNÍ ŠROUBENÍ V ROHOVĚM NEBO PŘÍMÉM PROVEDENÍ STÁVAJÍCÍ A PŘEDPOKLÁDÁNÉ POLOHY POTRUBÍ BYLY ZAKRESLENY NA ZÁKLADĚ VIZUÁLNÍ PROHLÍDKY OBJEKTU S DOKRESLENÍM DLE PŮVODNÍHO PROJEKTU (NĚKTERÉ ČÁSTI OBJEKTU NEBYLY PŘÍSTUPNÉ).

POZNÁMKA PLYNOVOD:
POTRUBÍ PLYNOVODU BUDE Z OCELI, STÁVAJÍCÍ VIDITELNÉ ROZVODY BUDOU DEMONTOVÁNY. POTRUBÍ BUDE VEDENO POD STORPEM A UMÍSTĚNO NA VÝOŽNÍKY NEBO PŘICHYCENO KE STROPU POMOCÍ OBJÍMEK A ZÁVITOVÝCH TYČÍ.
POTRUBÍ PLYNOVODU BUDE V PROSTUPECH PŘES KONSTRUKCE OPATŘENO CHRÁNIČKOU, ALESPOL O DIMENZI VĚTŠÍ NEŽ POTRUBÍ PLYNOVODU PŘESAHUJÍCÍ STAVEBNÍ KONSTRUKCE NA OBE STRANĚ O 10 cm.
CHRÁNIČKY BUDOU PROVEDENY ZE STEJNÉHO MATERIÁLU JAKO POTRUBÍ PLYNOVODU A BUDOU UTĚŠNĚNY TRVALÉ PLASTICKÝ TMELEM.
STÁVAJÍCÍ A PŘEDPOKLÁDÁNÉ POLOHY POTRUBÍ BYLY ZAKRESLENY NA ZÁKLADĚ VIZUÁLNÍ PROHLÍDKY OBJEKTU S DOKRESLENÍM DLE PŮVODNÍHO PROJEKTU (NĚKTERÉ ČÁSTI OBJEKTU NEBYLY PŘÍSTUPNÉ).

- LEGENDA**
- OTOPNÁ VODA - PŘÍVODNÍ
 - OTOPNÁ VODA - VRATNÉ
 - DOMOVNÍ PLYNOVOD
 - 01 OZNAČENÍ STOUPAJÍCÍHO POTRUBÍ
 - OTOPNÉ TĚLESO (DESKOVÉ, ČLÁNKOVÉ)
- LEGENDA ARMATUR**
- KK KULOVÝ KOHOUT
 - VK VYPOUŠTĚČ KOHOUT

Tabulka místností					
Číslo	Účel	Výška min.	Výška max.	Podlaha	Plocha(m2)
5.01	kancelář	2900	2900	koberec	12.94
5.02	kancelář	2910	2910	koberec	11.42
5.03	kancelář	2830	2830	koberec	10.00
5.04	kancelář	2840	2840	koberec	9.07
5.05	kancelář	2850	2850	koberec	9.05
5.06	kancelář	2850	2850	koberec	9.01
5.07	kancelář	2850	2850	koberec	9.08
5.08	kancelář	2840	2840	koberec	9.13
5.09	kancelář	2850	2850	koberec	8.77
5.10	kancelář	2870	2870	koberec	8.46
5.11	kuchyň	2860	2860	koberec	22.76
5.12	chodba	2460	2460	PVC	81.37
5.13	sklad	2930	2930	PVC	8.58
5.14	sklad	2870	2870	koberec	6.90
5.15	sklad	2920	2920	PVC	2.37
5.16	sklad	2960	2960	PVC	4.29
5.17	kancelář	2840	2840	koberec	16.40
5.18	kancelář	2860	2860	koberec	18.12
5.19	kancelář	2880	2880	koberec	20.22
5.20	kancelář	2890	2890	koberec	20.53
5.21	WC muži	2640	2640	dlažba	9.11
5.22	WC ženy, úklid	2610	2610	dlažba	9.04
5.23	kancelář	2620	2900	koberec	11.05
5.24	kancelář	2890	2890	koberec	13.41
5.25	kancelář	2890	2890	koberec	7.98
5.26	chodba	2500	2500	PVC	41.20
5.27	komora	2140	2140	koberec	0.89
5.28	kancelář	2880	2880	koberec	24.16
5.29	kancelář	2890	2890	koberec	13.95
5.30	kancelář	2910	2910	koberec	17.94
5.31	kancelář	2880	2880	koberec	13.91
5.32	kancelář	2900	2900	koberec	15.84
5.33	kancelář	3430	4330	koberec	23.03
5.34	sklad	4250	4250	PVC	4.99
5.35	sklad	3410	3620	PVC	6.07
5.36	chodba	3450	4350	PVC	17.19
5.37	sklad	3670	3670	PVC	25.32
5.38	učebna	3600	3600	PVC	80.58
5.39	kancelář	3650	3650	koberec	19.62
5.40	kancelář	3670	3670	koberec	20.79
5.41	chodba	3680	3680	PVC	11.91
5.42	učebna	3510	3730	PVC	54.52
5.43	sklad	3570	3570	PVC	24.48
5.44	chodba	2990	4390	PVC	15.69
5.45	koteln	4080	4610	dlažba	13.76
5.46	kuchyňka	4220	4220	dlažba	4.50
5.47	WC	2480	2480	dlažba	4.76
5.48	WC	4340	4340	dlažba	9.30
5.49	kancelář	1940	2580	koberec	21.87
5.50	kancelář	2590	2590	koberec	19.68
5.51	kancelář	2890	2890	koberec	15.22
5.52	kancelář	2880	2880	koberec	11.12
5.53	kancelář	2860	2860	koberec	19.31
5.54	archiv	2590	2900	PVC	16.42
5.55	komora	3370	3740	PVC	5.01
5.56	schodiště	3190	4560	dlažba	34.03
4. patro celkem					956,12

posledy, kontrolní záznam Revize č.1 - úprava rekonstruovaných částí potrubí plynu a rozvodů vytápění k VZT jednotkám	č. ústí		
EnergySim Specializovaný partner pro Vaše dopravní energetiku ODPORCE - PROJEKCE T22 - POROVNEDNÍ EnergySim Praha EnergySim Jablonec Ladislavská ulice 185/22, Městský nádraží 430/17 160 00 Praha 6 - Střeková 460 01 Jablonec nad Nisou tel.: +420 775 665 128 t22@energysim.cz www.energysim.cz	Stavba REKONSTRUKCE PLYNOVÉ KOTELNY parotní č. 62, k. ú. Nové Město (727161) Doba: PŮDORYS 5. NP Investor: NHÚ Národohospodářský ústav AV ČR, v. v. i. Místo stavby: Praha Číslo: VYTÁPĚNÍ		č. ústí D.1.4.A č. výnosu 09 č. výkresu 18313 Měřítko 1:100 Datum 12/2019
Stupeň projektu: GPS	Kreslil: Jakub Maláček Zob. projektant Ing. Petr Kohák, Ph.D.		