




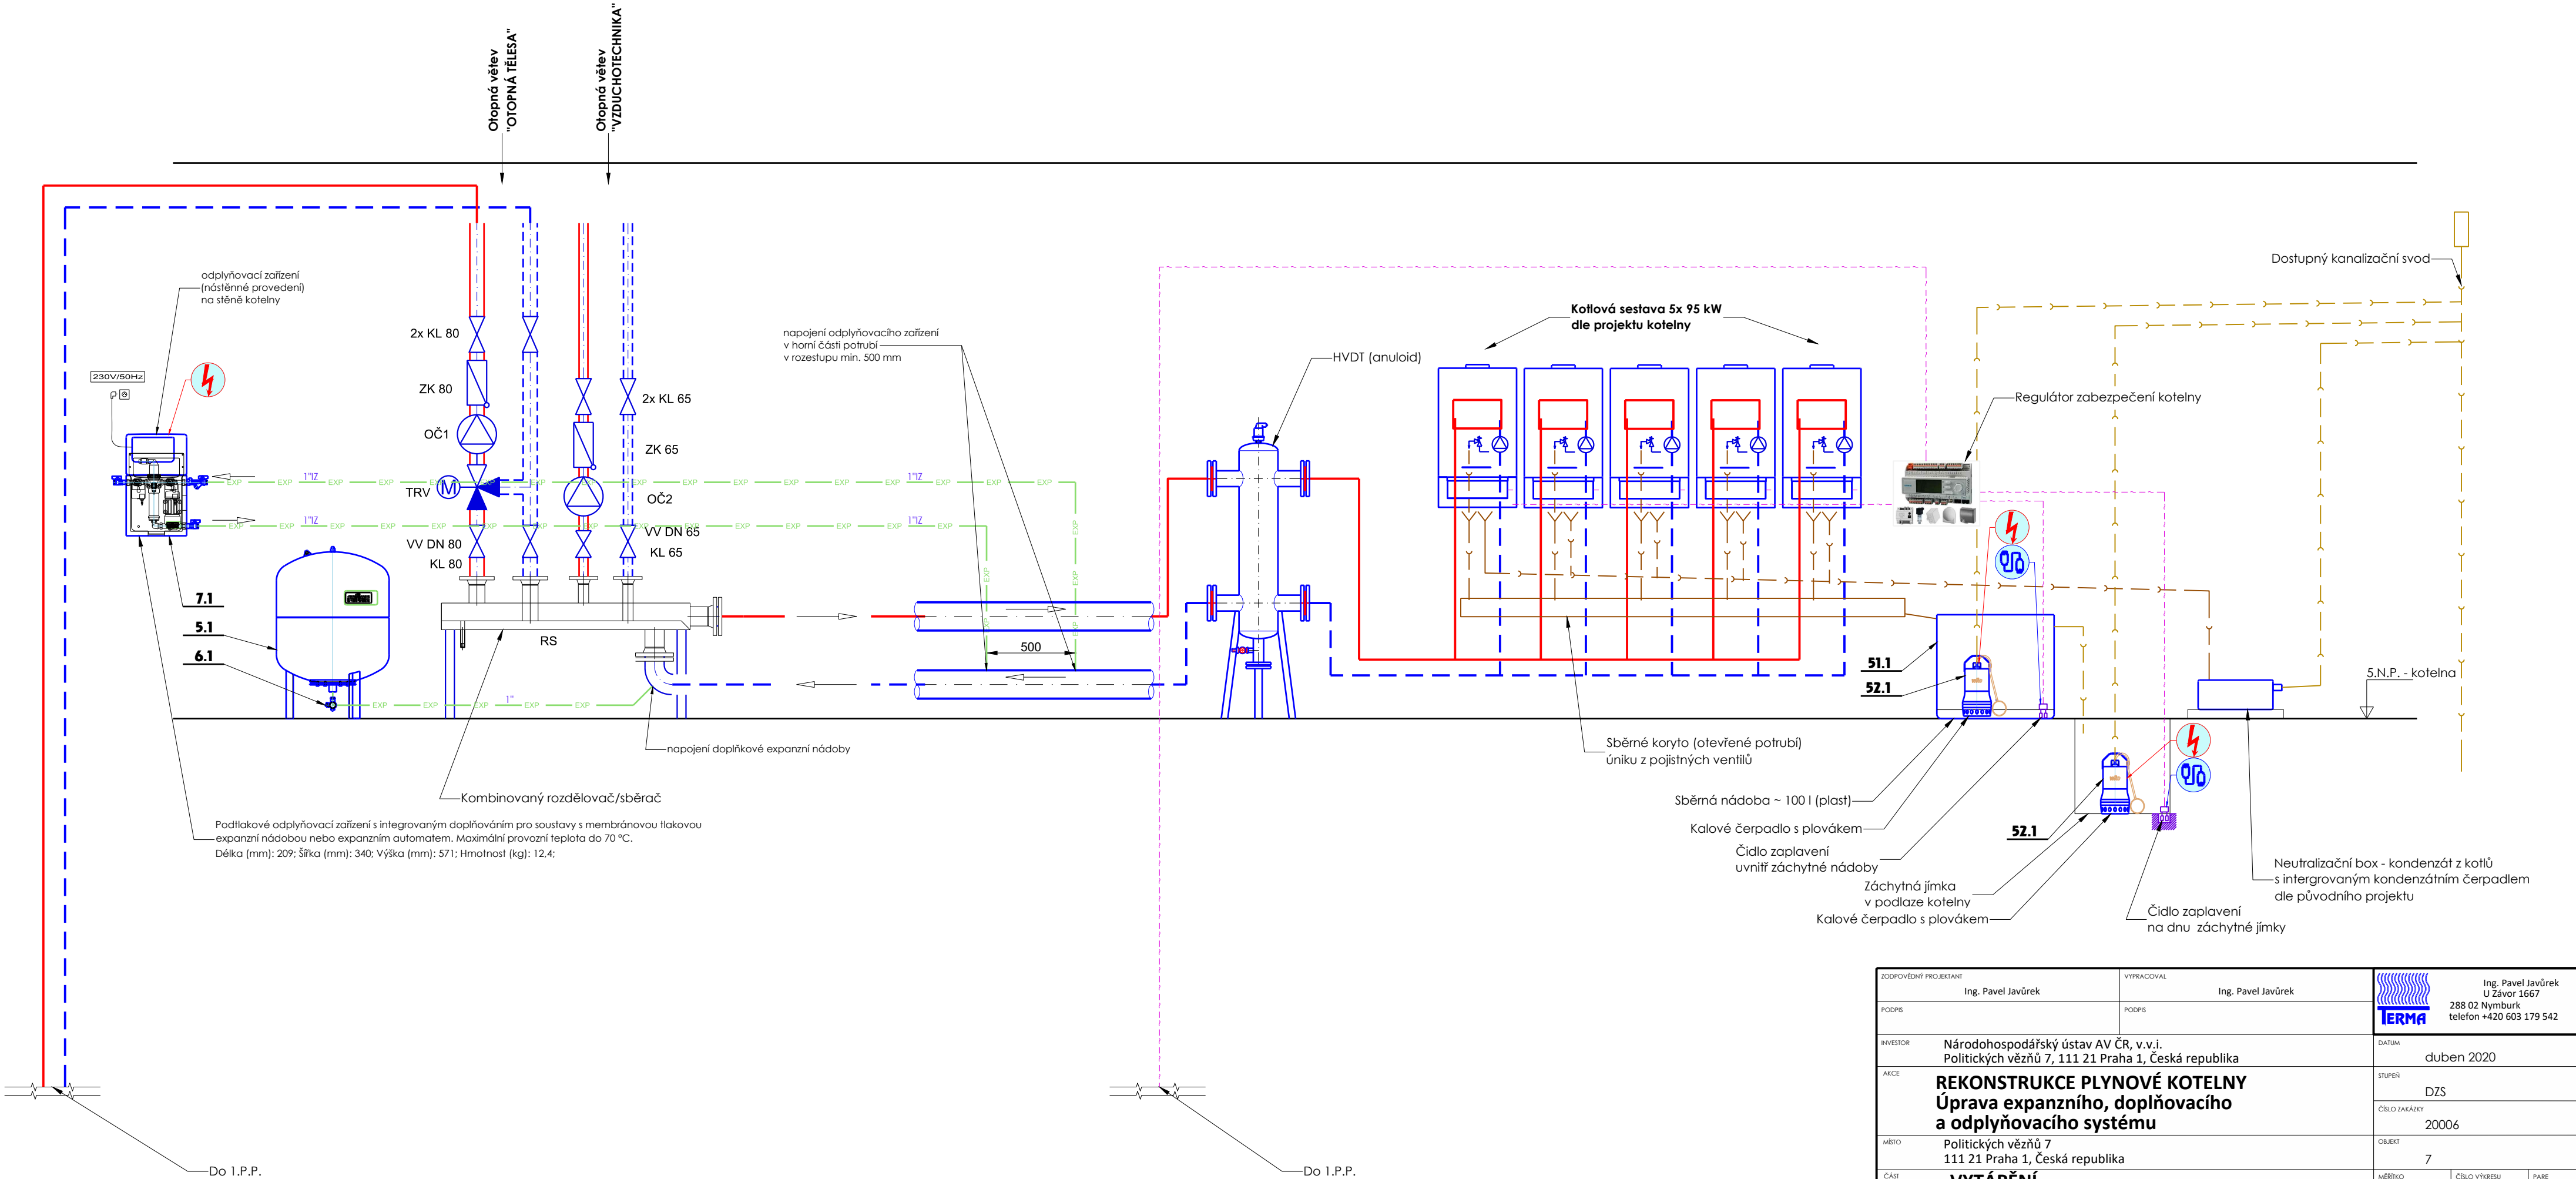

ZODPOVĚDNÝ PROJEKTANT Ing. Pavel Javůrek		VYPRACOVAL Ing. Pavel Javůrek	 Ing. Pavel Javůrek U Žavor 1667 288 02 Nymburk telefon +420 603 179 542	
PODPIS		PODPIS		
INVESTOR	Národohospodářský ústav AV ČR, v.v.i. Politických vězňů 7, 111 21 Praha 1, Česká republika		DATUM	duben 2020
AKCE	REKONSTRUKCE PLYNOVÉ KOTELNY Úprava expanzního, doplňovacího a odplyňovacího systému		STUPEŇ	DZS
ČÍSLO ZAKÁZKY			20006	
MÍSTO	Politických vězňů 7 111 21 Praha 1, Česká republika		OBJEKT	7
ČÁST	VYTÁPĚNÍ		MĚŘÍTKO	-----
OBSAH	TECHNOLOGICKÉ SCHÉMA - 5NP		ČÍSLO VÝKRESU	001
			PARE	XX

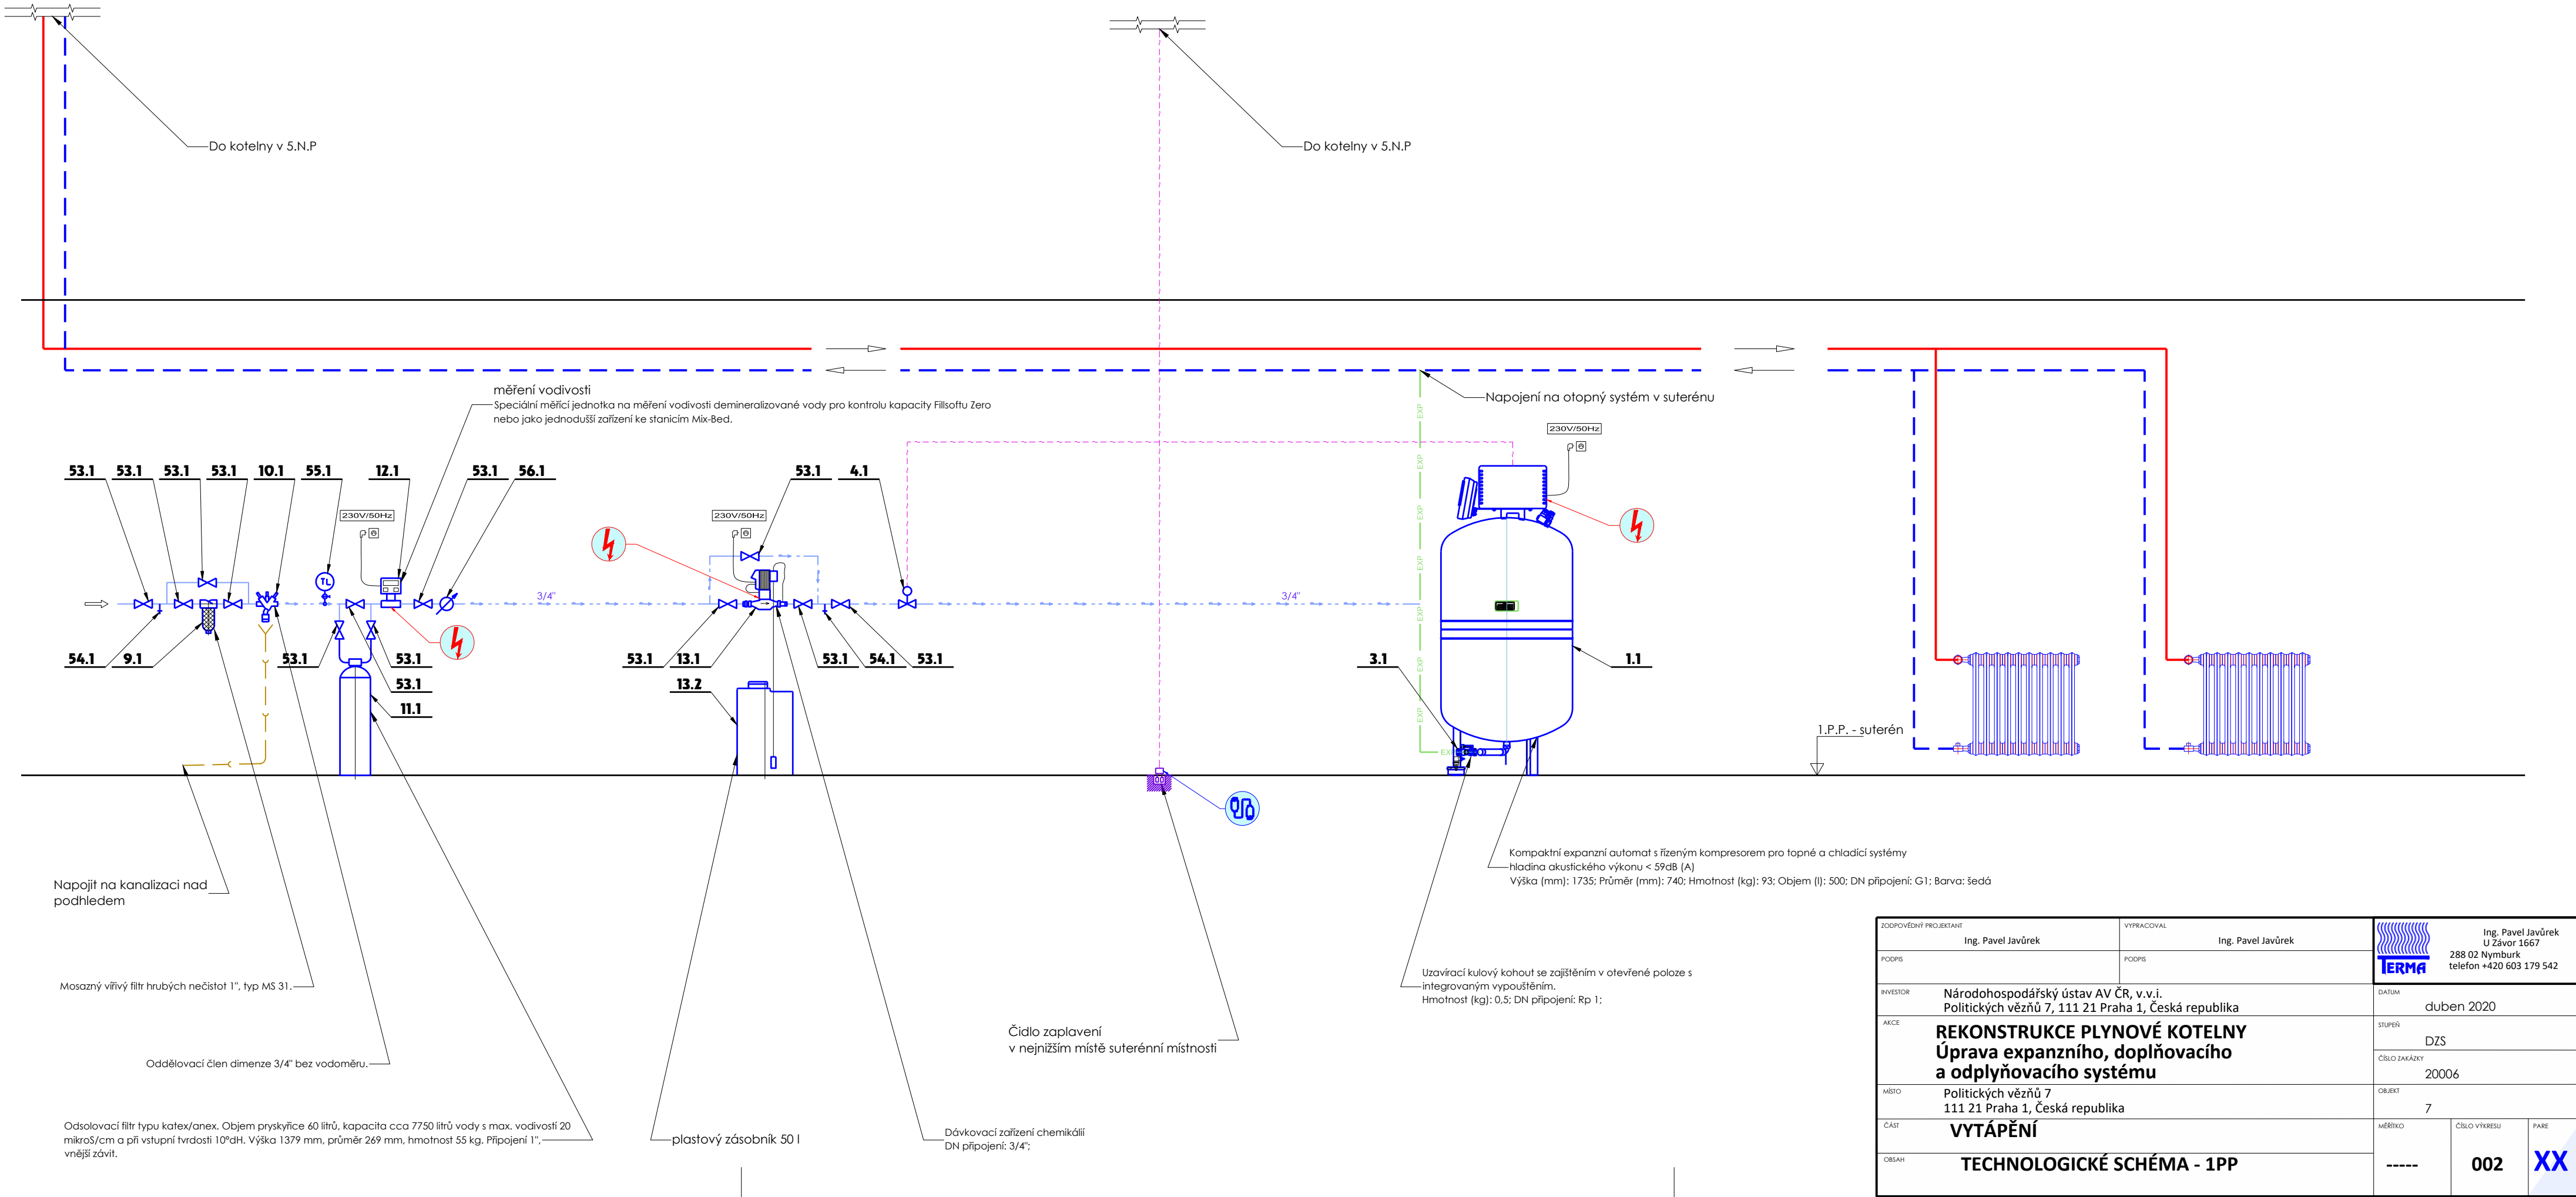



ZODPOVĚDNÝ PROJEKTANT Ing. Pavel Javůrek		VYPRACOVAL Ing. Pavel Javůrek		 Ing. Pavel Javůrek U Žavor 1667 288 02 Nymburk telefon +420 603 179 542	
PODPIS		PODPIS			
INVESTOR	Národohospodářský ústav AV ČR, v.v.i. Politických vězňů 7, 111 21 Praha 1, Česká republika			DATUM	duben 2020
AKCE	REKONSTRUKCE PLYNOVÉ KOTELNY Úprava expanzního, doplňovacího a odplyňovacího systému			STUPEŇ	DZS
				ČÍSLO ZAKÁZKY	20006
MÍSTO	Politických vězňů 7 111 21 Praha 1, Česká republika			OBJEKT	7
ČÁST	VYTÁPĚNÍ			MĚŘÍTKO	-----
OBSAH	TECHNOLOGICKÉ SCHÉMA - 1PP			ČÍSLO VÝKRESU	002
					XX


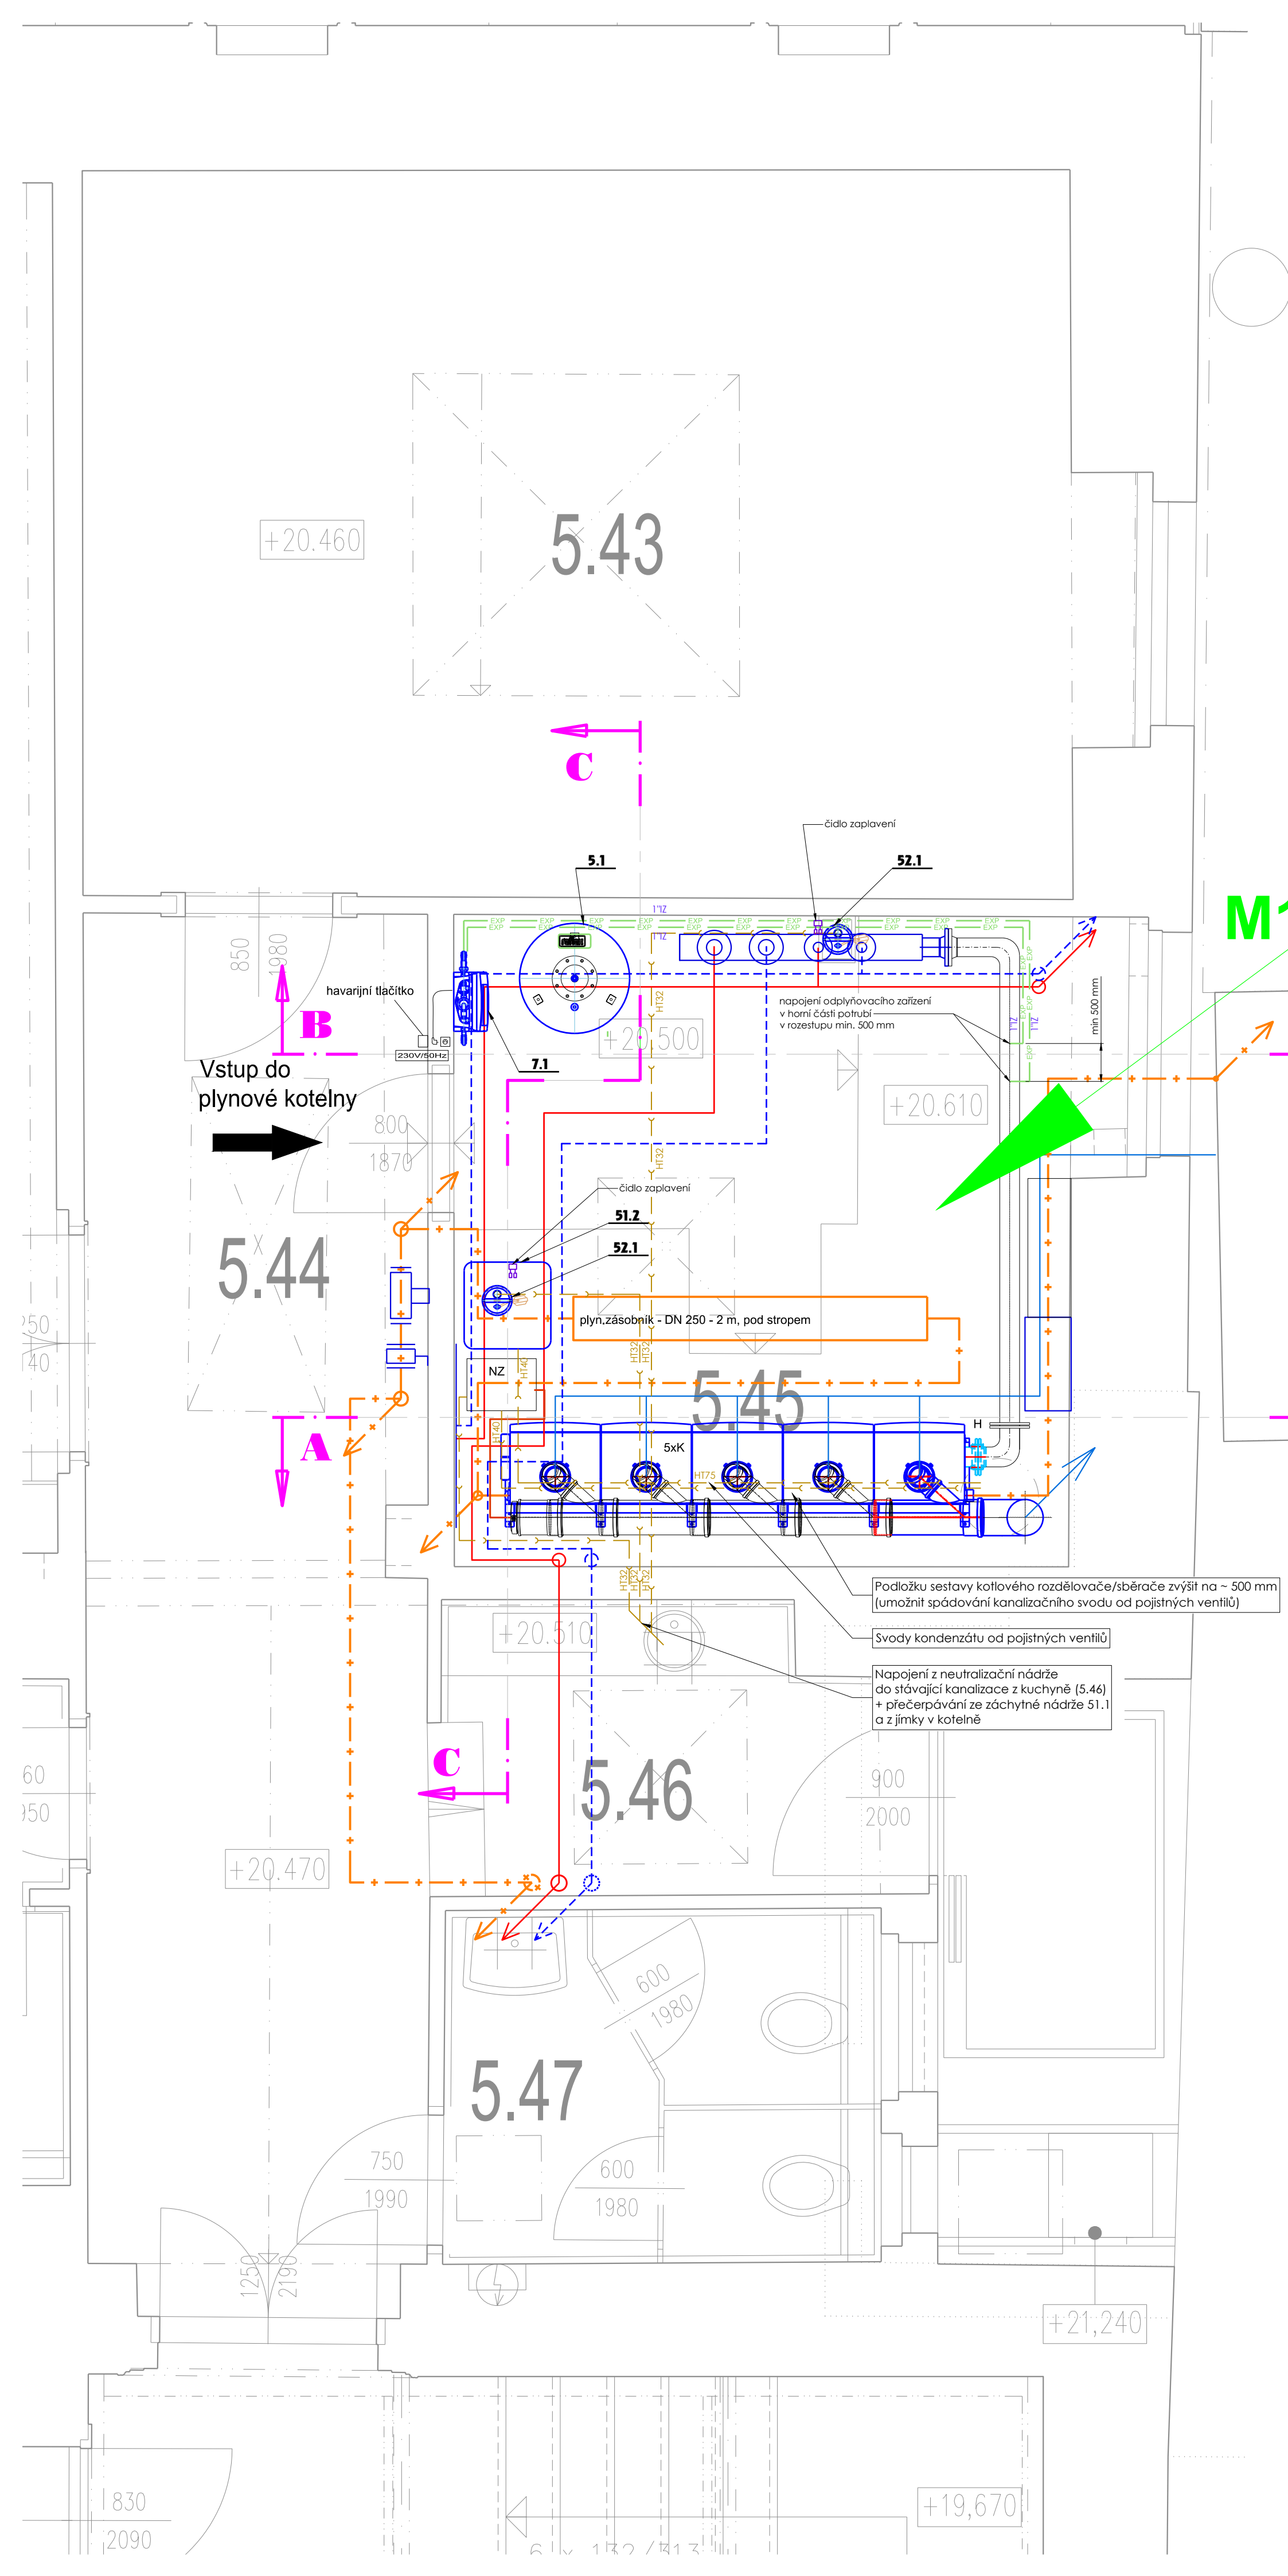


M1:200

 M1:25

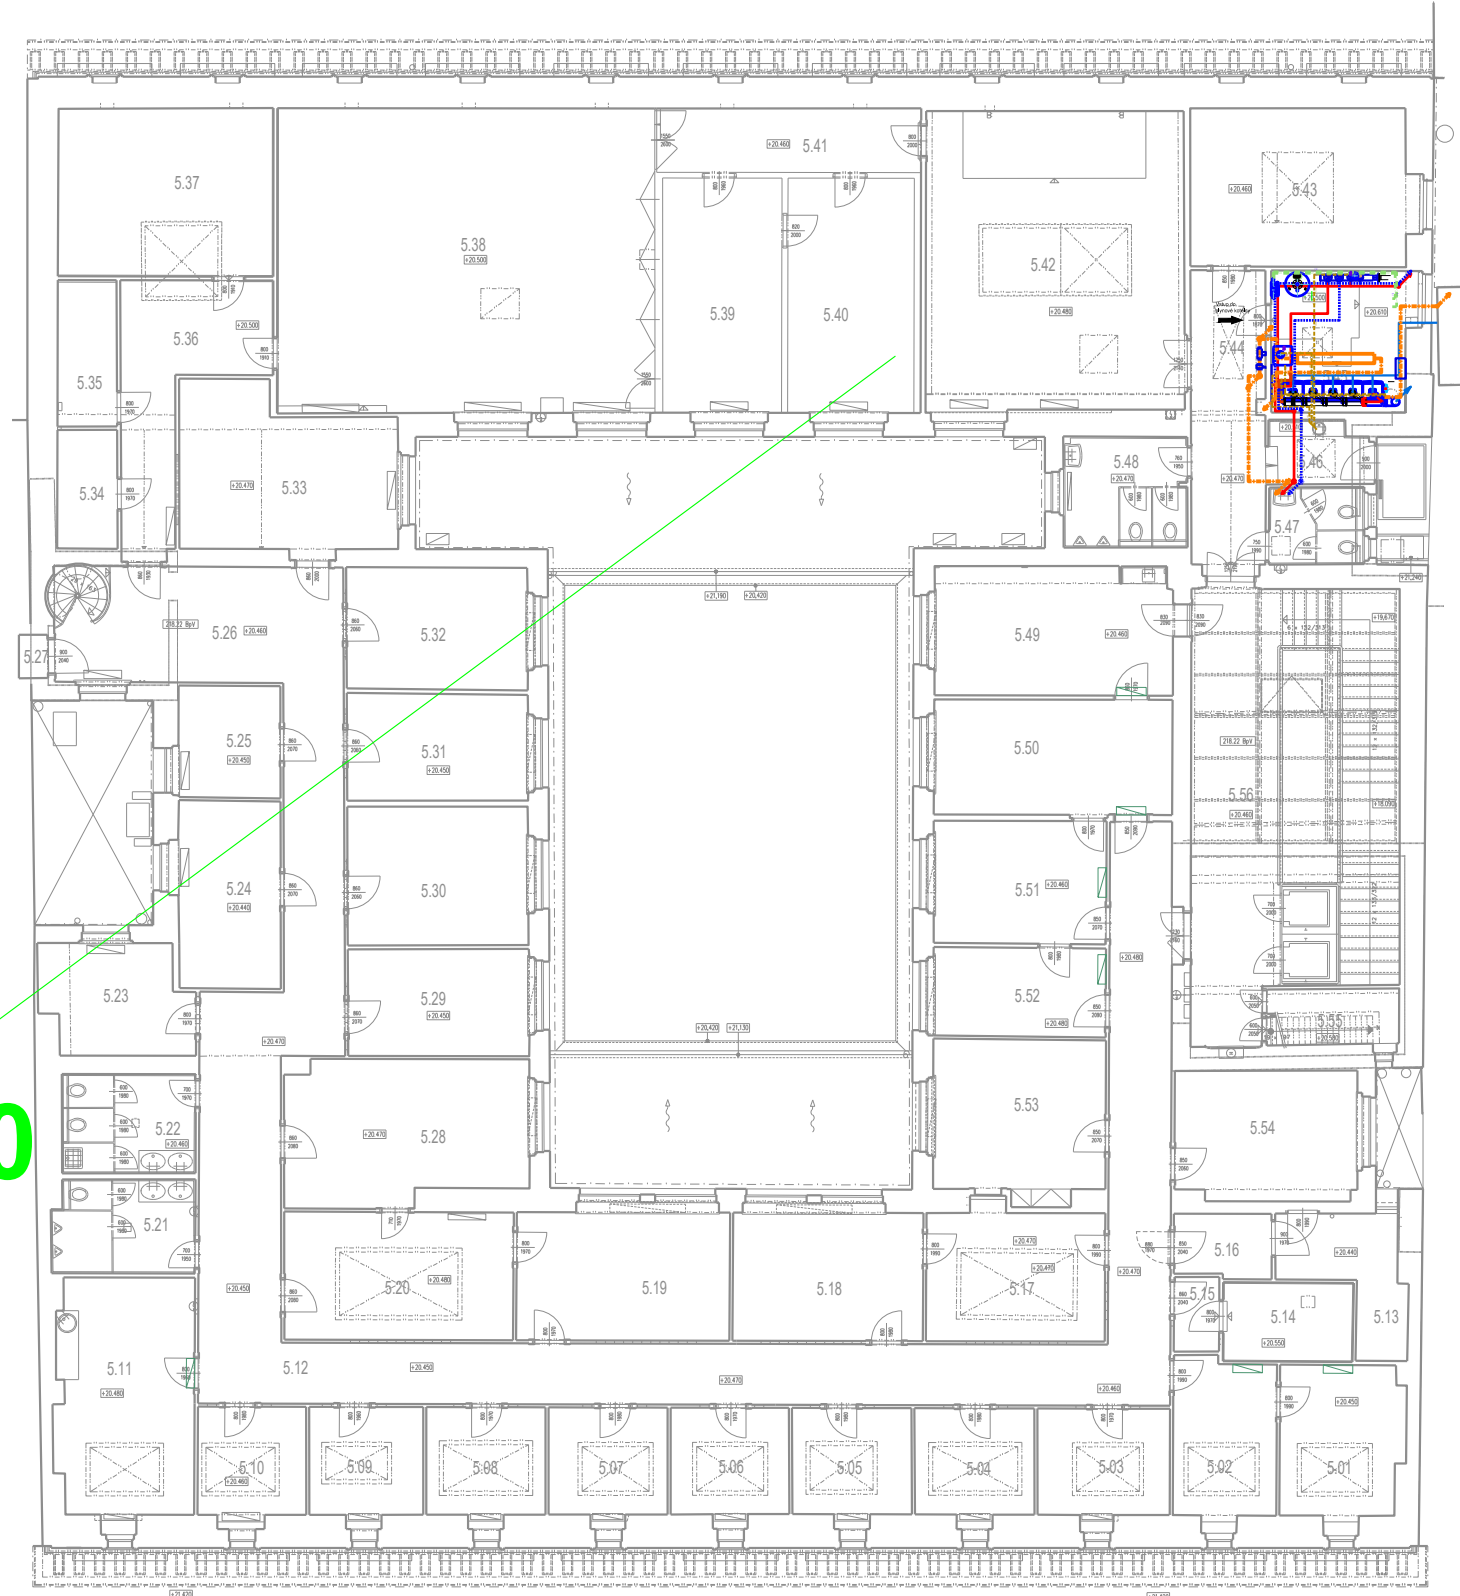


ZODPOVĚDNÝ PROJEKTANT Ing. Pavel Javůrek		VYPRACOVAL Ing. Pavel Javůrek		 Ing. Pavel Javůrek U Závor 1667 288 02 Nymburk telefon +420 603 179 542
PODPS		PODPS		
INVESTOR	Národohospodářský ústav AV ČR, v.v.i. Politických vězňů 7, 111 21 Praha 1, Česká republika			DATUM duben 2020
AKCE	REKONSTRUKCE PLYNOVÉ KOTELNY Úprava expanzního, doplňovacího a odplynovacího systému			STUPEŇ DZS
MĚŘÍTO	Politických vězňů 7 111 21 Praha 1, Česká republika			ČÍSLO DOKUMENTU 20006
ČÁST	VYTÁPĚNÍ			OBJEKT 7
OBSAH	PŮDORYS 5NP			MĚŘÍTKO 1:25
			ČÍSLO VÝKRESU 003	PÁRE XX

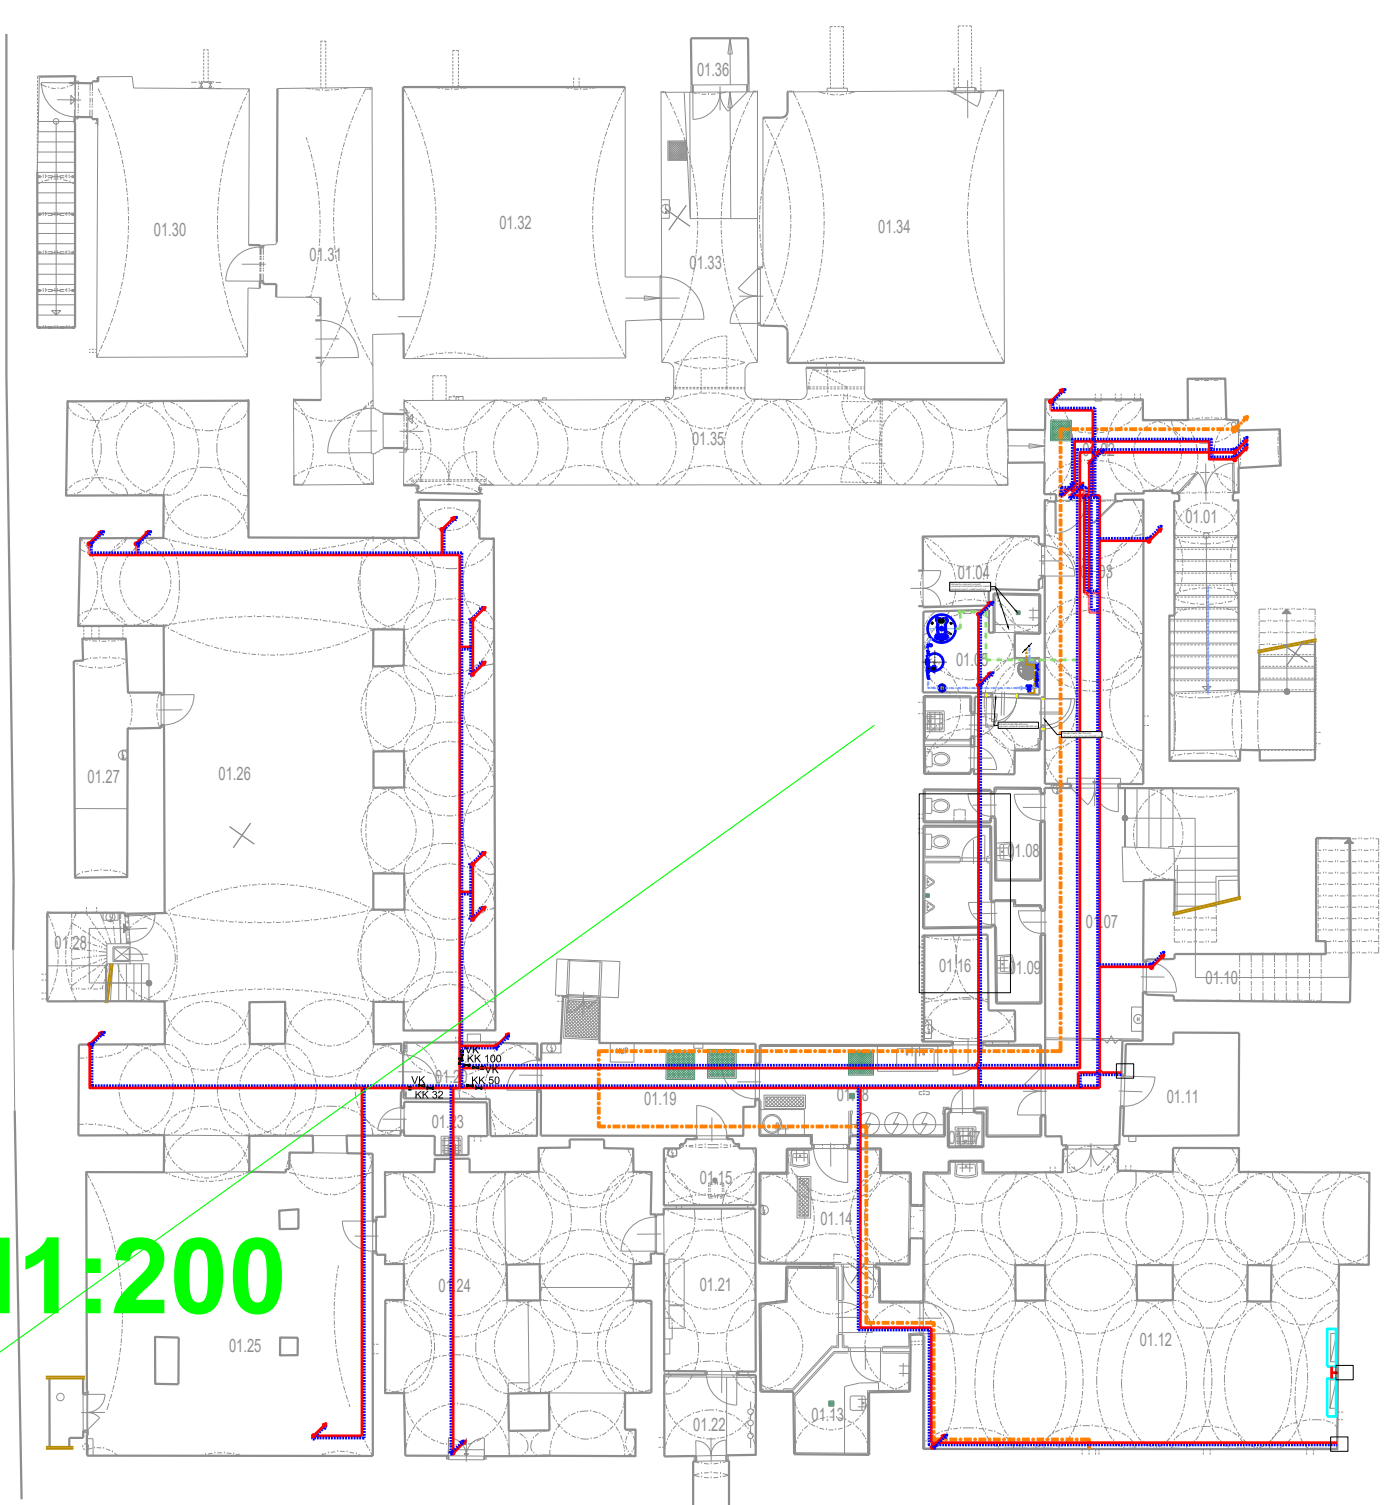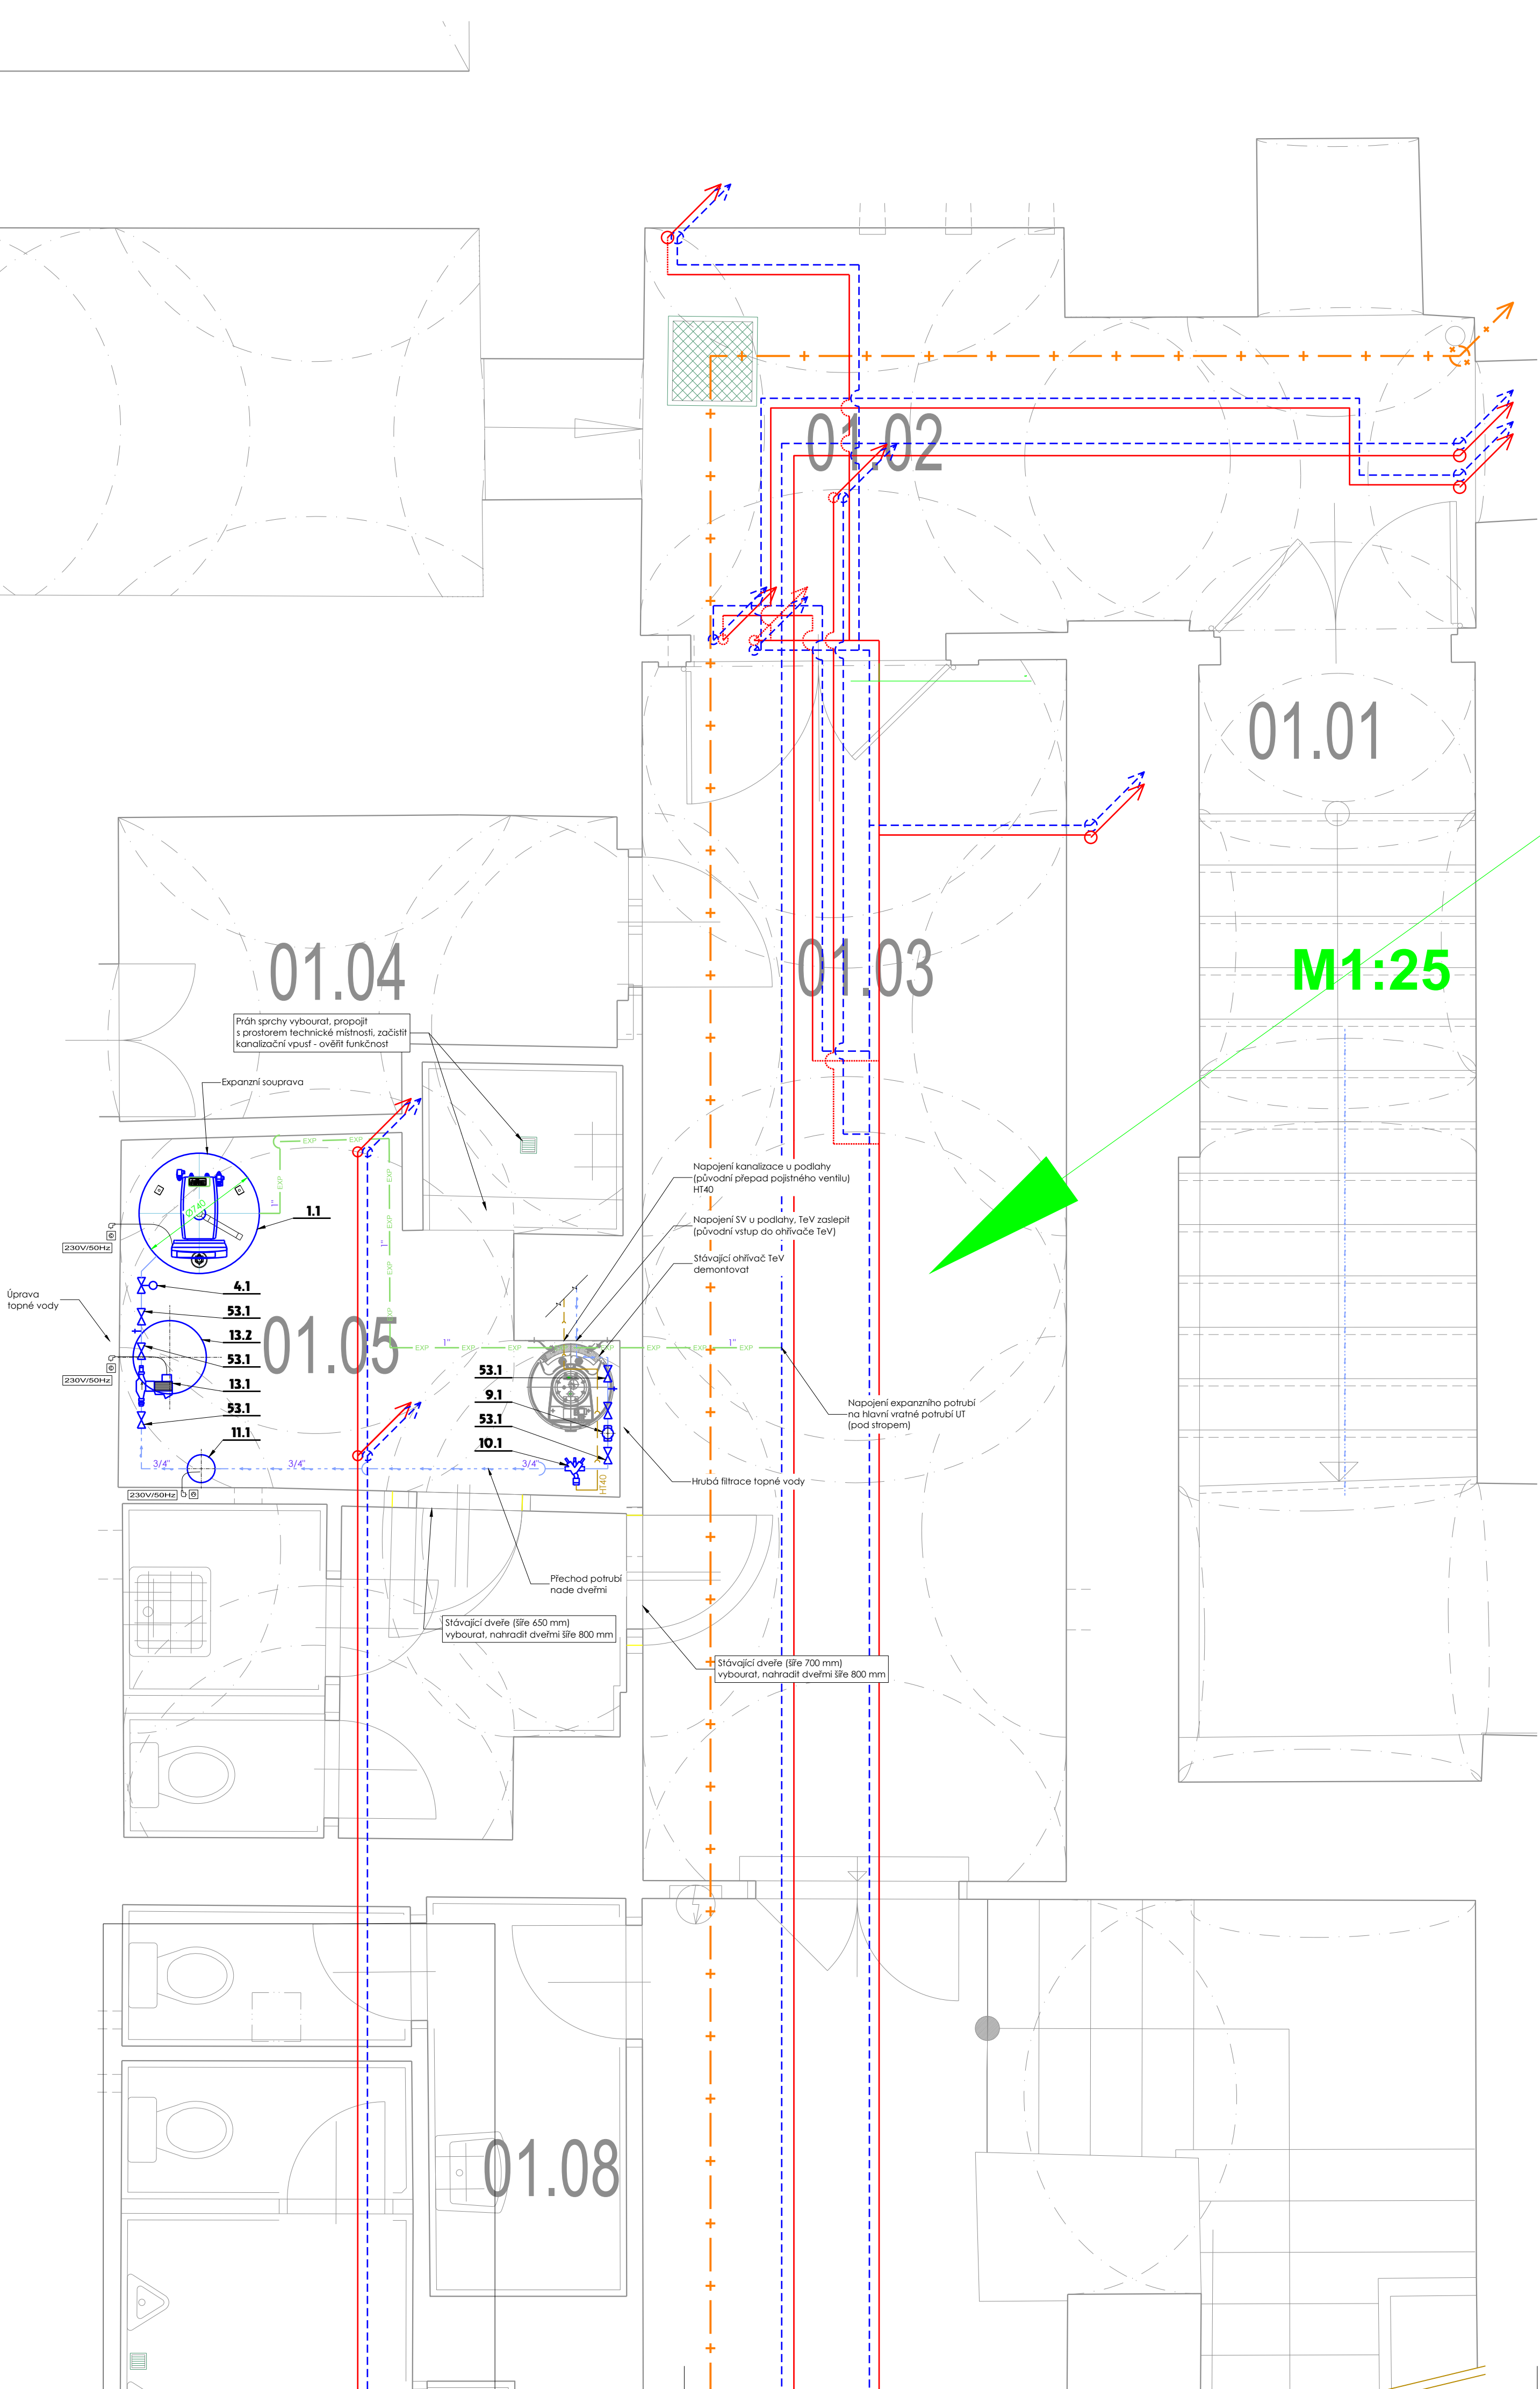

ZODPOVĚDNÝ PROJEKTANT Ing. Pavel Javůrek	VYPRACOVAL Ing. Pavel Javůrek	 Ing. Pavel Javůrek U Závora 1667 288 02 Nymburk telefon +420 603 179 542		
PODPS	PODPS	DATUM	duben 2020	
INVESTOR	Národohospodářský ústav AV ČR, v.v.i. Politických vězňů 7, 111 21 Praha 1, Česká republika		STUPĚŇ	DZS
AKCE	REKONSTRUKCE PLYNOVÉ KOTELNY Úprava expanzního, doplňovacího a odplynovacího systému		ČÍSLO DOKUMENTU	20006
MÍSTO	Politických vězňů 7 111 21 Praha 1, Česká republika		OBJEKT	7
ČÁST	VYTÁPĚNÍ		MĚŘÍTKO	1:25
OBSEK	PŮDORYS 1PP		ČÍSLO VÝKRESU	004
				XX


ŘEZ A-A

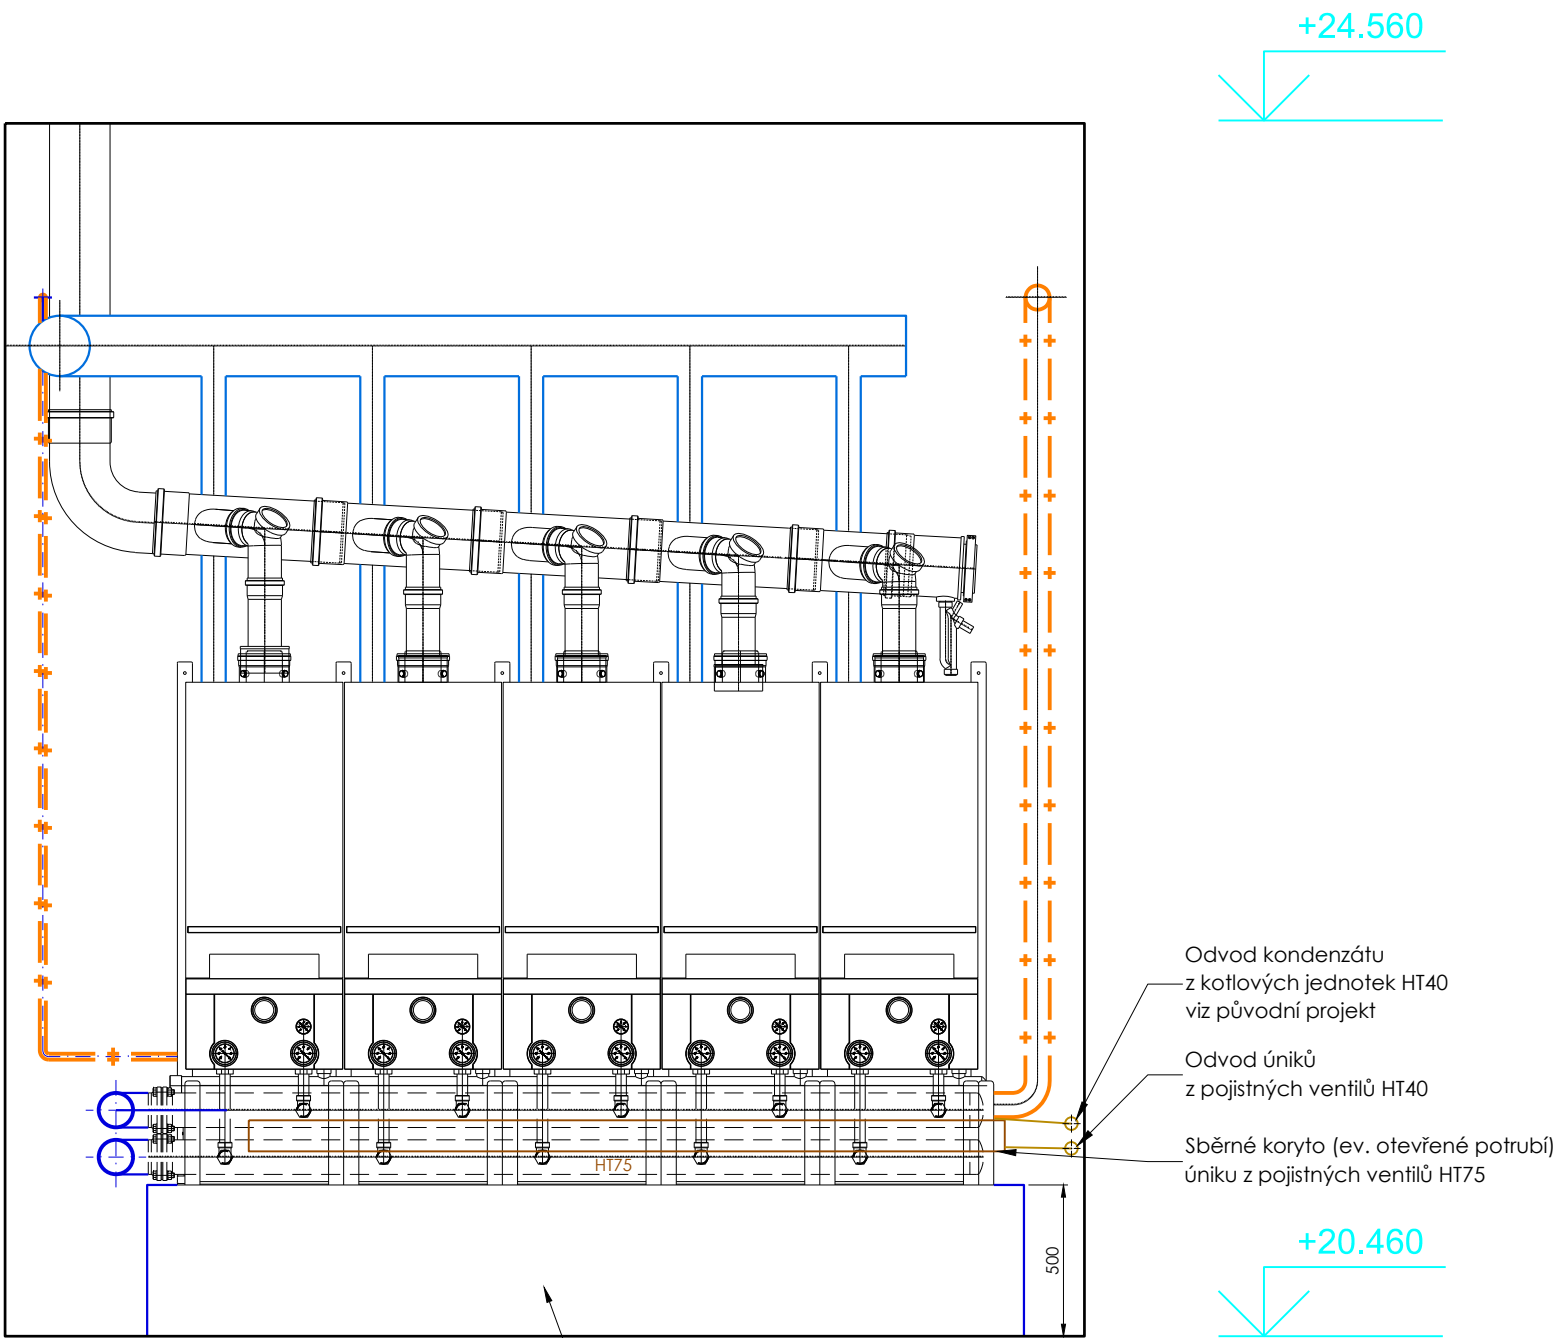

Podložku sestavy kotlového rozdělovače/sběrače zvýšit na ~ 500 mm (umožnit spádování kanalizačního svodu od pojistných ventilů)

ZODPOVĚDNÝ PROJEKTANT Ing. Pavel Javůrek		VYPRACOVAL Ing. Pavel Javůrek		 Ing. Pavel Javůrek U Závor 1667 288 02 Nymburk telefon +420 603 179 542	
PODPIS		PODPIS			
INVESTOR	Národohospodářský ústav AV ČR, v.v.i. Politických vězňů 7, 111 21 Praha 1, Česká republika			DATUM duben 2020	
AKCE	REKONSTRUKCE PLYNOVÉ KOTELNY Úprava expanzního, doplňovacího a odplyňovacího systému			STUPEŇ DZS	
				ČÍSLO ZAKÁZKY 20006	
MÍSTO	Politických vězňů 7 111 21 Praha 1, Česká republika			OBJEKT 7	
ČÁST	VYTÁPĚNÍ			MĚŘÍTKO	ČÍSLO VÝKRESU
OBSAH	ŘEZ A-A			1:25	005
					XX

ŘEZ B-B

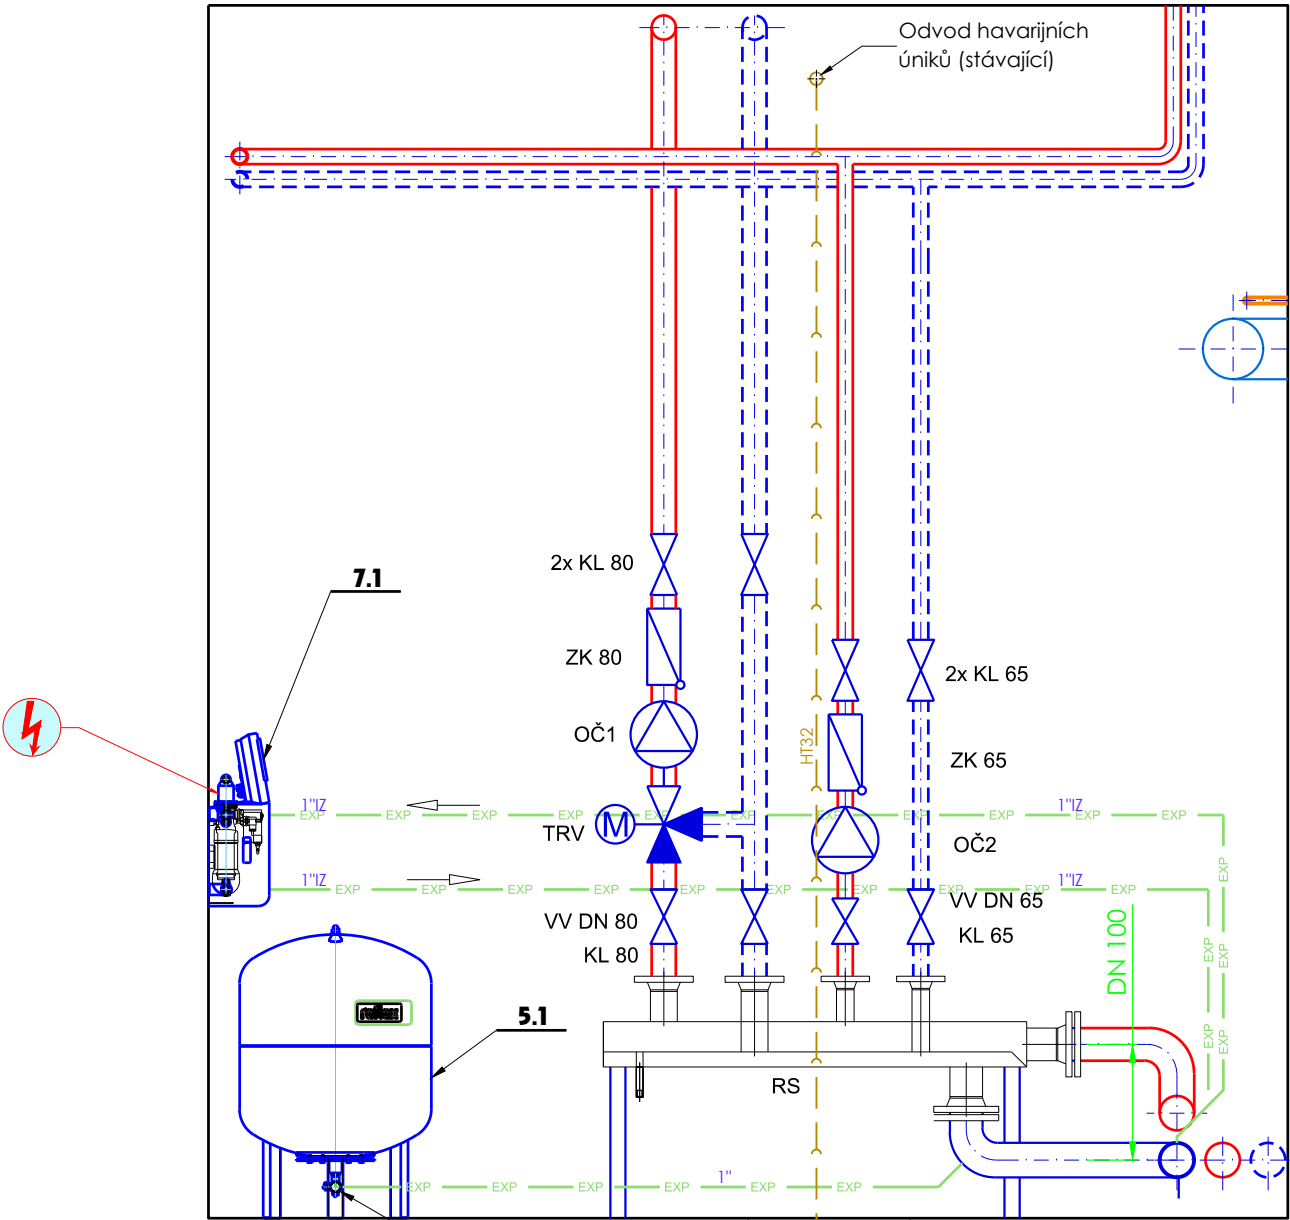


Záchytná jímka
v podlaže kotelny

Kalové čerpadlo s plovákem

Čidlo zaplavení
na dnu záchytné jímky
(odstavení kotelny z provozu)

ZODPOVĚDNÝ PROJEKTANT Ing. Pavel Javůrek		VYPRACOVAL Ing. Pavel Javůrek		 Ing. Pavel Javůrek U Závor 1667 288 02 Nymburk telefon +420 603 179 542		
PODPIS		PODPIS				
INVESTOR	Národohospodářský ústav AV ČR, v.v.i. Politických vězňů 7, 111 21 Praha 1, Česká republika			DATUM duben 2020		
AKCE	REKONSTRUKCE PLYNOVÉ KOTELNY Úprava expanzního, doplňovacího a odplyňovacího systému			STUPEŇ DZS		
				ČÍSLO ZAKÁZKY 20006		
MÍSTO	Politických vězňů 7 111 21 Praha 1, Česká republika			OBJEKT 7		
ČÁST	VYTÁPĚNÍ			MĚŘÍTKO	ČÍSLO VÝKRESU	PARE
OBSAH	ŘEZ B-B			1:25	006	XX

ŘEZ C-C

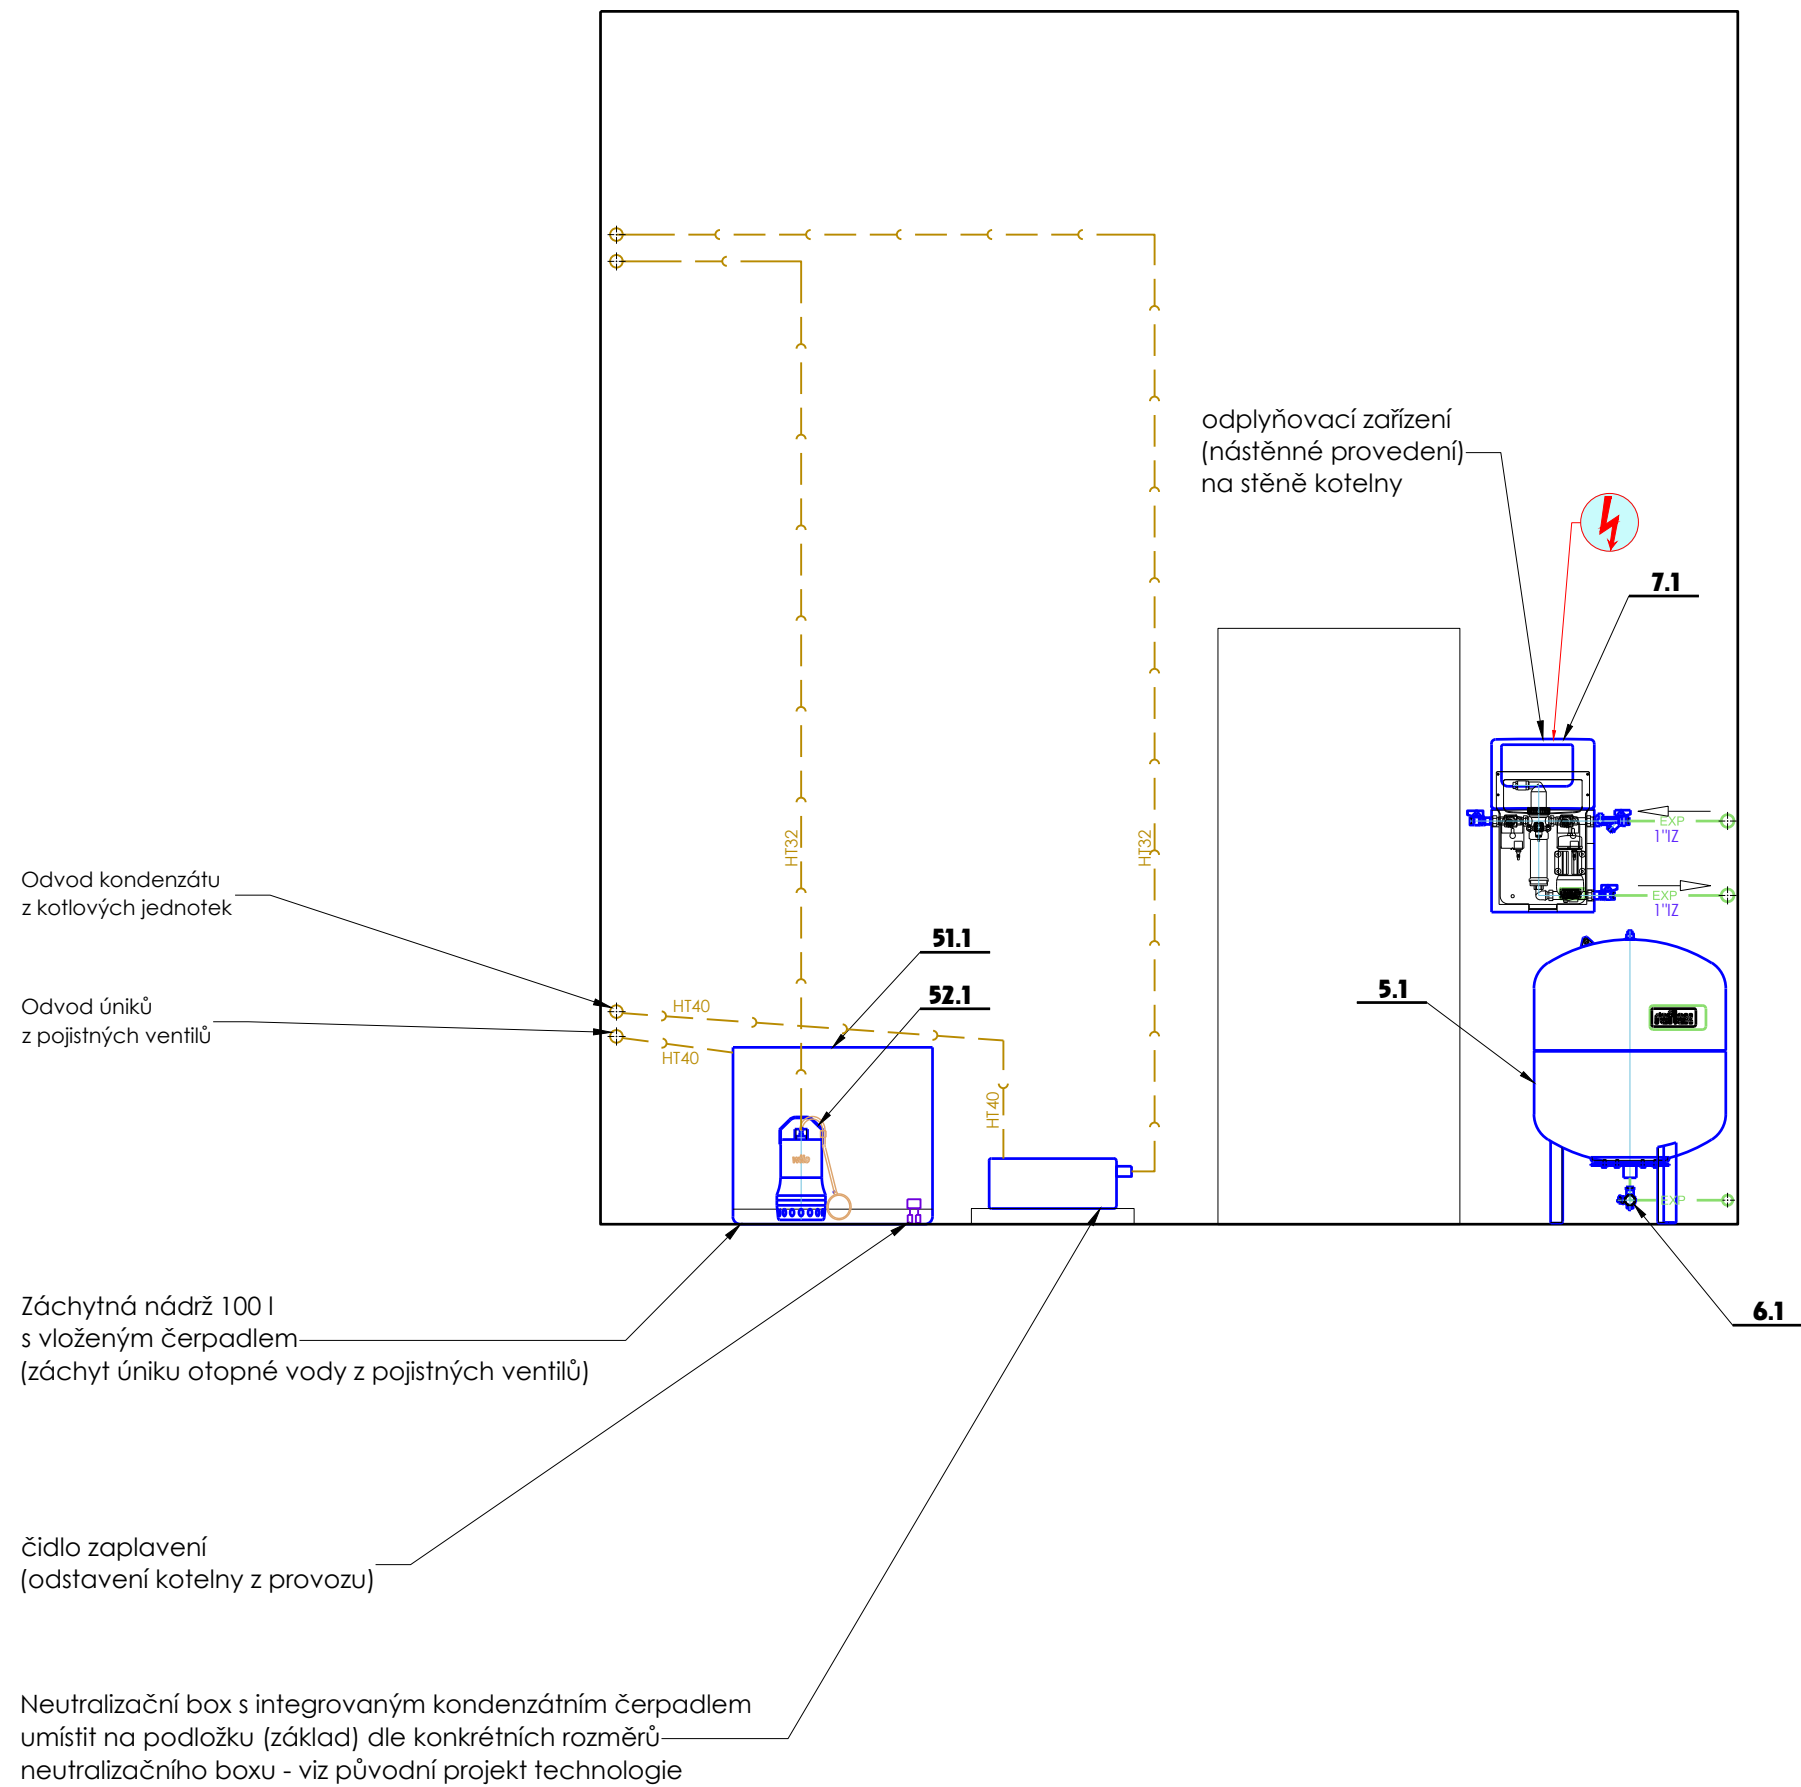

ZODPOVĚDNÝ PROJEKTANT Ing. Pavel Javůrek	VYPRACOVAL Ing. Pavel Javůrek	 Ing. Pavel Javůrek U Závor 1667 288 02 Nymburk telefon +420 603 179 542		
PODPIS	PODPIS	DIATUM duben 2020		
INVESTOR Národohospodářský ústav AV ČR, v.v.i. Politických vězňů 7, 111 21 Praha 1, Česká republika	AKCE REKONSTRUKCE PLYNOVÉ KOTELNY Úprava expanzního, doplňovacího a odplyňovacího systému		STUPEŇ DZS	
MÍSTO Politických vězňů 7 111 21 Praha 1, Česká republika	ČÍSLO ZAKÁZKY 20006		OBJEKT 7	
ČÁST VYTÁPĚNÍ	MĚŘÍTKO 1:25		ČÍSLO VÝKRESU 007	PARE XX
OBSAH ŘEZ C-C				