


M1:500

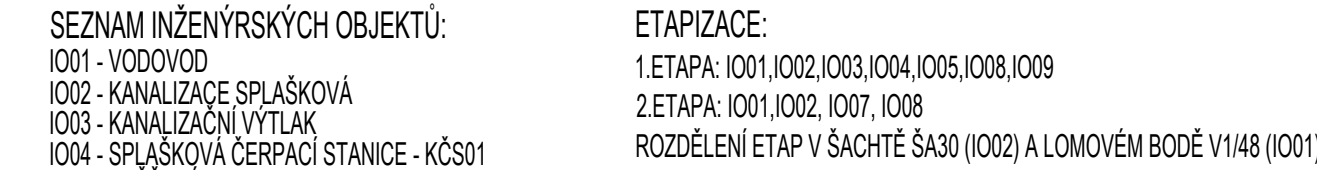


NAVRŽENÉ:

- 
 GRAVITAČNÍ SPLAŠKOVÁ KANALIZACE (I002)
 KANALIZAČNÍ PŘIPOJKY
 NÁVRH VÝTLAKU - KANALIZACE (I003)
 V
 VĚRNÝ VODOVOD (I001)
 VODOVODNÍ PŘIPOJKY

 HYDRANT (VZDUSNIKAČNÍK)
 DEŠŤOVÁ KANALIZACE (I005)
 SDRUŽENÉ OCHRANĚNÉ PÁSMO NAVRŽENÝCH SÍTÍ
 CHRAŇNÁ PRO SDOVLÁČKOVÉ VEDENÍ (I007)

-  STAVAJICI GRAV. KAN. (SmVAK) - PODZEMNI
 SDĚLOVACI VEDENÍ (CETIN) - PODZEMNI
 SDĚLOVACI VEDENÍ (CETIN) - NADZEMNI
 ELEKTRINA - NN (ČEZ) - PODZEMNI
 ELEKTRINA - NN (ČEZ) - NADZEMNI
 ELEKTRINA - VN (ČEZ) - NADZEMNI
 VEREJNE OSVĚTLENÍ - NN - NADZEMNI
 NAPÁJECÍ KABEL - EL. - (-)
 PLYNOVOD - VTL (GasNet) - PODZEMNI
 PLYNOVOD - STL (GasNet) - PODZEMNI
 TRAFOSTANICE (ČEZ)
 KATASTR NEMOVITOSTÍ

11

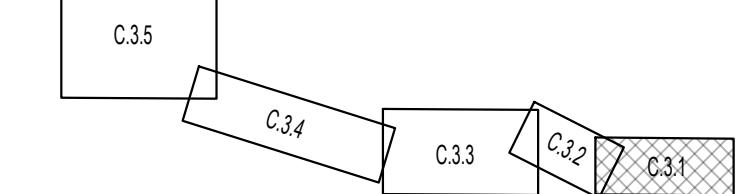

SOUŘADNICOVÝ SYSTÉM: S-JTSK, VÝŠKOVÝ SYSTÉM: BpV

PRŮBĚH STÁVAJÍCÍCH SÍTÍ JE V PROJEKTOVÉ DOKUMENTACI ZAKRESLENÝ POUZE INFORMATIVNĚ PODLE ZÍSKANÝCH PODKLADŮ OD JEJICH SPRÁVCŮ. STAVBYVEDOUČÍ JE POVINEN PŘED ZAHÁJENÍM VÝKOPOVÝCH PRÁČÍ ZAJISTIT JEJICH PŘESNÉ VYTÝČENÍ.

KRAJ:	Olomoucký	OBEC:	Velké Losiny - Ludvíkov	K.Ú.:	Velké Losiny [779083]	 IGEA s.r.o. Na Vašše 47/3 702 00 Ostrava igea@igea.cz www.igea.cz	
VYPRACOVAL:	Ing. Dominik Naiser	ODPOVĚDNÝ PROJEKTANT:	Ing. Petr Charamza	VEDOUCÍ ODĚLENÍ	Ing. Petr Zima		
INVESTOR:	Obec Velké Losiny Rudé armády 321; 78815 Velké Losiny				JEDNATELKA:	Ing. Alena Chváčková, MBA	
STAVBA:	Prodloužení splaškové kanalizace a vodovodu Ludvíkov – Velké Losiny				STUPEŇ:	DUSP	MĚŘÍTKO: 1:500
VÝKRES:	Koordinační situace stavby - část 1/5				formát:	5xA4	VÝKRES Č.:
					DATUM:	04/2021	C.3.1
						Arch.č. – zak.č.: 3046	