

KOORDINAČNÍ SITUACE STAVBY - ČÁST 3/5

M1:500

JNÍ ŘAD "V1", d90x8,2mm, PE100RC, SDR11, dl. 993,24m,
A",DN250, 991,33 m, PVC, SN12

2.ETAPA
1.ETAPA

1002 - STOKA "A",DN250, 633,015m, PVC, SN12, ETAPA č.1

1001 - VODOVODNÍ ŘAD "V1-1", d90x8,2mm, PE100RC, SDR11, dl. 106,96 m
1002 - STOKA "A-1",DN250, 85,14 m, PVC, SN12


1001 - VODOVODNÍ ŘAD "V1-2", d90x8,2mm, PE100RC, SDR11, dl. 71,67 m
1002 - STOKA "A-2",DN250, 69,28 m, PVC, SN12

1001 - VODOVODNÍ ŘAD "V1-1-1", d90x8,2mm, PE100RC, SDR11, dl. 106,96 m
1002 - STOKA "A-1-1",DN250, 37,10 m, PVC, SN12

- SEZNAM INŽENÝRSKÝCH OBJEKTŮ:
- 1001 - VODOVOD
1002 - KANALIZACE SPLAŠKOVÁ
1003 - KANALIZAČNÍ VÝTLAK
1004 - SPLAŠKOVÁ ČERPACÍ STANICE - KČS01
1005 - DEŠŤOVÁ KANALIZACE
1006 - CHODNÍK A SJEZD K KČS01
1007 - CHRANÍČKY PRO SDELOVACÍ VEDENÍ
1008 - OBNOVA POVRCHU
1009 - PŘÍPOJKA NN
- ETAPIZACE:
1.ETAPA: 1001,1002,1003,1004,1005,1008,1009
2.ETAPA: 1001,1002, 1007, 1008
ROZDĚLENÍ ETAP V ŠACHTĚ ŠA30 (1002) A LOMOVÉM BODĚ V1/48 (1001)
- VP xx ZPŮSOBILÉ VODOVODNÍ PŘÍPOJKY
VP xy ZPŮSOBILÉ KANALIZAČNÍ PŘÍPOJKY

- LEGENDA ČAR:
- NAVŘENÉ:
- GRAVITAČNÍ SPLAŠKOVÁ KANALIZACE (1002)
 - KANALIZAČNÍ PŘÍPOJKY
 - NAVŘH VÝTLAKU - KANALIZACE (1003)
 - VEŘEJNÝ VODOVOD (1001)
 - VODOVODNÍ PŘÍPOJKY
 - HYDRANT (VZDUŠNÍKALNÍK)
 - DEŠŤOVÁ KANALIZACE (1005)
 - SDRUŽENÉ OCHRANNÉ PÁSMA NAVŘENÝCH SÍTÍ
 - CHRANÍČKA PRO SDELOVACÍ VEDENÍ (1007)

- STÁVAJÍCÍ SÍTĚ:
- STÁVAJÍCÍ VODOVOD (ŠPVS) - PODZEMNÍ
 - STÁVAJÍCÍ GRAV. KAN. (SMVAK) - PODZEMNÍ
 - SDELOVACÍ VEDENÍ (ČETIN) - PODZEMNÍ
 - SDELOVACÍ VEDENÍ (ČETIN) - NADZEMNÍ
 - ELEKTRINA - NN (ČEZ) - PODZEMNÍ
 - ELEKTRINA - NN (ČEZ) - NADZEMNÍ
 - ELEKTRINA - VN (ČEZ) - NADZEMNÍ
 - VEŘEJNÉ OSVĚTLENÍ - NN - NADZEMNÍ
 - NAPAJECÍ KABEL - EL. - ()
 - PLYNOVOD - VTL (GasNet) - PODZEMNÍ
 - PLYNOVOD - STL (GasNet) - PODZEMNÍ
 - TRAFOSTANICE (ČEZ)
 - KATASTR NEMOVITOSTÍ

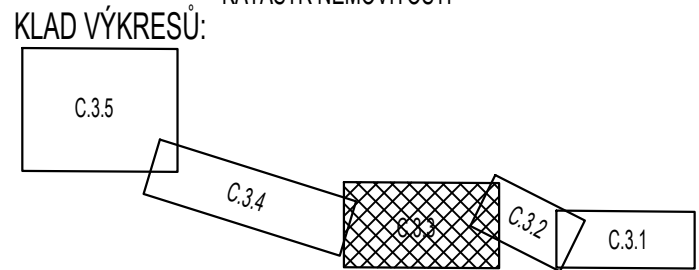

POZNÁMKA:
PRŮBĚH STÁVAJÍCÍCH SÍTÍ JE V PROJEKTOVÉ DOKUMENTACI ZAKRESLENÝ POUZE INFORMATIVNĚ PODLE ZÍSKANÝCH PODKLADŮ OD JEJICH SPRÁVCŮ. STAVBYVEDOUČÍ JE POVINEN PŘED ZAHÁJENÍM VÝKOPOVÝCH PRACÍ ZAJISTIT JEJICH PŘESNÉ VYTÝČENÍ.

KRAJ: Olomoucký	OBEC: Velké Losiny - Ludvíkov	K.Ú.: Velké Losiny [779083]	 IGEA s.r.o. Na Věže 47/2 782 01 Oslovna igea@igea.cz www.igea.cz
VYPRACOVAL: Ing. Dominik Naiser	ODPOVĚDNÝ PROJEKTANT: Ing. Petr Charamza	VEDOUČÍ ODDĚLENÍ: Ing. Petr Zima	
INVESTOR: Obec Velké Losiny Rudé armády 321; 78815 Velké Losiny	JEDNATELKA: Ing. Alena Chválková, MBA	STUPEŇ: DUSP	MĚŘÍTKO: 1:500
STAVBA: Prodloužení splaškové kanalizace a vodovodu Ludvíkov – Velké Losiny	formát: 10x44	DATUM: 04/2021	VÝKRES Č.: C.3.3
VÝKRES: Koordinační situace stavby - část 3/5	Arch.č.-zak.č.: 3046		