


KOORDINAČNÍ SITUACE STAVBY - ČÁST 4/5



M1:500

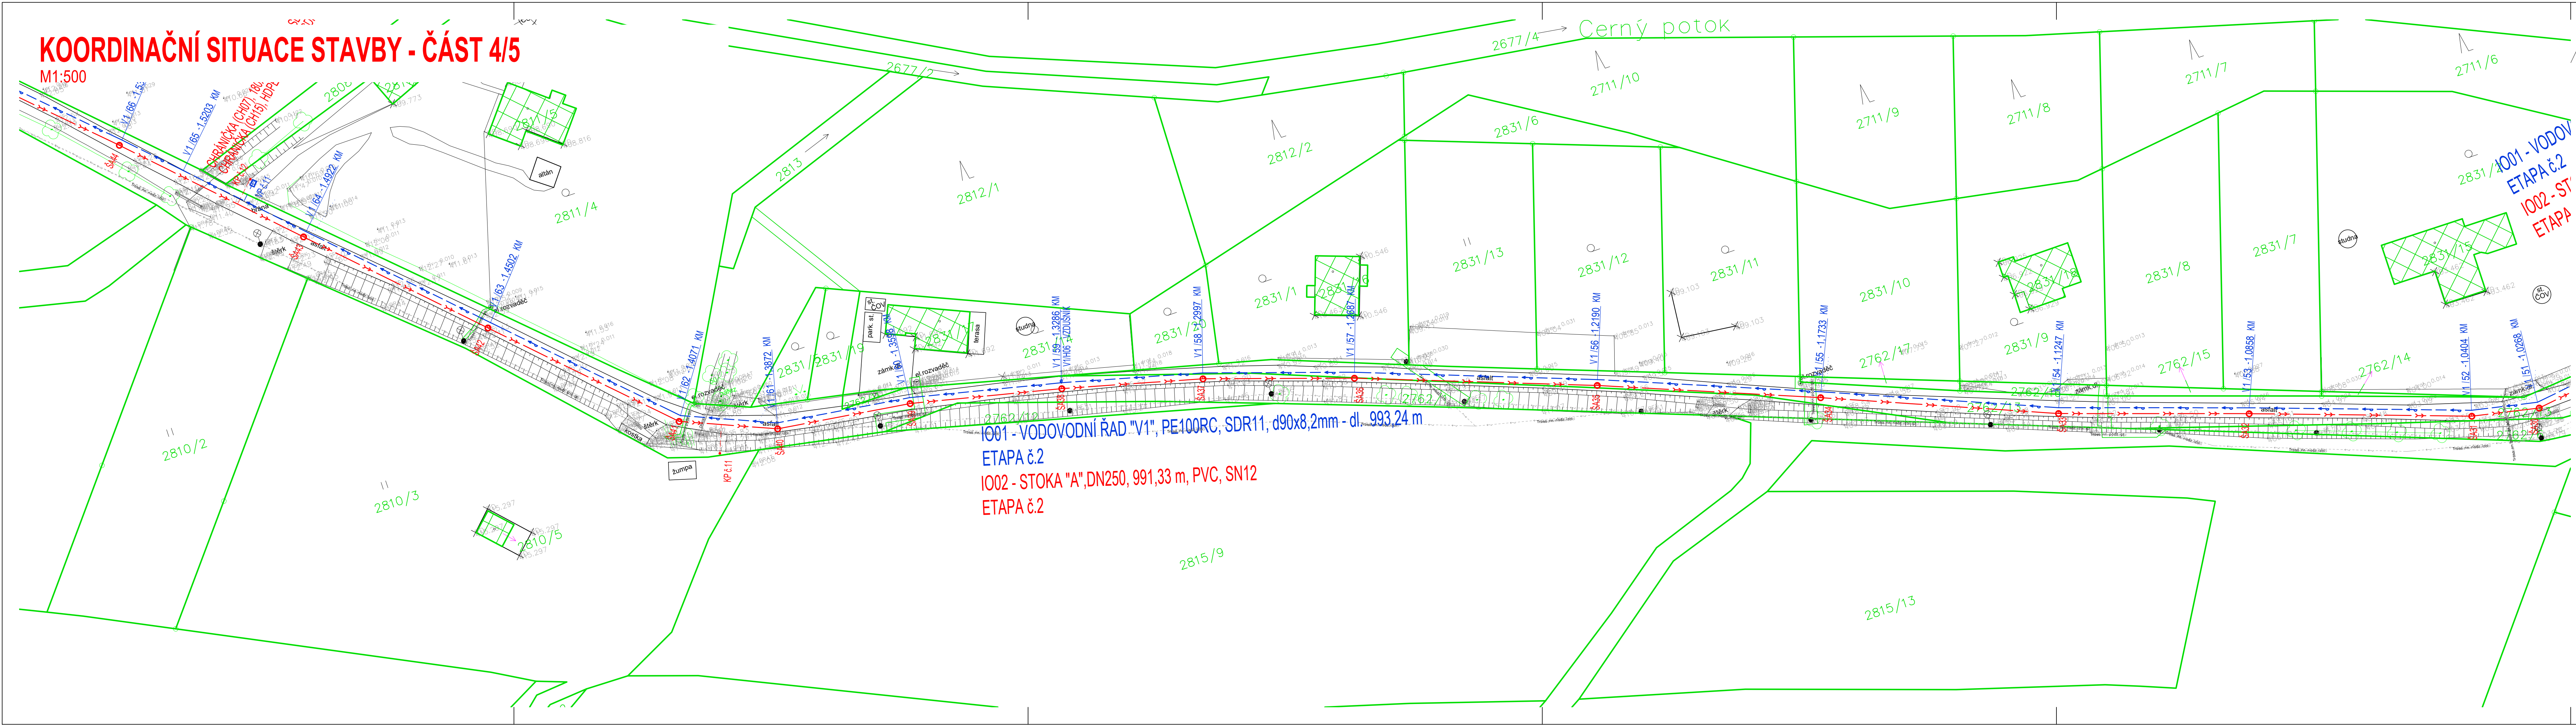

1001 - VODOVODNÍ ŘAD "V1", PE100RC, SDR11, d90x8,2mm - dl. 993,24 m
ETAPA č.2
1002 - STOKA "A", DN250, 991,33 m, PVC, SN12
ETAPA č.2

- SEZNAM INŽENÝRSKÝCH OBJEKTŮ:
- 1001 - VODOVOD
 - 1002 - KANALIZACE SPLAŠKOVÁ
 - 1003 - KANALIZAČNÍ PŘÍPOJKY
 - 1004 - SPLAŠKOVÁ ČERPACÍ STANICE - KČS01
 - 1005 - DEŠŤOVÁ KANALIZACE
 - 1006 - CHODNÍK A SJEZD K KČS01
 - 1007 - CHRÁNICÍK PRO SDELOVACÍ VEDENÍ
 - 1008 - OBNOVA POVRCHŮ
 - 1009 - PŘÍPOJKA NN
- ETAPIZACE:
- 1. ETAPA: 1001, 1002, 1003, 1004, 1005, 1008, 1009
 - 2. ETAPA: 1001, 1002, 1007, 1008
- ROZDĚLENÍ ETAP V ŠACHTĚ ŠA30 (1002) A LOMOVÉM BODĚ V1/48 (1001)

- LEGENDA ČAR:
- NAVŘENÉ:
 - GRAVITAČNÍ SPLAŠKOVÁ KANALIZACE (1002)
 - KANALIZAČNÍ PŘÍPOJKY
 - NÁVRH VYTĚLU - KANALIZACE (1003)
 - VEREJNÝ VODOVOD (1001)
 - VODOVODNÍ PŘÍPOJKY
 - HYDRANT (VZDUŠNÍK/KALNÍK)
 - DEŠŤOVÁ KANALIZACE (1005)
 - SDRUŽENÉ OCHRANNÉ PÁSMO NAVŘENÝCH SÍTÍ
 - CHRÁNICÍK PRO SDELOVACÍ VEDENÍ (1007)
- STÁVAJÍCÍ SÍTĚ:
- STÁVAJÍCÍ VODOVOD (ŠPV/S) - PODZEMNÍ
 - STÁVAJÍCÍ GRAV. KAN. (SmVAK) - PODZEMNÍ
 - SDELOVACÍ VEDENÍ (CETIN) - PODZEMNÍ
 - SDELOVACÍ VEDENÍ (CETIN) - NADZEMNÍ
 - ELEKTŘINA - NN (ČEZ) - PODZEMNÍ
 - ELEKTŘINA - NN (ČEZ) - NADZEMNÍ
 - ELEKTŘINA - VN (ČEZ) - PODZEMNÍ
 - ELEKTŘINA - VN (ČEZ) - NADZEMNÍ
 - VEREJNÉ OSVĚTLENÍ - NN - NADZEMNÍ
 - NAPÁJECÍ KABEL - EL. - (I)
 - PLYNOVOD - VTL (GasNet) - PODZEMNÍ
 - PLYNOVOD - STL (GasNet) - PODZEMNÍ
 - TRAFOSTANICE (ČEZ)
 - KATASTR NEMOVITOSTÍ
- LEGENDA POVRCHŮ:
- NAVŘENÉ:
 - KOMUNIKACE - III. tř.
 - KOMUNIKACE - MÍSTNÍ - ÚČELOVÁ
 - CHODNÍK - BET. DLAŽBA
 - CHODNÍK - ŽULOVÁ DLAŽBA
 - OBRUBA
 - OBNOVA ZELENĚ
 - SJEZD - ŽULOVÁ KOSTKA
 - VAROVNÝ PÁS
 - OBNOVA VODNÍHO KORYTA

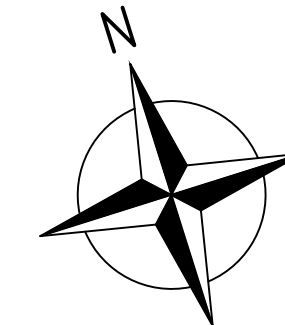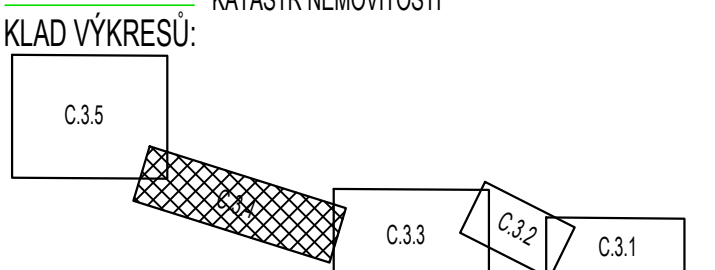

POZNÁMKA:

PRŮBĚH STÁVAJÍCÍCH SÍTÍ JE V PROJEKTOVÉ DOKUMENTACI ZAKRESLENÝ POUZE INFORMATIVNĚ PODLE ZISKANÝCH PODKLADŮ OD JEJICH SPRÁVCŮ. STAVBYVEDOUČÍ JE POVINEN PŘED ZAHÁJENÍM VÝKOPOVÝCH PRACÍ ZAJISTIT JEJICH PŘESNÉ VYTÝČENÍ.

KRAJ: Olomoucký	OBEC: Velké Losiny - Ludvíkov	K.O.: Velké Losiny [779083]	 IGEA s.r.o. Na Vašle 47/3 702 00 Ostrava iga@igea.cz www.igea.cz
VYPRACOVAL: Ing. Dominik Naiser	ODPOVĚDNÝ PROJEKTANT: Ing. Petr Charamza	VEDOUČÍ ODDĚLENÍ: Ing. Petr Zima	
INVESTOR: Obec Velké Losiny Rudé armády 321; 78815 Velké Losiny			JEDNATELKA: Ing. Alena Chváilková, MBA
STAVBA: Prodloužení splaškové kanalizace a vodovodu Ludvíkov – Velké Losiny			STUPEN: DPS
VÝKRES: Koordinační situace stavby - část 4/5			MĚŘÍTKO: 1:500
			formát: A4
			DATUM: 07/2022
			výkres č.: C.3.4
			Arch. č.: zrk. č.: 3046