


HYDROTECHNICKÁ SITUACE - DEŠŤOVÁ KANALIZACE

M1:250

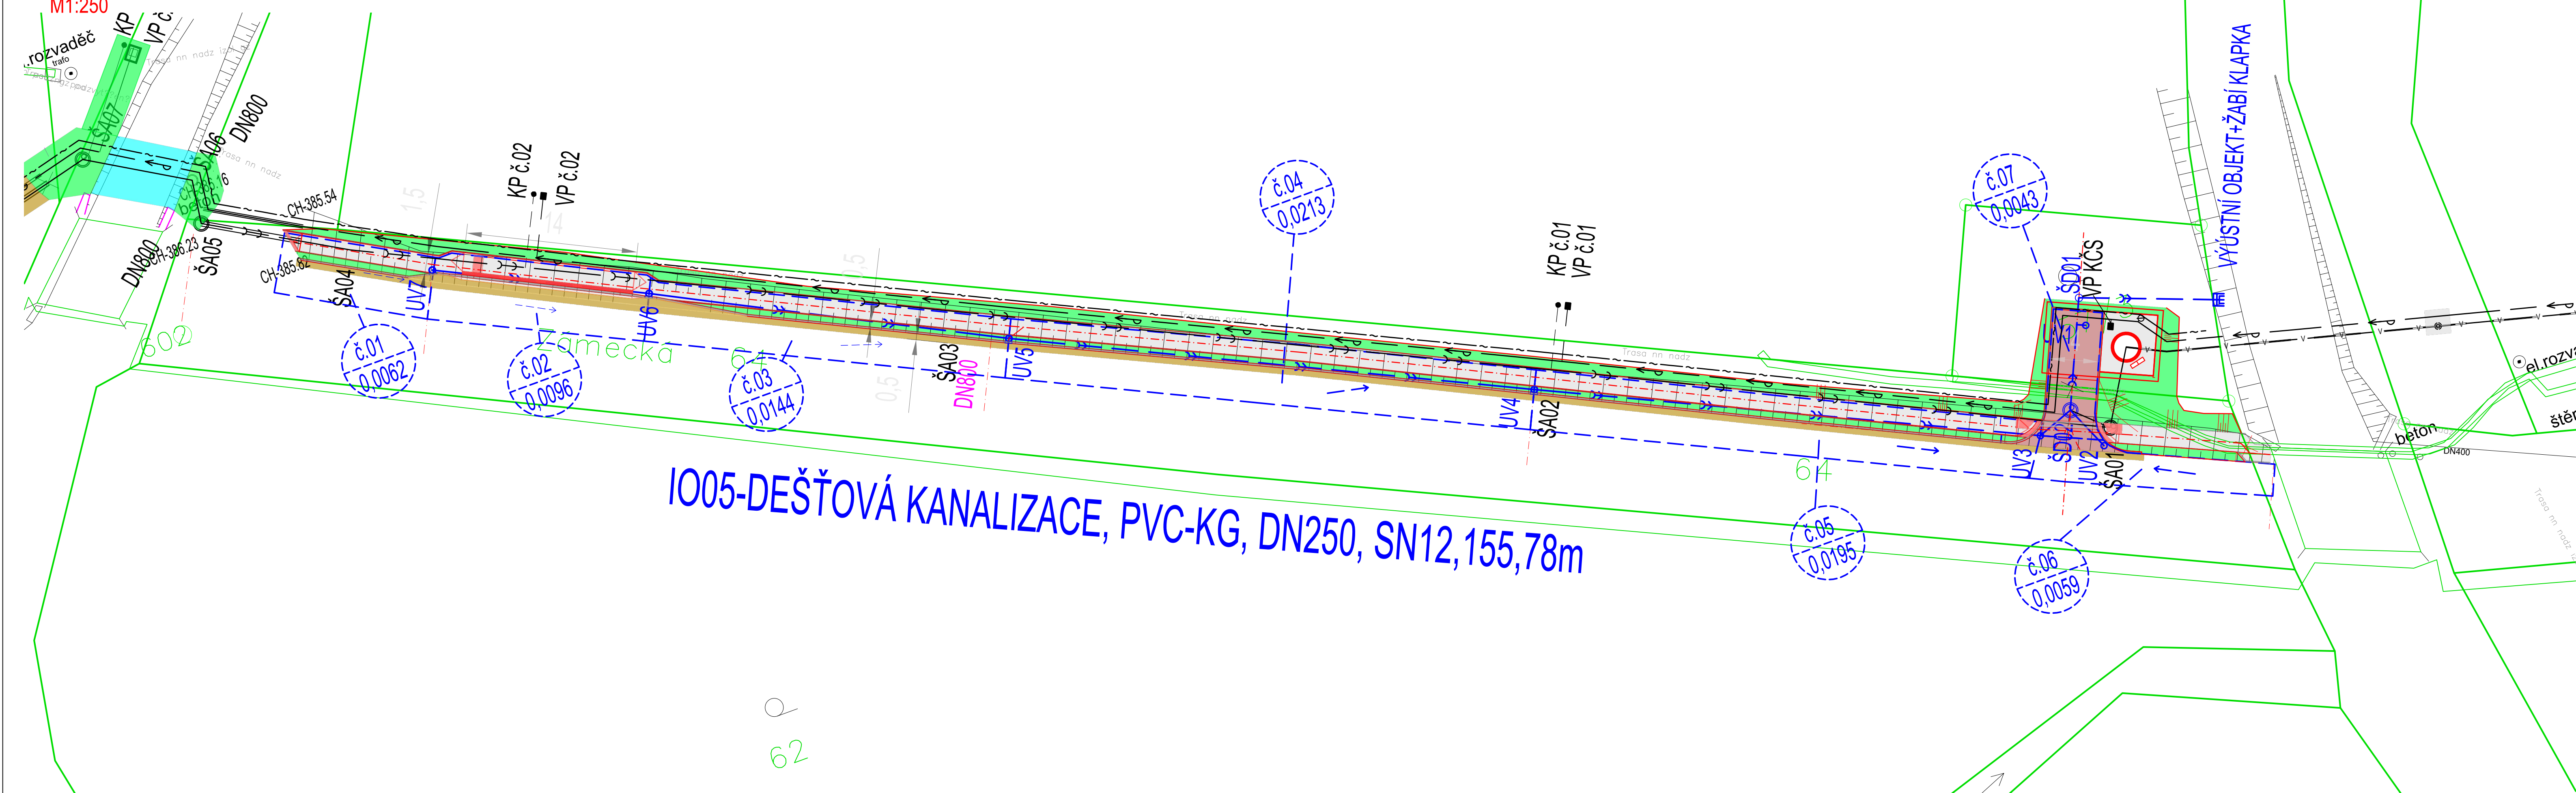

- SEZNAM INŽENÝRSKÝCH OBJEKTŮ:

 - IO01 - VODOVOD
 - IO02 - KANALIZACE SPLAŠKOVÁ
 - IO03 - KANALIZAČNÍ VÝTLAK
 - IO04 - SPLAŠKOVÁ ČERPAČÍ STANICE - KČS01
 - IO05 - DEŠŤOVÁ KANALIZACE
 - IO06 - CHODNÍK A SJEZD K KČS01
 - IO07 - CHRÁNICÍK PRO SDELOVACÍ VEDENÍ
 - IO08 - OBNOVA POVRCHŮ
 - IO09 - PŘÍPOJKA NN
- ETAPIZACE:

1.ETAPA: IO01,IO02,IO03,IO04,IO05,IO06,IO07,IO08,IO09

2.ETAPA: IO01,IO02, IO07, IO08

ROZDĚLENÍ ETAP V ŠACHTĚ ŠA30 (IO02) A LOMOVÉM BODĚ V1/48 (IO01)

- LEGENDA ČAR:
- NAVŘZENÉ:
 - GRAVITAČNÍ SPLAŠKOVÁ KANALIZACE (IO02)
 - KANALIZAČNÍ PŘÍPOJKY
 - NAVŘH VÝTLAKU - KANALIZACE (IO03)
 - VEREJNÝ VODOVOD (IO01)
 - VODOVODNÍ PŘÍPOJKY
 - HYDRANT (KALNIK/VZDUŠNÍK)
 - DEŠŤOVÁ KANALIZACE (IO05)
 - SDRUŽENNEOCHRANNÉ PÁSMO NAVŘZENÝCH SÍTÍ
 - CHRÁNICÍKA PRO SDELOVACÍ VEDENÍ (IO07)
 - ČÍSLO DEŠŤOVÉ OKRSKU
 - PLOCHA V [ha]

PLOCHA OKRESKŮ:

ID	PLOCHA
[I]	[m²]
1	62,82
2	96,37
3	143,53
4	213,02
5	194,60
6	58,51
7	42,75

KLAD VÝKRESŮ:



SOUŘADNICOVÝ SYSTÉM: S-JTSK, VÝŠKOVÝ SYSTÉM: BpV

KRAJ: Olomoucký	OBEČ: Velké Losiny - Ludvíkov	K.Ú.: Velké Losiny [779083]	 IGEA s.r.o. Na Valše 47/3 702 00 Ostrava igea@igea.cz www.igea.cz
VYPRACOVAL: Ing. Dominik Naiser	ODPOVĚDNÝ PROJEKTANT: Ing. Petr Charamza	VEDOUČÍ ODDĚLENÍ: Ing. Petr Zima	
INVESTOR: Obec Velké Losiny Rudé armády 321; 78815 Velké Losiny			JEDNATELKA: Ing. Alena Chválková, MBA
STAVBA: Prodloužení splaškové kanalizace a vodovodu Ludvíkov – Velké Losiny			STUPEŇ: DPS MĚŘÍTKO: 1:250
VÝKRES: Hydrotechnická situace - dešťová kanalizace			formát: 5xA4 DATUM: 07/2022 VÝKRES Č.: C.4
			Arch.č. – zák.č.: 3046