


SITUACE OBNOVY POVRCHŮ - ČÁST 1/5

M1:500

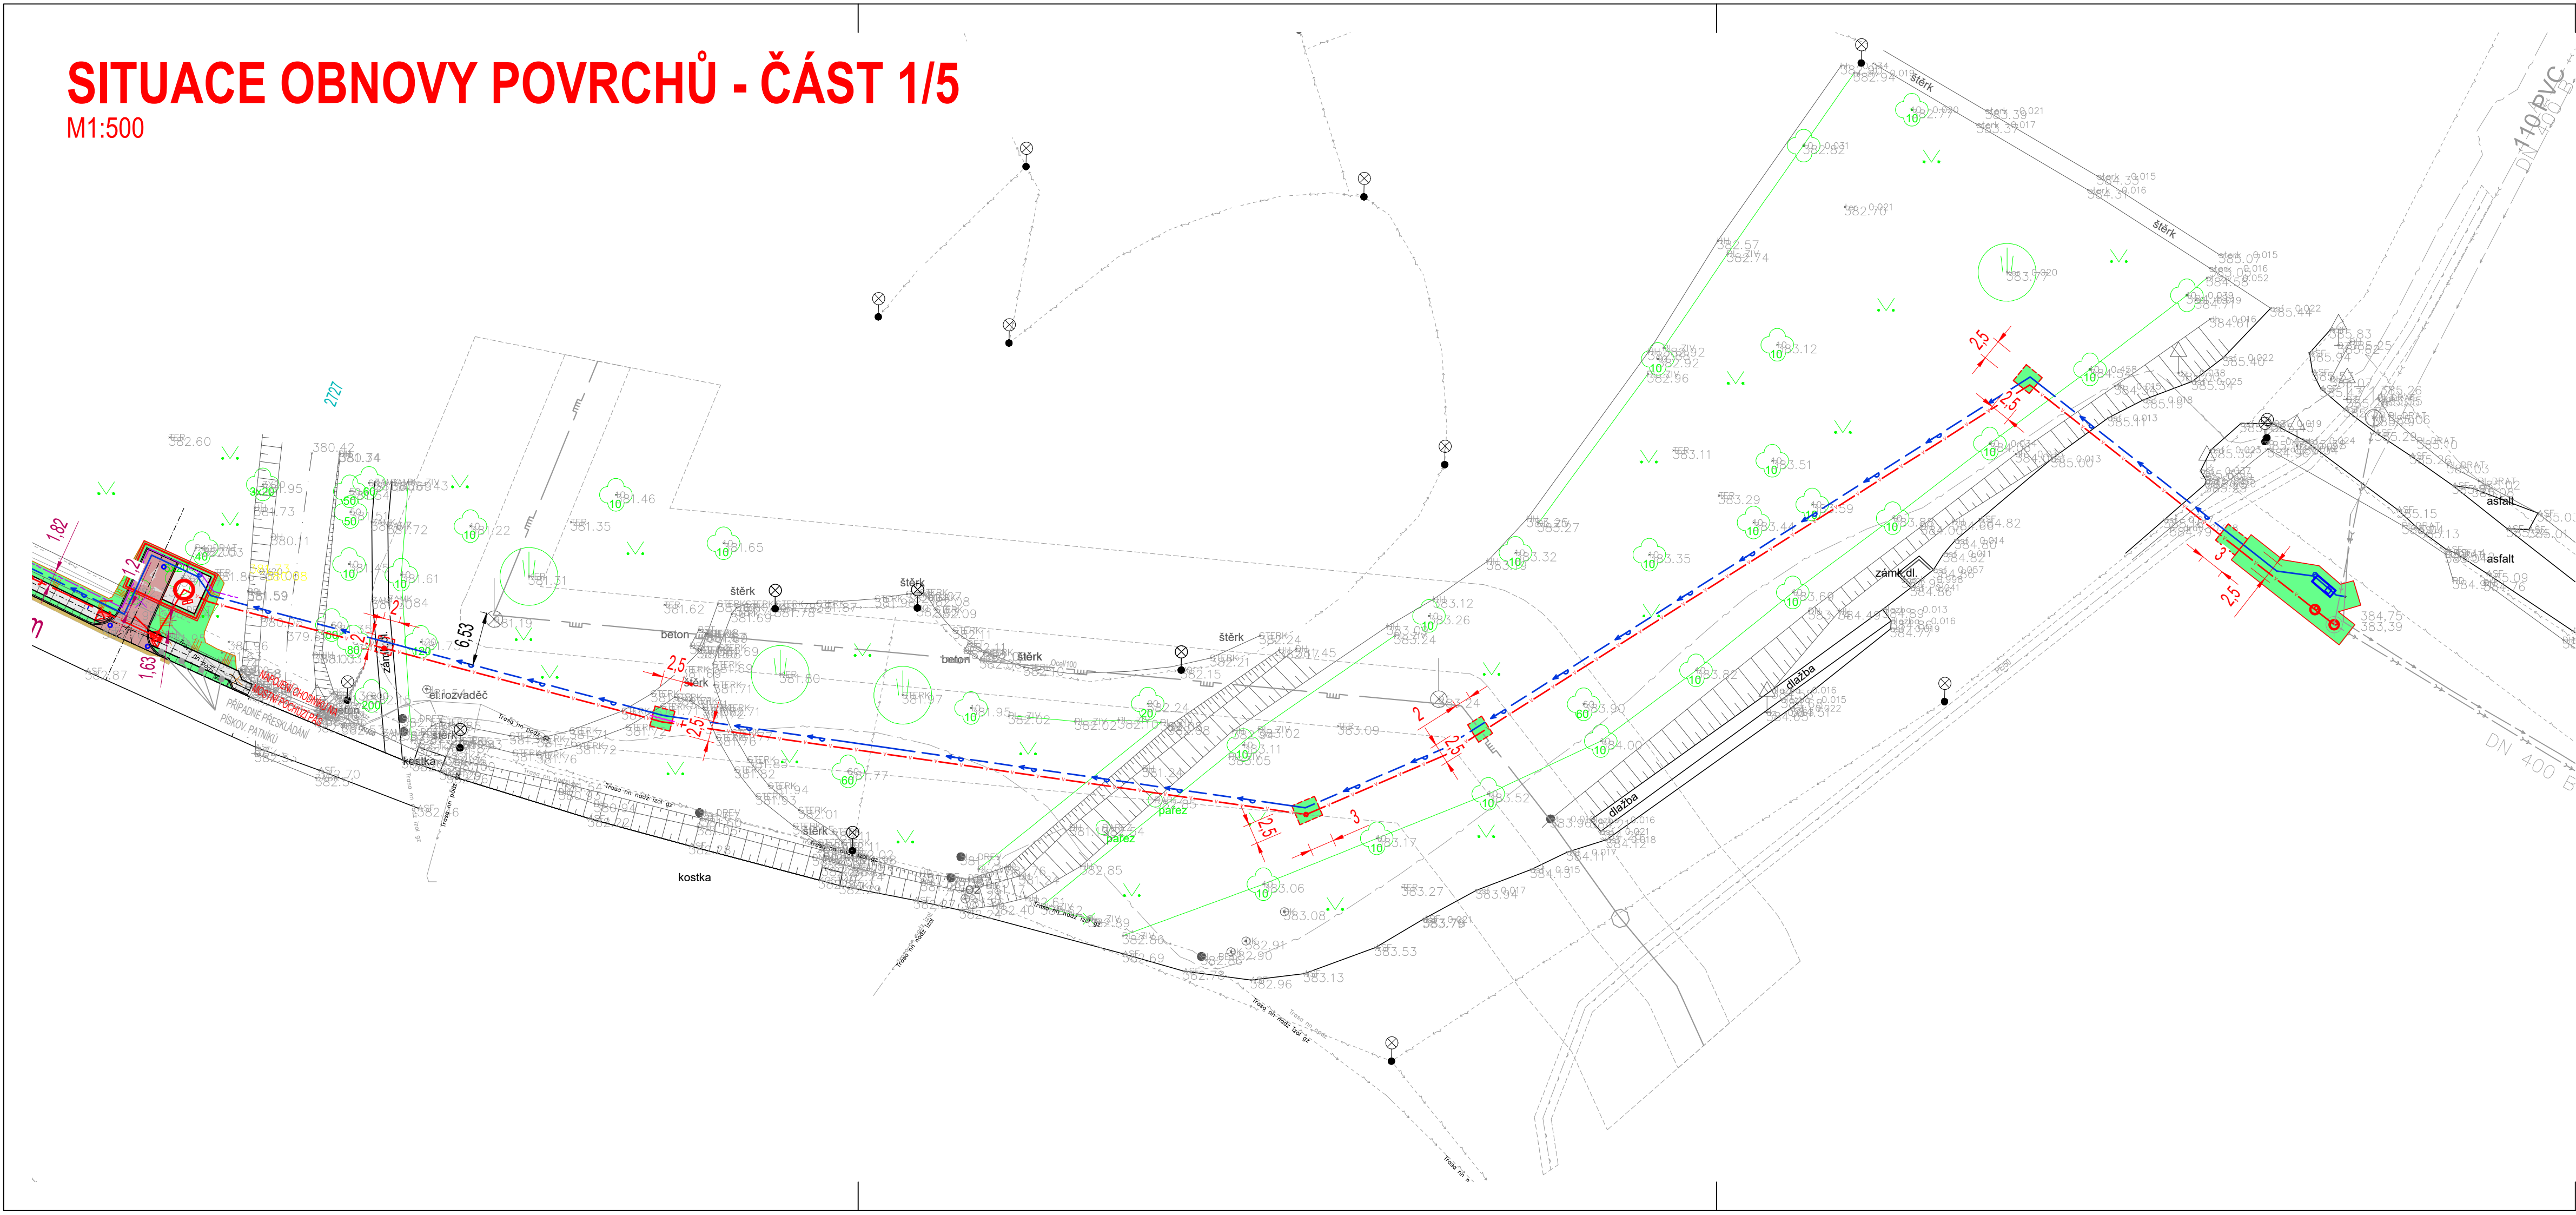

- SEZNAM INŽENÝRSKÝCH OBJEKTŮ:

 - IO01 - VODOVOD
 - IO02 - KANALIZACE SPLAŠKOVÁ
 - IO03 - KANALIZAČNÍ VÝTLAK
 - IO04 - SPLAŠKOVÁ ČERPAČÍ STANICE - KČS01
 - IO05 - DEŠŤOVÁ KANALIZACE
 - IO06 - CHODNÍK A SJEZD K KČS01
 - IO07 - CHRÁNICÍKY PRO SĐELOVACÍ VEDENÍ
 - IO08 - OBNOVA POVRCHŮ
 - IO09 - PŘÍPOJKA NN
- ETAPIZACE:

1. ETAPA: IO01, IO02, IO03, IO04, IO05, IO08, IO09

2. ETAPA: IO01, IO02, IO07, IO08

ROZDĚLENÍ ETAP V ŠACHTĚ ŠA30 (IO02) A LOMOVÉM BODĚ V1/48 (IO01)

LEGENDA ČAR:

NAVŘENÉ:



- GRAVITAČNÍ SPLAŠKOVÁ KANALIZACE (IO02)
- KANALIZAČNÍ PŘÍPOJKY
- NAVŘH VÝTLAKU - KANALIZACE (IO03)
- VEŘEJNÝ VODOVOD (IO01)
- VODOVODNÍ PŘÍPOJKY
- HYDRANT (VZDUŠNÍK/KALNÍK)
- DEŠŤOVÁ KANALIZACE (IO05)
- SDRUŽENÉ OCHRANNÉ PÁSMA NAVŘENÝCH SÍTÍ
- CHRÁNICKA PRO SĐELOVACÍ VEDENÍ (IO07)

LEGENDA POVRCHŮ:

NAVŘENÉ:

- KOMUNIKACE - III. tř
- KOMUNIKACE - MÍSTNÍ - ÚČELOVÁ
- CHODNÍK
- OBŘUBA
- OBNOVA ZELENĚ
- SJEZD
- VAROVNÝ PÁS
- OBNOVA VODNÍHO KORYTA

- STÁVAJÍCÍ SÍTĚ:
- STÁVAJÍCÍ VODOVOD (ŠPVS) - PODZEMNÍ
 - STÁVAJÍCÍ GRAV. KAN. (SmVAK) - PODZEMNÍ
 - SĐELOVACÍ VEDENÍ (CETIN) - PODZEMNÍ
 - SĐELOVACÍ VEDENÍ (CETIN) - NADZEMNÍ
 - ELEKTRINA - NN (ČEZ) - PODZEMNÍ
 - ELEKTRINA - NN (ČEZ) - NADZEMNÍ
 - ELEKTRINA - VN (ČEZ) - NADZEMNÍ
 - VEŘEJNÉ OSVĚTLENÍ - NN - NADZEMNÍ
 - NAPÁJECÍ KABEL - EL. - ()
 - PLYNOVOD - VTL (GasNet) - PODZEMNÍ
 - PLYNOVOD - STL (GasNet) - PODZEMNÍ
 - TRAFOSTANICE (ČEZ)
 - KATASTR NEMOVITOSTÍ

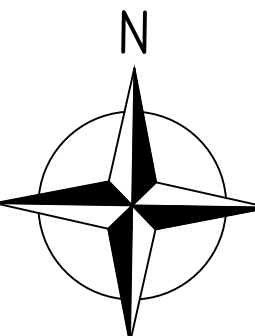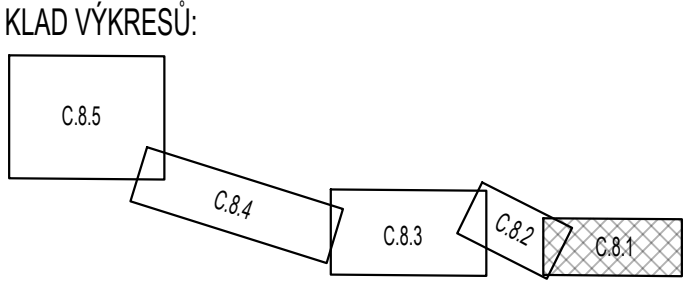

SOUŘADNICOVÝ SYSTÉM: S-JTSK, VÝŠKOVÝ SYSTÉM: BpV

POZNÁMKA:
PRŮBĚH STÁVAJÍCÍCH SÍTÍ JE V PROJEKTOVÉ DOKUMENTACI ZAKRESLENÝ POUZE INFORMATIVNĚ PODLE ZÍSKANÝCH PODKLADŮ OD JEJICH SPRÁVCŮ. STAVBYVEDOUČÍ JE POVINEN PŘED ZAHÁJENÍM VÝKOPOVÝCH PRACÍ ZAJISTIT JEJICH PŘESNÉ VYTÝČENÍ.

KRAJ: Olomoucký	OBEC: Velké Losiny - Ludvíkov	K.Ú.: Velké Losiny [779083]	 IGEA s.r.o. Na Valšce 47/3 702 00 Ostrava igea@igea.cz www.igea.cz	
VYPRACOVAL: Ing. Dominik Naiser	ODPOVĚDNÝ PROJEKTANT: Ing. Radim Krčmařík	VEDOUČÍ ODDĚLENÍ: Ing. Petr Zima		
INVESTOR: Obec Velké Losiny Rudé armády 321; 78815 Velké Losiny			JEDNATELKA: Ing. Alena Chválková, MBA	
STAVBA: Prodloužení splaškové kanalizace a vodovodu Ludvíkov – Velké Losiny			STUPEŇ: DPS	MĚŘÍTKO: 1:500
			formát: 4xA4	VÝKRES Č.: C.8.1
VÝKRES: Situace obnovy povrchů - část 1/5			DATUM: 07/2022	
			Arch.č. – zák.č.: 3046	