



VZOROVÁ VODOVODNÍ PŘÍPOJKA

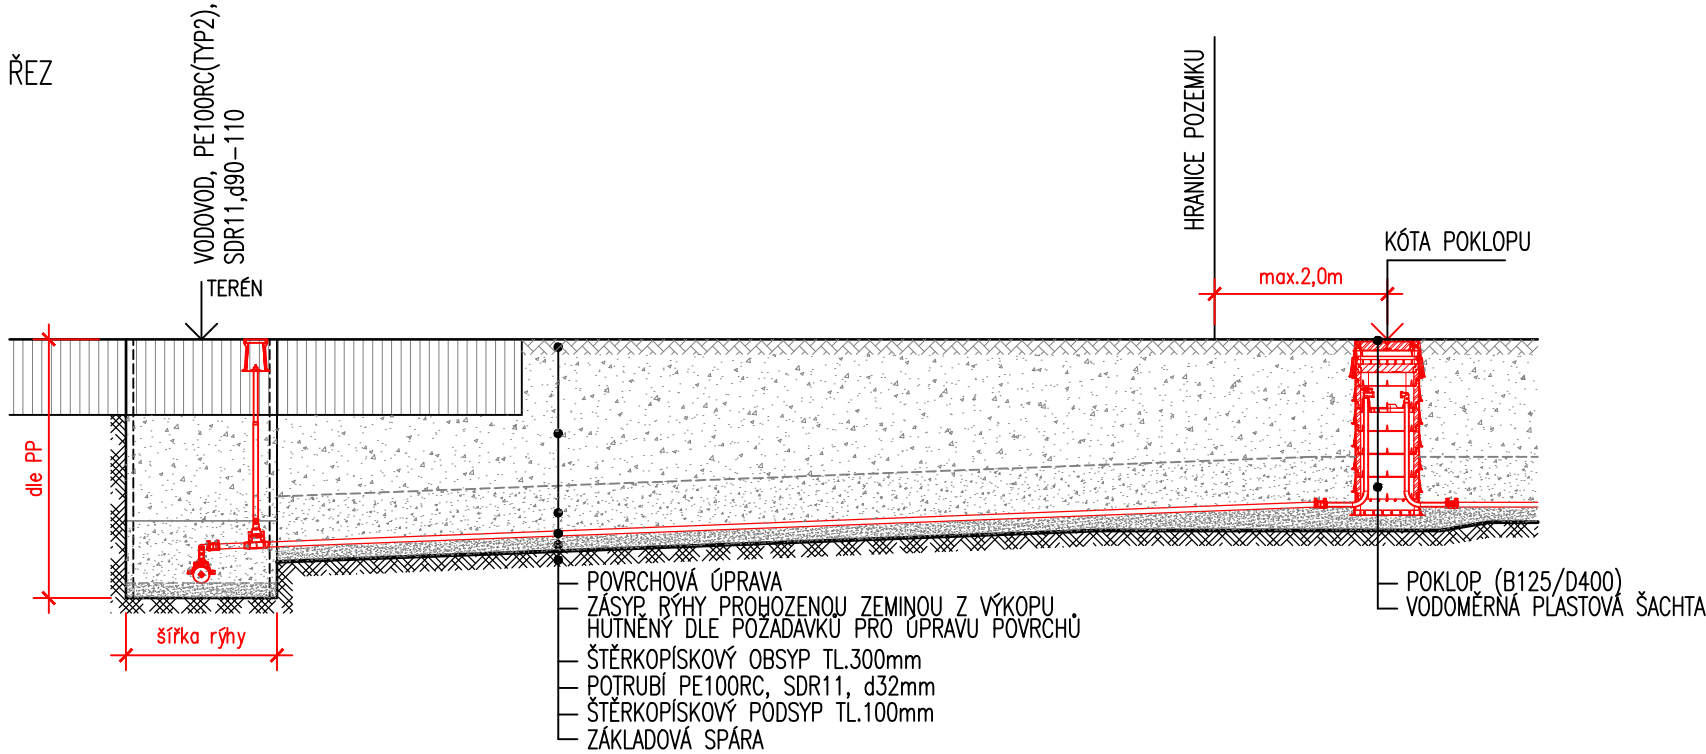

PŮDORYS

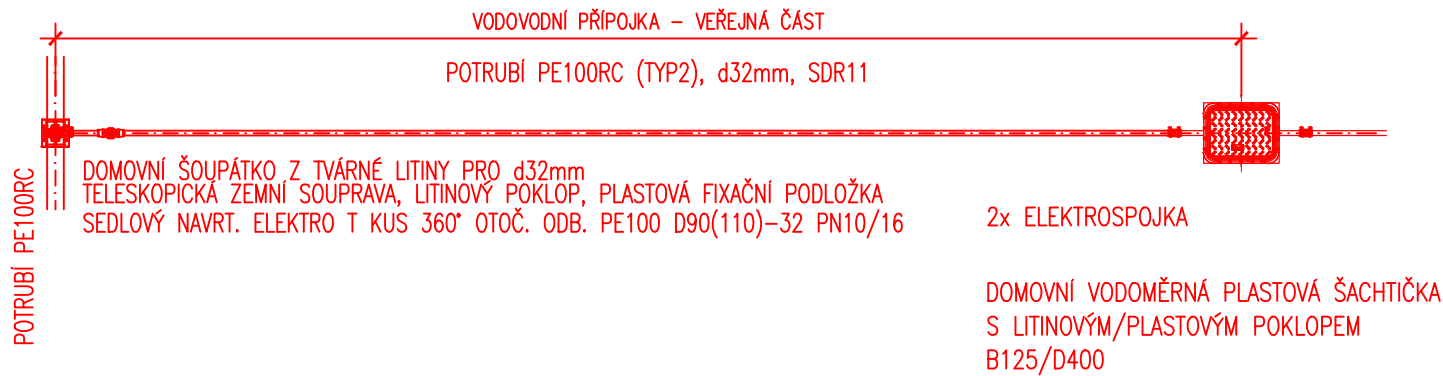

ČSN EN 1610

TAB.1

NEJMENŠÍ ŠÍŘKA RÝHY V ZÁVISLOSTI NA JMEN.SVĚTLOSTI DN

DN (mm)	min.šířka zpažené rýhy (m)
< 225	OD + 0,40
> 225 až < 350	OD + 0,50
> 350 až < 700	OD + 0,70
> 700 až < 1200	OD + 0,85
> 1200	OD + 1,00

*OD – vnější průměr trouby (m)


TAB.2

NEJMENŠÍ ŠÍŘKA RÝHY V ZÁVISLOSTI NA HLOUBCE

hloubka rýhy (m)	min.šířka rýhy (m)
< 1,00	nevyžaduje se
> 1,00 < 1,75	0,80
> 1,75 < 4,00	0,90
> 4,00	1,00

NEJMENŠÍ ŠÍŘKOU RÝHY JE NEJVĚTŠÍ HODNOTA Z TAB. 1, 2

VODOMĚRNÁ ŠACHTA

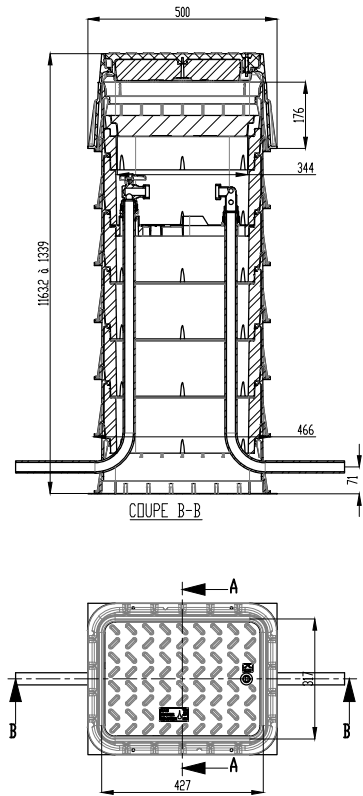

POZNÁMKY:

Vodovodní přípojka se navrhuje tak, aby byla co nejkratší a vedena pokud možno kolmo na připojovaný objekt bez zbytečných lomů trasy. Potrubí vodovodní přípojky se navrhuje ve sklonu minimálně 3 ‰. Pokud je to technicky možné, má potrubí stoupat směrem k vnitřnímu vodovodu. Vodovodní přípojka se ukládá do nezámrzné hloubky podle ČSN 75 5401. Není-li možné tuto podmínku splnit, chrání se potrubí proti zamrznutí tepelnou izolací, popř. jiným způsobem.

Na potrubí přípojky je vždy připevněn vytyčovací vodič CYKY 4 mm² a nad obsypem výstražná fólie.

Vodoměrná šachta bude plastová, nevlezná.

Ve vodoměrné šachtě bude umístěn vodoměr do L190mm

Na veřejné části přípojky bude osazeno litinové šoupátko POM pro d32mm, zemní souprava, podkladová deska, uliční litinový poklop.

KRAJ: Olomoucký	OBEC: Velké Losiny - Ludvíkov	K.Ú.: Velké Losiny [779083]	 IGEA s.r.o. Na Valše 47/3 702 00 Ostrava igea@igea.cz www.igea.cz
VYPRACOVAL: Ing. Dominik Naiser	ODPOVĚDNÝ PROJEKTANT: Ing. Petr Charamza	VEDOUCÍ ODDĚLENÍ: Ing. Petr Zima	
INVESTOR: Obec Velké Losiny Rudé armády 321; 78815 Velké Losiny			JEDNATELKA: Ing. Alena Chválková, MBA
STAVBA: Prodloužení splaškové kanalizace a vodovodu Ludvíkov – Velké Losiny			STUPEŇ: DPS
VÝKRES: Vzorová vodovodní přípojka			MĚŘÍTKO: 1:50
			formát: A3
			DATUM: 07/2022
			Arch.č.–zak.č.: 3046
			VÝKRES Č.: D.1.14