


ČISTÍCÍ ARMATURA NA VÝTLAKU - KV/H1


M1:20

ŘEZ:

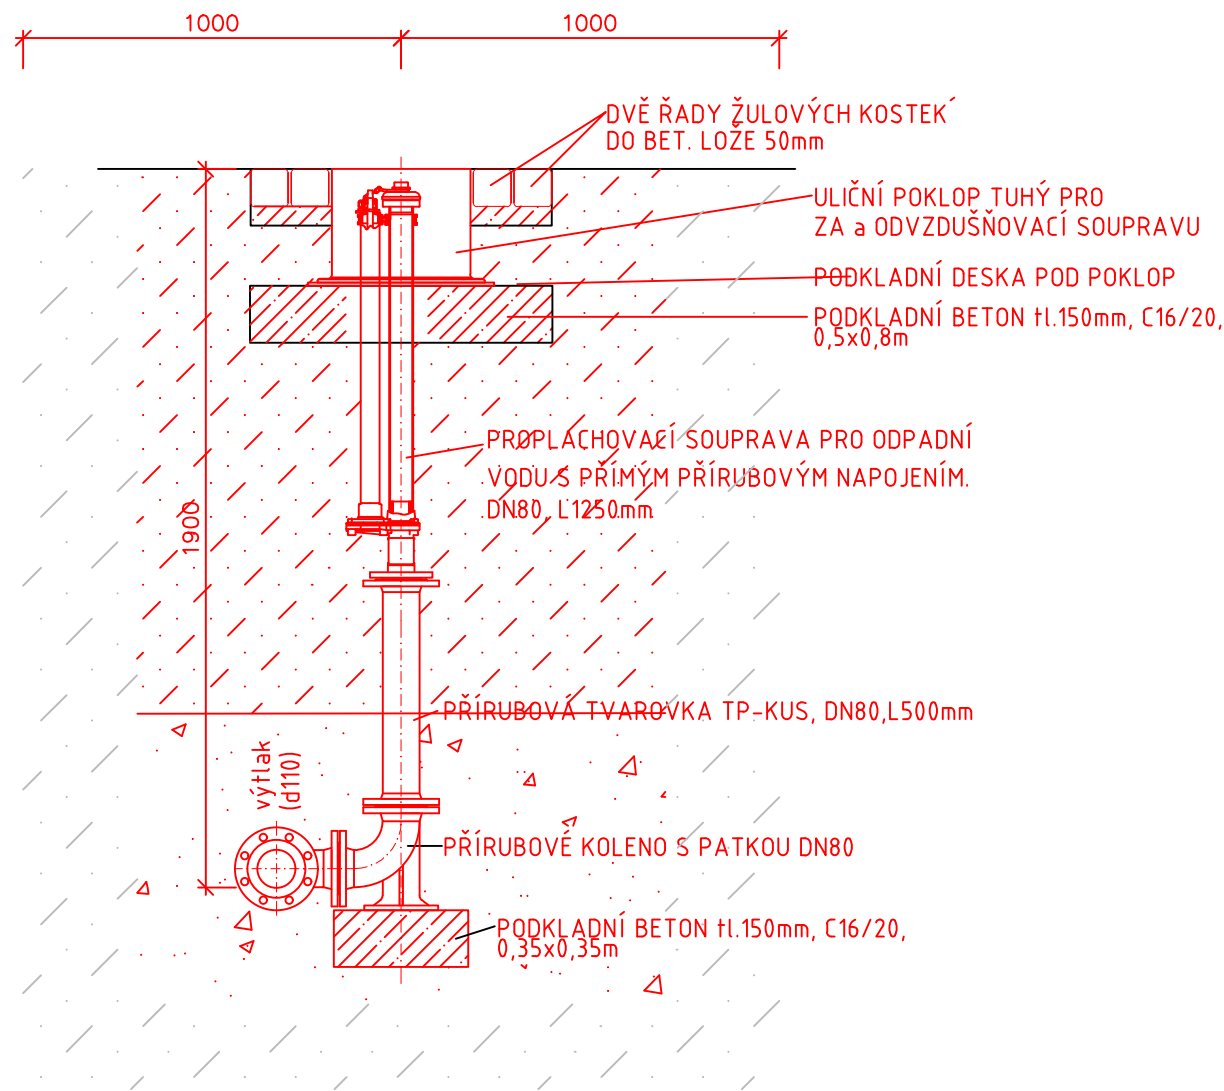

POZNÁMKA:
KANALIZAČNÍ VÝTLAK "KV" BUDE V MÍSTĚ PROPLACHOVACÍ SOUPRAVY PROVEDEN BEZVÝKOPOVOU TECHNOLOGIÍ.
V MÍSTĚ JÁMY BUDE POTOM POTRUBÍ PŘEŘÍZNUTO A BUDE VLOŽEN T-KUS S PROPLACHOVACÍ SOUPRAVOU.
JÁMA JE SITUOVÁNA DO ZELENÉ PLOCHY..
POLKOP PROPLACHOVACÍ SOUPRAVY BUDE OBSKLÁDÁN DVĚMA ŘADAMI ŽULOVÝCH KOSTEK

PŮDORYS:

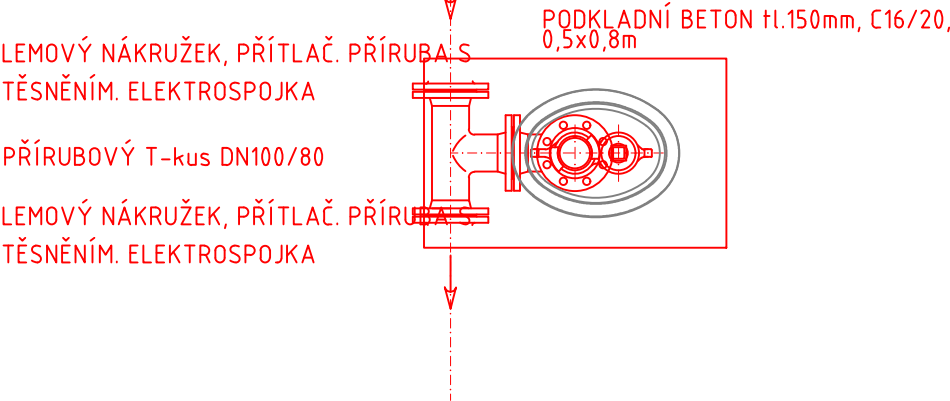

KRAJ: Olomoucký	OBEC: Velké Losiny - Ludvíkov	K.Ú.: Velké Losiny [779083]	 IGEA s.r.o. Na Valše 47/3 702 00 Ostrava igea@igea.cz www.igea.cz
VYPRACOVAL: Ing. Dominik Naiser	ODPOVĚDNÝ PROJEKTANT: Ing. Petr Charamza	VEDOUCÍ ODDĚLENÍ: Ing. Petr Zima	
INVESTOR: Obec Velké Losiny Rudé armády 321; 78815 Velké Losiny			JEDNATELKA: Ing. Alena Chválková, MBA
STAVBA: Prodloužení splaškové kanalizace a vodovodu Ludvíkov – Velké Losiny			STUPEŇ: DPS
VÝKRES: Čistící armatura na výtlaku - KV/H1			MĚŘÍTKO: 1:20
			formát: A3
			DATUM: 07/2022
			Arch.č. – zak.č.: 3046
			VÝKRES Č.: D.3.3