


ČISTÍCÍ ARMATURA NA VÝTLAKU - KV/H2


M1:20

ŘEZ:

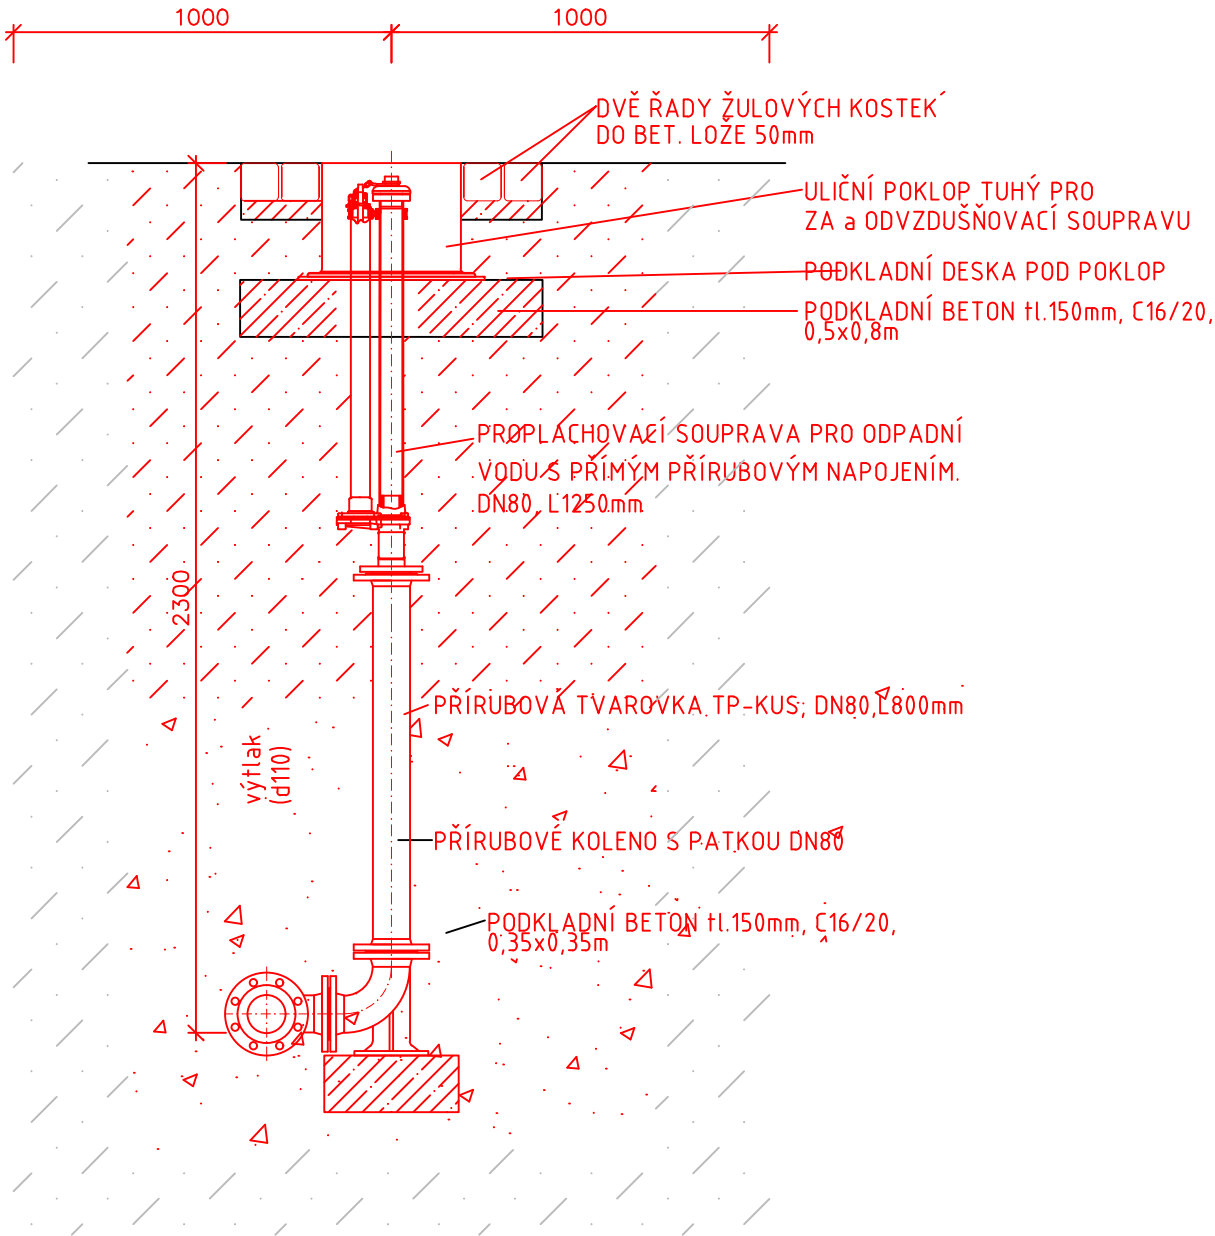

POZNÁMKA:
KANALIZAČNÍ VÝTLAK "KV" BUDE V MÍSTĚ PROPLACHOVACÍ SOUPRAVY PROVEDEN BEZVÝKOPOVOU TECHNOLOGIÍ.
V MÍSTĚ JÁMY BUDE POTOM PÓTRUBÍ PŘEŘÍZNUTO A BUDE VLOŽEN T-KUS S PROPLACHOVACÍ SOUPRAVOU.
JÁMA JE SITUOVÁNA DO ZELENÉ PLOCHY..
POLKOP PROPLACHOVACÍ SOUPRAVY BUDE OBSKLÁDÁN DVĚMA ŘADAMI ŽULOVÝCH KOSTEK

PŮDORYS:

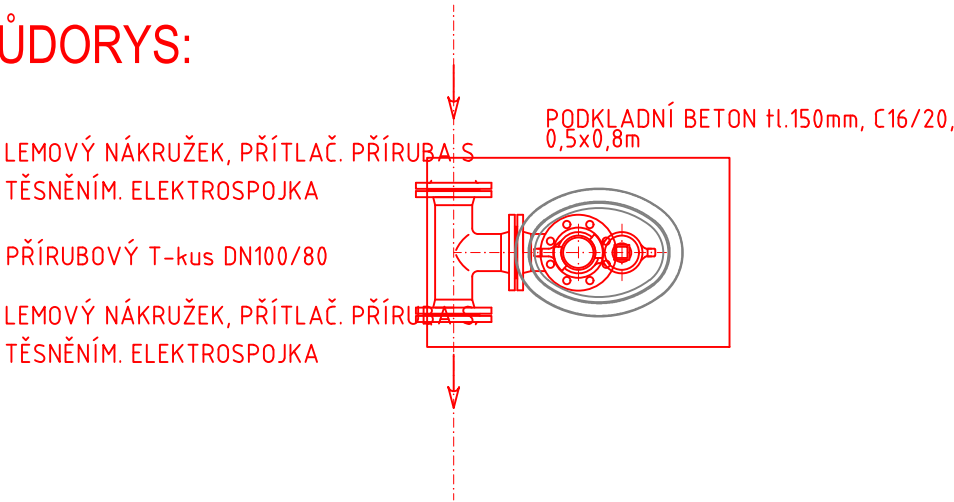

KRAJ: Olomoucký	OBEC: Velké Losiny - Ludvíkov	K.Ú.: Velké Losiny [779083]	 IGEA s.r.o. Na Valše 47/3 702 00 Ostrava igea@igea.cz www.igea.cz	
VYPRACOVAL: Ing. Dominik Naiser	ODPOVĚDNÝ PROJEKTANT: Ing. Petr Charamza	VEDOUCÍ ODDĚLENÍ Ing. Petr Zima	JEDNATELKA: Ing. Alena Chválková, MBA	
INVESTOR: Obec Velké Losiny Rudé armády 321; 78815 Velké Losiny			STUPEŇ: DPS	MĚŘÍTKO: 1:20
STAVBA: Prodloužení splaškové kanalizace a vodovodu Ludvíkov – Velké Losiny			formát: A3	VÝKRES Č.: D.3.4
VÝKRES: Čistící armatura na výtlaku - KV/H2			DATUM: 07/2022	
			Arch.č. – zak.č.: 3046	