



OPLOCENÍ ČERPACÍ STANICE

M1:50


POHLED

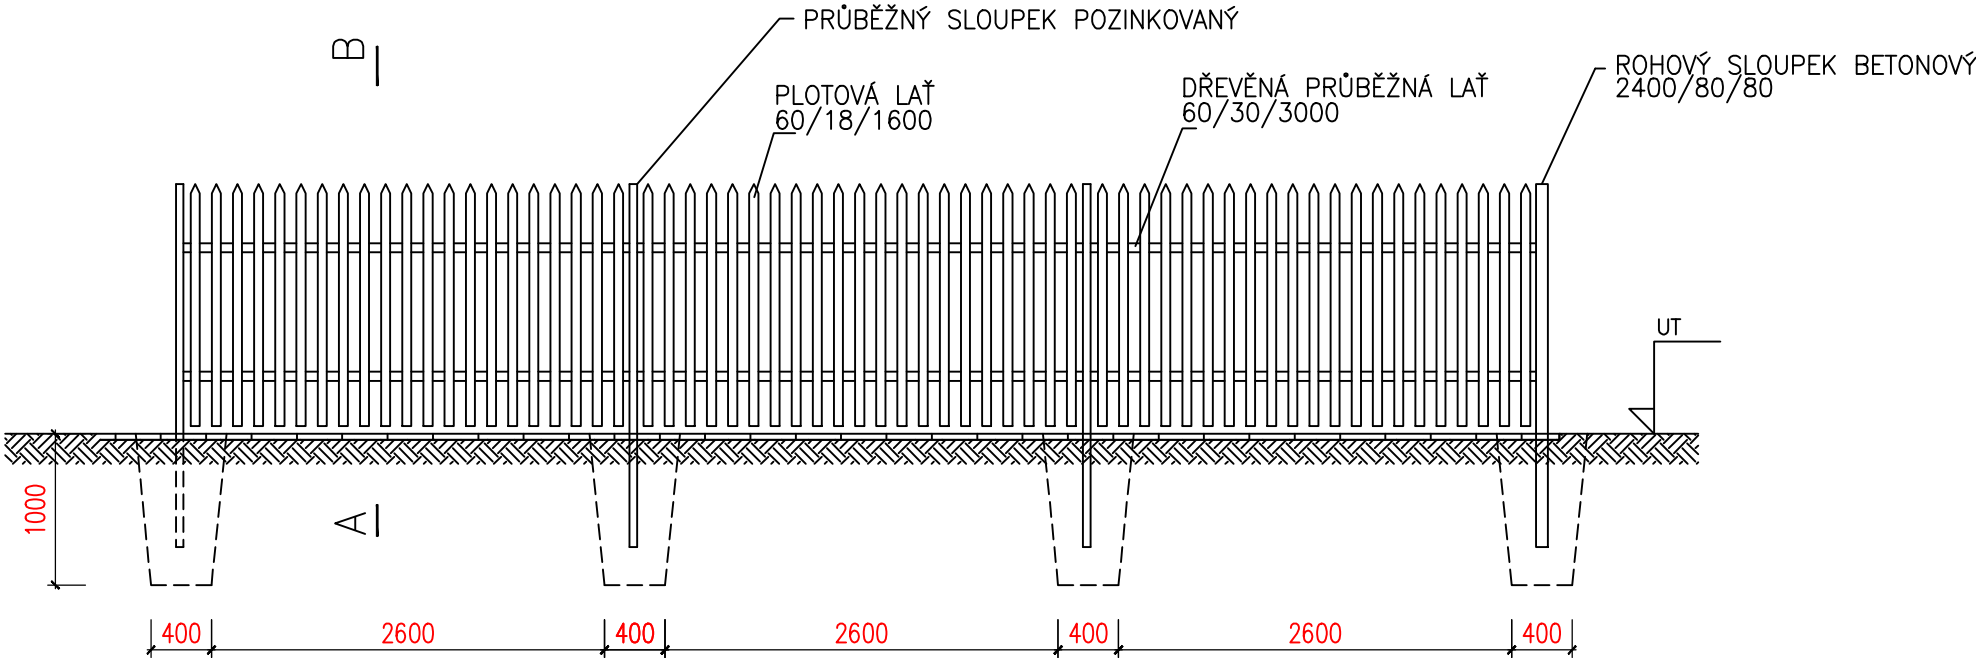

ŘEZ A – B

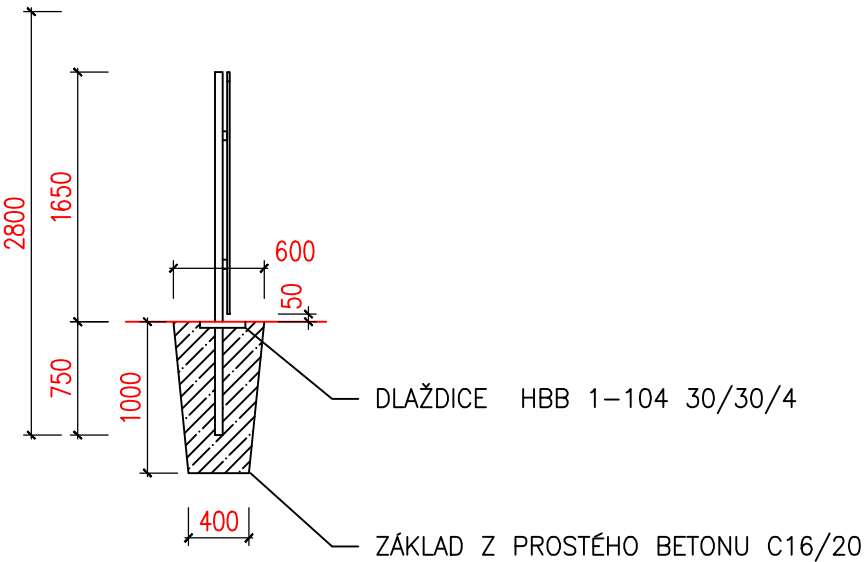

PŮDORYS

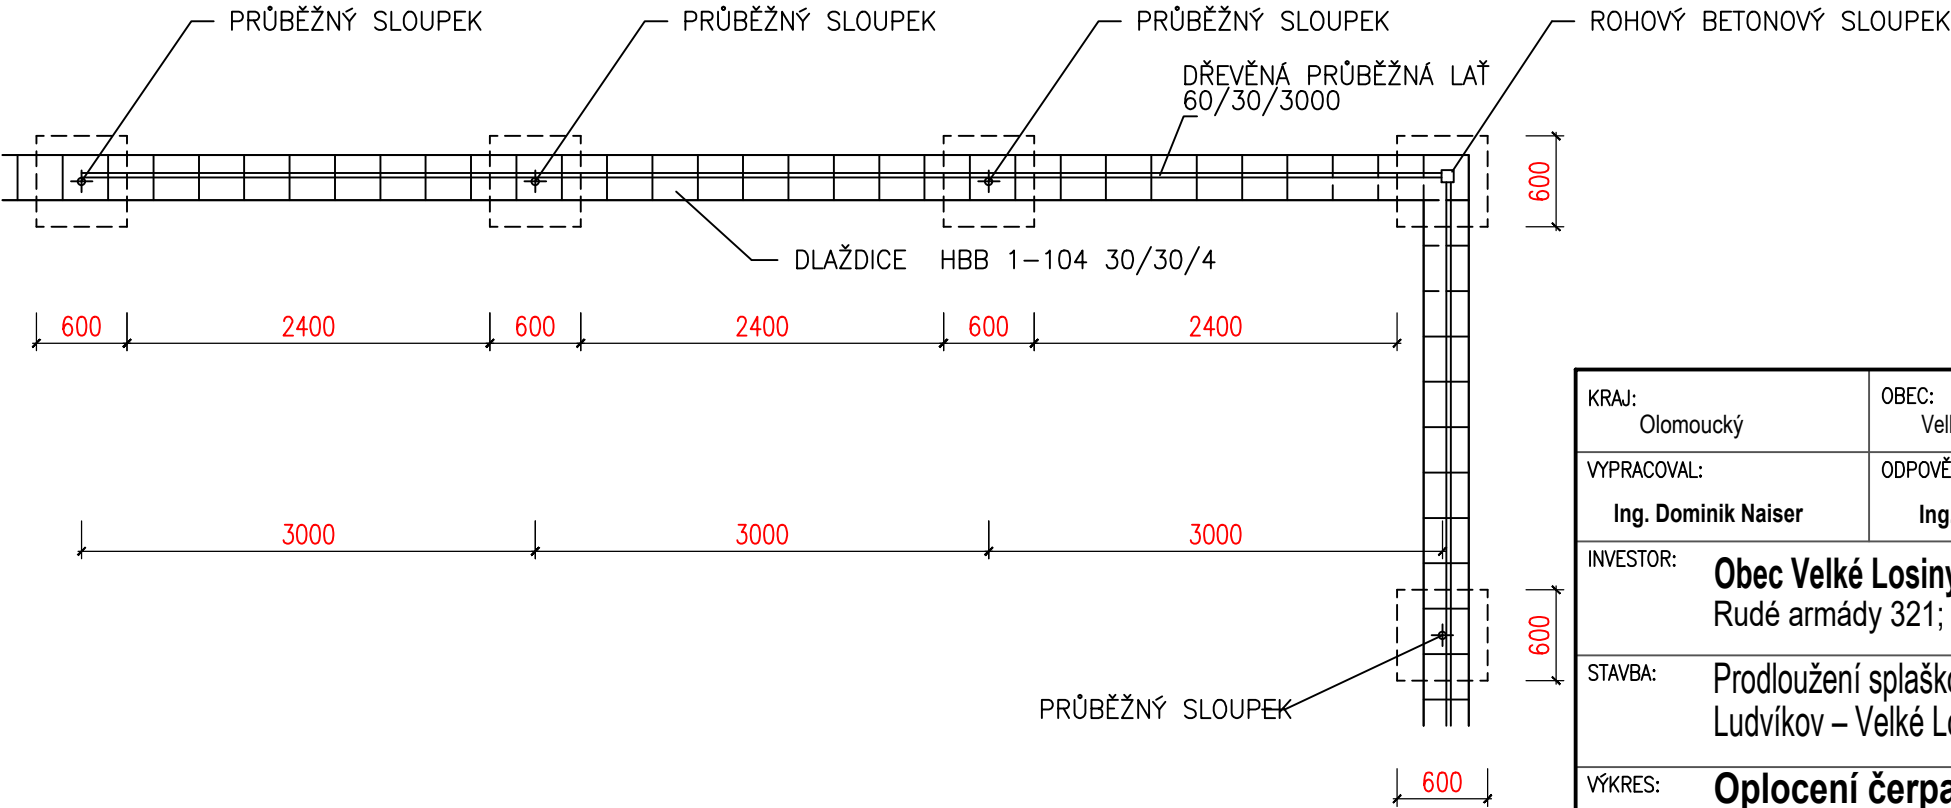

KRAJ: Olomoucký	OBEC: Velké Losiny - Ludvíkov	K.Ú.: Velké Losiny [779083]	 IGEA s.r.o. Na Valše 47/3 702 00 Ostrava igea@igea.cz www.igea.cz
VYPRACOVAL: Ing. Dominik Naiser	ODPOVĚDNÝ PROJEKTANT: Ing. Petr Charamza	VEDOUcí ODDĚLENÍ: Ing. Petr Zima	
INVESTOR: Obec Velké Losiny Rudé armády 321; 78815 Velké Losiny			JEDNATELKA: Ing. Alena Chválková, MBA
STAVBA: Prodloužení splaškové kanalizace a vodovodu Ludvíkov – Velké Losiny			STUPEŇ: DPS
VÝKRES: Oplocení čerpací stanice			MĚŘÍTKO: 1:50
			formát: A3
			DATUM: 07/2022
			Arch.č.–zak.č.: 3046
			VÝKRES Č.: D.4.2-2