
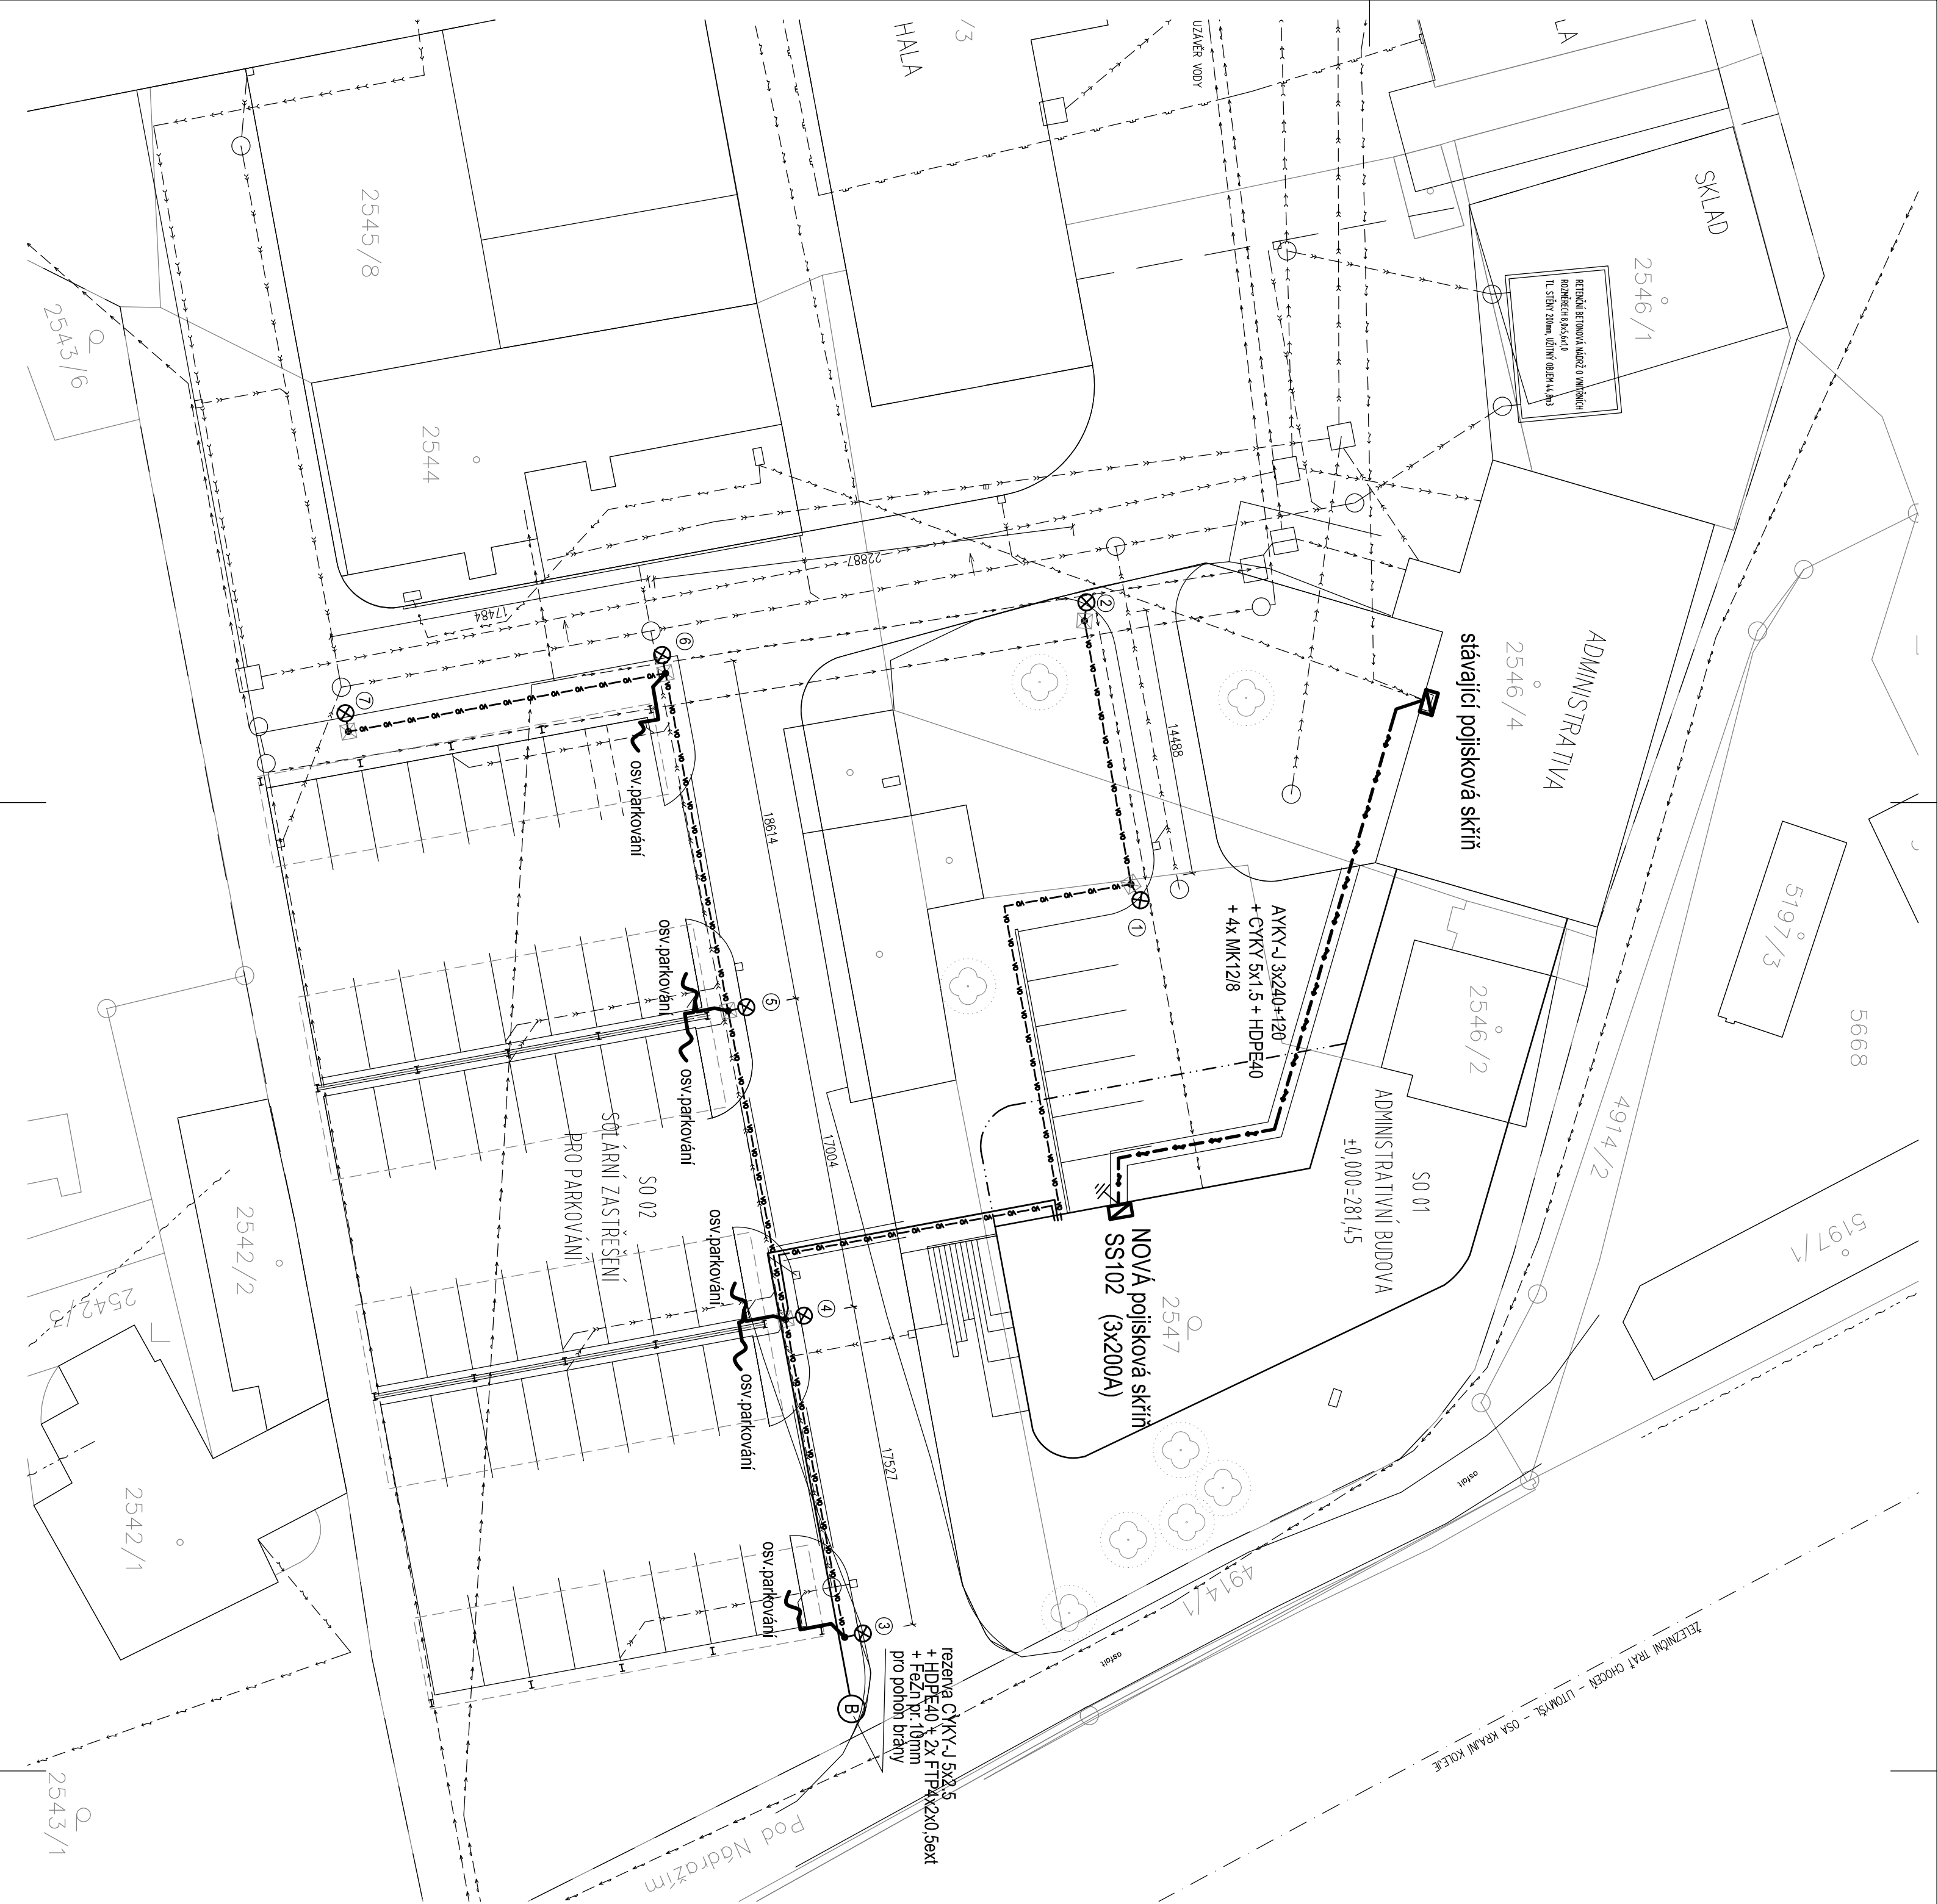


REZ. ULOŽENÍM KABELU
VE VOLNÉM TERÉNU

REZ. ULOŽENÍM KABELU
V KRAJINICIA POD KOMUNIKACI

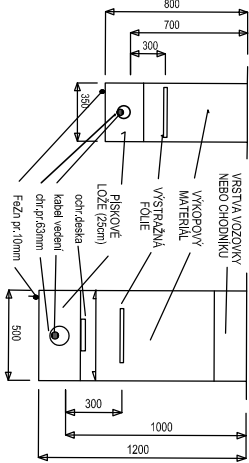

Umístění osvětlovacích stodžárů bude provedeno
množství od osvětlovacích stodžárů
Napájecí soustava : 3FEN, 380V, 230/400V, TN-C
Ochranná před úrazem elektrickým proudem je provedena
ochrannými opatřeními (protektivní zařízení ochrany a prostředky pro ochranu při
poruchách podle předpisů ČSN 33 2000-4-41 a ČSN EN 61 140-6-1.

USPOŘÁDÁNÍ SÍŤI - VÍZ KOORDINAČNÍ SITUACE

KABEL ČVN-K-1 S44 ve volném terénu v ochranné DNES v hloubce 0,7m
KABEL ČVN-K-1 S44 pod komunikací v ochranné DNES v hloubce 1,2m
ZEMNÍČKY ČVN-K-1 S44 v hloubce 0,7m
osvětlovací soustava podzemí musí být spojena se zemním podzemím

1x světlo LED 20W/230V, 1m, na betonovém podstavci výšky 6m + výška 1,5m
stodžár osvětlovací, železný, (litovaný) s ochrannou PVC mřížkou
+ stodžár osvětlovací 2x pojisková

Vývod ČVN-K-1 S44 5m osvětlovací soustava podzemí
LED osvětlovací soustava podzemí (litovaný) s ochrannou PVC mřížkou
(přesně umístění vývodu a stodžár osvětlovací dle požadavků dodavatele soustavy)

Autor ARCHITEKTONICKÉHO NÁVRHU: KAMIL MRVA ARCHITECTS s.r.o.
HLAVNÍ ARCHITEKT: Doc. Ing. arch. Kamil Mrva, Ph.D.

ADMINISTRATIVNÍ BUDOVA TELMAX VYSOKÉ MYTO

Areál společnosti TELMAX

Investor **TELMAX s.r.o.**
Jiráskova 154, 566 01 Vysoké Myto
Projektant **B.K.N.**, spol. s r.o., Vladislavova 29/I, 566 01 Vysoké Myto, www.bkn.cz

Vypracoval **Pavel Farník** Zodpovědný projektant **Ing. Vladimír Šatěr** Hlavní projektant
Datum **09/2024** Zák. číslo **6509/23** Por. č. **D.2.4.2.**



Stupeň **DOKUMENTACE PRO PROVEDENÍ STAVBY** DPS

Objekt **IO 04 AREÁLOVÉ ROZVODY NN A VEKOVNÍ OSVĚTLENÍ**

Obsah **SITUACE ROZVODY NN + VO** Měřítko **1:500**

Datum **09/2024** Zák. číslo **6509/23** C. výkresu **D.2.4.2.**