


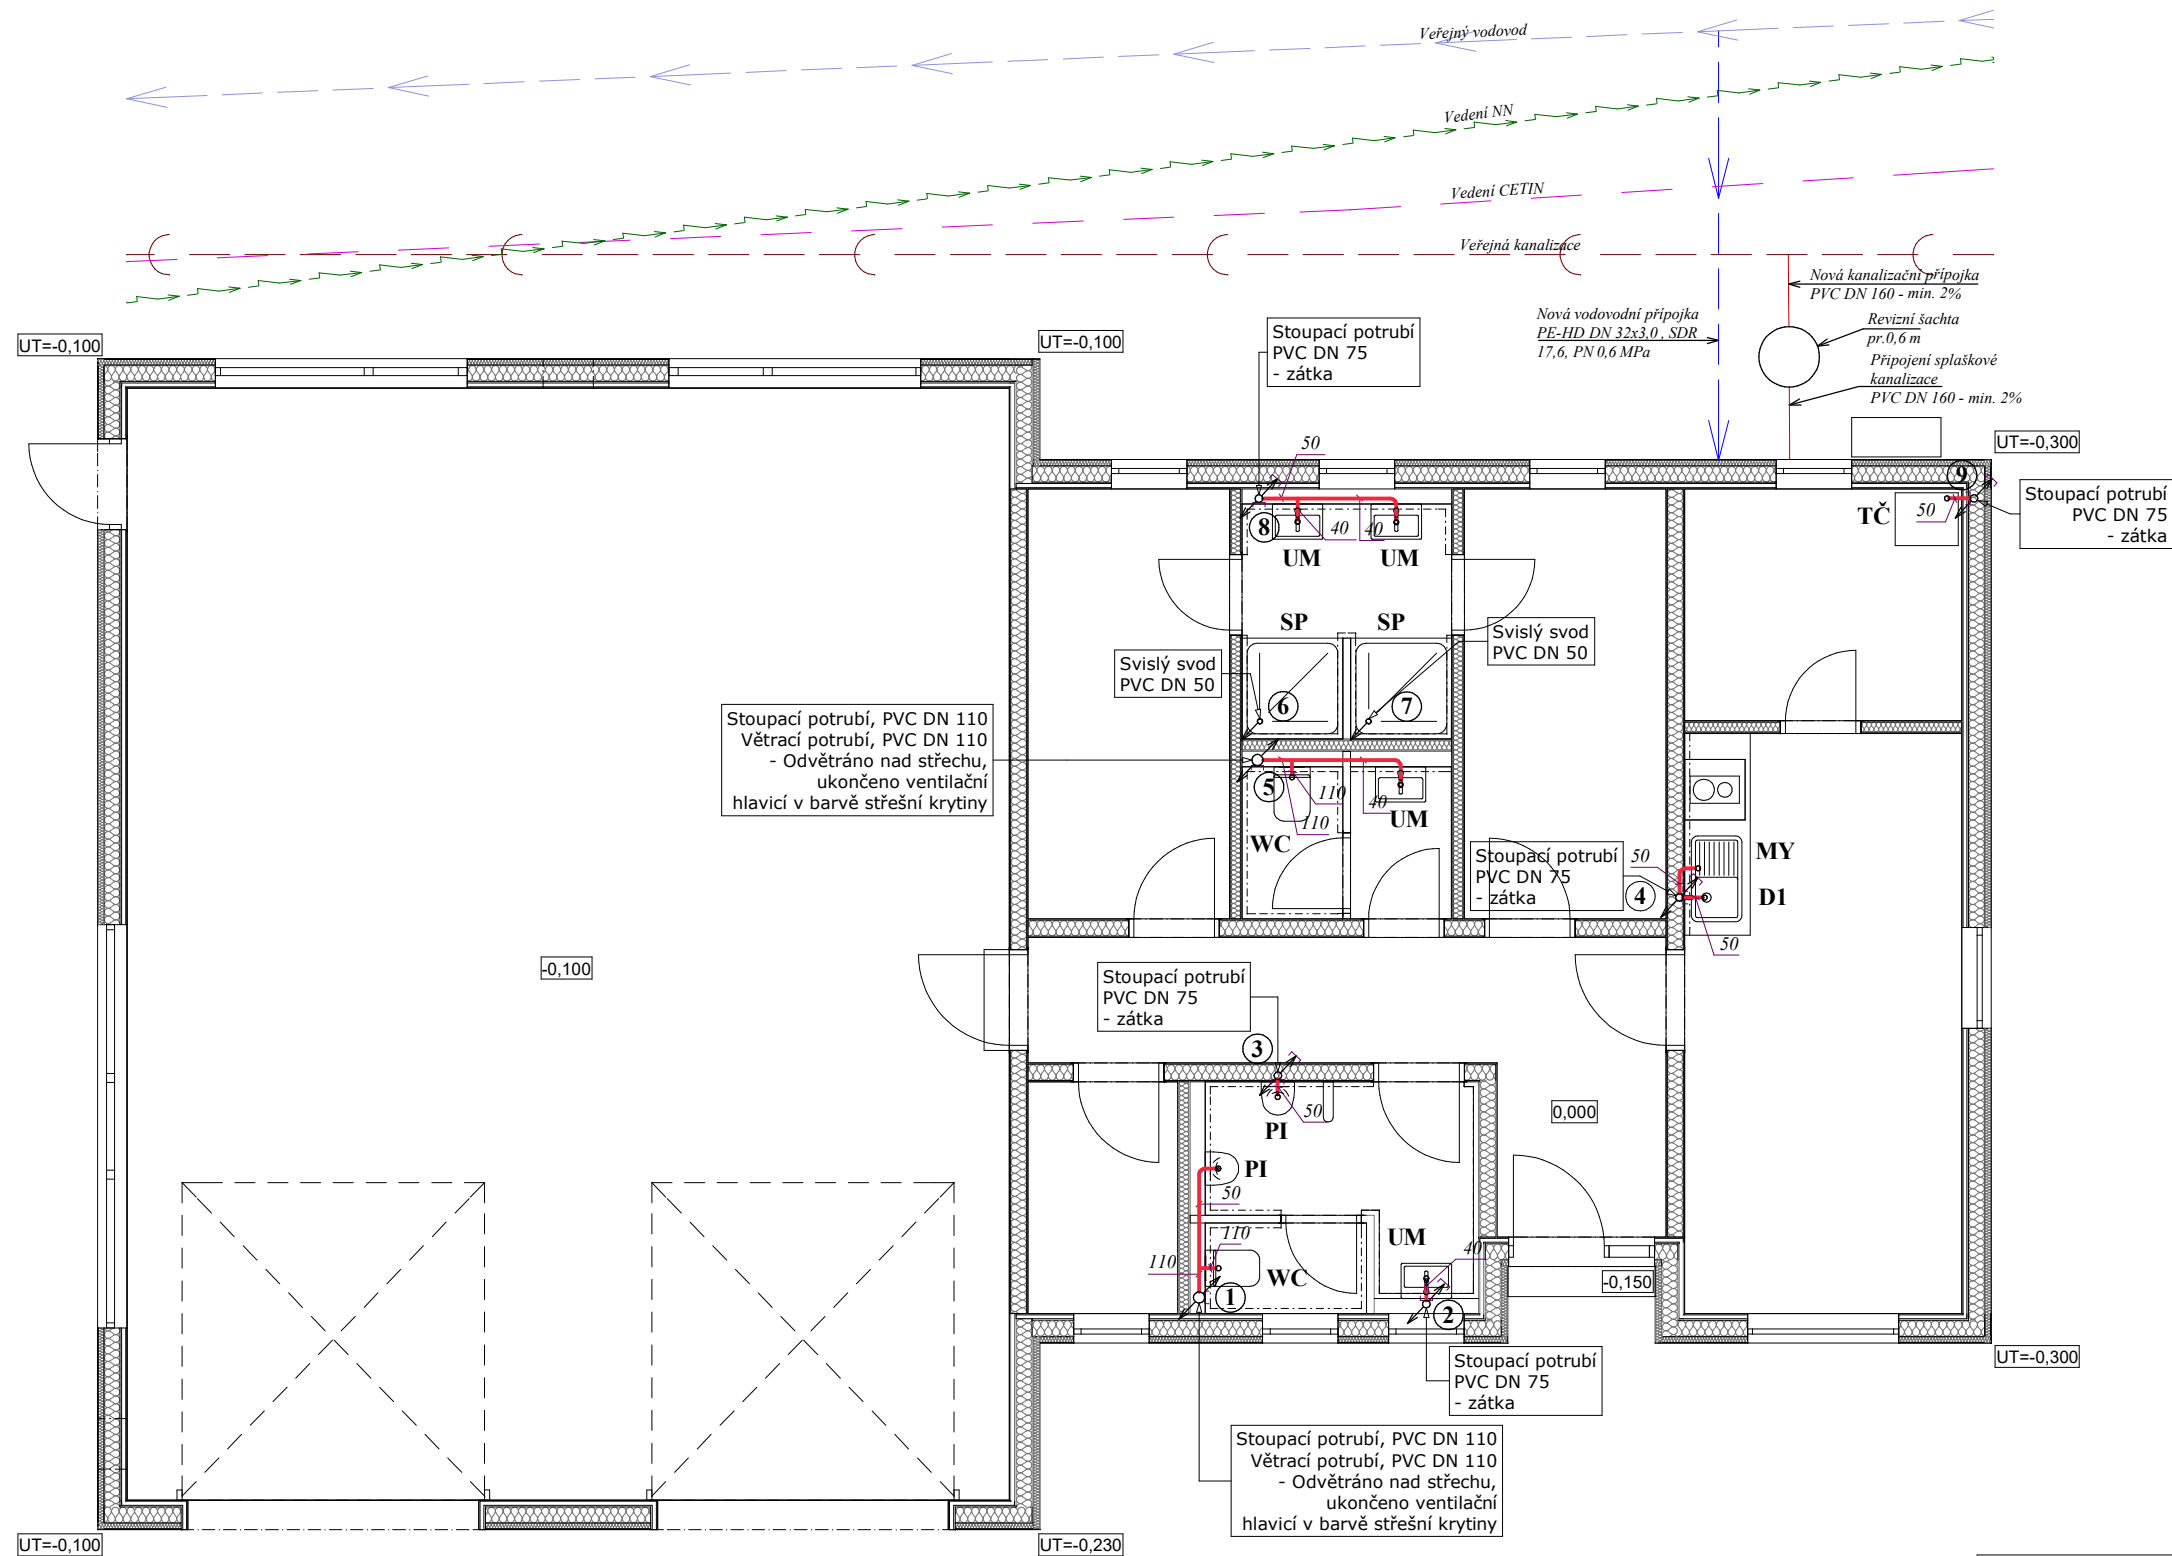

LEGENDA ZAŘÍZOVACÍCH PŘEDMĚTŮ

- UM** ...umyvadlo 60 cm + polosloup + sifon + baterie stojánková
- WC** ...WC závěsné, stěnový vestavěný WC modul Geberit Kombifix ECO WC+ovládací panel s 2tlačítkem - ovládání zepředu (napouštěcí rohový ventil zabudovaný v kombifixu)
- PI** ...pisoár s automatickým senzorovým splachováním, výtokový ventil, upevňovací sada
- MY** ...myčka - T212 + HL 400
- D1** ...jednoduchý nerezový dřez s odkapávací plochou+sifon, dřezová baterie stojánková
- SP** ...sprchový kout + zástěna + baterie termostatická + sprchová kombinace: držák, jednofunkční sprcha, hadice
- TČ** ...tepelné čerpadlo - HL 400 + T212

LEGENDA OZNAČENÍ:

- ⑥ - označení stoupacího potrubí

LEGENDA ČAR:

- připojovací potrubí

POZNÁMKA:

- * ROZVOD POTRUBÍ A ZAPOJENÍ ZP BUDE ŘEŠIT SPECIALIZOVANÁ FIRMA.
- * VŠECHNY PRÁCE BUDOU PROVEDENY DLE PŘÍSLUŠNÝCH NOREM A PŘEDPISŮ.
- * PROJEKT JE ZPRACOVÁN ZA ÚČELEM ZÍSKÁNÍ STAVEBNÍHO POVOLENÍ.
- * PROJEKTOVÁ DOKUMENTACE NENAHRADUJE PROVÁDĚCÍ PROJEKT!!

Hlavní projektant:		Zodp.projektant:	Vypracoval:	ATELIER ELZET www.atelierelzet.cz	
Atelier Elzet s.r.o. nám. Fr. Křižíka 2840, 390 01 Tábor		Ing. arch. Ladislav Zeman, Hodětín 24, 391 65 Bechyně IČO 02074931	Ing. arch. Ladislav Zeman, Hodětín 24, 391 65 Bechyně IČO 02074931		
Investor: Obec Nišovice, Nišovice 18, 387 01 Volyně					
Místo stavby: k.ú. Nišovice, parc. č. 70/5, 510/4, 1363/8				Číslo zak.:	Paré :
Akce: Novostavba hasičárny v Nišovicích				Datum: 01 / 2024	
				Stupeň: DSP	
Část projektu: Technika prostředí staveb				Ozn. části: D.1.4.	
Obsah: ZI - Kanalizace - půdorys přízemí				Měřítko: 1:75	
				Č. výkresu: 04	