


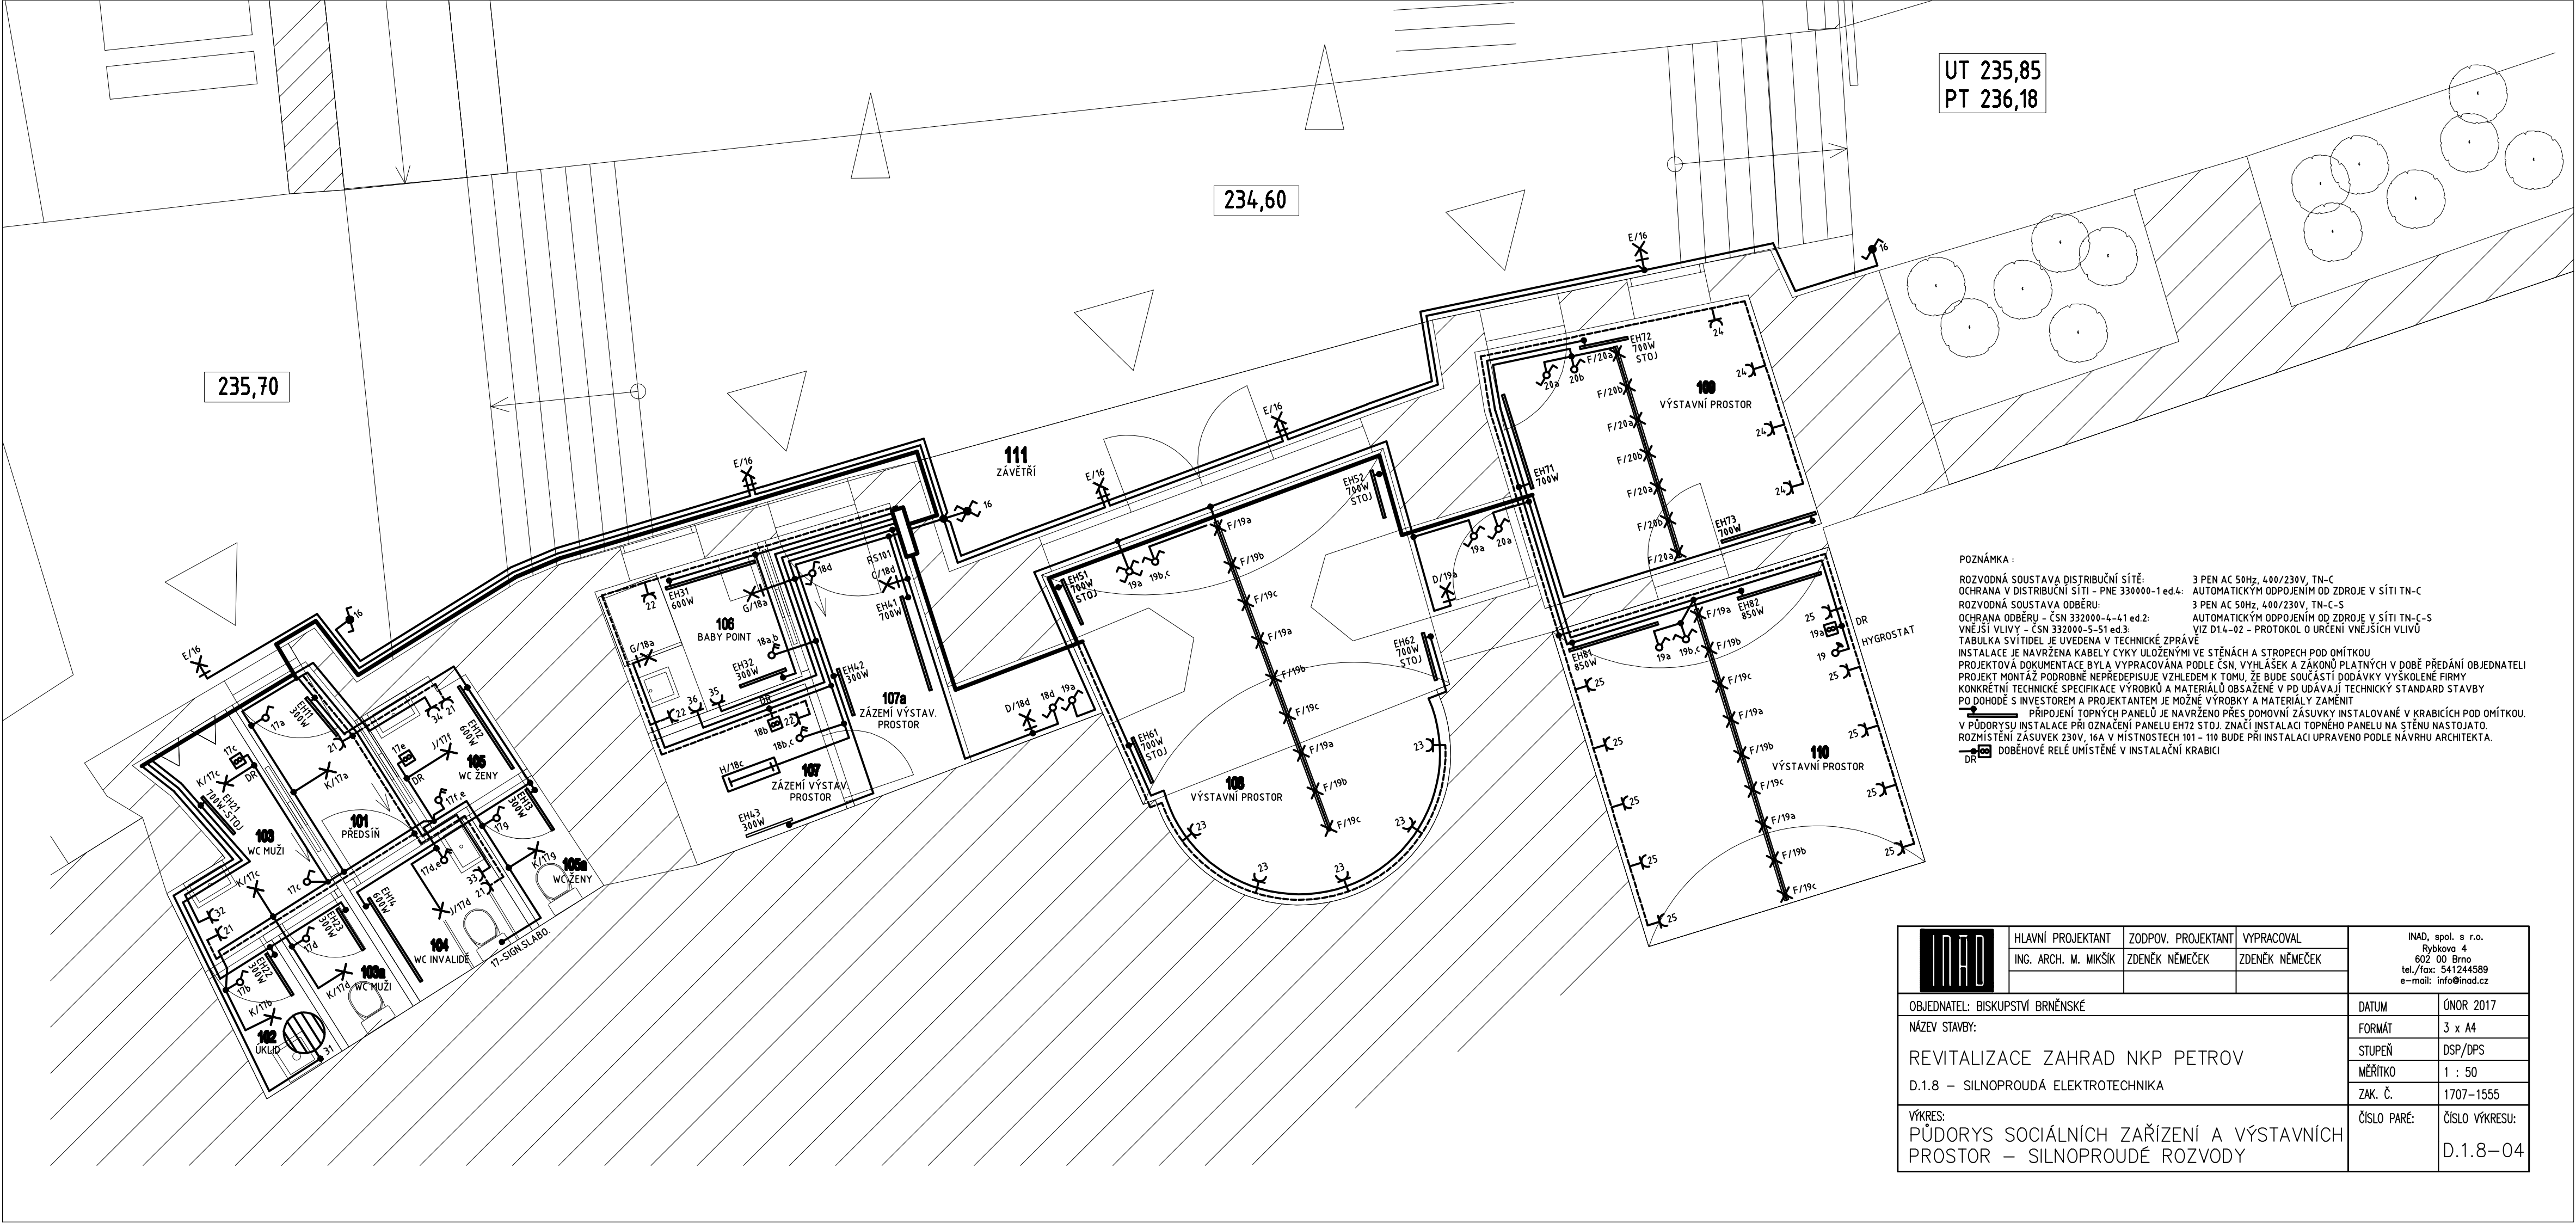

POZNÁMKA:
ROZVODNÁ SOUSTAVA DISTRIBUČNÍ SÍTĚ: 3 PEN AC 50Hz, 400/230V, TN-C
OCHRANA V DISTRIBUČNÍ SÍTĚ - PNE 330000-1 ed.4: AUTOMATICKÝM ODPOJENÍM OD ZDROJE V SÍTĚ TN-C
ROZVODNÁ SOUSTAVA ODĚRU: 3 PEN AC 50Hz, 400/230V, TN-C-S
OCHRANA ODĚRU - ČSN 332000-4-41 ed.2: AUTOMATICKÝM ODPOJENÍM OD ZDROJE V SÍTĚ TN-C-S
VNĚŠNÍ VLIVY - ČSN 332000-5-51 ed.3: VIZ D14-02 - PROTOKOL O URČENÍ VNĚŠNÍCH VLIVŮ
TABULKA SVÍTEL JE UVEDENA V TECHNICKÉ ZPRÁVĚ
INSTALACE JE NAVRŽENA KABELY CVKY ULOŽENÝMI VE STĚNÁCH A STROPECH POD OMÍTKOU
PROJEKTOVÁ DOKUMENTACE BYLA VYPRACOVÁNA PODLE ČSN, VPSA A SEK A ZÁKONŮ PLATNÝCH V DOBĚ PŘEDÁNÍ OBJEDNATELI
KONKRETNÍ TECHNICKÉ SPECIFIKACE VÝROBKŮ A MATERIÁLŮ OBSAŽENÉ V PD UDÁVAJÍ TECHNICKÝ STANDARD STAVBY
PO DOHODĚ S INVESTITOREM A PROJEKTEM JE MOŽNÉ VÝROBY A MATERIÁLY ZMĚNIT
PŘIPOJENÍ TOPNÝCH PANELOU JE NAVRŽENO PŘES DOMOVNÍ ZÁSUVKY INSTALOVANÉ V KRABÍČKÁCH POD OMÍTKOU.
V PŮDORYSU INSTALACE PŘI OZNAČENÍ PANELU EHT2 STJ. ZNAČÍ INSTALACI TOPNÉHO PANELU NA STĚNU NASTOJATO.
ROZMÍSTĚNÍ ZÁSUVKÝ 230V, 16A V MÍSTNOSTECH 101 - 110 BUDE PŘI INSTALACI UPRAVENO PODLE NÁVRHU ARCHTEKTA.
DR DOBĚHOVÉ RELE UMÍSTĚNÉ V INSTALAČNÍ KRABICI

	HLAVNÍ PROJEKTANT	ZODPOV. PROJEKTANT	VYPRACOVAL	INA0, spol. s r.o. Bykova 4 602 00 Brno tel./fax: 541244589 e-mail: info@inao.cz
	ING. ARCH. M. MIKŠÍK	ZDENĚK NĚMEČEK	ZDENĚK NĚMEČEK	
OBJEDNATEL: BISKUPSTVÍ BRNĚNSKÉ				DATUM: ČNOR 2017
NÁZEV STAVBY:				FORMÁT: 3 x A4
REVITALIZACE ZAHRAD NKP PETROV				STUPEŇ: DSP/DPS
D.1.8 - SILNOPROUDÁ ELEKTROTECHNIKA				MĚŘÍTKO: 1 : 50
VÝKRES:				ZAK. Č.: 1707-1555
PŮDORYS SOCIÁLNÍCH ZAŘÍZENÍ A VÝSTAVNÍCH PROSTOR - SILNOPROUDÉ ROZVODY				ČÍSLO PARE: ČÍSLO VÝKRESU: D.1.8-04