



OBLAST SO 01 - ŘAD V1 - UL. KOMENSKÉHO

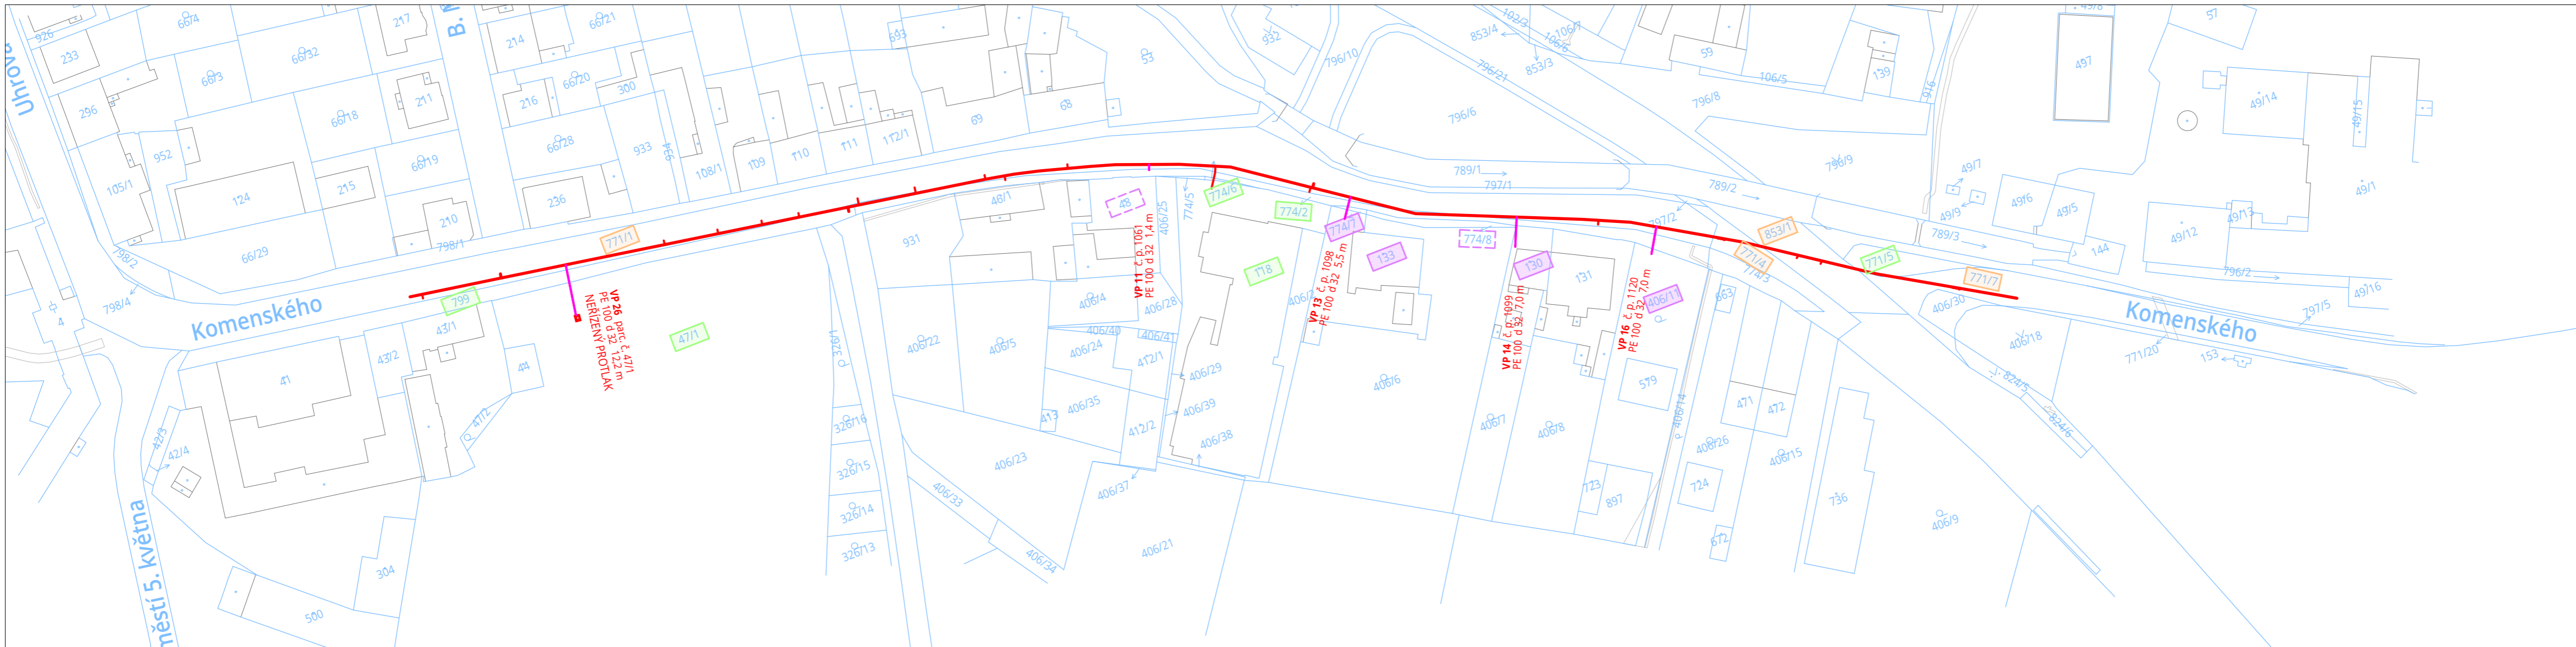

OBLAST SO 02 - ŘAD V2 - UL. KRÁTKÁ

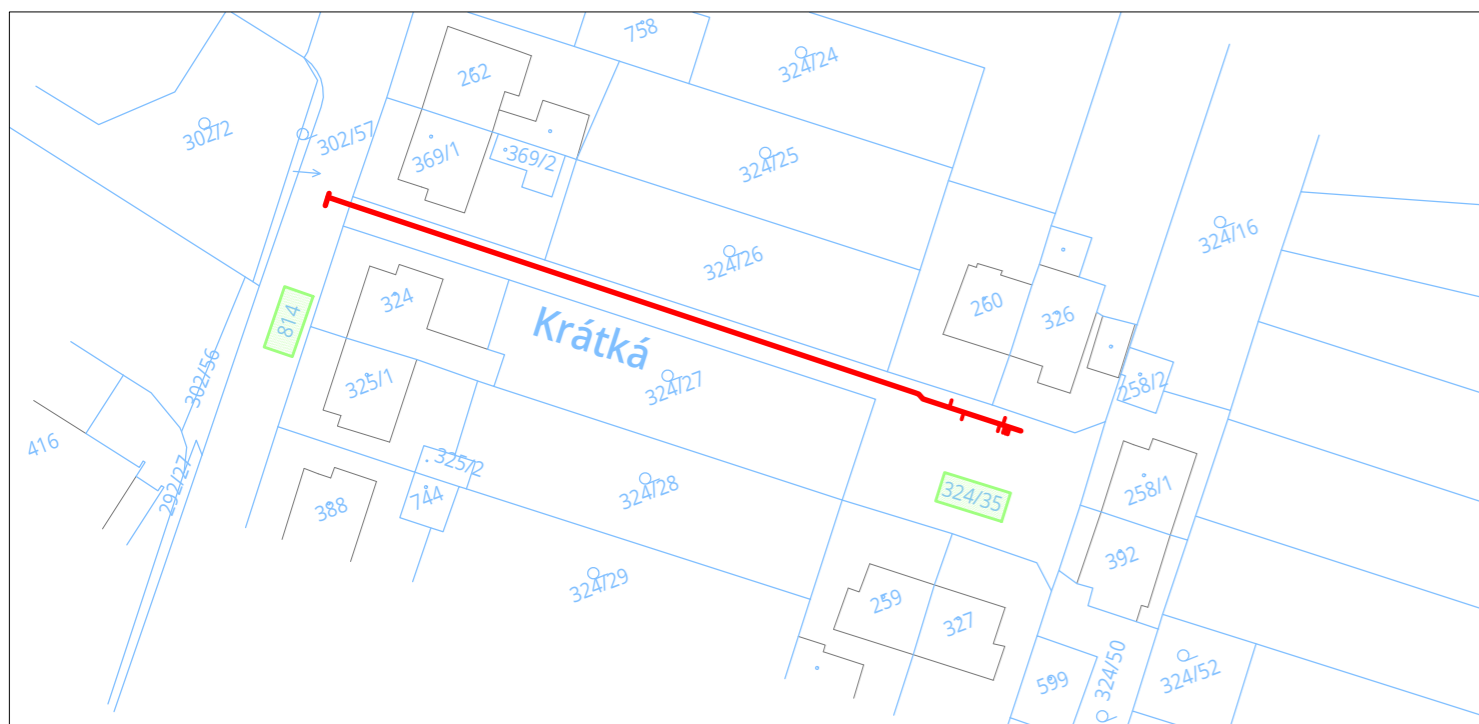

LEGENDA:

- VODOVODNÍ ŘAD (OTEVŘENÝ VÝKOP) - OBNOVA STÁVAJÍCÍHO POTRUBÍ V PŮVODNÍ TRASE A NIVELETĚ
- PŘEPOJENÍ VODOVODNÍ PŘÍPOJKY
- PRODLOUŽENÍ VODOVODNÍ PŘÍPOJKY (UMÍSTĚNÍ ÚZEMNÍM SOUHLASEM)
- HRANICE PARCELY
- PARCELNÍ ČÍSLO

LEGENDA POZEMKŮ:

- DOTČENÁ PARCELA V SOUKROMÉM VLASTNICTVÍ
- DOTČENÁ PARCELA V MAJETKU VEŘEJNÝCH INSTITUCÍ
- DOTČENÁ PARCELA V MAJETKU OBCE PŘEDKLÁŠTEŘÍ
- SOUSEDNÍ PARCELA (BLÍŽE NEŽ 2,0 m) V SOUKROMÉM VLASTNICTVÍ



NÁZEV AKCE

PŘEDKLÁŠTEŘÍ - OBNOVA VODOVODNÍHO ŘADU UL. KOMENSKÉHO, UL. KRÁTKÁ

PROJEKTOVÁ DOKUMENTACE PRO PROVÁDĚNÍ STAVBY (DPS)

OBJEDNATEL - INVESTOR
SVAZEK VODOVODŮ A KANALIZACÍ TIŠNOVSKO
 nám. Míru 111, 666 01 Tišnov
 IČ: 494 57 004

ZHOTOVITEL

 +420 606 154 797 / slesinger@projekce-slesinger.cz
 www.projekce-slesinger.cz
 Stařkova 557/18a, 602 00 Brno / IČ: 06676359

PARÉ Č.

KRAJ

JIHOMORAVSKÝ

MÍSTO STAVBY

OBEC PŘEDKLÁŠTEŘÍ

STAVEBNÍ OBJEKT

-

NÁZEV VÝKRESU

SITUACE STAVBY V KATASTRÁLNÍ MAPĚ

ODPOVĚDNÝ PROJEKTANT

ING. JAN ŠLESINGER

VYPRACOVAL

ING. JAN ŠLESINGER

DATUM

05/2023

ZAKÁZKOVÉ Č.

0078

FORMÁT

3 A4

MĚŘÍTKO

1:1000

OZNAČENÍ VÝKRESU

C.3