


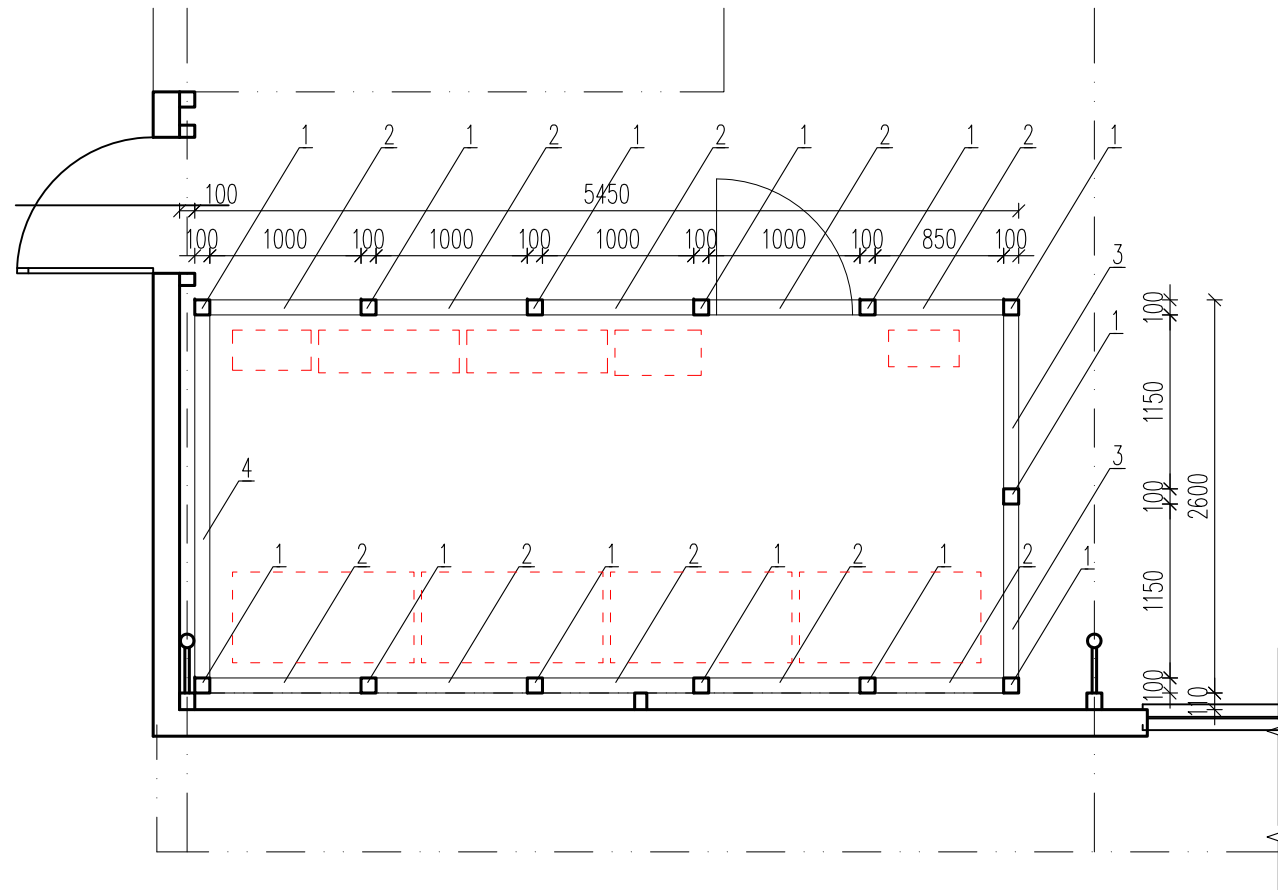


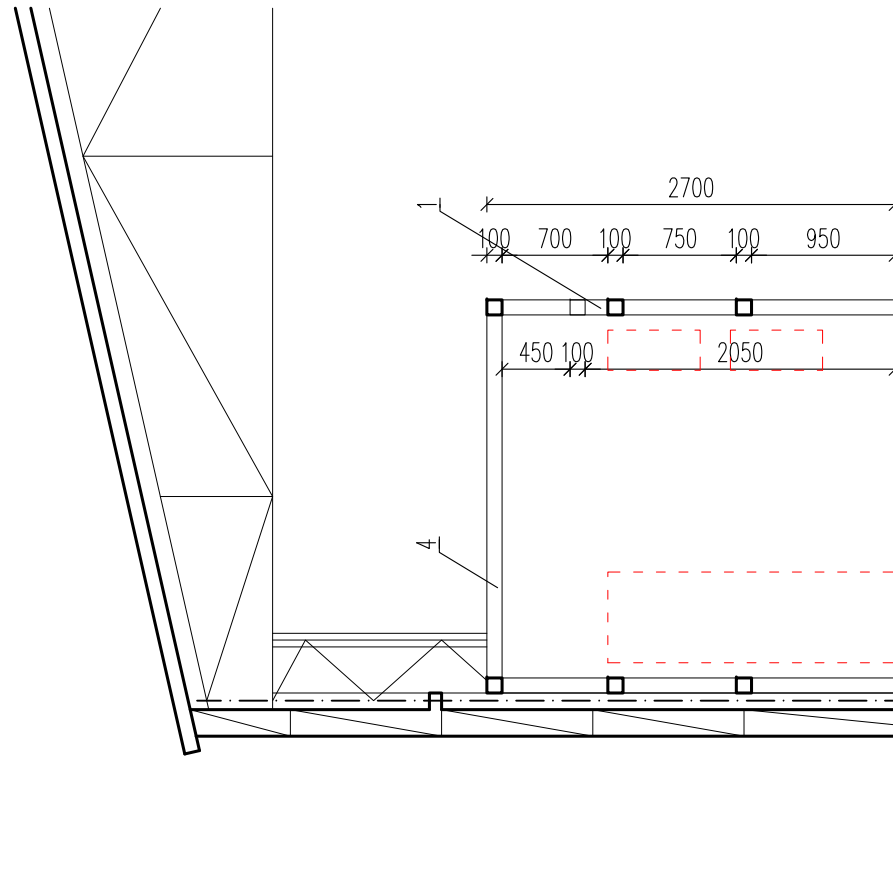

PŮDORYS STŘECHY
– KONSTRUKČNÍ ŘEŠENÍ FOTOVOLTAICKÉ ELEKTRÁRNY M 1:200

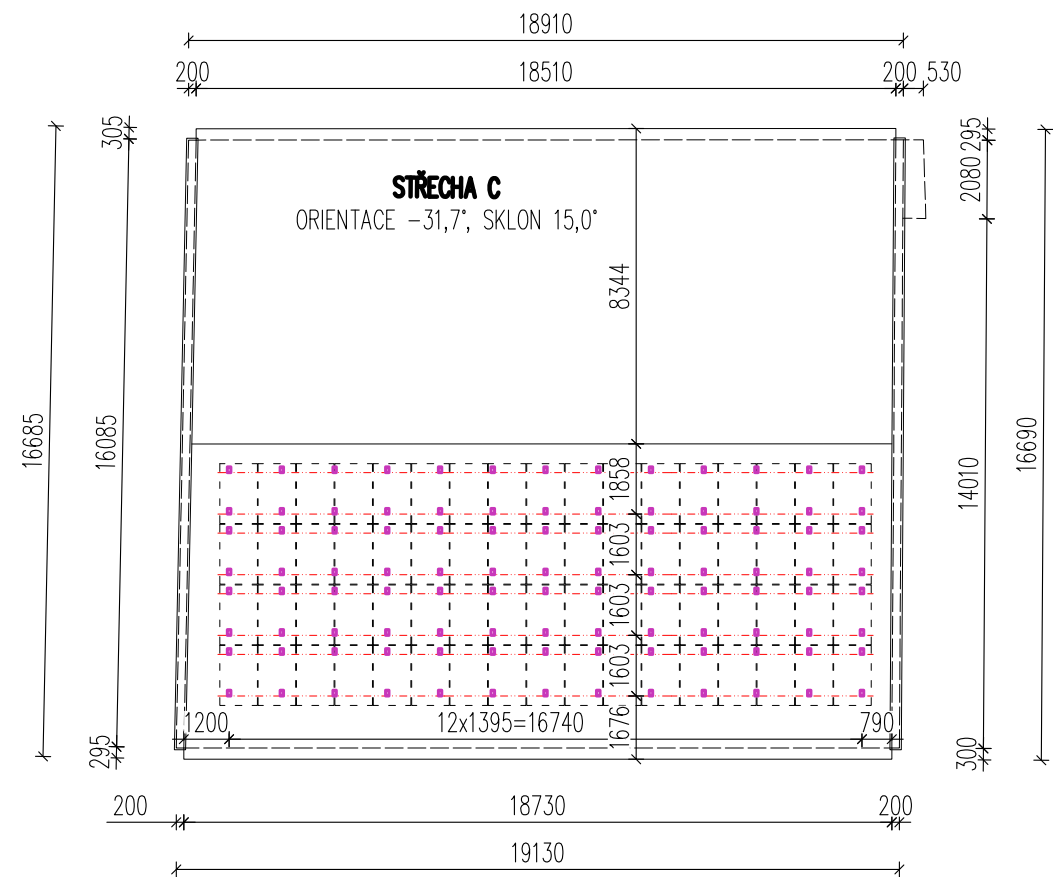

PŮDORYS STŘECHY
– KONSTRUKČNÍ ŘEŠENÍ FOTOVOLTAICKÉ ELEKTRÁRNY M 1:200

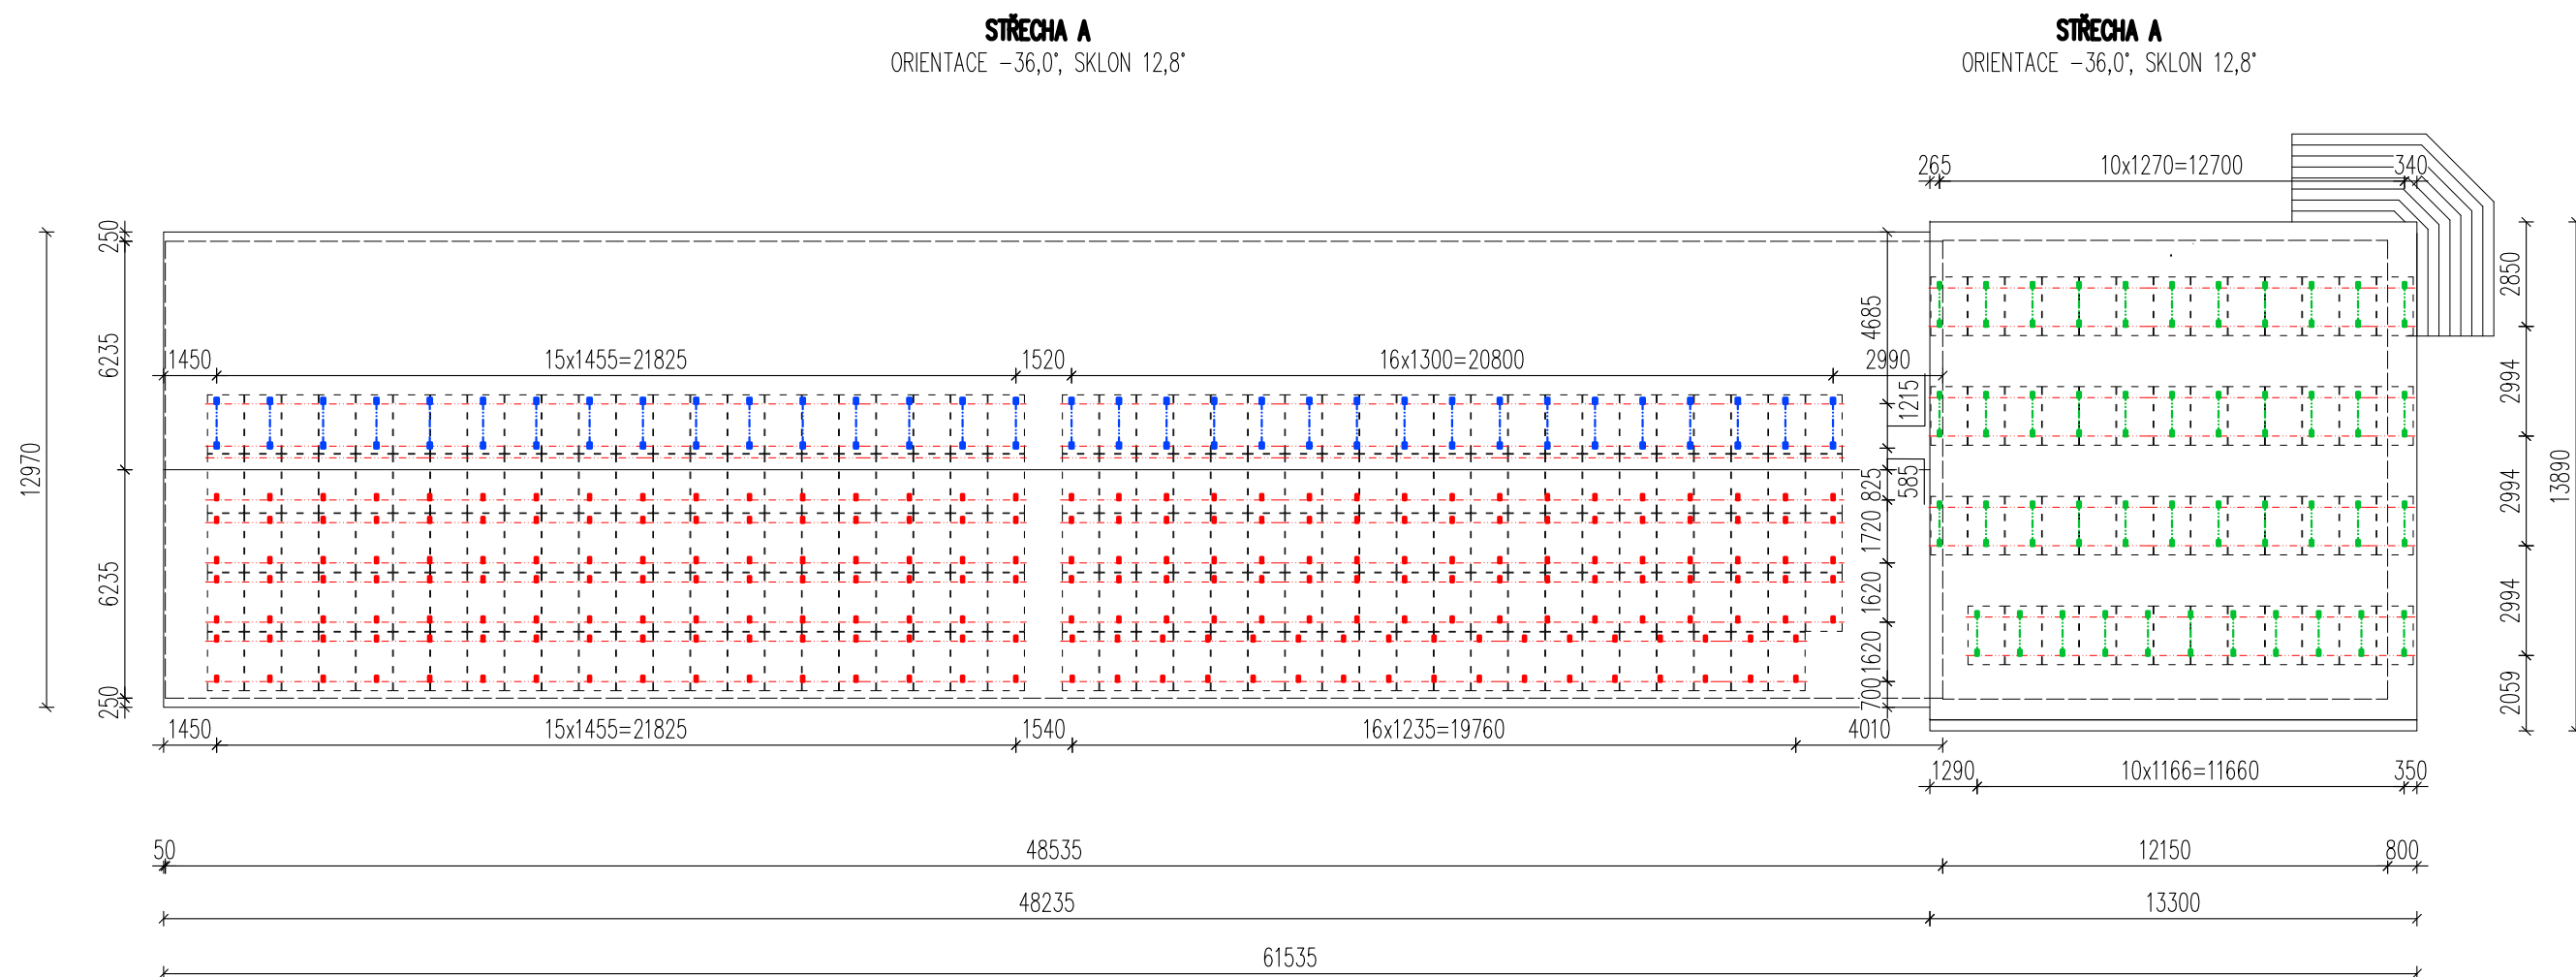


LEGENDA MATERIÁLŮ

 
 
 
- | | |
|---|---|
|  | STÁVAJÍCÍ ZDIVO BEZ ROZLIŠENÍ |
|  | NOSNÁ KONSTRUKCE FV POLE – NK1: 231 KS; NK2: 33 KS; NK3: 44 KS; NK4: 104 KS |
|  | SOLÁRNÍ PROFILY |
|  | FOTOVOLTAICKÉ PANELE 300W – ROZMĚRY 1640 x 995 x 40 mm;
– STRINGOVÁNÍ 1x 22-22-22-22-22, 1x 21-21-21-21-20, 1x 17-17-17, 1x 17-17-17-17; CELKEM 333 MODULŮ: 99,900 kWp |

- HLAVNÍ PARAMETRY FV POLE:**
- CELKOVÁ KAPACITA FV POLE: 99,90 kWp
 - PARAMETRY FV POLE "STŘECHA A": ORIENTACE 36° VÝCHODNÍM SMĚREM, SKLON 12,8°
 - PARAMETRY FV POLE "STŘECHA B": ORIENTACE 36° VÝCHODNÍM SMĚREM, SKLON 12,8°
 - PARAMETRY FV POLE "STŘECHA C": ORIENTACE 31,7° VÝCHODNÍM SMĚREM, SKLON 15°
 - CELKOVÁ KAPACITA AKUMULACE: 268 kWh

- VÝPIS PRVKŮ SYSTÉMU:
- 333 ks FV MODULŮ
 - 412 ks NOSNÝCH KONSTRUKCÍ
 - 118 ks SOLÁRNÍCH PROFILŮ DL. 6 m
 - 188 ks AL. SPOJEK SOLÁRNÍCH PROFILŮ (94 SPOJŮ)
 - 630 ks AL. STŘEDOVÝCH ŮCHYTŮ
 - 72 ks AL. KRAJNÍCH ŮCHYTŮ
 - 1191 ks SPOJŮ SOLÁRNÍ KONSTRUKCE (ŠROUBY+ MATICE)

POZNÁMKA:
- OCELOVÝ MATERIÁL ŽÁROVĚ ZINKOVAT
- KONSTRUKCI PŘED VÝROBOU NUTNO OVĚŘIT PŘEMĚŘENÍM SKLONŮ

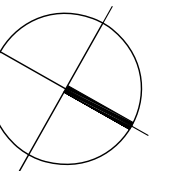[illegible]

HLAVNÍ ING. PROJEKTU		ZODP. PROJEKTANT		VYPRACOVAL		MĚŘÍTKO 1 : 200 / 50	
ONDŘEJ MARTIN		ING. PAVEL TUMA		ONDŘEJ MARTIN		FORMÁT A 4	
						DATUM 14.6.2019	
INVESTOR : TESS CZ spol. s r.o., C.Č. 10, 516 01 TŘEBEŠOV							
AKCE : FOTOVOLTAICKÁ ELEKTRÁRNA SOLNICE 99,9 kWp na pozemcích p.č. st. 541, st. 805, st. 889/1, st. 889/2, 1407/1 katastrální území SOLNICE D. DOKUMENTACE OBJEKTŮ A ZAŘÍZENÍ 1. DOKUMENTACE STAVEBNÍHO NEBO INŽENÝRSKÉHO OBJEKTU 1.1 ARCHITEKTONICKO-STAVEBNÍ ŘEŠENÍ							
DOKUMENTACE PRO PROVEDENÍ STAVBY				Č. PARÉ			
NÁZEV PŘÍLOHY :							
FVE – CELKOVÉ KONSTRUKČNÍ ŘEŠENÍ							



iNs
ATELIER
projektový a inženýrský
s. r. o.

ZPRACOVATEL :

INS spol. s r.o.

Parkány 413
547 01 Náchod
tel.: 491 422 226
ins.atelier@insnachod.cz
www.insnachod.cz

EV. Č. AKCE

1563 41 17

ČÍSLO PŘÍLOHY

1. 1. 4