
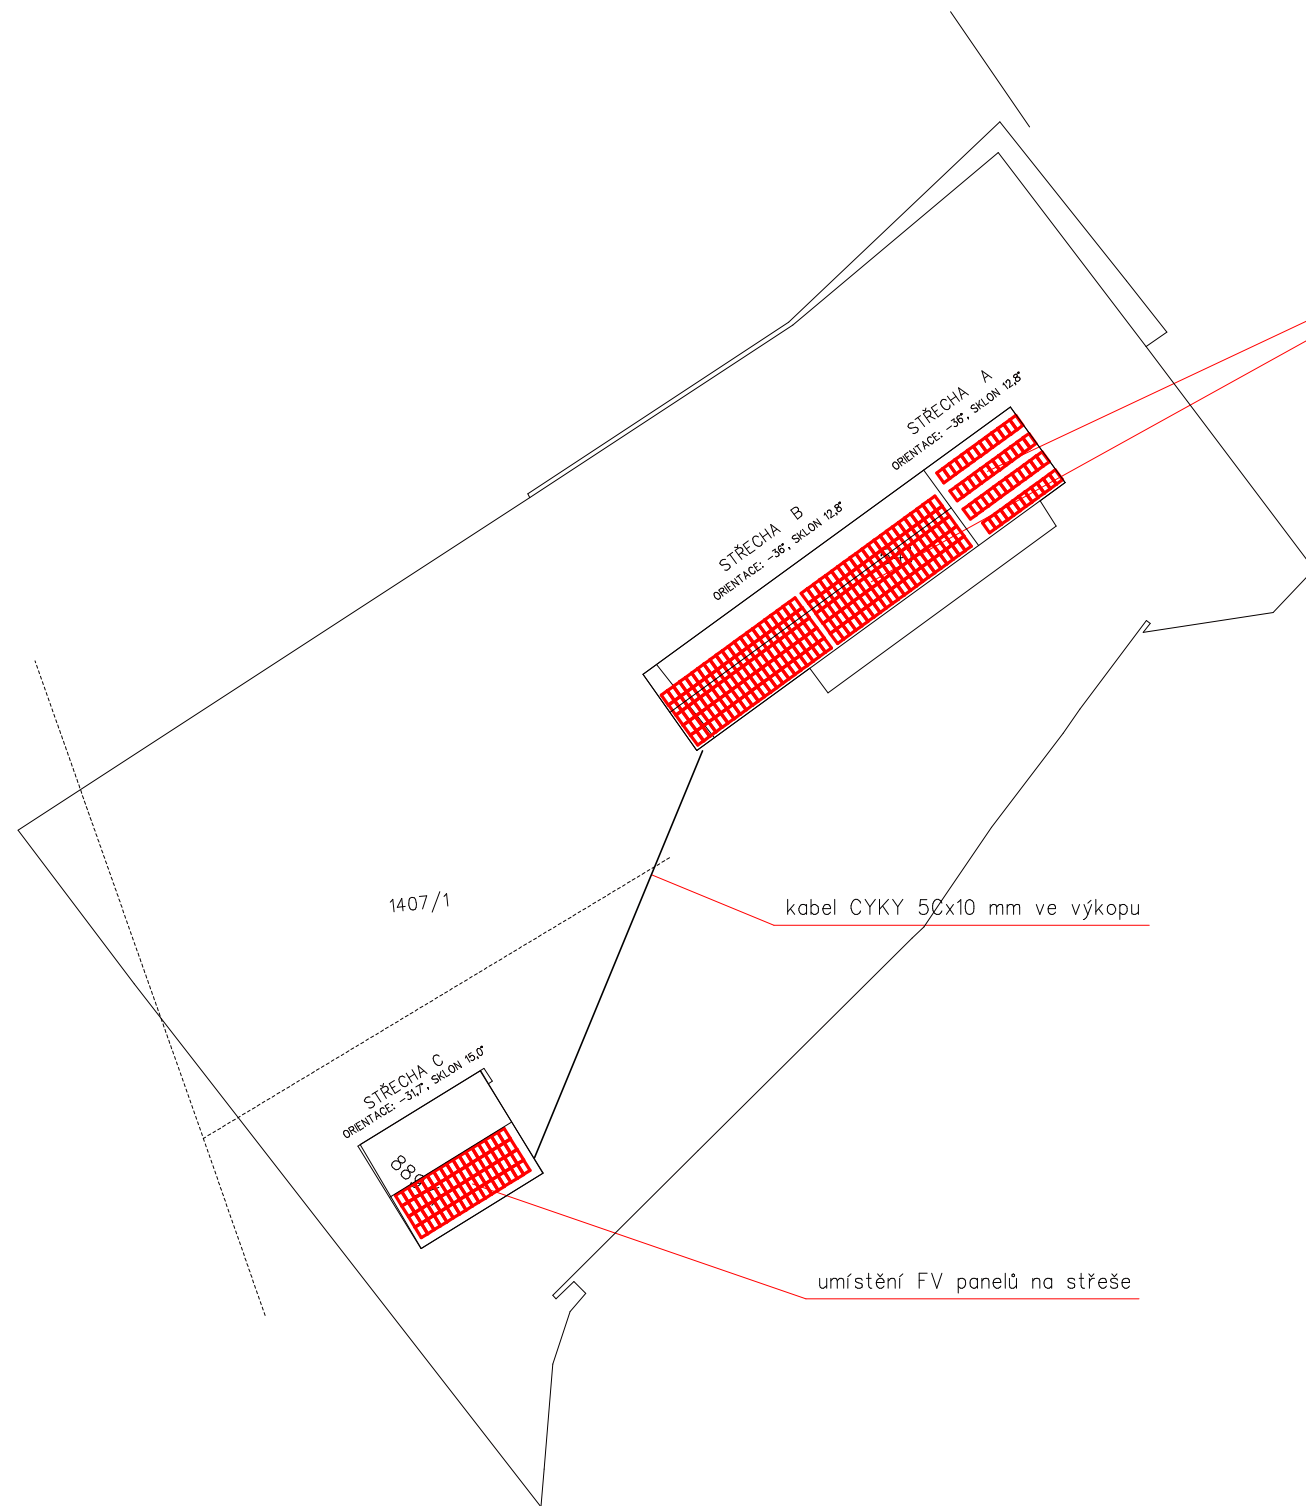


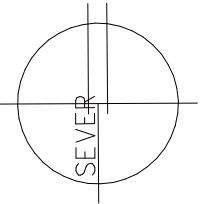

umístění FV panelů na střeše

kabel CYKY 50x10 mm ve výkopu

umístění FV panelů na střeše

CELKEM UMÍSTĚNO: 333 ks panelů x 300Wp
CELKOVÝ VÝKON: 99,9 kWp
AKUMULACE FVE (BATERIE): kapacita 100 kWh

Ostrovní provoz – není žádná možnost napojení k DS

NAPĚŤOVÁ SOUSTAVA: 3+PE+N; AC 50 Hz; 400/230 V
OCHRANA PŘED NEBEZPEČNÝM DOTYKEM NEŽIVÝCH ČÁSTÍ:
AUTOM. ODPOJ. OD ZDROJE DLE ČSN 332000–4–41 ed.2
SÍŤ: TN – C/S

HL. ING. PROJEKTU	ZODP. PROJEKTANT	VYPRACOVAL	MĚŘÍTKO 1 : 100	
ONDŘEJ MARTIN	PETR KAREŠ	PETR KAREŠ	FORMÁT 2 A4	
			DATUM 6/2019	
INVESTOR : TESS CZ spol. s r.o., čp.10, 516 01 Třebešov				ZPRACOVATEL : PETR KAREŠ Lidická 522 552 03 Č. Skalice 491 452 245 EV. Č. AKCE 1563 41 17 ČÍSLO PŘÍLOHY 1.5.1
AKCE : FOTOVOLTAICKÁ ELEKTRÁRNA SOLNICE 99,9 kWp na pozemcích p.č. st. 541, st. 805, st. 889/1, st. 889/2, 1407/1 katastrální území SOLNICE 1.5 – ELEKTROINSTALACE				
DOKUMENTACE PRO PROVEDENÍ STAVBY NÁZEV PŘÍLOHY : SITUACE				

Tento dokument je duševním vlastnictvím firmy Petr Kareš
Žádnou část tohoto dokumentu není dovoleno užívat
nebo jakýmkoliv způsobem reprodukovat
bez písemného souhlasu uvedené firmy