


STŘECHA B

ORIENTACE: -36°, SKLON 12,8°

STŘECHA A

ORIENTACE: -36°, SKLON 12,8°

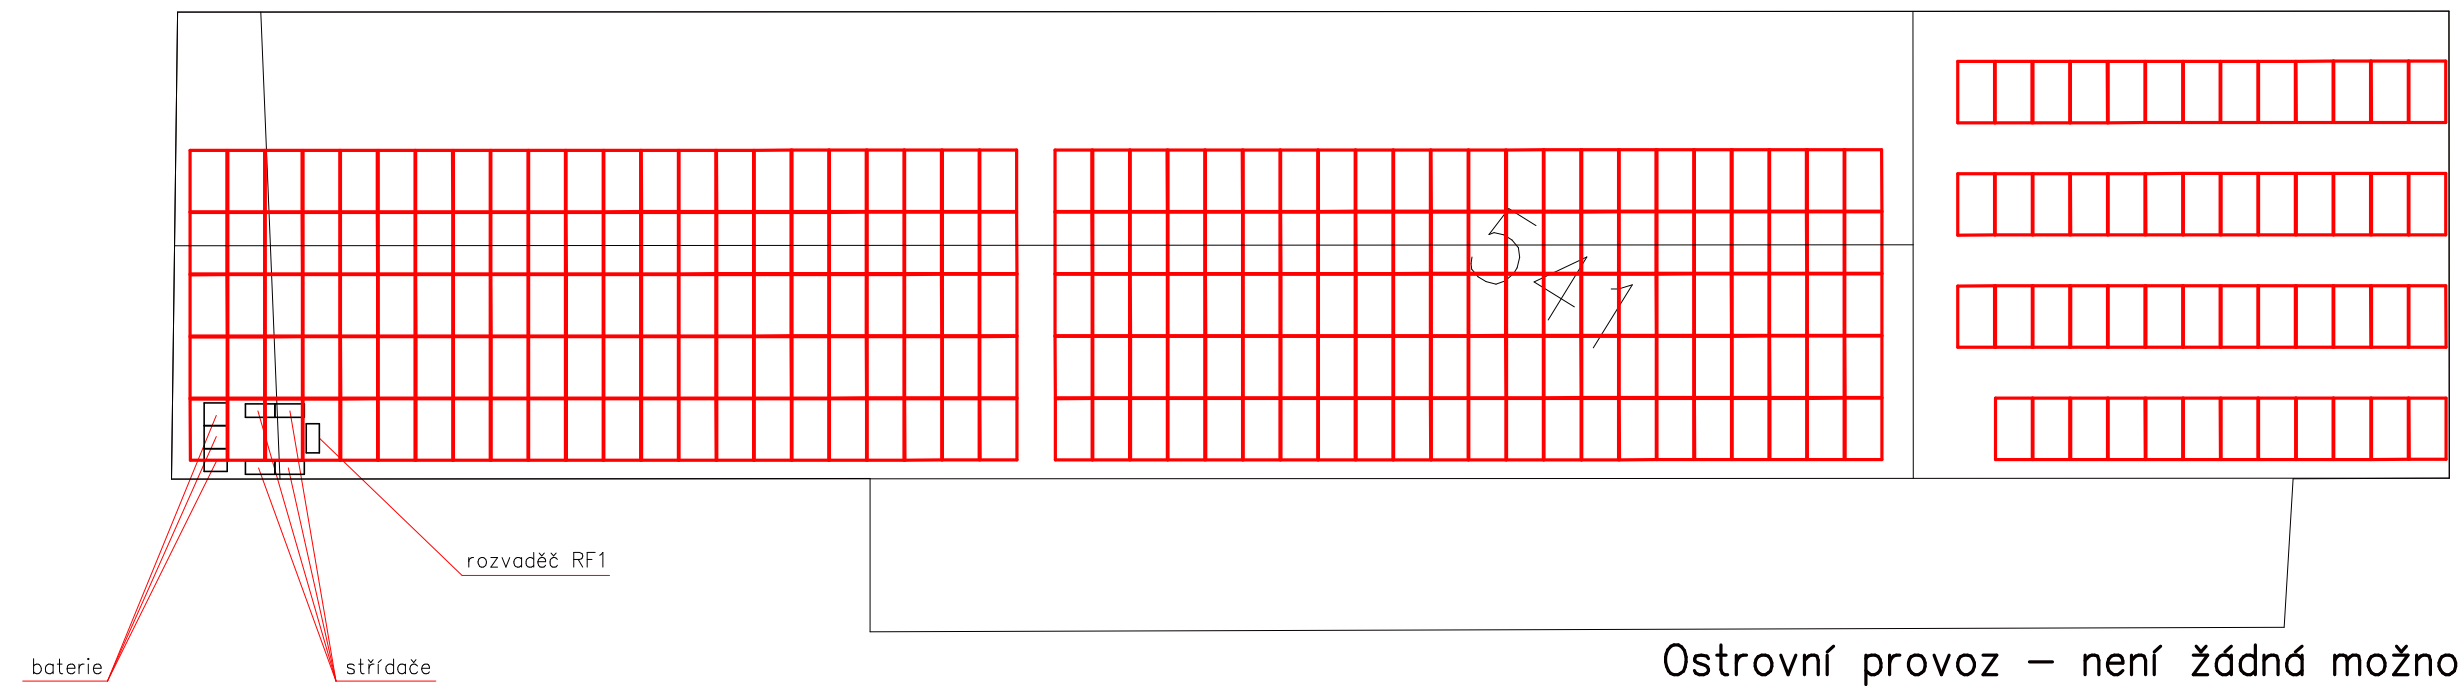

Ostrovní provoz – není žádná možnost napojení k DS

NAPĚŤOVÁ SOUSTAVA: 3+PE+N; AC 50 Hz; 400/230 V
OCHRANA PŘED NEBEZPEČNÝM DOTYKEM NEŽIVÝCH ČÁSTÍ:
AUTOM. ODPOJ. OD ZDROJE DLE ČSN 332000-4-41 ed.2
SÍŤ: TN – C/S

HL. ING. PROJEKTU	ZODP. PROJEKTANT	VYPRACOVAL	MĚŘÍTKO 1 : 200	
ONDŘEJ MARTIN	PETR KAREŠ	PETR KAREŠ	FORMÁT 2 A4	
			DATUM 6/2019	
INVESTOR : TESS CZ spol. s r.o., čp.10, 516 01 Třebešov				
AKCE : FOTOVOLTAICKÁ ELEKTRÁRNA SOLNICE 99,9 kWp na pozemcích p.č. st. 541, st. 805, st. 889/1, st. 889/2, 1407/1 katastrální území SOLNICE 1.5 – ELEKTROINSTALACE				ZPRACOVATEL : PETR KAREŠ Lidická 522 552 03 Č. Skalice 491 452 245
				EV. Č. AKCE 1563 41 17
DOKUMENTACE PRO PROVEDENÍ STAVBY				Č. PARÉ
NÁZEV PŘÍLOHY : UMÍSTĚNÍ FV PANELŮ NA STŘEŠE "A" a "B"				ČÍSLO PŘÍLOHY 1.5.2

Tento dokument je duševním vlastnictvím firmy Petr Kareš
Žádnou část tohoto dokumentu není dovoleno užívat
nebo jakýmkoliv způsobem reprodukovat
bez písemného souhlasu uvedené firmy