
 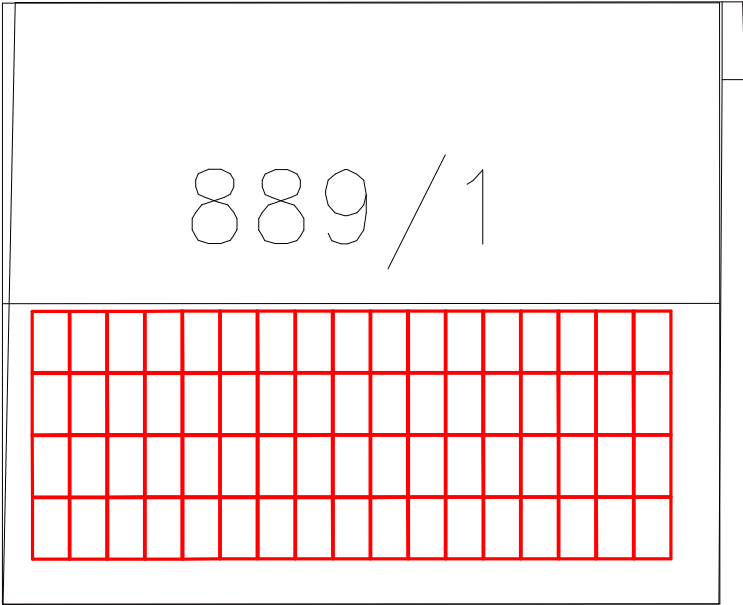


STŘECHA C
ORIENTACE: -31,7%, SKLON 15,0%



Ostrovní provoz – není žádná možnost napojení k DS

NAPĚŤOVÁ SOUSTAVA: 3+PE+N; AC 50 Hz; 400/230 V
OCHRANA PŘED NEBEZPEČNÝM DOTYKEM NEŽIVÝCH ČÁSTÍ:
AUTOM. ODPOJ. OD ZDROJE DLE ČSN 332000-4-41 ed.2
SÍŤ: TN – C/S

HL. ING. PROJEKTU	ZODP. PROJEKTANT	VYPRACOVAL	MĚŘÍTKO 1 : 200	
ONDŘEJ MARTIN	PETR KAREŠ	PETR KAREŠ	FORMÁT 2 A4	
			DATUM 6/2019	
INVESTOR : TESS CZ spol. s r.o., čp.10, 516 01 Třebešov				
AKCE : FOTOVOLTAICKÁ ELEKTRÁRNA SOLNICE 99,9 kWp na pozemcích p.č. st. 541, st. 805, st. 889/1, st. 889/2, 1407/1 katastrální území SOLNICE 1.5 – ELEKTROINSTALACE				ZPRACOVATEL : PETR KAREŠ Lidická 522 552 03 Č. Skalice 491 452 245
DOKUMENTACE PRO PROVEDENÍ STAVBY				EV. Č. AKCE 1563 41 17
NÁZEV PŘÍLOHY : UMÍSTĚNÍ FV PANELŮ NA STŘEŠE "C"				ČÍSLO PŘÍLOHY 1.5.3

Tento dokument je duševním vlastnictvím firmy Petr Kareš
Žádnou část tohoto dokumentu není dovoleno užíť
nebo jakýmkoliv způsobem reprodukovat
bez písemného souhlasu uvedené firmy