


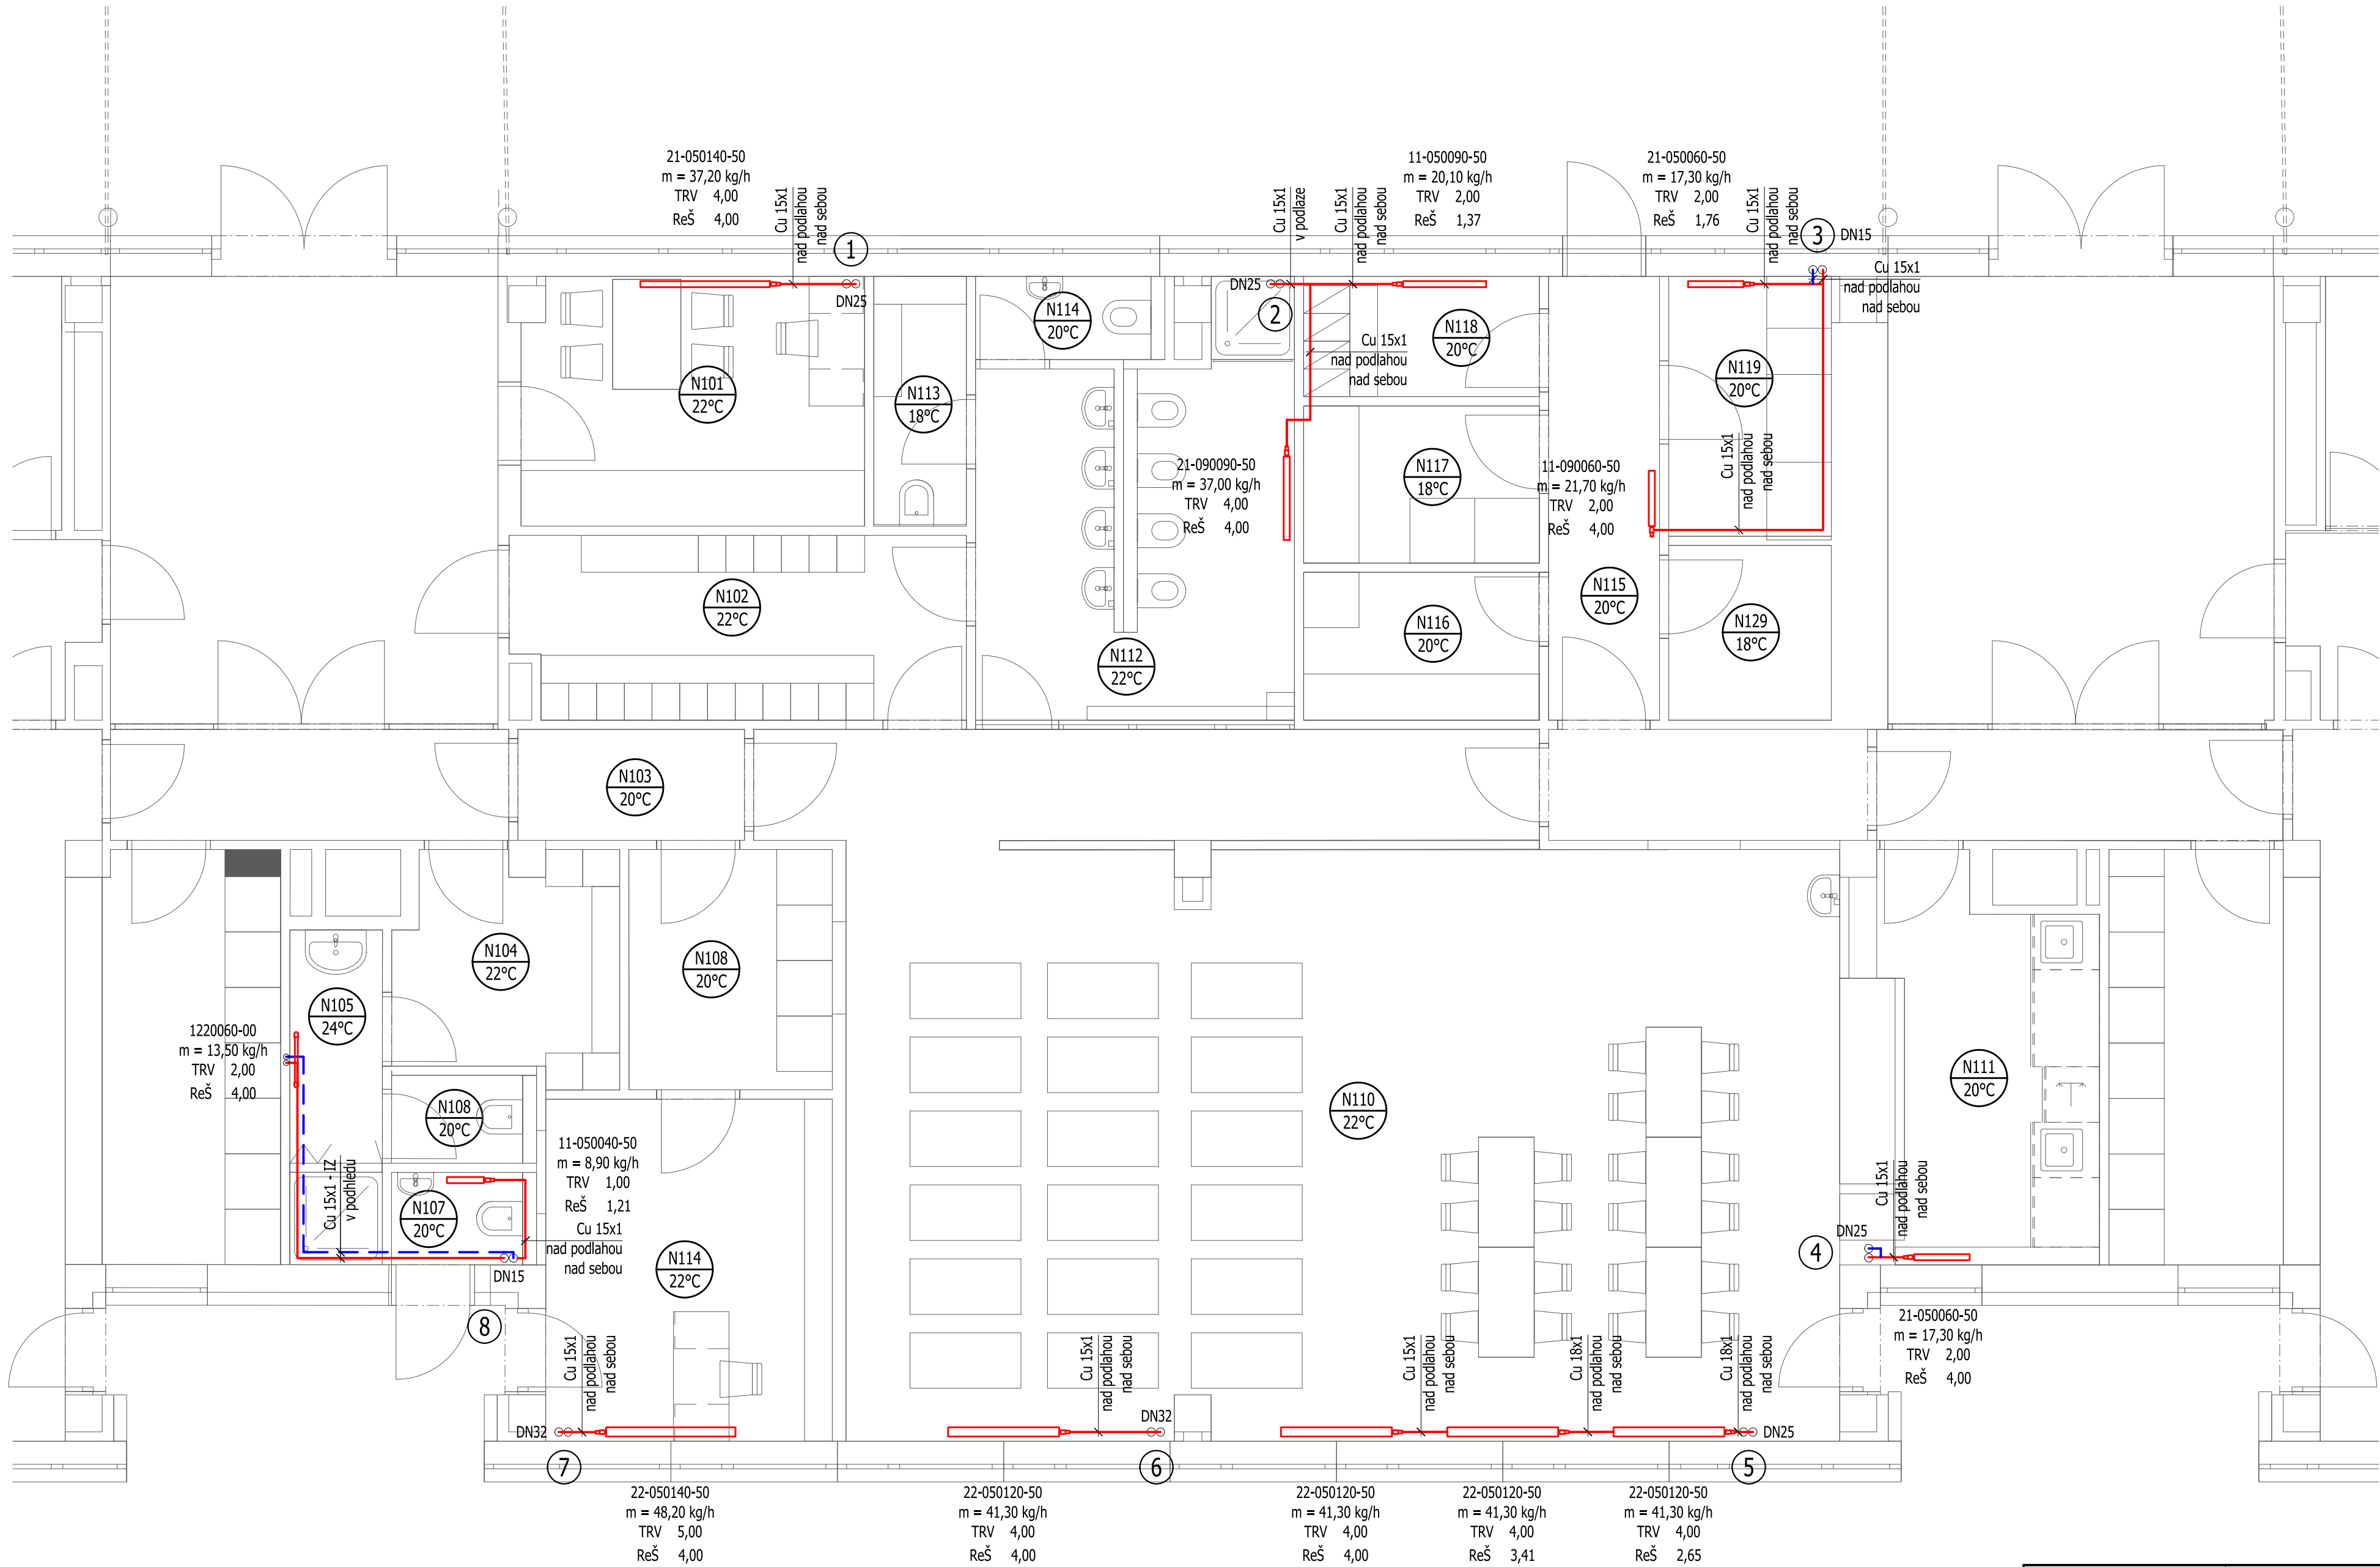

POZNÁMKA

- Potrubí topné vody navrženo z mědi polotvrdé/tvrdé.
- Veškerý horizontální rozvod měděného potrubí bude veden nad podlahou na sebou a bude se napojovat na stávající rozvody dle výkresové části PD.
- Potrubí bude opatřeno nátěrem a nebude izolováno, kromě potrubí vedeného v podhledu, které bude zaizolováno náplekovou tepelnou izolací tl. 20 mm.
- Veškerá připojovací potrubí otopných těles - Cu 15x1.
- Deskové/trubkové otopné těleso bude připojeno pomocí termostatického ventilu s automatickým omezením průtoku.
- Na vratu bude osazeno regulační šroubení.
- Každé těleso bude osazeno termostatickou hlaví.

LEGENDA MÍSTNOSTÍ

Č.m.	NÁZEV MÍSTNOSTI	m²	°C
101	KANCELÁŘ	9,90	22
102	ŠATNA DĚTI	9,70	22
103	CHODBA	3,00	20
104	ŠATNA UČITELKY	5,60	22
105	UMÝVÁRNA	3,70	24
107	WC	1,40	20
108	WC	1,40	20
109	ZÁZEMÍ	5,70	20
110	HLAVNÍ PROSTOR	79,60	22
111	PŘÍPRAVNA JÍDEL	11,10	20
112	UMÝVÁRNA	15,10	22
113	ÚKLIDOVÁ KOMORA	2,70	18
114	KANCELÁŘ ŘEDITELKY	11,50	22
115	CHODBA	10,00	20
116	LOŽNÍ PRÁDLO	4,10	20
117	MYTÍ TERMOPORTŮ	4,40	18
118	ŠATNA + KUCHYŇ	3,30	20
119	PŘÍPRAVNA	5,00	20
129	PŘÍPOJKY	3,30	18

LEGENDA ČAR A ZAŘÍZENÍ

- Přívodní potrubí topné vody
- Vratné potrubí topné vody
- TRV Termostatický ventil s automatickým omezením průtoku
- Reš Regulační šroubení

- 1 Napojení nového měděného potrubí na stávající ocelové potrubí dle uvedené dimenze.

ZODP. PROJEKTANT:	Ing. Ondřej Pavlica, ČKAIT 1006590	FORMÁT: 6 x A4 DATUM: 05/2024 STUPEŇ: DPS ČÍSLO ZAKÁZKY: MĚŘÍTKO: 1:50 ČÍSLO VÝKRESU: 1
VYPRACOVAL:	Ing. Martina Demjenová	
INVESTOR:	Statutární město Brno, UMČ Brno - Žabovřesky	
STAVBA:	MŠ NÁMĚSTÍ SVORNOSTI, BRNO	
OBJEKT:	D.1.4.2 - VYTÁPĚNÍ	
NÁZEV VÝKRESU:	PŮDORYS 1NP	