

LEGENDA ČAR

- STUDENÁ VODA
- TEPLÁ VODA
- STUDENÁ VODA – ZMĚKČENÁ
- TEPLÁ VODA – SMÍCHANÁ
- STUDENÁ VODA – STÁVAJÍCÍ
- TEPLÁ VODA – STÁVAJÍCÍ
- CÍRKULACE – STÁVAJÍCÍ

POZNÁMKA

SPECIFIKACI A PŘESNÉ OSAZENÍ ZAŘÍZOVACÍCH PŘEDMĚTŮ JE TŘEBA PRŮBĚŽNĚ KONZULTOVAT S INVESTOREM.

POTRUBÍ Z PPR (VODOVOD) JE OZNAČENO VNĚJŠÍM PRŮMĚREM x TL. STĚNY ZÁVITOVÉ ARMATURY JSOU OZNAČENY JMENOVITOU SVĚTLOSTÍ.

NA POTRUBÍ BUDOU VE VHODNÝCH MÍSTECH PROVEDENY KOMPENZÁTORY DÉLKOVÉ ROZTAŽNOSTI POTRUBÍ DLE POŽADAVKŮ VÝROBCE!!!

TRASOVÁNÍ POTRUBÍ JE JEN ORIENTAČNÍ!!! PŘÍPADNÉ ODCHYLY JE POTŘEBA ŘEŠIT S PROJEKTANTEM ČÁSTI.


PŘED UMYVADLY BUDE OSAZEN REGULÁTOR TEPLOTY (MAX. TEPLOTA TEPLÉ VODY 45 °C + REVIZNÍ DVÍŘKA

NAPOJENÍ NA STÁVAJÍCÍ ROZVODY STUDENÉ A TEPLÉ VODY BUDE PROVEDENO PŘES KULOVÉ KOHOUTY TAK, ABY SE VĚTVĚ V PŘÍPADĚ POTŘEBY DALY UZAVŘÍT.

VZDÁLENOSTI PODPOR POTRUBÍ (VODOROVNÁ)
Ø POTRUBÍ (mm) VZDÁLENOST PODPOR (cm) (při teplotě 20 °C) (při teplotě 50 °C)

Ø20	80	70
Ø25	85	80
Ø32	100	90
Ø40	110	100
Ø50	125	110
Ø63	140	125
Ø75	155	135
Ø90	170	145
Ø110	185	160


ULOŽENÍ POTRUBÍ

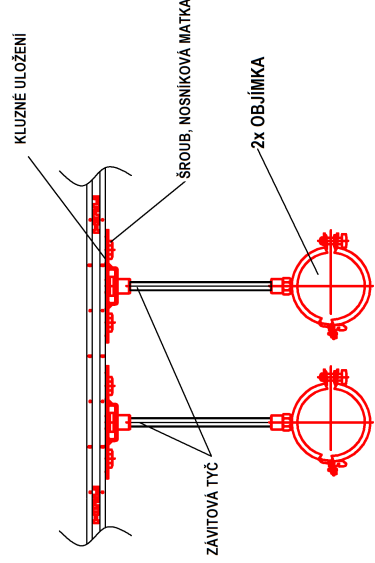


LEGENDA ZNAČEK

- KK KULOVÝ KOHOUT
- VKK KULOVÝ KOHOUT S VYPOUŠTĚNÍM
- RV ROHOVÝ VENTIL
- TSV TERMOREGULAČNÍ SMĚŠOVACÍ VENTIL


ODHADOVANÁ POLOHA STÁVAJÍCÍCH ROZVODŮ – POLOHU NUTNO OVĚRIT DLE REALNÉ SITUACE NA STAVBĚ

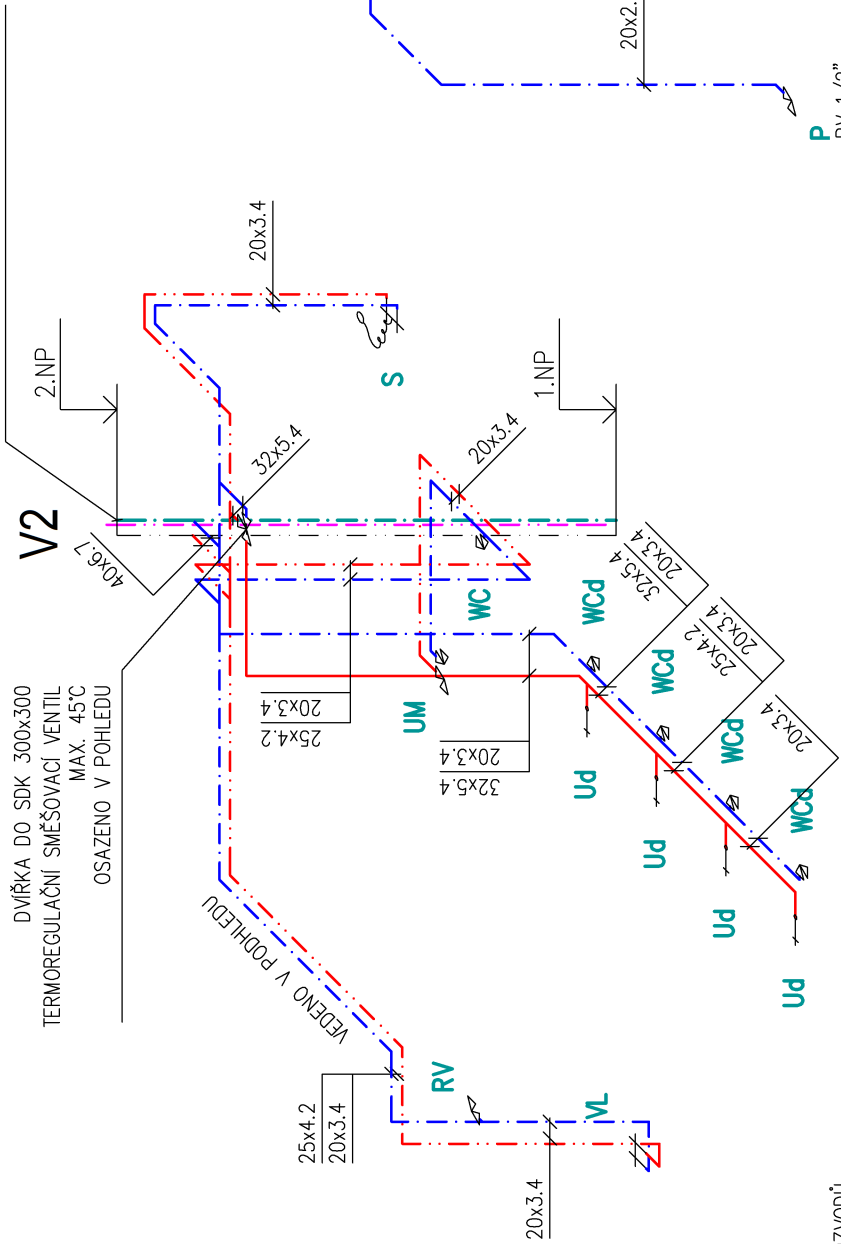


ODHADOVANÁ POLOHA STÁVAJÍCÍCH ROZVODŮ – POLOHU NUTNO OVĚRIT DLE REALNÉ SITUACE NA STAVBĚ

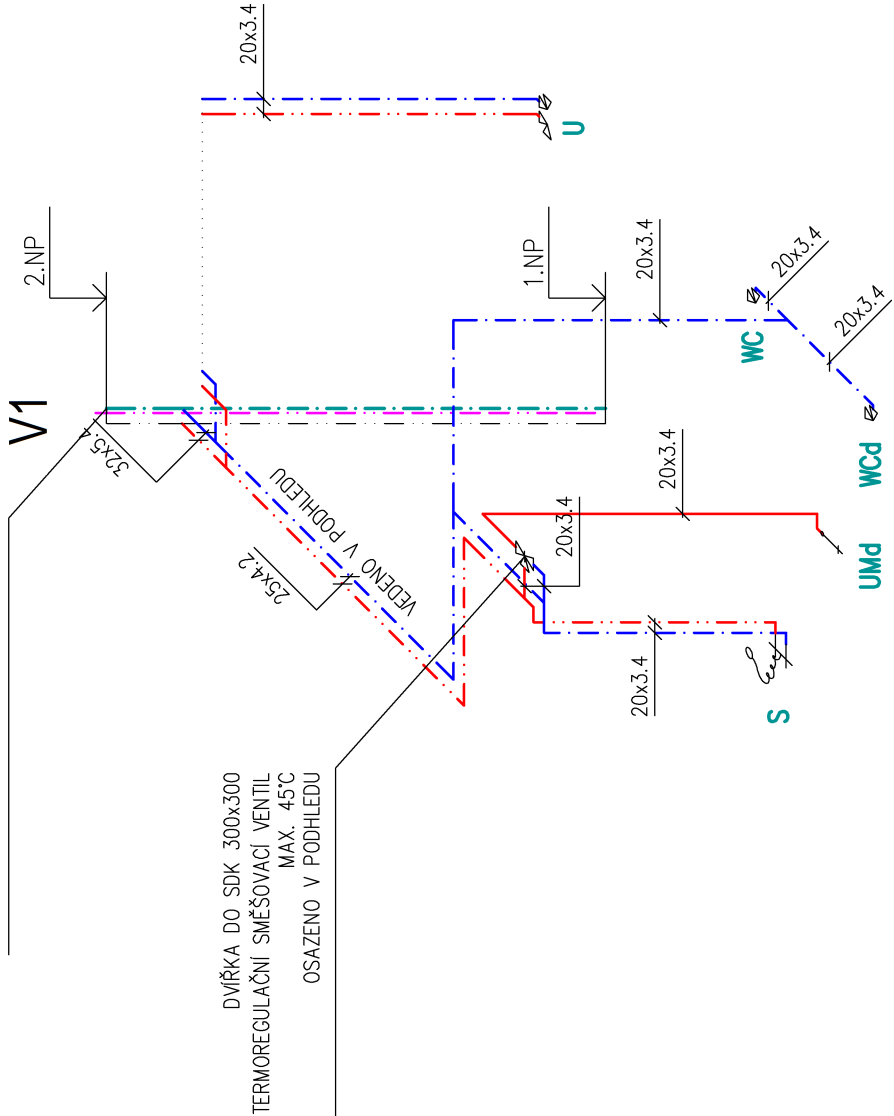

ODHADOVANÁ POLOHA STÁVAJÍCÍCH ROZVODŮ – POLOHU NUTNO OVĚRIT DLE REALNÉ SITUACE NA STAVBĚ

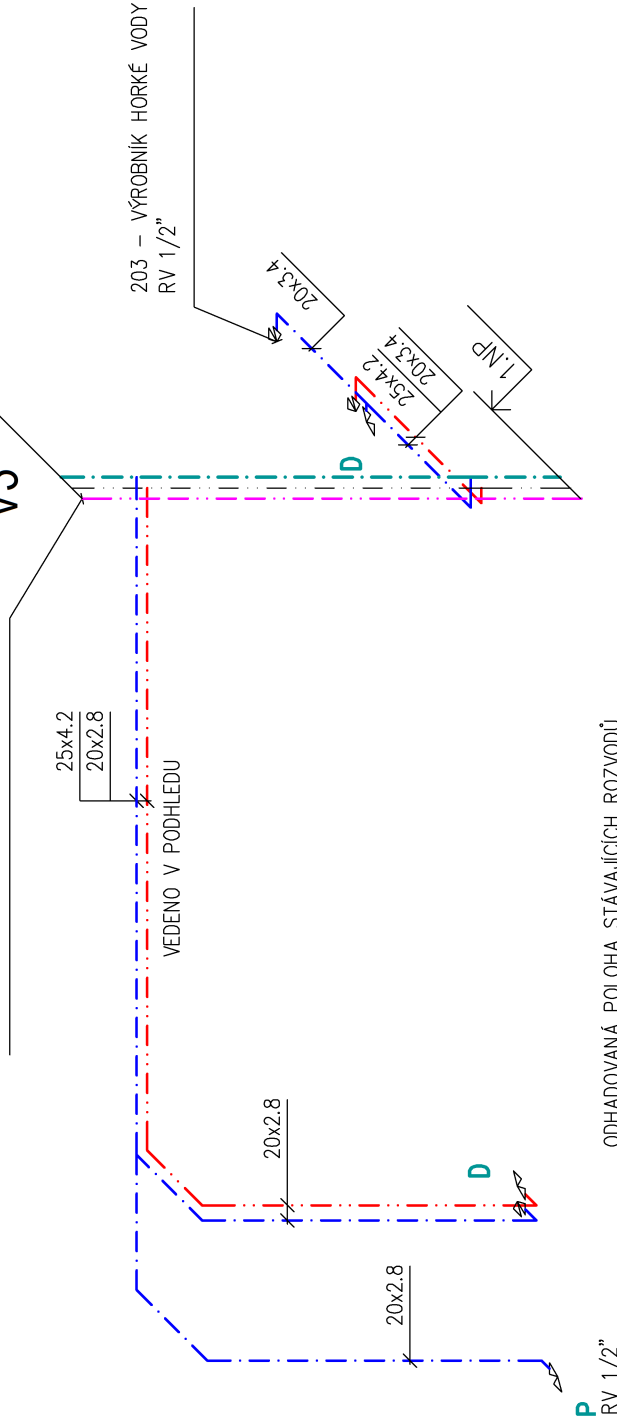

ODHADOVANÁ POLOHA STÁVAJÍCÍCH ROZVODŮ – POLOHU NUTNO OVĚRIT DLE REALNÉ SITUACE NA STAVBĚ

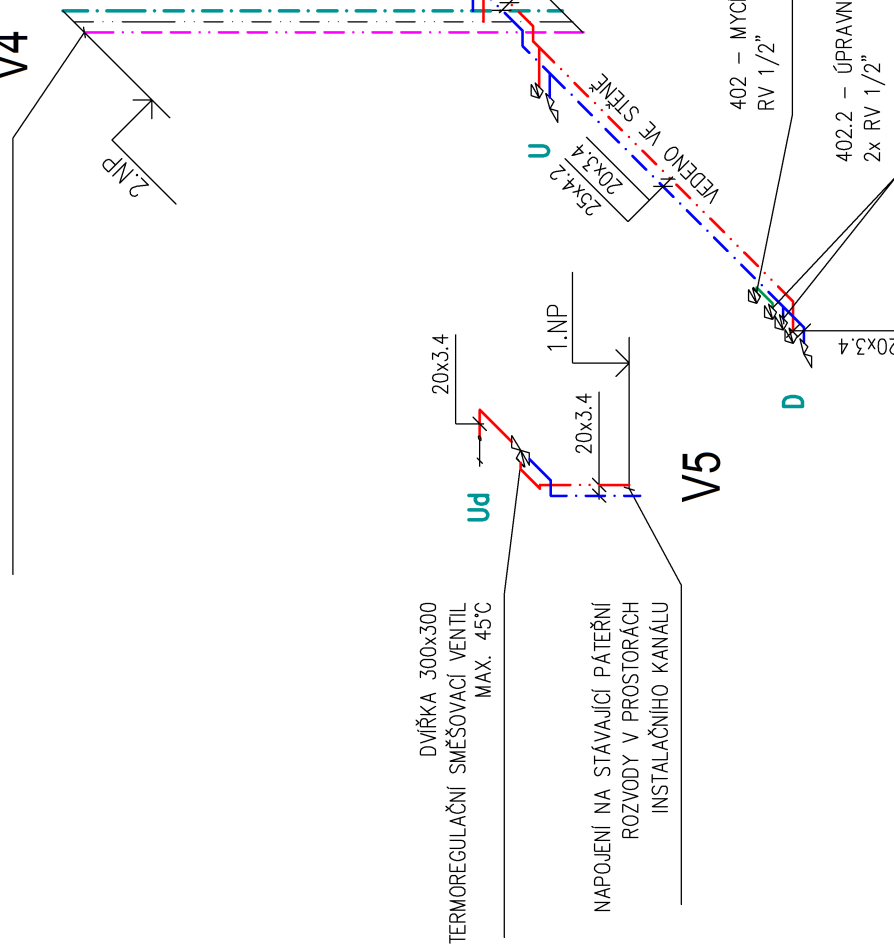

PROJEKTANT ING. MIROSLAV HRBAČEK VIDEŘSKÁ 46, 639 00 BRNO ZTL, KANAL., VODA, PLYN IČ: 06240739 M.HRBAČEK@PROJEKTZTL.CZ WWW.PROJEKTZTL.CZ	AUTORIZACE	 projekce zdravotně technických instalací
±0,000 = 235,450 m n.m.	ZODPOVĚDNÝ PROJEKTANT: ING. MIROSLAV HRBAČEK	
VYPRACOVAL: ING. PETR LAŠTOVČKA, ING. JUSTINE SONIA OTAVOVÁ		
STAVBA: STAVEBNÍ ÚPRAVY MŠ, NÁM. SVORNOSTI 2567		
MÍSTO: PARC. Č.: 2375/206, 2375/207, K.Ú.: ŽABOVŘESKÝ [610740]		
INVESTOR: STATUTÁRNÍ MĚSTO BRNO, UMČ BRNO – ŽABOVŘESKÝ, HOROVA 1623/28, 616 00 BRNO		
STUPEŇ: DOKUMENTACE PRO SPOLEČNÉ POVOLENÍ		
ČÁST: D1.4.1 – ZDRAVOTNĚ TECHNICKÉ INSTALACE		
DATUM: 03/2024		
MĚŘÍTKO: 1:50		
VÝKRES: 04		

VÝKRES: AXONOMETRIE