


ŘEZY KABELOVOU TRASOU:

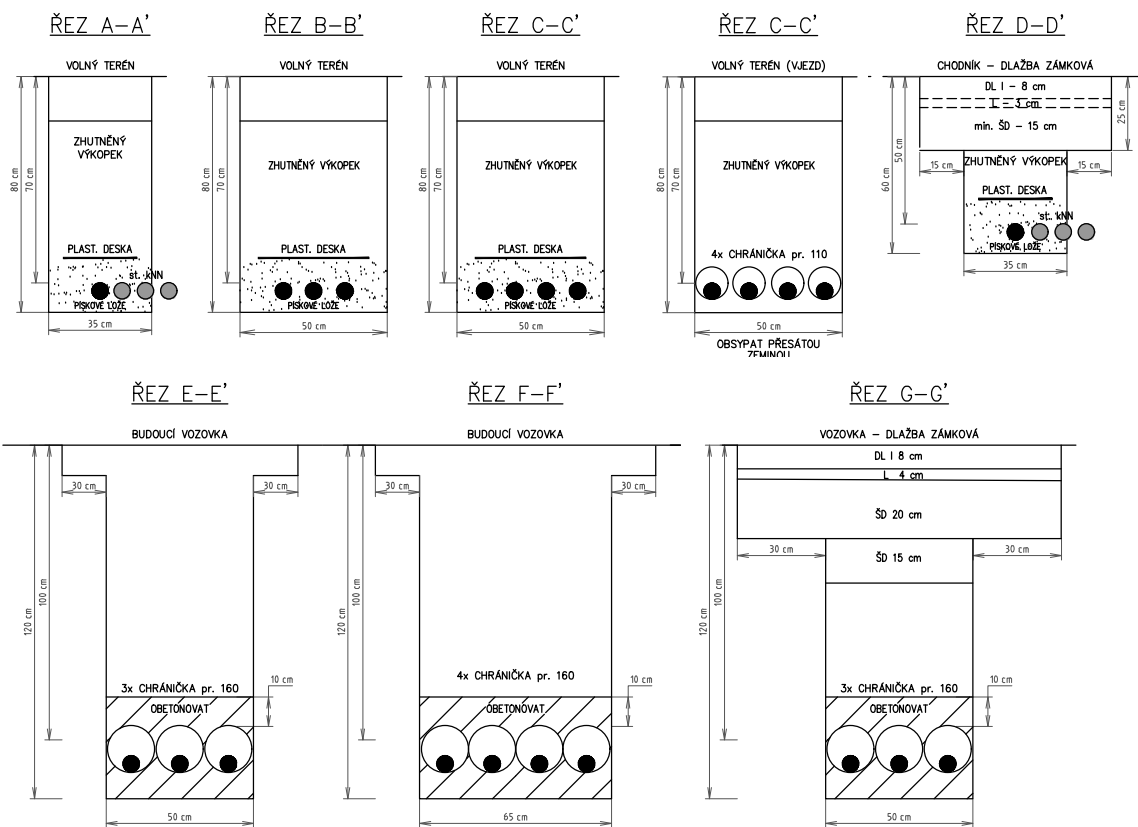

BĚHEM VÝKOPOVÝCH PRACÍ BUDE POSTUPOVÁNO DLE ČSN 83 9061 A ENERGETICKÉHO ZÁKONA č. 458/2000 Sb. § 25 odst. 3. g). OCHRANA ZELENĚ BUDE ŘEŠENA DLE ZÁKONA č. 114/1992 Sb. § 8 A VYHLÁŠKY č. 189/2013

Napěťová soustava NN: 3PEN ~ 50 Hz, 400 V / TN-C
Ochrana samočinným odpojením od zdroje a pospojováním v soustavě NN.

Zemina třídy 3 - 4
V místech pod komunikacemi kabely uložit do chráničků o ϕ 160 mm pro kabely NN, nebo do žlabů KZ1 s krytím 1000 mm.
Kabely budou uloženy dle PNE 34 1050 a ČSN 73 6005.
Před započetím prací je třeba, aby investor zajistil vytyčení a ochranu stávajících sítí.

OCHRANA PŘED ÚRAZEM ELEKTRICKÝM PROUDEM BUDE DLE PNE 33 0000-1 ed.6:
Ochranná opatření:


OCHRANA ZÁKLADNÍ - základní izolací živých částí, přepážky nebo kryty
- ochranné uzemnění
- dvojité nebo zesílená izolace
OCHRANA PŘI PORUŠE - automatické odpojení od zdroje
- ochrana polohou

Prostory: Nebezpečné

LEGENDA:

- nový kabel NN AYKY-OT 12/8 3x240+120 mm²
- nový kabel NN v chrániče
- nová kabelová spojka NN
- stávající kabely NN 1kV
- stávající přípojková skříň
- stávající / nová rozpojovací skříň (OT 12/8)
- uzemnění FeZn pásek 30x4 mm² - 20 m
- stávající stromy, keře
- hranice pozemků
- stávající polohopis
- parcelní číslo
- číslo popisné

Celková délka kabelové trasy: 205 m
Použité kabely AYKY-OT 3x240+120 mm² 760 m

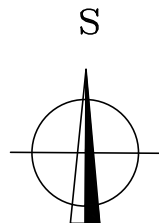

PROJEKTANT	INVESTOR	ZÁKAZNÍK	ENERGO PRAHA spol. s r. o. U Krčského nádraží 228/15 140 75 Praha - Krč IČO: 62916513 DIČ: CZ62916513 e-mail: energo@energopraha.com	
Vojtěch Brázda ČKAIT: 0014233	PREdistribuce a. s. Svornosti 3199/19a 150 00 Praha 5 IČO: 27376516	MČ Praha – Dubeč Starodubečská 401/36 170 00 Praha – Dubeč IČO: 00240184		
ČÁST ENERGETIKA	NÁZEV STAVBY U DUBEČSKÉ TVRZE NOVÉ kNN PRAHA 15 – DUBEČ č. parc. 1005/31, k.ú. DUBEČ		STŘEDISKO P	ČÍSLO PARÉ:
			DATUM 09/2023	
			ZMĚNA	
			STUPEŇ DPS	
			FORMÁT A2	
			MĚŘÍTKO 1:500	
				SAP: S–148446
	SITUACE – NOVÝ STAV kNN			D.2.3