




POZNÁMKY:

- VENKOVNÍ KABELÁŽE ELEKTRO SE PŘEDVEDE PODLE ČSN 73 6005 PROSTOROVÁ ÚPRAVA VEDENÍ TECHNICKÉHO VYBAVENÍ, S DODRŽENÍM VŠECH PŘEDPISANÝCH MINIMÁLNÍCH VZDÁLENNOSTÍ OD OSTATNÍCH STAVAJÍCÍCH VEDENÍ.
- PŘI SOUBĚHU JE TŘEBA DODRŽET MINIMÁLNÍ VZDÁLENNOST MEZI NN KABELY 0,4KV A VEDENÍM SLABOPROUDU 30cm. MEZI NN KABELY 0,4KV NAVZÁJEM 5cm. MEZI VN KABELY 22KV NAVZÁJEM 30cm.
- PŘI KŘÍŽENÍ JE TŘEBA DODRŽET MINIMÁLNÍ VZDÁLENNOST MEZI SILOVÝMI KABELY A VEDENÍM SLABOPROUDU 30cm. MEZI SILOVÝMI KABELY NAVZÁJEM 5cm.
- JE TŘEBA DODRŽET MINIMÁLNÍ KRYTÍ KABELŮ V TERÉNU: NN KABELY 0,4KV v chodníku 35cm, pod vozovkou 100cm, ve volném terénu 70cm. VN KABELY 22KV v chodníku, pod vozovkou i ve volném terénu 100cm.
- JE TŘEBA DODRŽET MINIMÁLNÍ VZDÁLENNOST KABELŮ 150cm OD KMENŮ STROMŮ (měřeno v půdorysu).
- PODCHODY POD KOMUNIKACEMI V CHRÁNICÍCH KOPOFLEX – hl 100cm
- PŘED ZAPOČETÍM VÝKOPOVÝCH PRACÍ NUTNO VYTÝČIT STAVAJÍCÍ SÍŤ.

NAVRŽENÉ INŽENÝRSKÉ SÍŤE

- NOVÉ ROZVODY NN
- STÁVAJÍCÍ ROZVODY NN
- KABELOVÁ CHRÁNIČKA
- ROZVADĚČ NN

UPOZORNĚNÍ : Zókres podzemních síťí je pouze orientační.

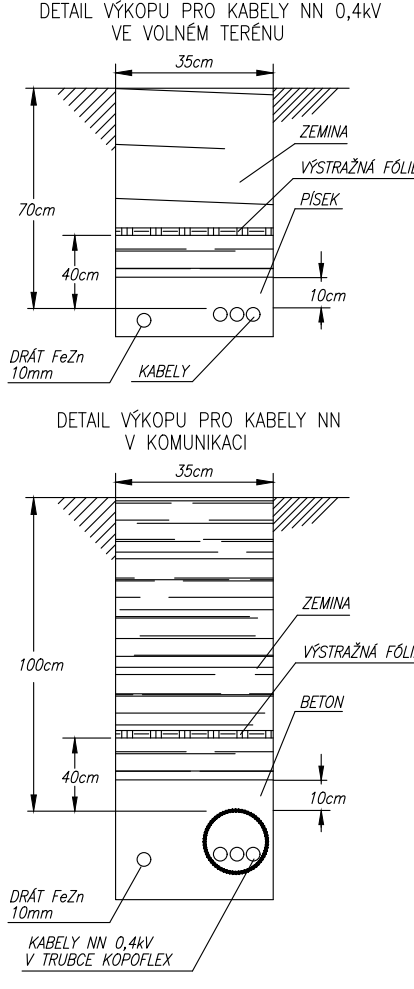

±0,000 = 467,50 m n. m.

SPORTOVNÍ HALA VELKÉ MEZIRČÍ

U Světlé, Velké Mezirčí

investor:

Město Velké Mezirčí

Radnická 29/1, 594 13 Velké Mezirčí

architekt a generální projektant:

CUBOID ARCHITEKTI s.r.o.

Krohova 2595/43a, 160 00 Praha 6

stupeň:

DOKUMENTACE PRO SPOLEČNÉ POVOLENÍ

část:

D.2.5 - PŘÍPOJKA NN

zodpovědný projektant části:

ExPlan s.r.o.

Michelská 18/12a, 140 00 Praha 4

vypracoval:

Ing. Tomáš Marek

datum:

06/2024

výkres:

PŘÍPOJKA NN

měřítko:

1:500

kód výkresu:

číslo paré:

HVM_DSR_D.2.5_101_00