


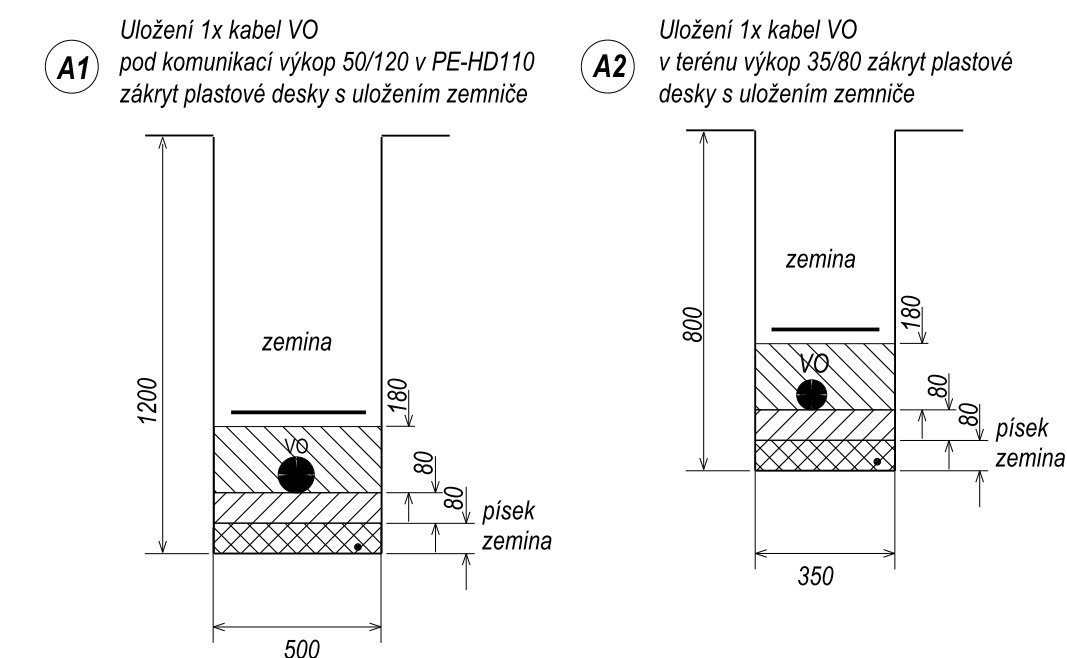

 Sloup osvětlení: uliční výšky 8,5m
Svítidlo 3,5: LED svítidlo, IP66, RAL 7016
TECEO S/5308BL/20 LED/26W/400mA/WW 2700K
rovně sklo/univerzální uchycení D60/AKZO 150
Svítidlo 4: LED svítidlo, IP66, RAL 7016
TECEO S/5308BL/20 LED/26W/400mA/WW 2700K
rovně sklo/univerzální uchycení D60/AKZO 150
Výročník: Jednoramenný 176-110, délka 1,1m

- Nový kabel + FeZn d=10mm
v chráničke KF09050-63
Nový kabel uložený dle řezu A1

1. OCHRANA PŘED NÍZKÝMI DLE ČSN 33 20 00-4:41 ed.2, AUTOMATICKÝM ODPOJENÍM OD ZDROJE POMOCÍ JISTIČÍCH PRVKŮ V SÍTI TN-C
2. NAPĚTOVÁ SOUSTAVA 1+PEN 50Hz, 230V
3. PROSTŘEDÍ DLE ČSN 33 2000-5-51 ed.2 VIZ PŘÍLOHA TECHNICKÉ ZPRÁVY
4. PŘED ZAČETÍM VÝKOPOVÝCH PRACÍ JE NUTNO PROVÉST VYTÝČENÍ STÁVAJÍCÍCH PODZEMNÍCH ZAŘÍZENÍ

Projektant - autoriz. osoba:	Vypracoval:	ŠINFELT s.r.o. ELEKTRICKÁ ZAKÁZKA ŠINFELT s.r.o. Kratochvílova 280, 41301 Roudnice n.L. Tel. 416 833029, 416832691-7 Email: sinfelt@sinfelt.cz www.sinfelt.cz	
Miroslav Kvintus	Štěpán Tintěra		
Investor:	obec Vědomice, Na Průhonu 270, Roudnice nad Labem, 413 01		
Akce:	Úpravy ulice Na Zavadilce a přilehlého prostranství		
Příloha:	SO 02 - SITUACE ZPOMALOVACÍ PRVEK SEVER		Druh dok. DVZ Číslo zak. 210706 Formát 3xA4 Datum: 04/2022 Profese: elektro Měřítko: 1 : 500 Čís. výkresu: D.2-2