


Půdorys podkroví – rozvod vody

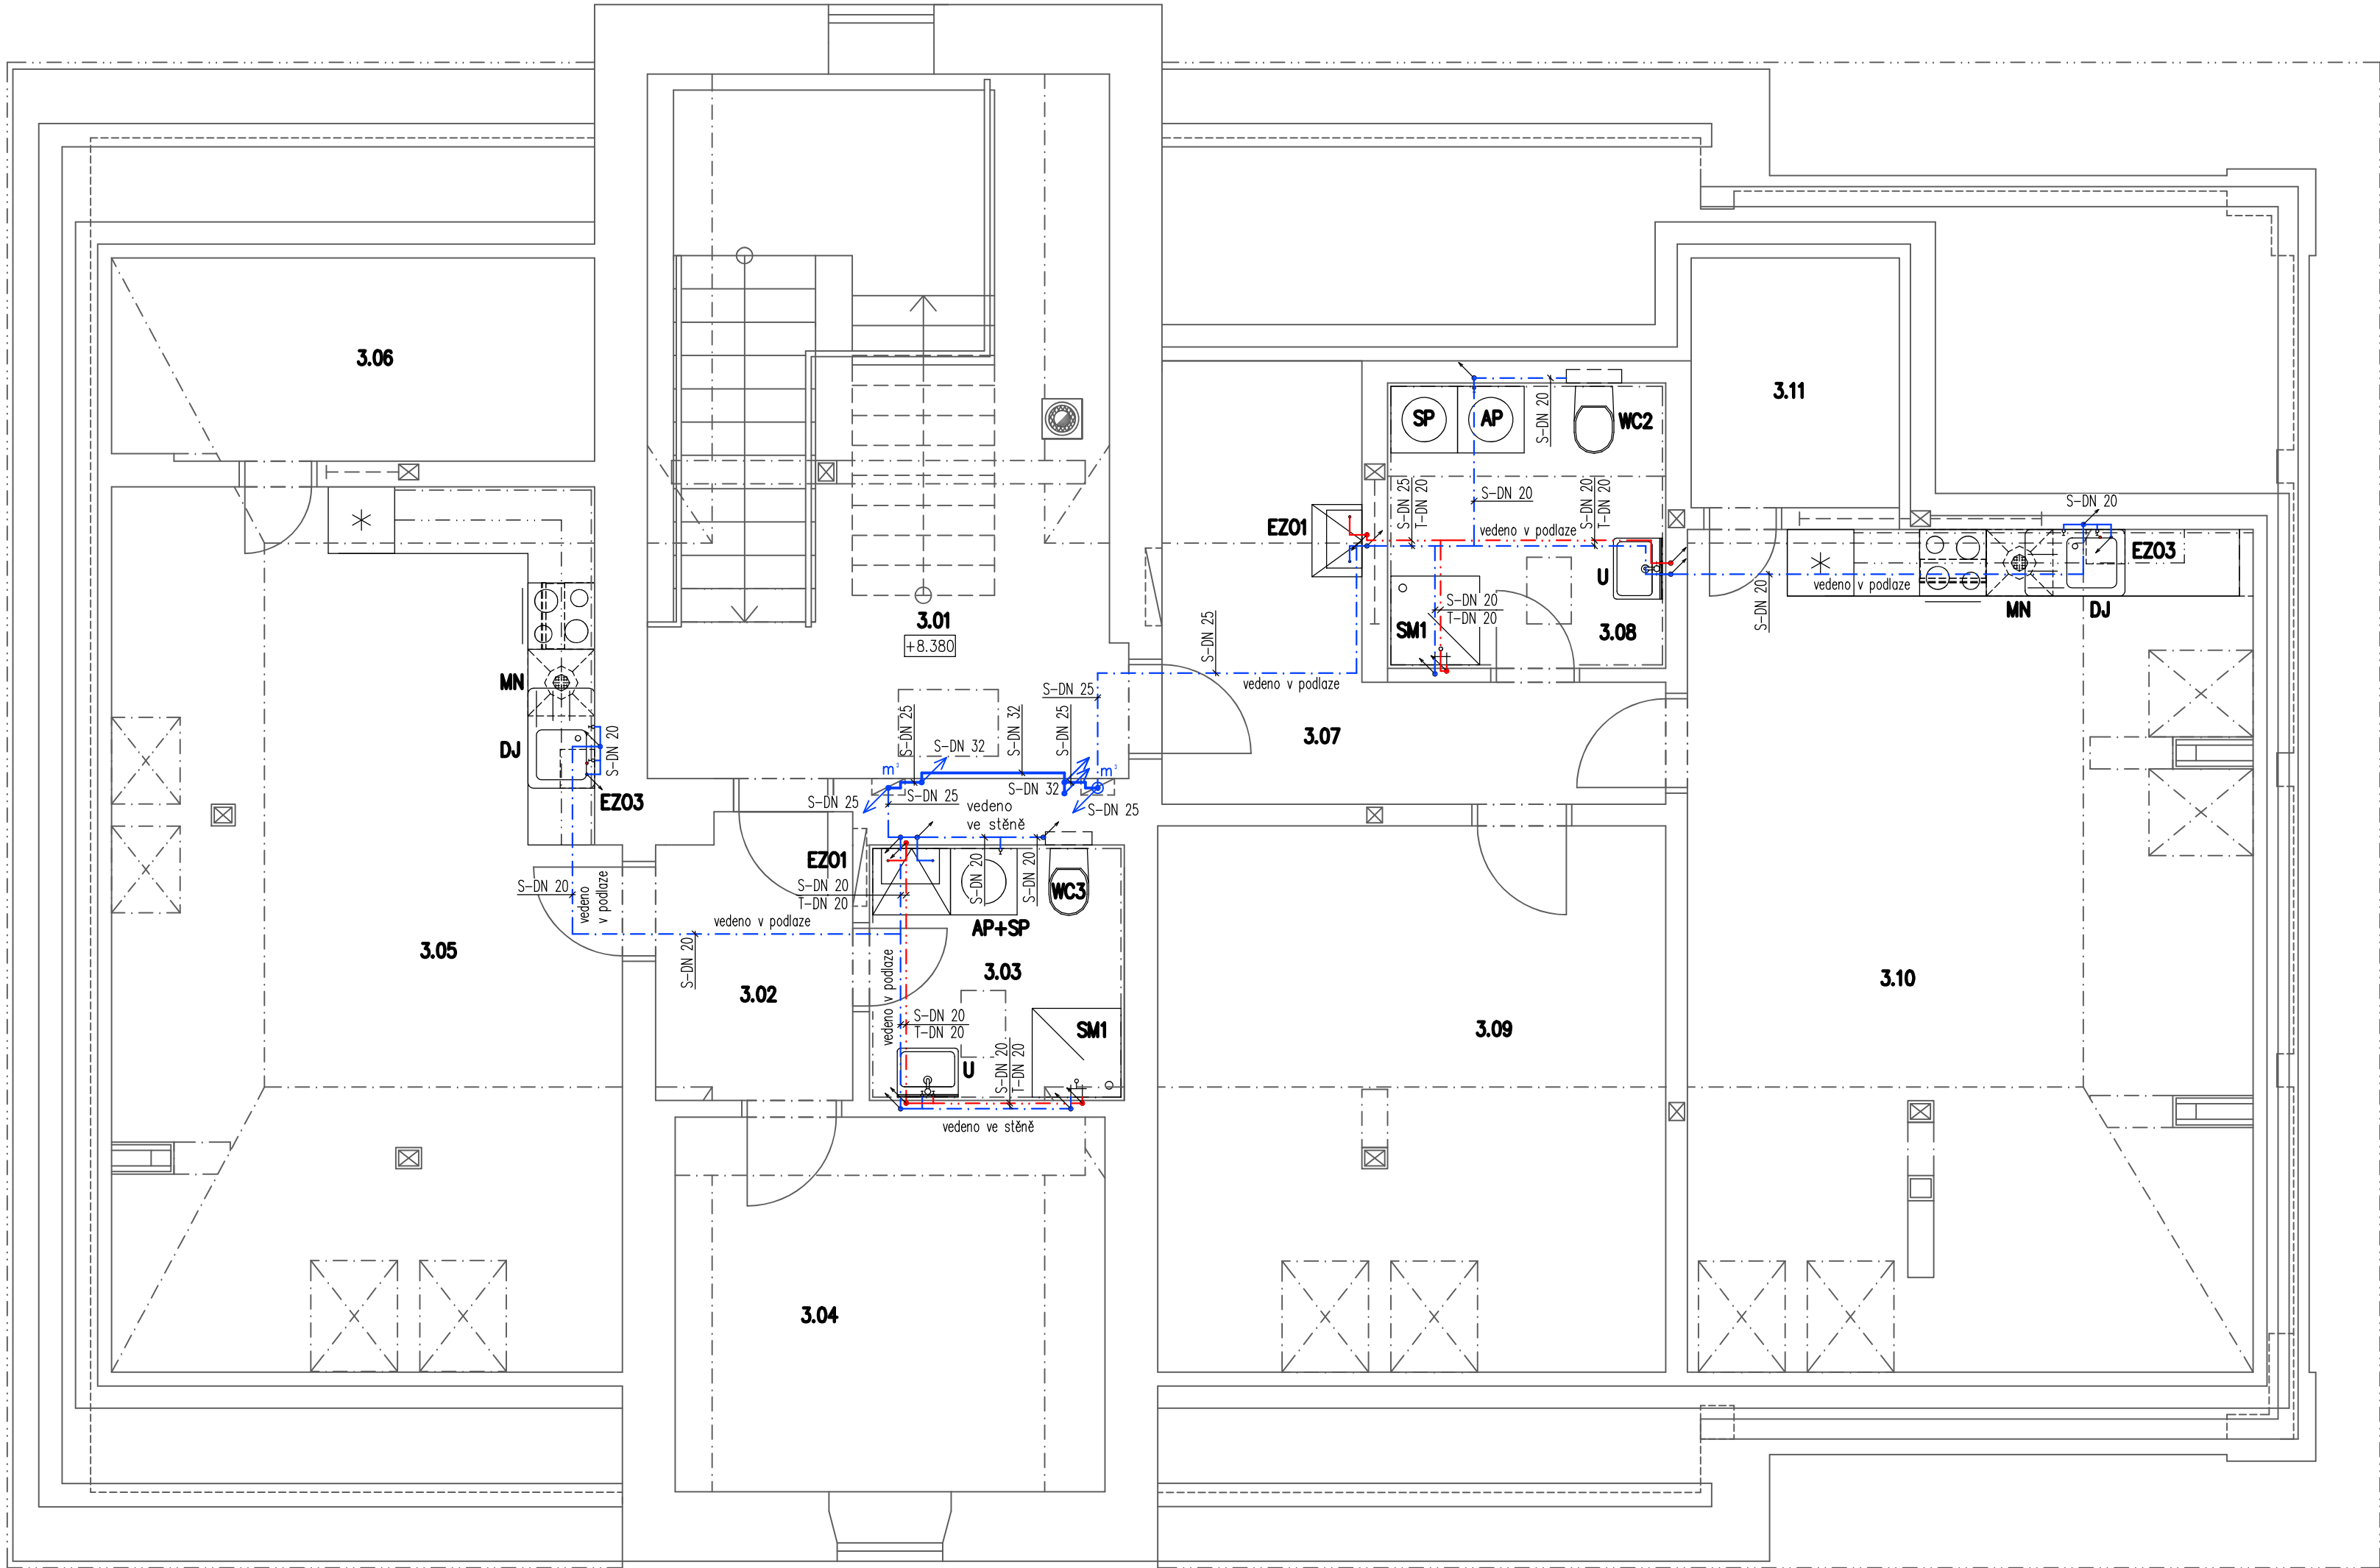

Legenda potrubních rozvodů

- S – HLAVNÍ ROZVOD STUDENÉ VODY Z PPr – PN 20, (průměry potrubí ve výkrese: 32x5,4 mm, 25x4,2 mm)
- S – ROZVOD STUDENÉ VODY Z PPr – PN 20, (průměry potrubí ve výkrese: 20x3,4 mm, 25x4,2 mm)
- T – ROZVOD TEPLÉ VODY Z PPr – PN 20, (průměry potrubí ve výkrese: 20x3,4 mm)

Poznámky:
– potrubí je označeno větším průměrem x tloušťka stěny


Označení zařizovacích předmětů

- WC2, WC3 – závěsné WC
- SM1 – sprchový kout
- EZ01, EZ03 – elektrický zásobníkový ohřívač TUV
- DJ – kuchyňský dřez
- MN – myčka nádobí (součást el. vybavení)
- AP – automatická pračka (pouze příprava)
- SP – sušička prádla (pouze příprava)
- AP+SP – automatická pračka + sušička prádla mezikus s výsuvem (pouze příprava)

Tabulka místností		
Číslo	Jméno	Plocha [m²]
3.01	CHODBA	17,18
3.02	CHODBA – BYT č.6	4,92
3.03	KOUPELNA S WC – BYT č.6	5,28
3.04	LOŽNICE – BYT č.6	13,06
3.05	OBÝVACÍ POKOJ S KUCHYŇÍ – BYT č.6	35,84
3.06	SPIŽ – BYT č.6	8,08
3.07	CHODBA – BYT č.7	10,45
3.08	KOUPELNA S WC – BYT č.7	6,38
3.09	LOŽNICE – BYT č.7	22,49
3.10	OBÝVACÍ POKOJ S KUCHYŇÍ – BYT č.7	38,79
3.11	SPIŽ – BYT č.7	4,33

Celková užitná plocha [m²]: 166,8
Užitná ploch bytu č.6 [m²]: 67,18
Užitná ploch bytu č.7 [m²]: 82,44

Sestava odečtového vodoměru

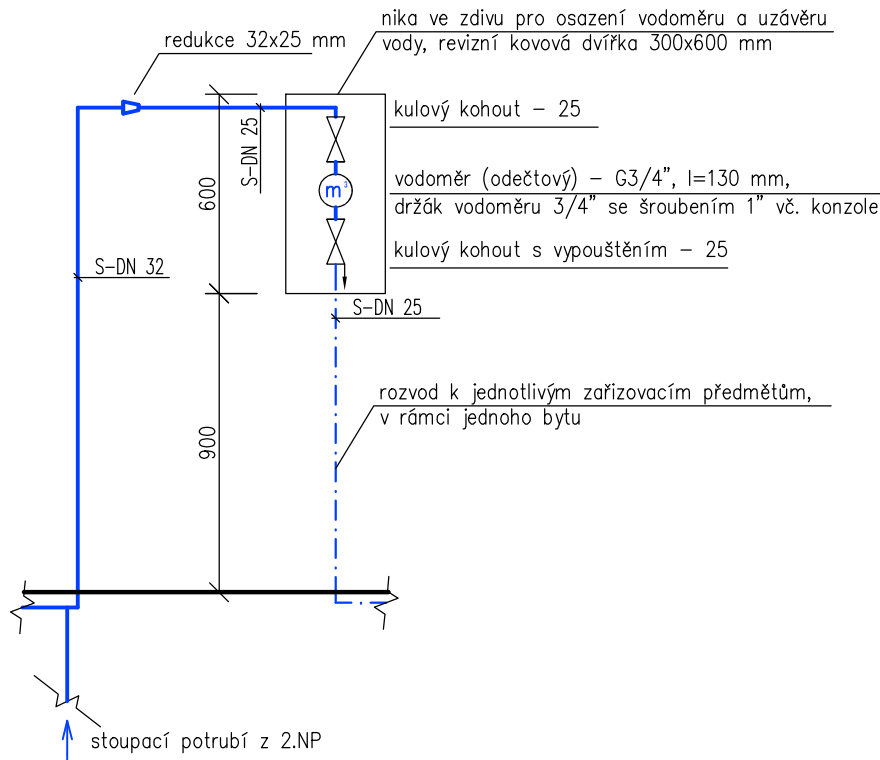

POZNÁMKY:
Legenda zařizovacích předmětů – viz. příloha č.1 Technické zprávy SO 01.2

Vypracoval Ing. Tomáš Kadlec	Zdp. projektant Ing. Kovandová	Tech. kontrola Ing. Kovandová	PROJEKT – sdružení projektová a inženýrská činnost Havířská 616 582 91 Světlá nad Sázavou tel., fax: 569 452 205
Kreslil Ing. Tomáš Kadlec			formát 6x44
Investor město Zruč nad Sázavou, Zámek 1, 285 22 Zruč nad Sázavou			datum 8/2020
Akce "Rekonstrukce stávajících bytů a vestavba bytů do půdy objektu č.p. 2 Zručského dvora"			účel DSP, DPS
SO 01 – Bytový dům SO 01.2 – ZTI–kanalizace a vodovod			č. zakázky 20620
			č. kopie
			archivní č.
Obsah výkresu Půdorys podkroví – rozvod vody			Měřítko 1:50
			Č. výkresu D1.2.10