


Půdorys svodného ležatého potrubí

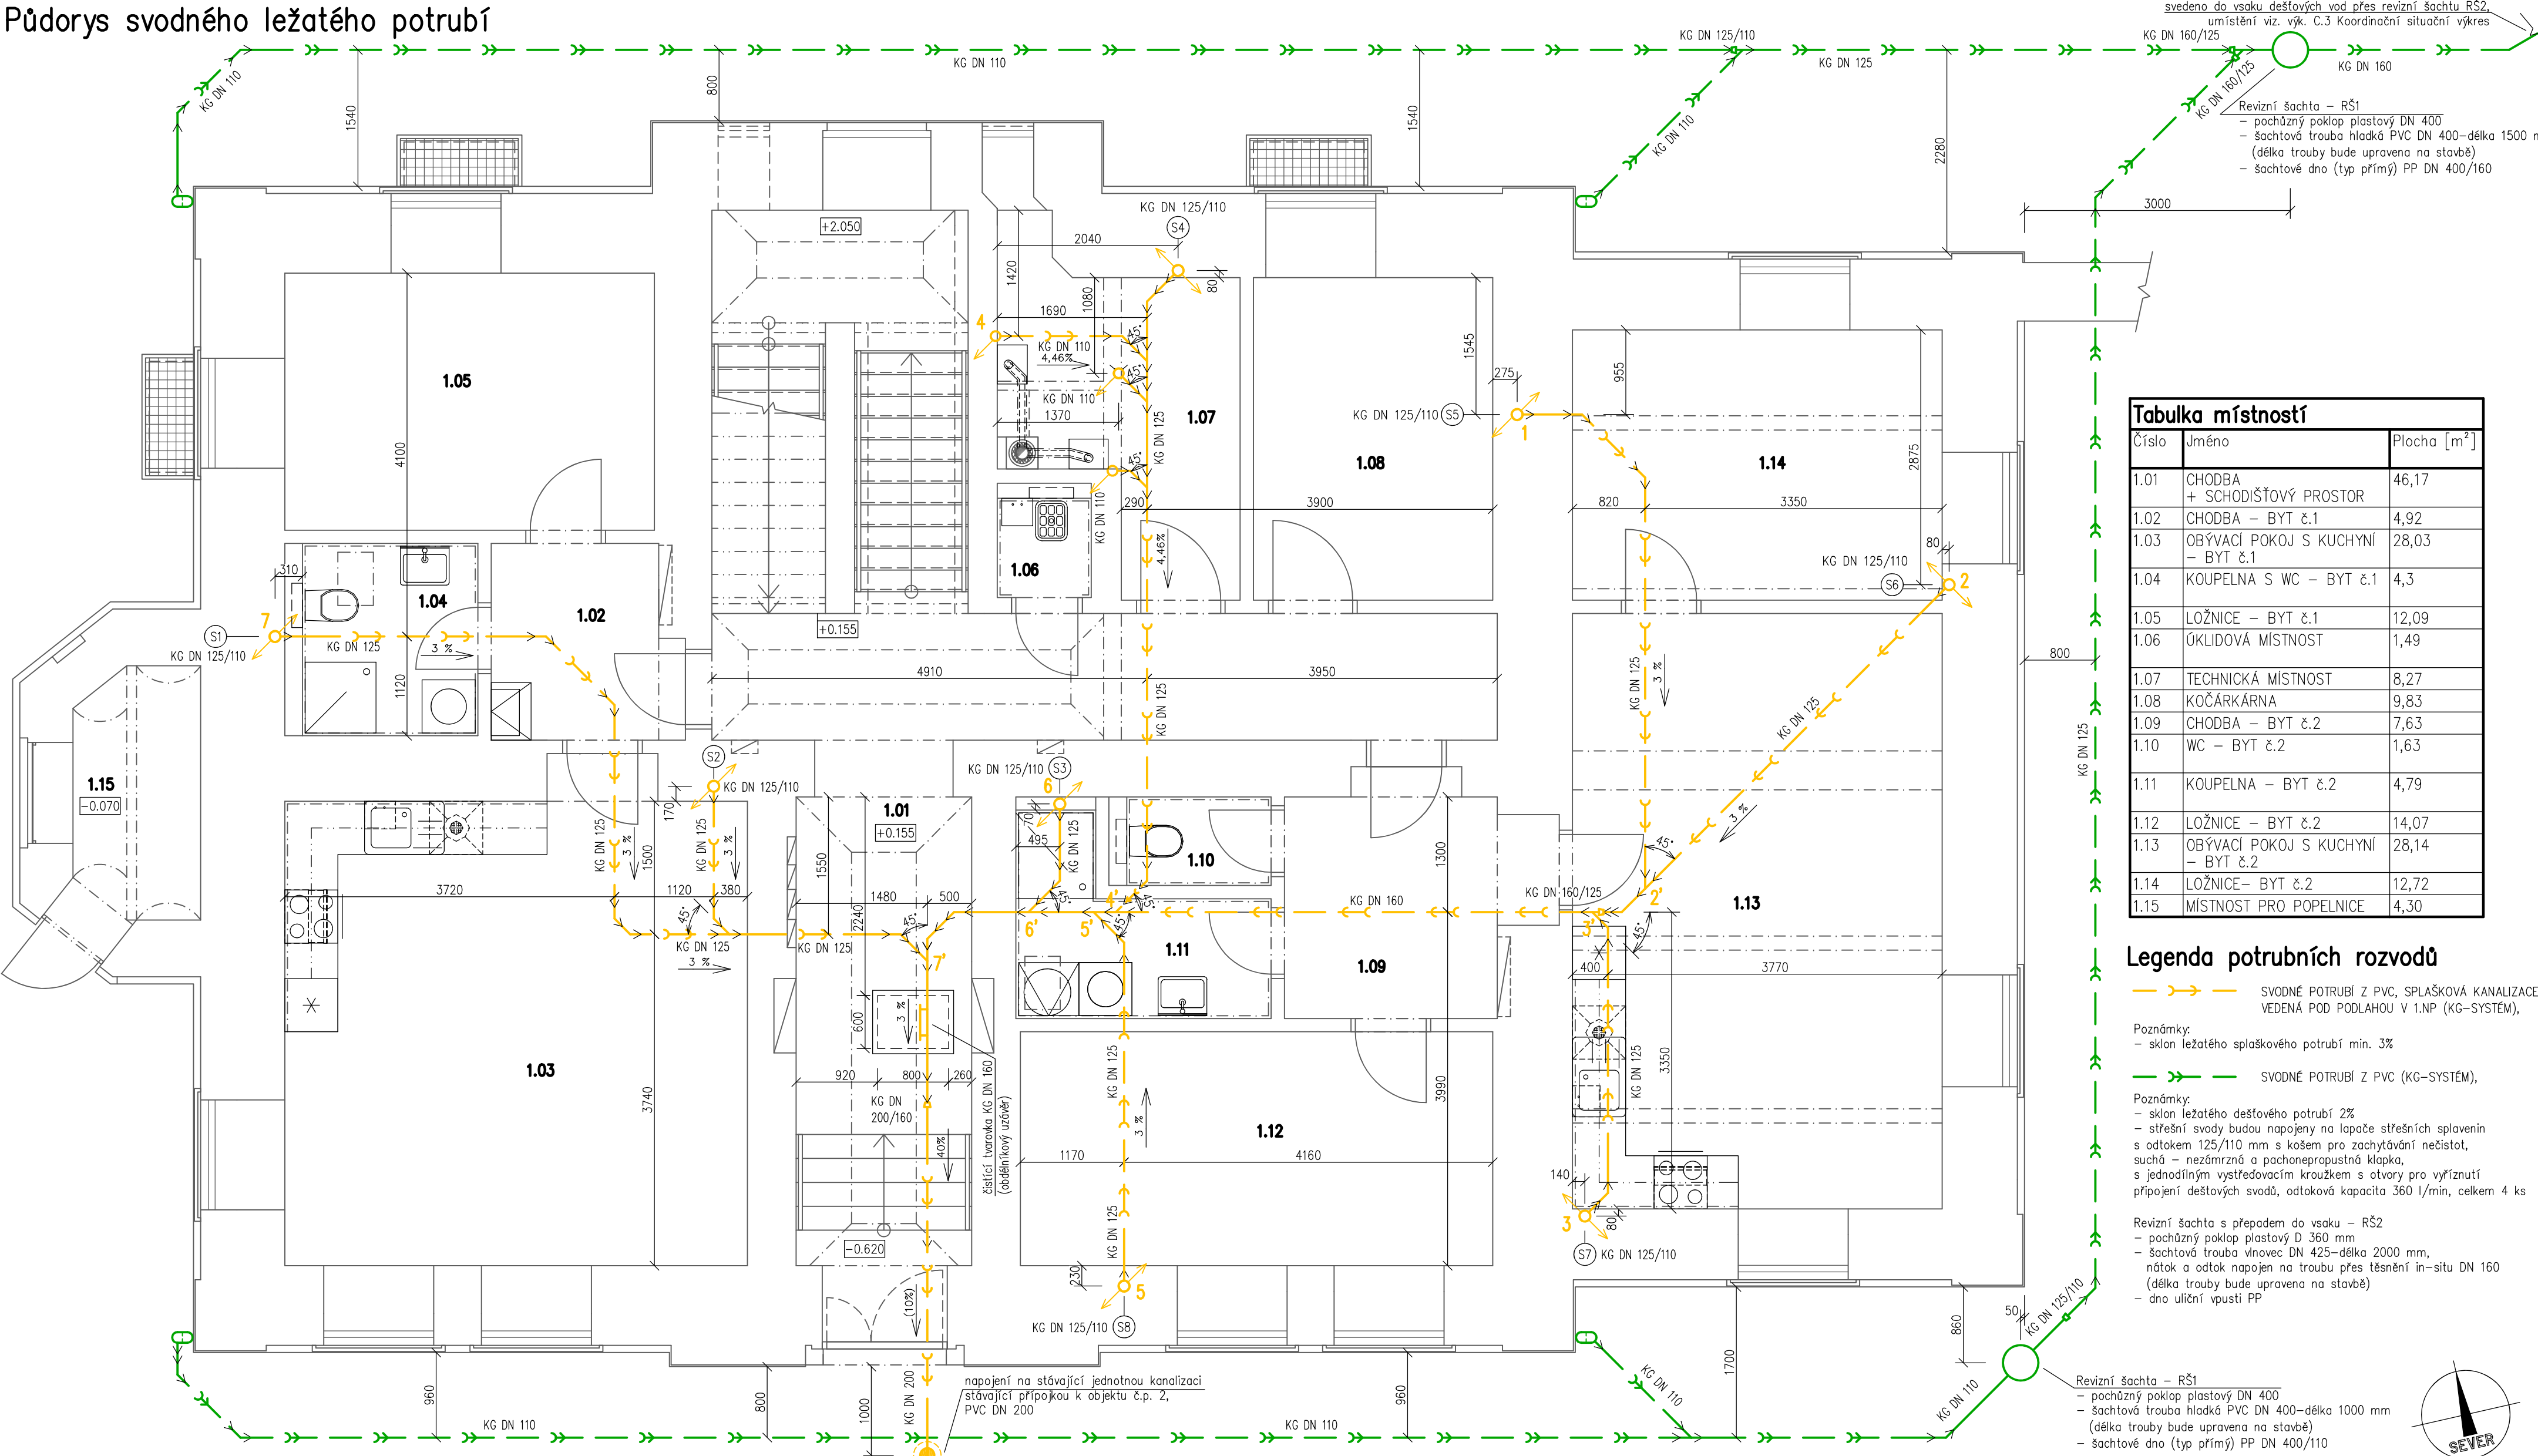


Tabulka místností		
Číslo	Jméno	Plocha [m ²]
1.01	CHODBA + SCHODIŠTĚVÝ PROSTOR	46,17
1.02	CHODBA – BYT č.1	4,92
1.03	OBÝVACÍ POKOJ S KUCHYNÍ – BYT č.1	28,03
1.04	KOUPELNA S WC – BYT č.1	4,3
1.05	LOŽNICE – BYT č.1	12,09
1.06	ÚKLIDOVÁ MÍSTNOST	1,49
1.07	TECHNICKÁ MÍSTNOST	8,27
1.08	KOČÁRKÁRNA	9,83
1.09	CHODBA – BYT č.2	7,63
1.10	WC – BYT č.2	1,63
1.11	KOUPELNA – BYT č.2	4,79
1.12	LOŽNICE – BYT č.2	14,07
1.13	OBÝVACÍ POKOJ S KUCHYNÍ – BYT č.2	28,14
1.14	LOŽNICE – BYT č.2	12,72
1.15	MÍSTNOST PRO POPELNICE	4,30

Legenda potrubních rozvodů

- > SVODNÉ POTRUBÍ Z PVC, SPLAŠKOVÁ KANALIZACE VEDENÁ POD PODLAHOU V 1.NP (KG–SYSTÉM),
- Poznámky:
– sklon ležatého splaškového potrubí min. 3%
- > SVODNÉ POTRUBÍ Z PVC (KG–SYSTÉM),
- Poznámky:
– sklon ležatého dešťového potrubí 2%
– střešní svody budou napojeny na lapače střešních splavenin s odtokem 125/110 mm s košem pro zachytávací nečistot, suchá – nezámrzná a pachonepropustná klapka, s jednodílným vystředovacím kroužkem s otvory pro vyřiznutí připojení dešťových svodů, odtoková kapacita 360 l/min, celkem 4 ks
- Revizní šachta s přepadem do vsaku – RŠ2
– pochůzný poklop plastový D 360 mm
– šachtová trouba vinovec DN 425–délka 2000 mm, nátok a odtok napojen na troubu přes těsnění in–situ DN 160 (délka trouby bude upravena na stavbě)
– dno uliční vpusti PP
- Revizní šachta – RŠ1
– pochůzný poklop plastový DN 400
– šachtová trouba hladká PVC DN 400–délka 1000 mm (délka trouby bude upravena na stavbě)
– šachtové dno (typ přímý) PP DN 400/110

Řez 1–1'

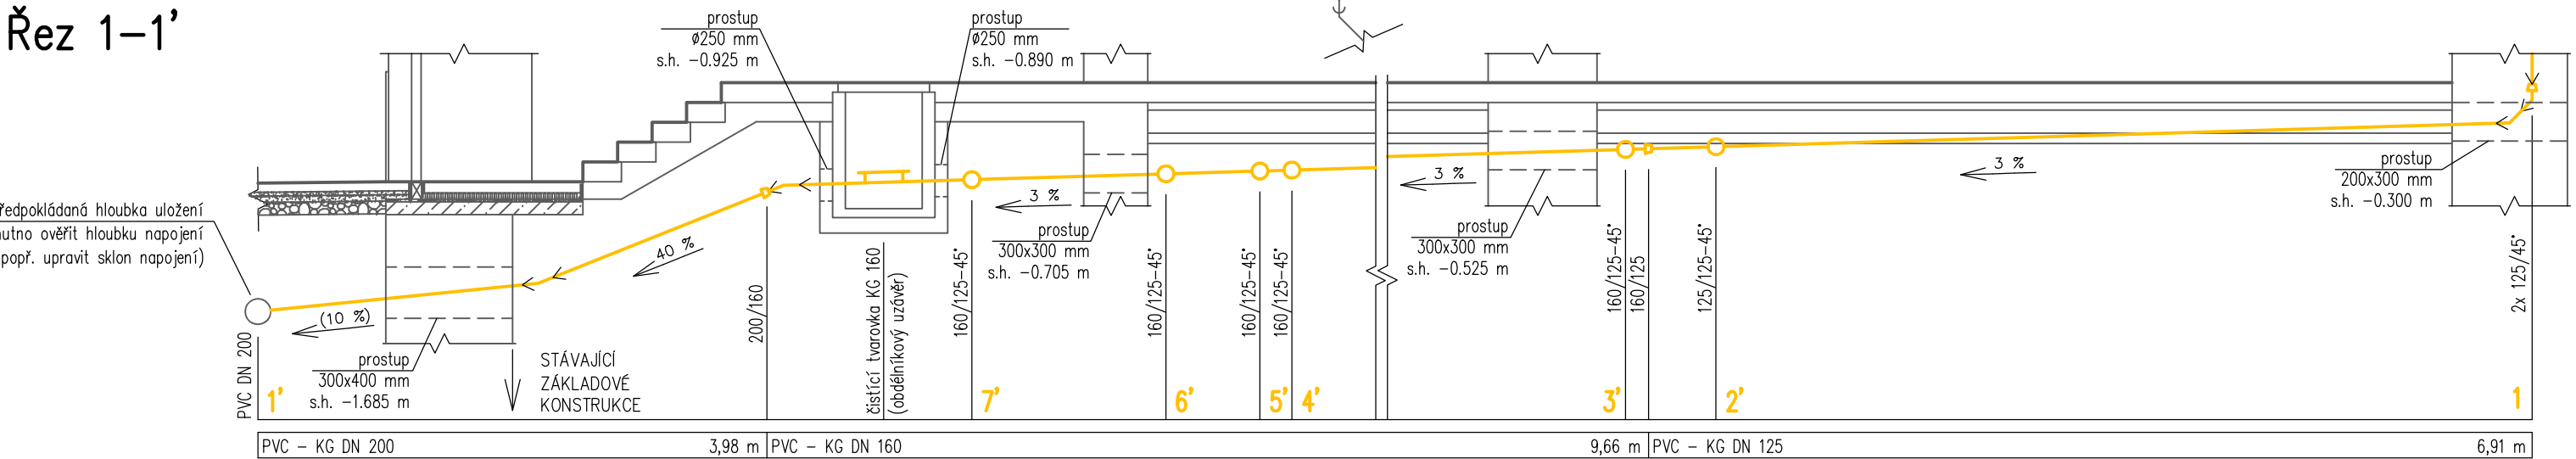

Vypracoval Ing. Tomáš Kadlec	Zodp. projektant Ing. Kovandová	Tech. kontrola Ing. Kovandová	PROJEKT – sdružení projektová a inženýrská činnost Havířská 616 582 91 Světlá nad Sázavou tel., fax: 569 452 205	
Kreslil Ing. Tomáš Kadlec	<i>Kadlec</i>	<i>Kovandová</i>		
Investor město Zruč nad Sázavou, Zámek 1, 285 22 Zruč nad Sázavou				
Akce "Rekonstrukce stávajících bytů a vestavba bytů do půdy objektu č.p. 2 Zručského dvora" SO 01 – Bytový dům SO 01.2 – ZTI–kanalizace a vodovod			formát 6xA4	
			datum 8/2020	
			účel DSP, DPS	
			č. zakázky 20620	
			č. kopie	
			archivní č.	
Obsah výkresu Půdorys svodného ležatého potrubí			Měřítko 1:50	Č. výkresu D1.2.1