


Půdorys 1.NP– rozvod kanalizace

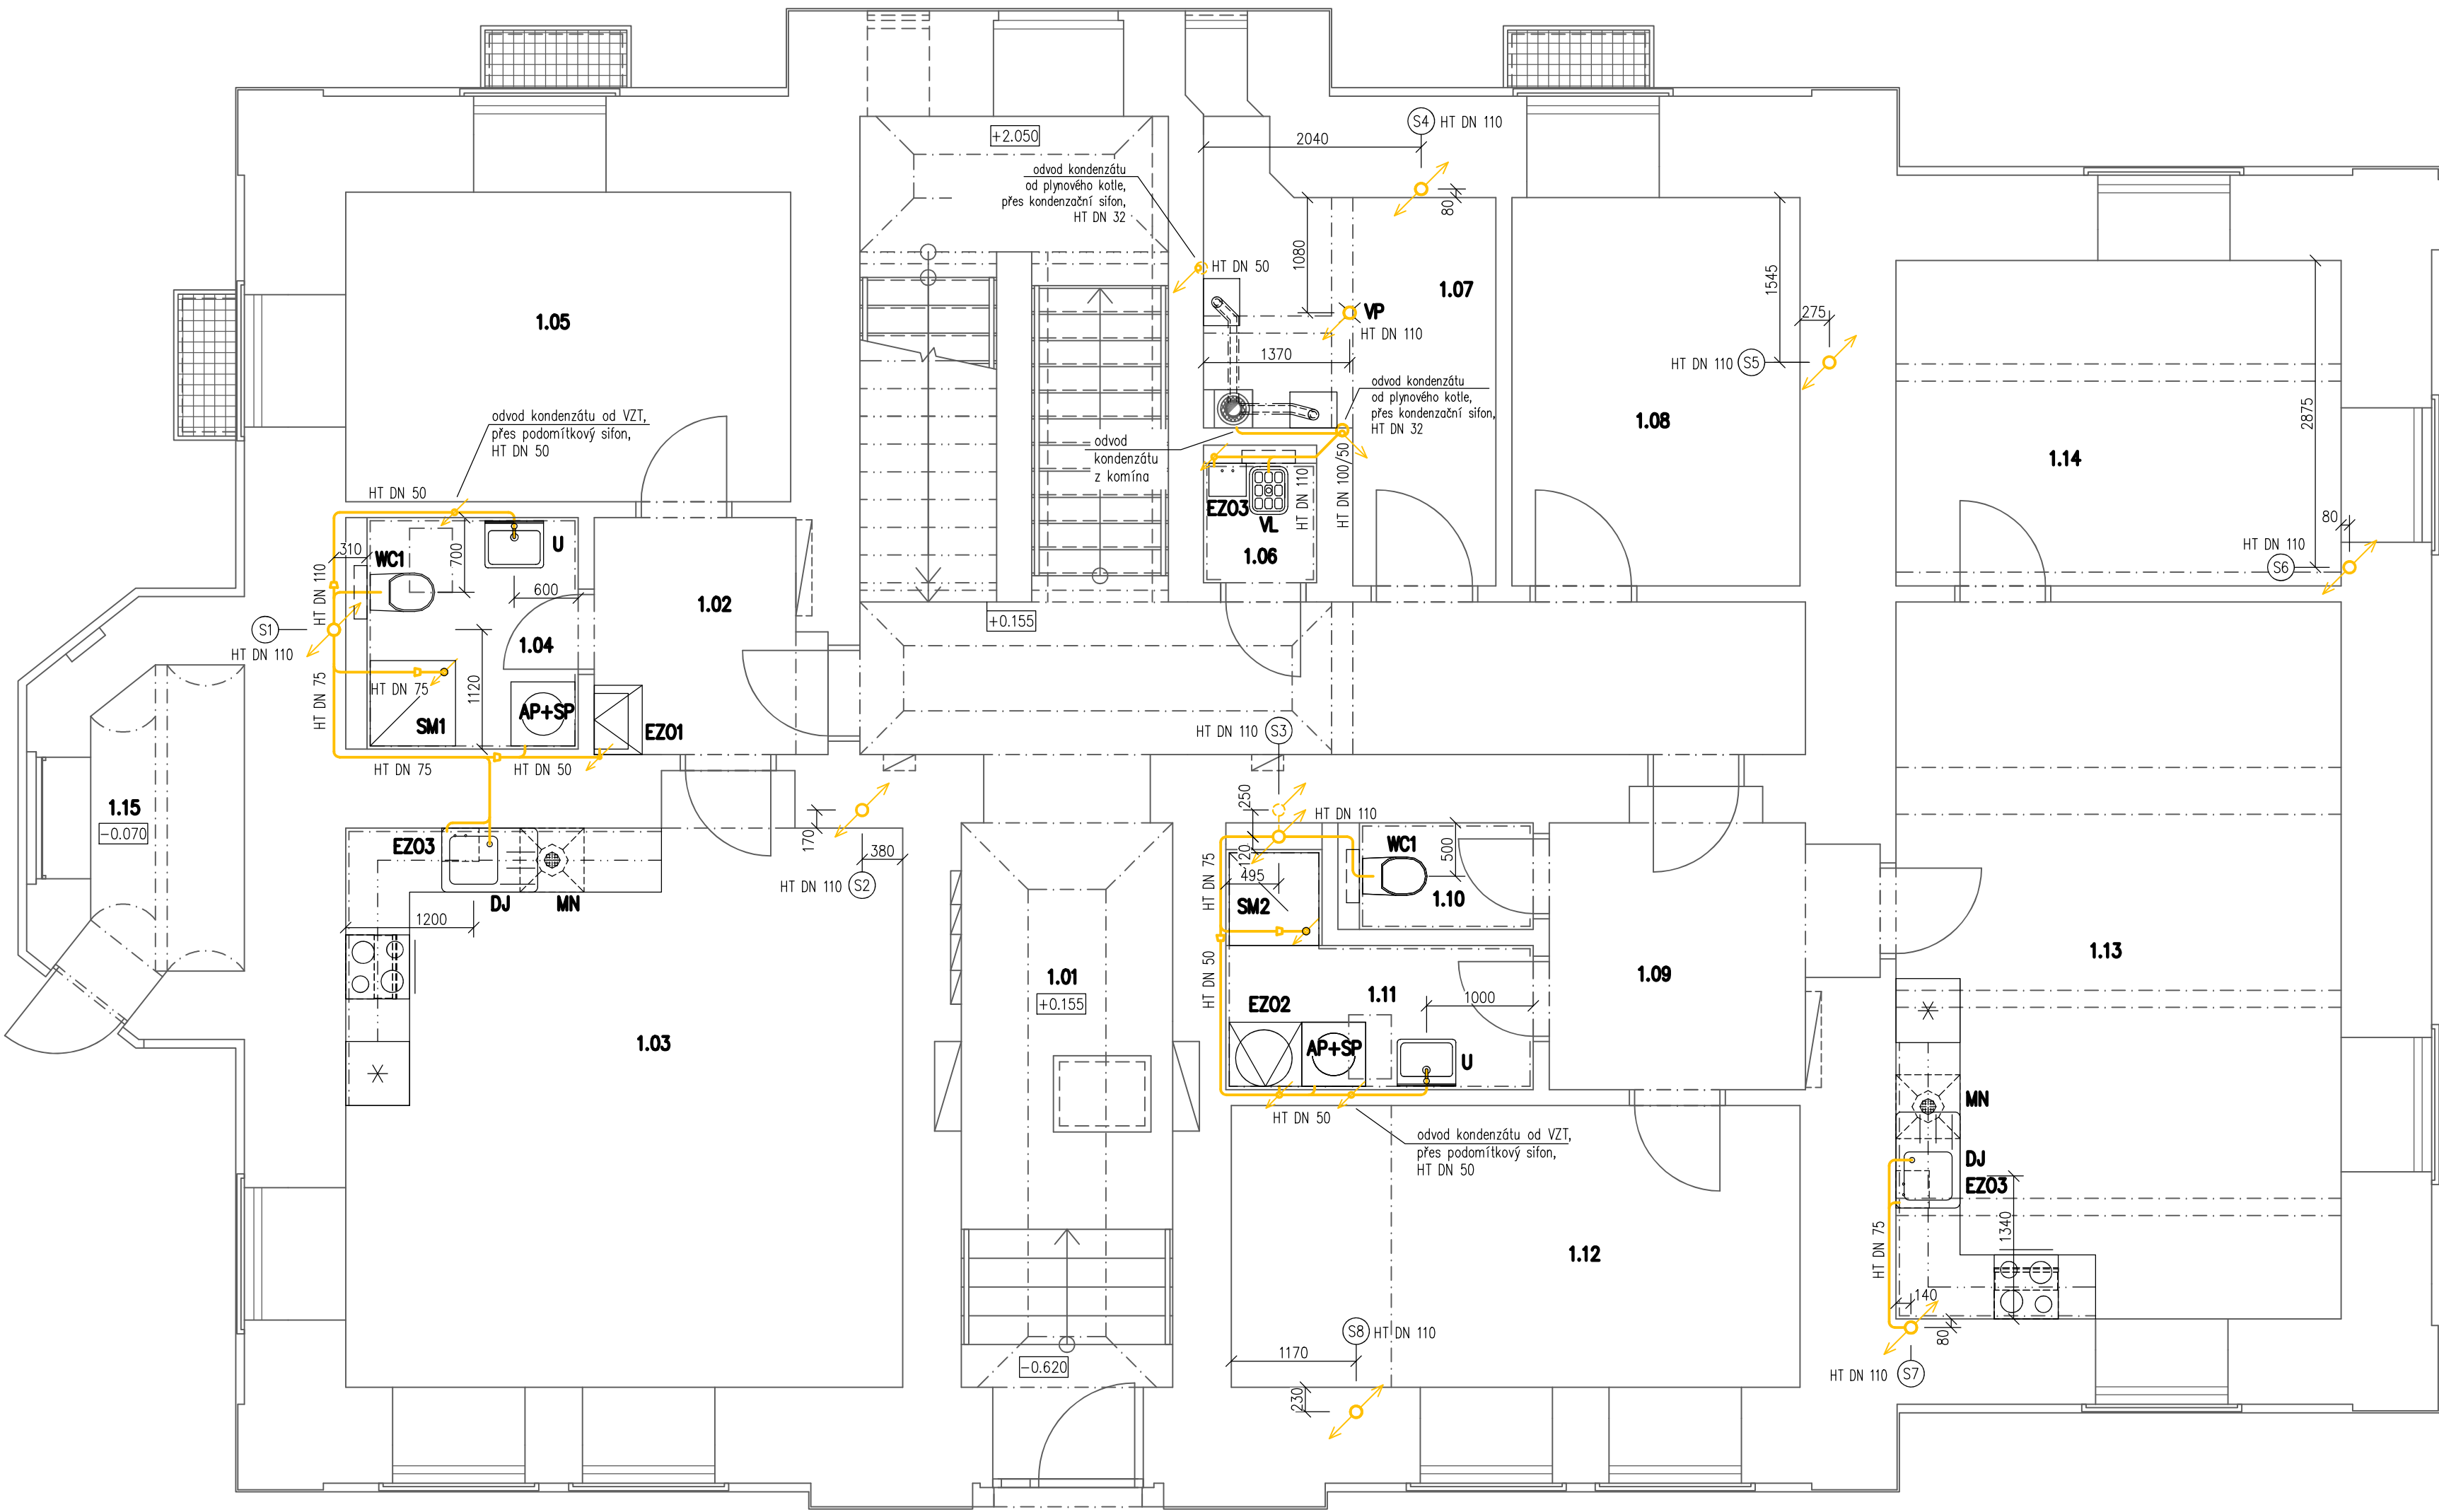

Legenda potrubních rozvodů

— PŘIPOJOVACÍ POTRUBÍ, SPLAŠKOVÁ KANALIZACE VEDENÁ VE STĚNÁCH A PODLAHÁCH (HT–SYSTÉM),
ODPADNÍ POTRUBÍ Z POLYPROPYLENU, TEPELNÁ ODOLNOST DLOUHODOBÁ 90° A KRÁTKODOBÁ 95°,
OCHRANA PROTI HLUKU 25 dB

Poznámky:
— sklon přípojovacího potrubí 3%
— zařizovací předměty budou napojeny přes zápachové uzávěry viz. legenda zařizovacích předmětů – příloha č.1 Technické zprávy SO 01.2

Tabulka místností		
Číslo	Jméno	Plocha [m²]
1.01	CHODBA + SCHODIŠŤOVÝ PROSTOR	46,17
1.02	CHODBA – BYT č.1	4,92
1.03	OBÝVACÍ POKOJ S KUCHYNÍ – BYT č.1	28,03
1.04	KOUPELNA S WC – BYT č.1	4,3
1.05	LOŽNICE – BYT č.1	12,09
1.06	ÚKLIDOVÁ MÍSTNOST	1,49
1.07	TECHNICKÁ MÍSTNOST	8,27
1.08	KOČÁRKÁRNA	9,83
1.09	CHODBA – BYT č.2	7,63
1.10	WC – BYT č.2	1,63
1.11	KOUPELNA – BYT č.2	4,70
1.12	LOŽNICE – BYT č.2	14,07
1.13	OBÝVACÍ POKOJ S KUCHYNÍ – BYT č.2	28,14
1.14	LOŽNICE – BYT č.2	12,72
1.15	MÍSTNOST PRO POPELNICE	4,30

Celková užitná plocha [m²]: 188,38
Užitná plocha bytu č.1 [m²]: 49,34
Užitná plocha bytu č.2 [m²]: 68,89

Označení zařizovacích předmětů

- WC1

SM1, SM2

EZ01, EZ02, EZ03

DJ

VP

MN

VL

AP+SP
- závěsné WC

– sprchový kout

– elektrický zásobníkový ohřívač TUV

– kuchyňský dřez


– podlahová vpust

– myčka nádobí (součást el. vybavení)

– výlevka

– automatická pračka + sušička prádla

– mezikus s výsuvem (pouze příprava)

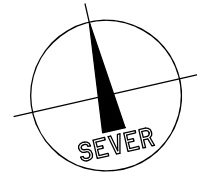

POZNÁMKY:
Legenda zařizovacích předmětů – viz. příloha č.1 Technické zprávy SO 01.2

Vypracoval Ing. Tomáš Kadlec	Zodp. projektant Ing. Kovandová	Tech. kontrola Ing. Kovandová	PROJEKT – sdružení projektová a inženýrská činnost Havířská 616 582 91 Světlá nad Sázavou tel., fax: 569 452 205	
Kreslil Ing. Tomáš Kadlec	<i>Kadlec</i>	<i>Kovandová</i>	formát 6x4	
Investor město Zruč nad Sázavou, Zámek 1, 285 22 Zruč nad Sázavou			datum 8/2020	
Akce "Rekonstrukce stávajících bytů a vestavba bytů do půdy objektu č.p. 2 Zručského dvora"			účel DSP, DPS	
SO 01 – Bytový dům SO 01.2 – ZTI–kanalizace a vodovod			č. zakázky 20620	
Obsah výkresu Půdorys 1.NP – rozvod kanalizace			č. kopie	
			archivní č.	
			Měřítko 1:50	Č. výkresu D1.2.2