


Vsak dešťových vod

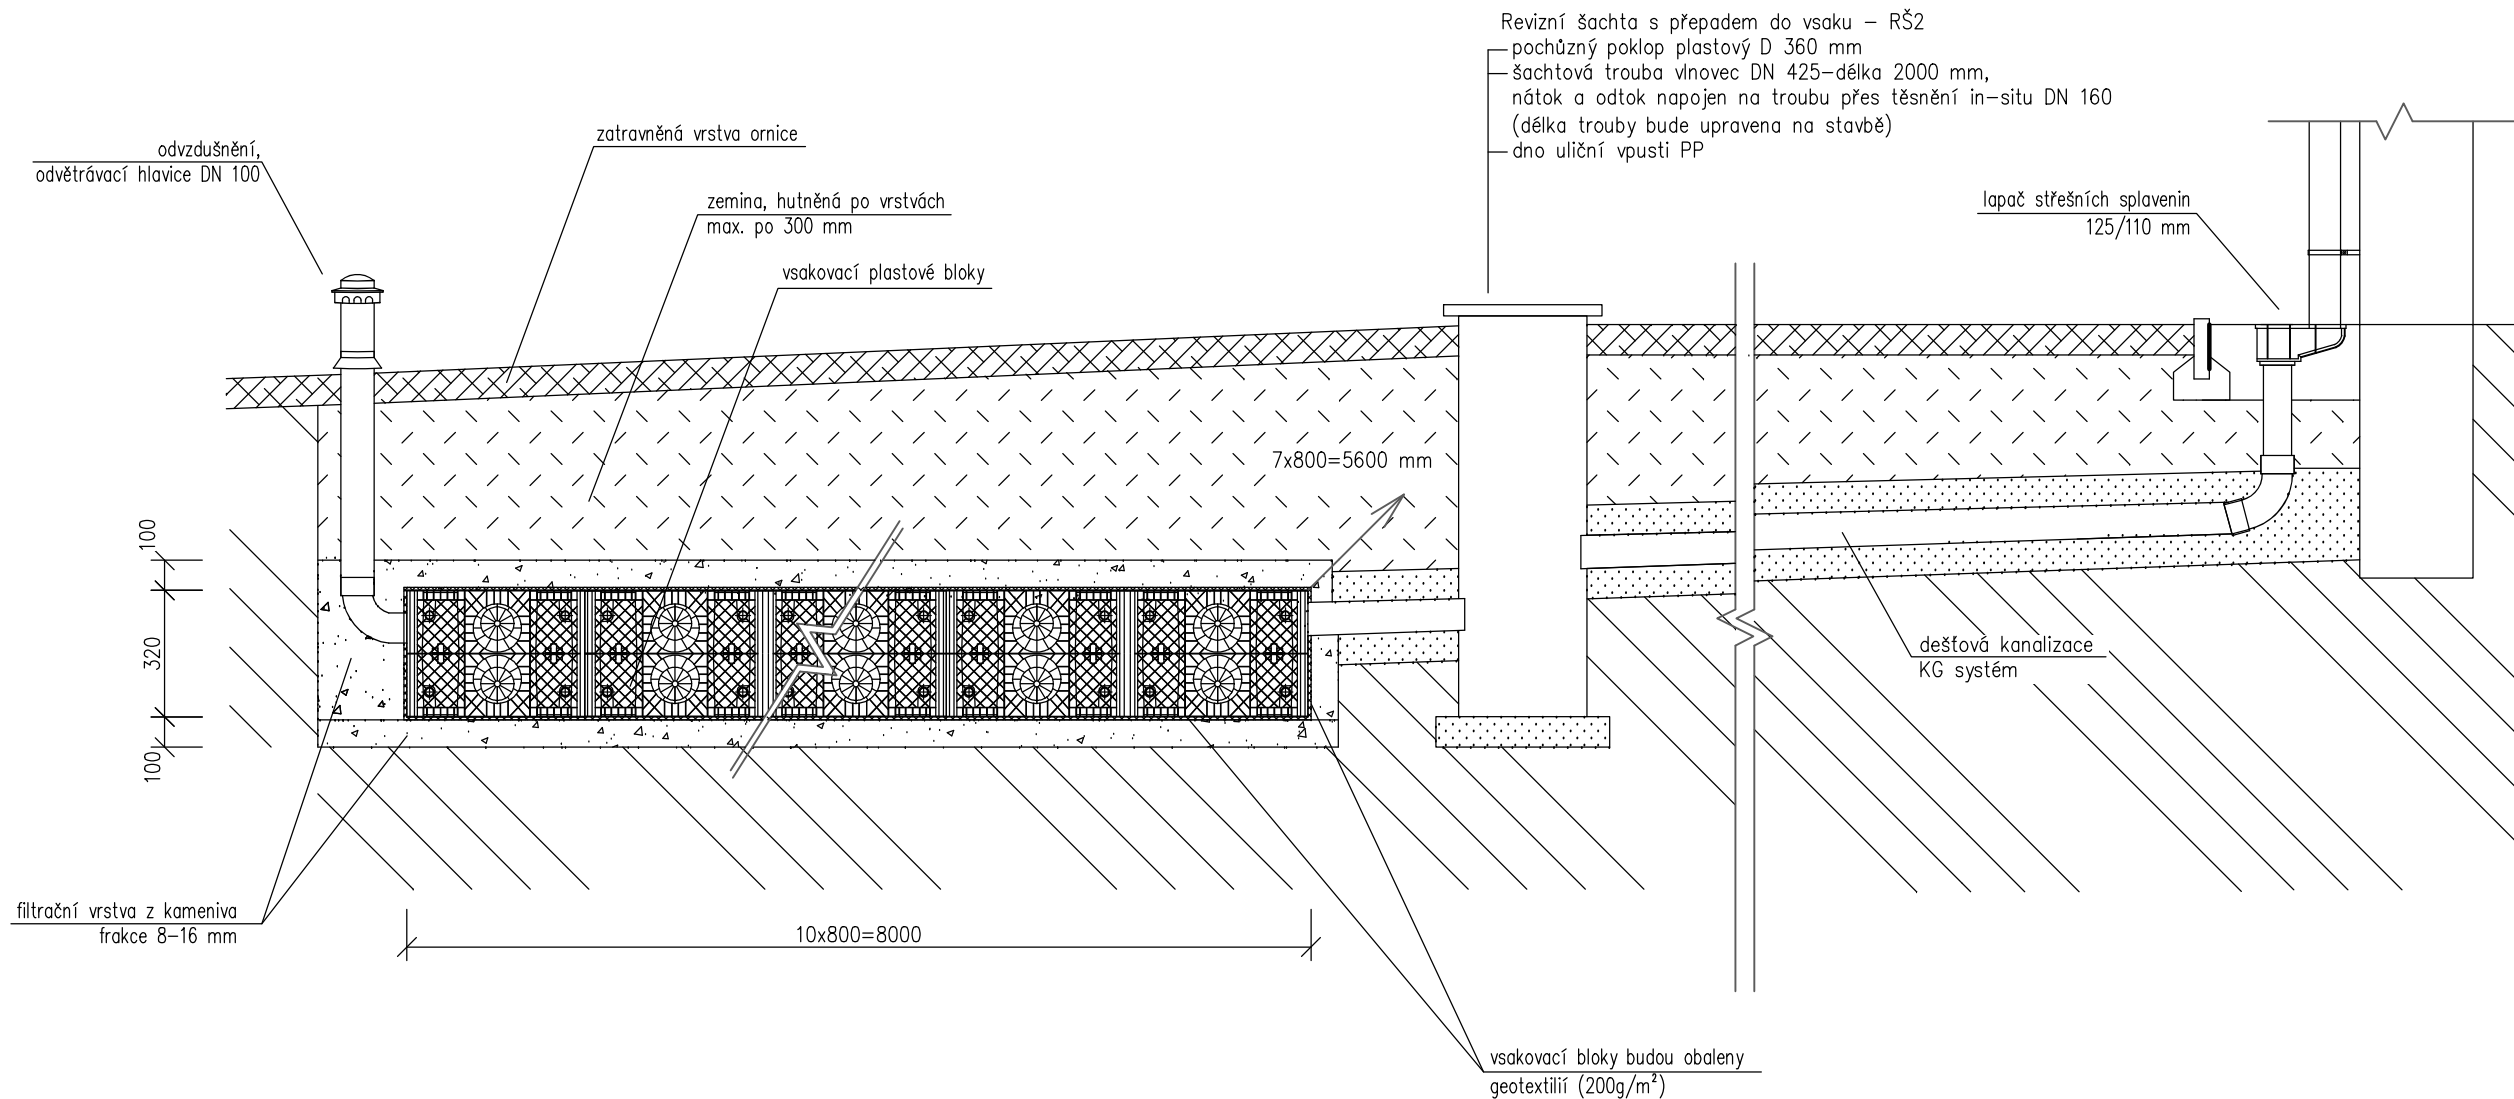

VS – VSAKOVACÍ ZAŘÍZENÍ

- VSAK DEŠŤOVÝCH VOD, VSAKOVACÍ ZAŘÍZENÍ ZE VSAKOVACÍCH PLASTOVÝCH BLOKŮ
- V PŮDORYSNÉM MODULU 800x800 mm A VÝŠKOVÉM 320 mm
- CELKOVÝ ROZMĚR VSAKOVACÍHO ZAŘÍZENÍ 8000x5600x320 mm
- OBJEM VSAKU PO PŘEPOČTU NA VSAKOVACÍ BLOKY $V=14,34 \text{ m}^3$
- PLOCHA VSAKU PO PŘEPOČTU NA VSAKOVACÍ BLOKY $A_{\text{sak}}=44,8 \text{ m}^2$
- VSAKOVACÍ BLOKY BUDOU VZÁJEMNĚ SPOJENY, NA KAŽDÝ BLOK 4 SPOJOVACÍ PRVKY
- BLOKY BUDOU OBALENY GEOTEXTILÍ (200g/m²)

POZNÁMKY:

Vsakovací zařízení bylo dimenzováno na koeficient vsaku $k_v=3.10^{-6}$ - ulehký hlinitý písek dle hydrogeologické charakteristiky. Před realizací vsakovacího zařízení bude proveden v místě navrženého vsaku hydrogeologický průzkum. Hydrogeologické vyjádření ke vsakování srážkových vod bude sloužit k ověření návrhu vsakovacího zařízení. Po provedení průzkumu bude možné velikost vsaku upravit dle stanovených hodnot pro vsakování srážkových vod. Úprava velikosti bude konzultována s projektantem případně stavebním dozorem.

POZNÁMKY:

- umístění vsaku viz. výkres C.3 Koordinační situační výkres

Vypracoval Ing. Tomáš Kadlec	Zodp. projektant Ing. Kovandová	Tech. kontrola Ing. Kovandová	PROJEKT – sdružení projektová a inženýrská činnost Havířská 616 582 91 Světlá nad Sázavou tel., fax: 569 452 205	
Kreslil Ing. Tomáš Kadlec				
Investor město Zruč nad Sázavou, Zámek 1, 285 22 Zruč nad Sázavou			formát	2xA4
Akce "Rekonstrukce stávajících bytů a vestavba bytů do půdy objektu č.p. 2 Zručského dvora" S0 01 – Bytový dům S0 01.2 – ZTI–kanalizace a vodovod			datum	8/2020
			účel	DSP, DPS
			č. zakázky	20620
			č. kopie	
			archivní č.	
Obsah výkresu Vsak dešťových vod			Měřítko 1:25	Č. výkresu D1.2.6