


Půdorys 1.S – rozvod vody

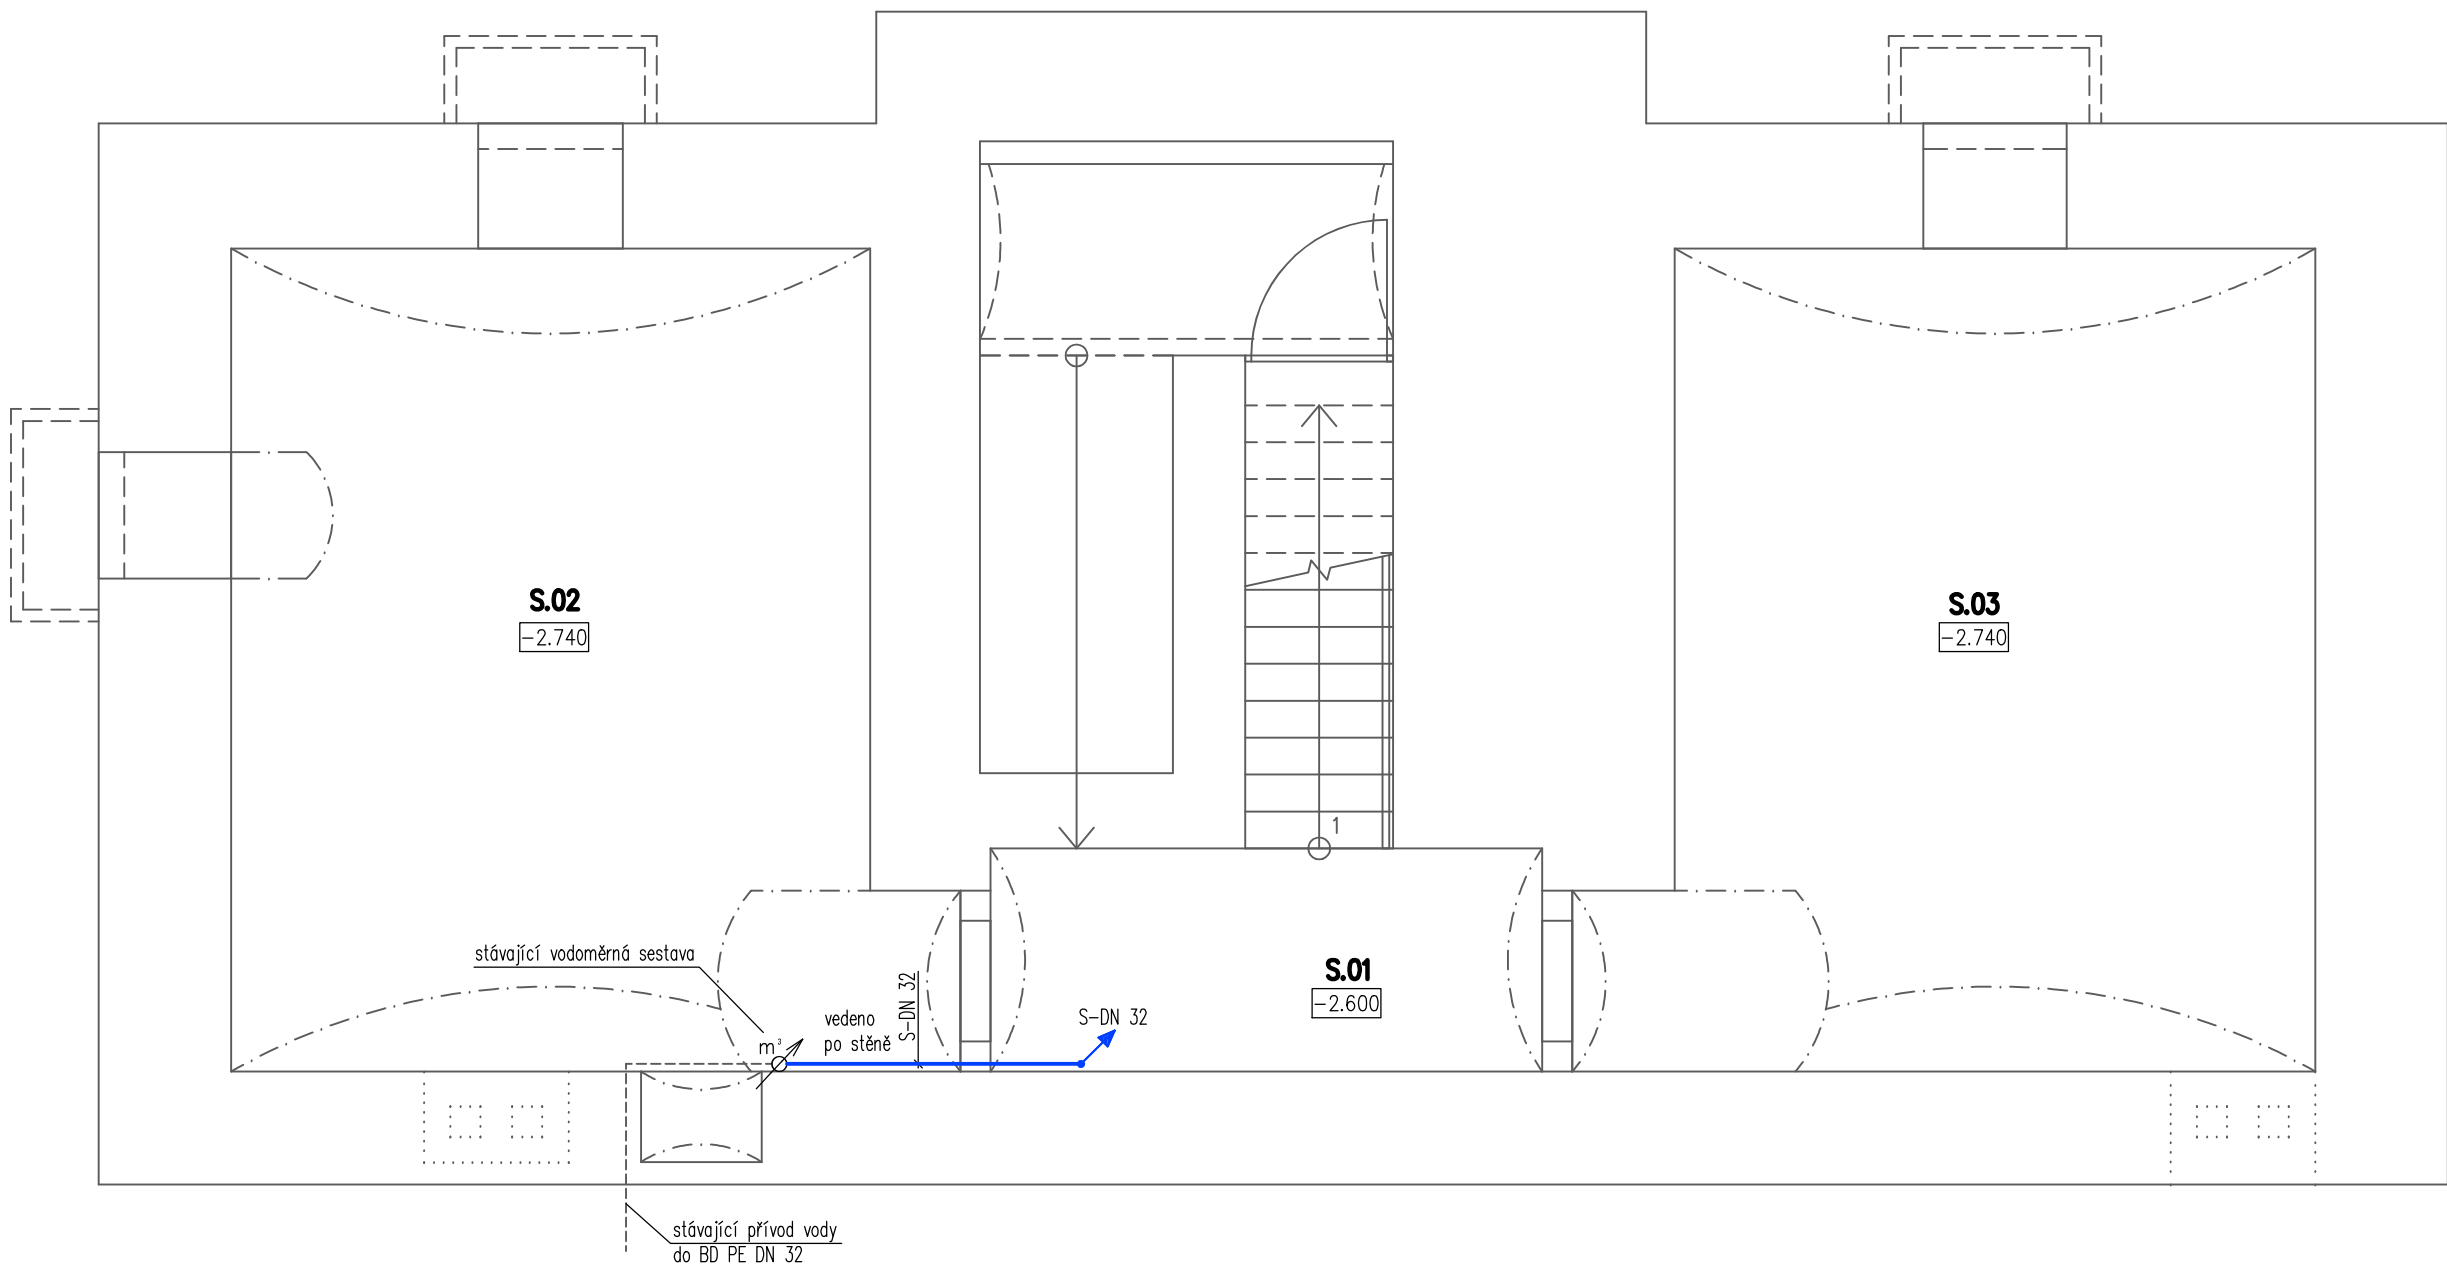


Tabulka místností		
Číslo	Jméno	Plocha [m²]
S.01	CHODBA+SCHODIŠTĚ	8,62
S.02	SKLEPNÍ PROSTOR-I	23,87
S.03	SKLEPNÍ PROSTOR-II	24,02

Celková užitná plocha [m²]: 56,51

Legenda potrubních rozvodů

- STÁVAJÍCÍ PŘÍVOD VODY DO BD – PE DN 32
- S – HLAVNÍ ROZVOD STUDENÉ VODY Z PPr – PN 20, (průměry potrubí ve výkrese: 32x5,4 mm)

Poznámky:
– potrubí je označeno vnějším průměrem x tloušťka stěny

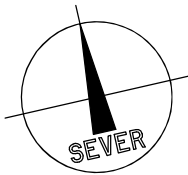

Vypracoval Ing. Tomáš Kadlec	Zodp. projektant Ing. Kovandová	Tech. kontrola Ing. Kovandová	PROJEKT – sdružení projektová a inženýrská činnost Havířská 616 582 91 Světlá nad Sázavou tel., fax: 569 452 205	
Kreslil Ing. Tomáš Kadlec				
Investor město Zruč nad Sázavou, Zámek 1, 285 22 Zruč nad Sázavou			formát	2xA4
Akce "Rekonstrukce stávajících bytů a vestavba bytů do půdy objektu č.p. 2 Zručského dvora" S0 01 – Bytový dům S0 01.2 – ZTI–kanalizace a vodovod			datum	8/2020
			účel	DSP, DPS
			č. zakázky	20620
			č. kopie	
			archivní č.	
Obsah výkresu Půdorys 1.S – rozvod vody			Měřítko 1:50	Č. výkresu D1.2.7