




Půdorys 1.NP – rozvod vody

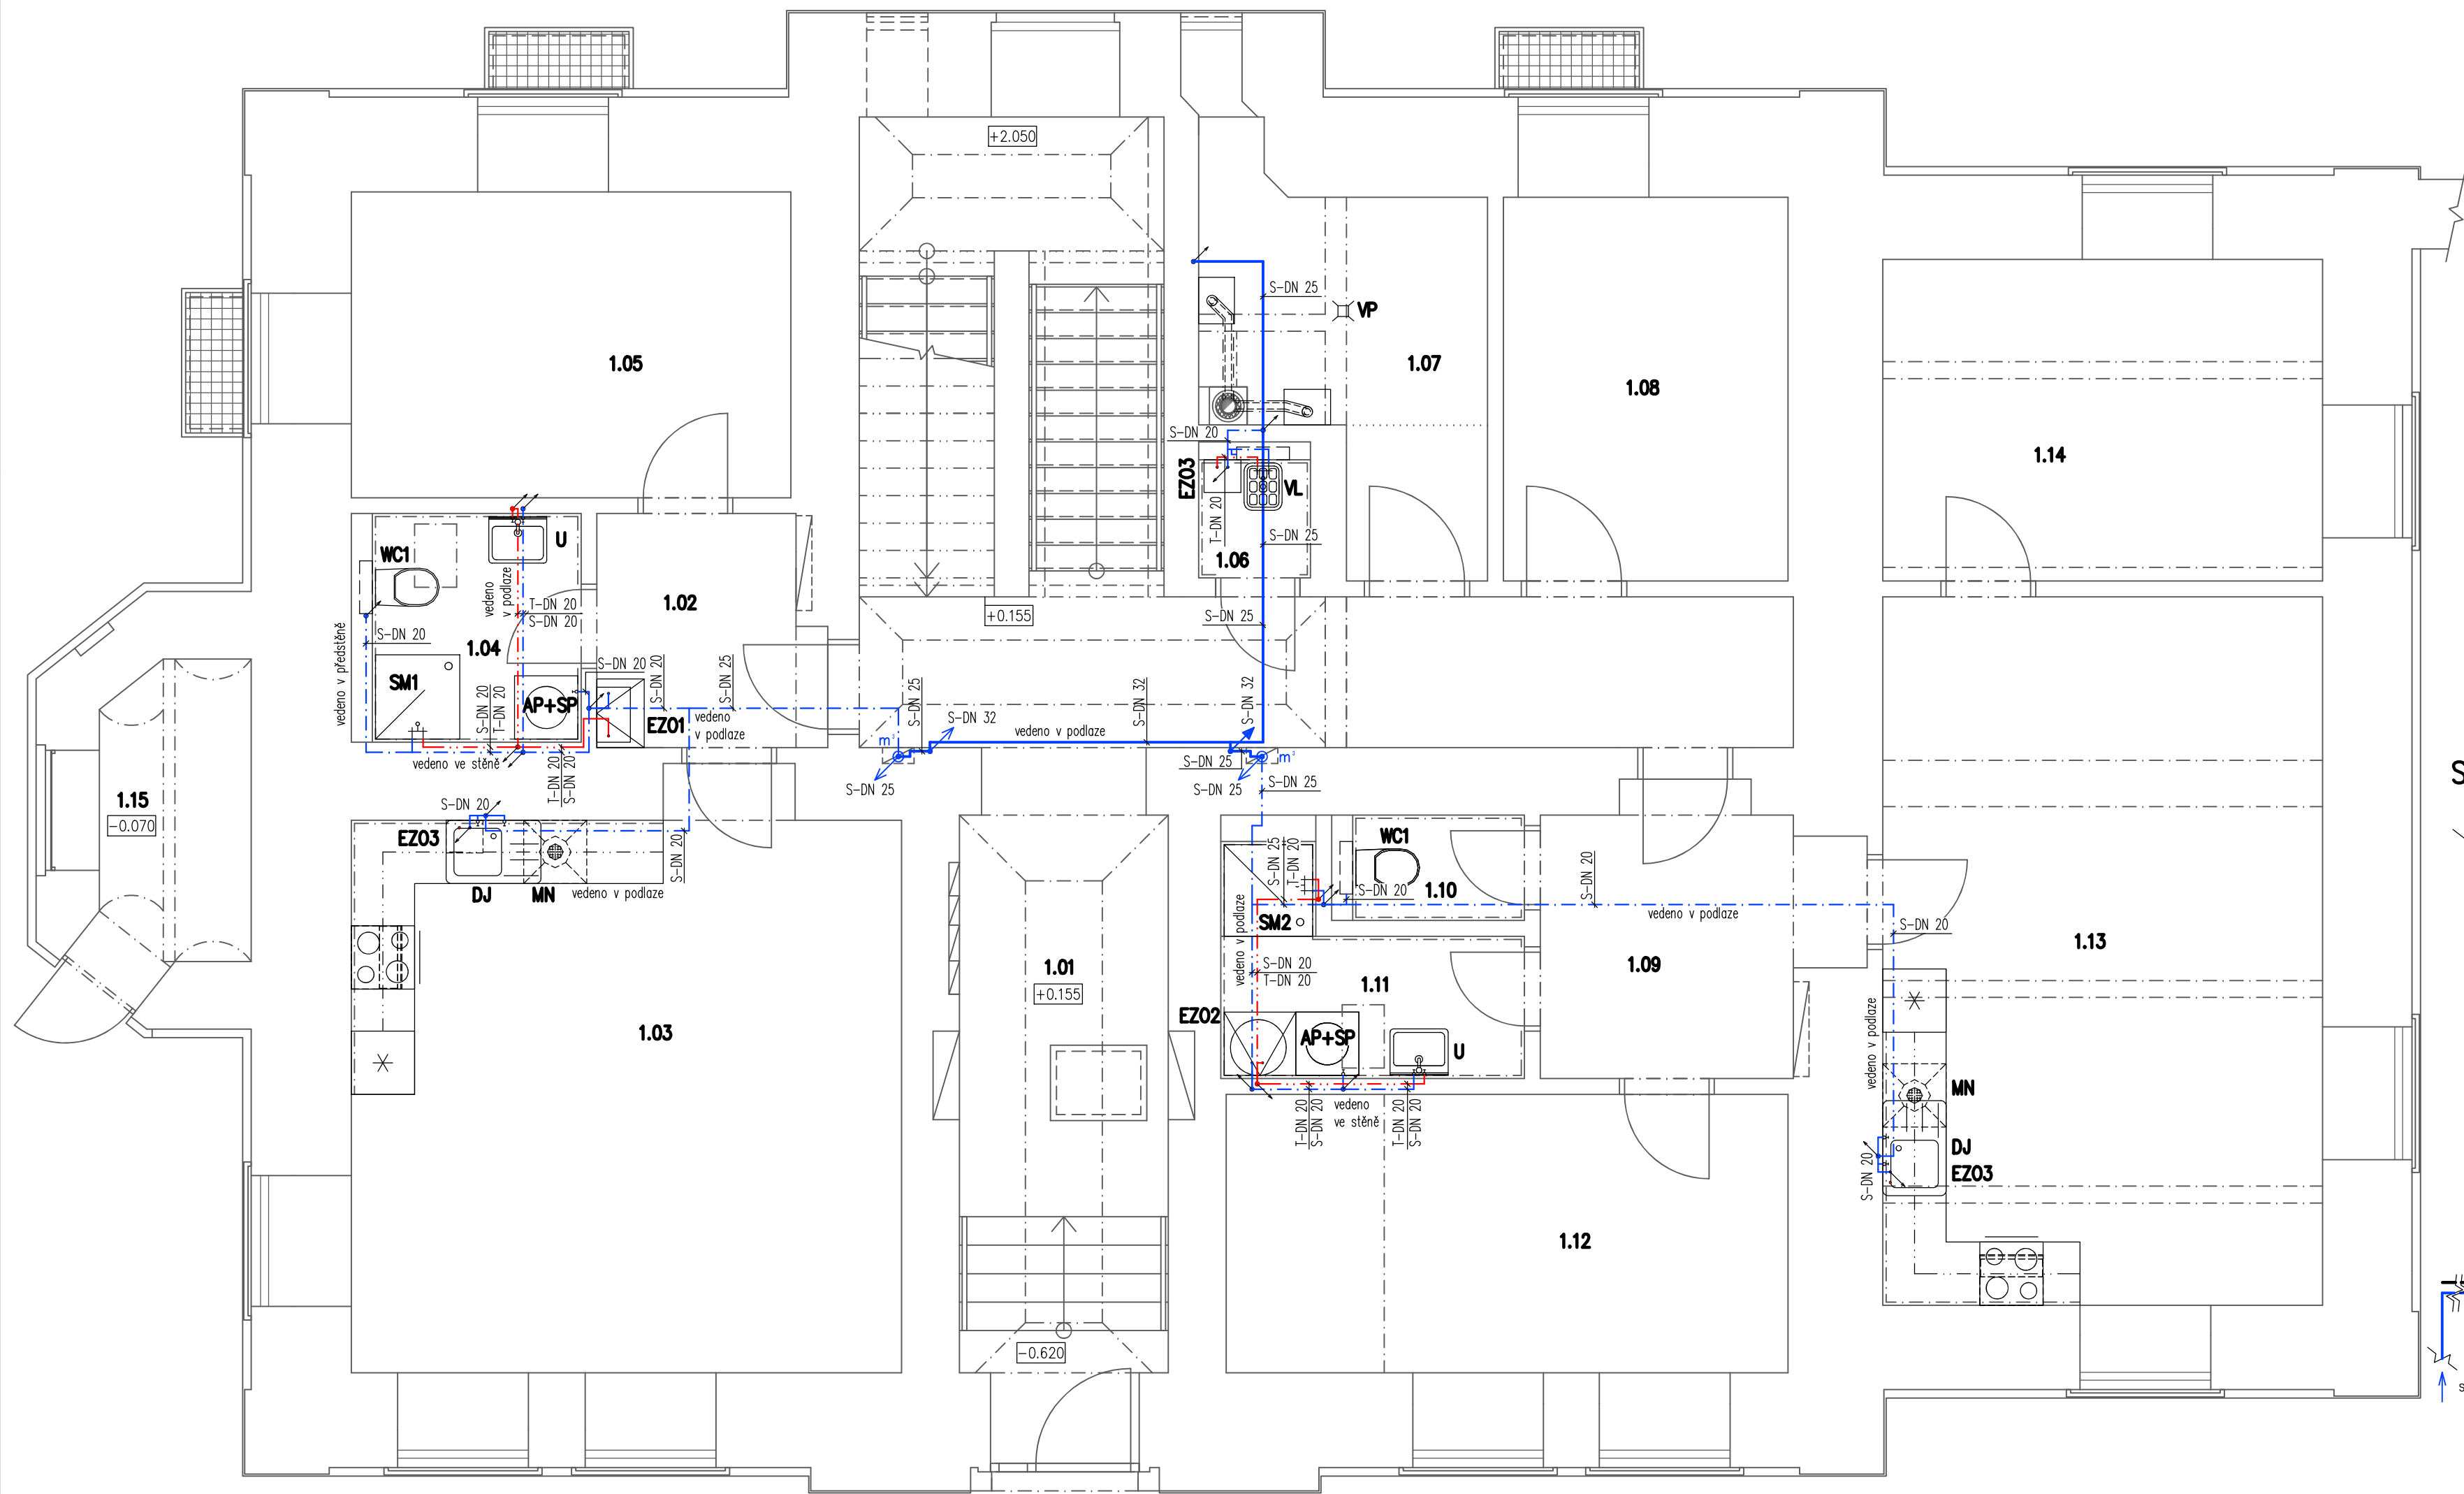

Tabulka místností		
Číslo	Jméno	Plocha [m²]
1.01	CHODBA + SCHODIŠTOVÝ PROSTOR	46,17
1.02	CHODBA – BYT č.1	4,92
1.03	OBÝVACÍ POKOJ S KUCHYNÍ – BYT č.1	28,03
1.04	KOUPELNA S WC – BYT č.1	4,3
1.05	LOŽNICE – BYT č.1	12,09
1.06	ÚKLIDOVÁ MÍSTNOST	1,49
1.07	TECHNICKÁ MÍSTNOST	8,27
1.08	KOČÁRKÁRNA	9,83
1.09	CHODBA – BYT č.2	7,63
1.10	WC – BYT č.2	1,63
1.11	KOUPELNA – BYT č.2	4,70
1.12	LOŽNICE – BYT č.2	14,07
1.13	OBÝVACÍ POKOJ S KUCHYNÍ – BYT č.2	28,14
1.14	LOŽNICE – BYT č.2	12,72
1.15	MÍSTNOST PRO POPELNICE	4,30

Celková užitná plocha [m²]: 188,38
Užitná plocha bytu č.1 [m²]: 49,34
Užitná plocha bytu č.2 [m²]: 68,89

Sestava odečtového vodoměru

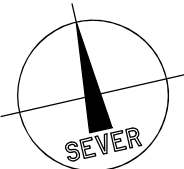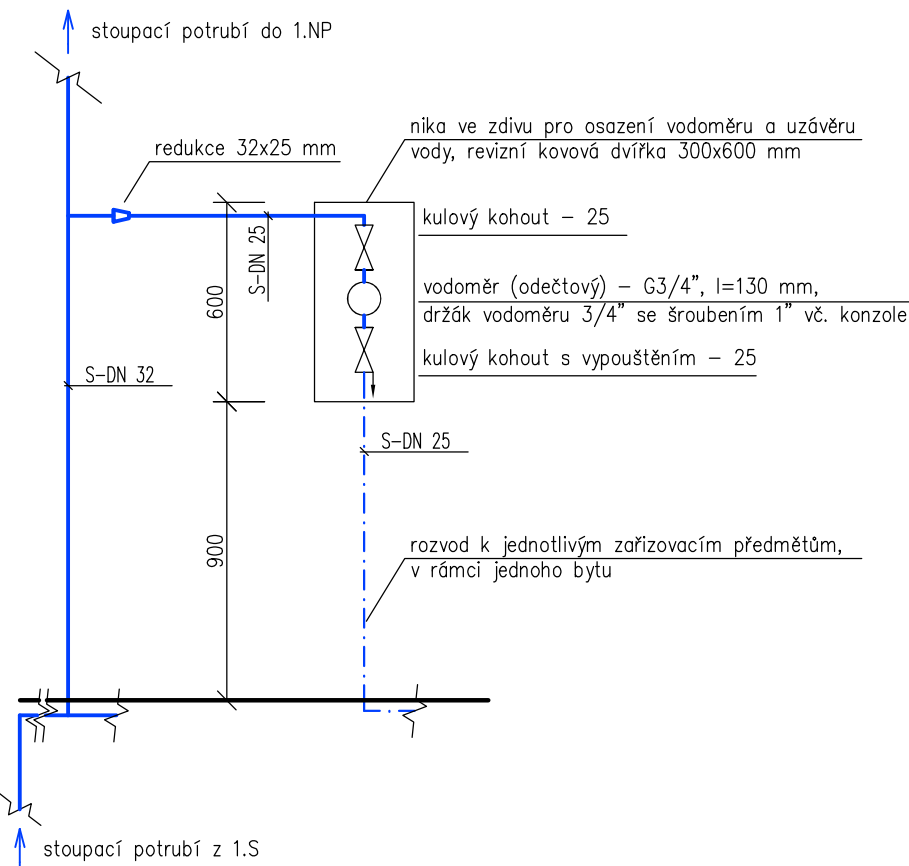

Legenda potrubních rozvodů

- S – HLAVNÍ ROZVOD STUDENÉ VODY Z PPr – PN 20, (průměry potrubí ve výkrese: 32x5,4 mm, 25x4,2 mm)
- S – ROZVOD STUDENÉ VODY Z PPr – PN 20, (průměry potrubí ve výkrese: 20x3,4 mm, 25x4,2 mm)
- T – ROZVOD TEPLÉ VODY Z PPr – PN 20, (průměry potrubí ve výkrese: 20x3,4 mm)

Poznámky:
– potrubí je označeno vnějším průměrem x tloušťka stěny

Označení zařízovacích předmětů

- WC1 – závěsné WC
- SM1, SM2 – sprchový kout
- EZ01, EZ02, EZ03 – elektrický zásobníkový ohříváč TUV
- DJ – kuchyňský dřez
- VP – podlahová vpust
- MN – myčka nádobí (součást el. vybavení)
- VL – výlevka
- AP+SP – automatická pračka + sušička prádla mezikus s výsuvem (pouze příprava)

POZNÁMKY:
Legenda zařízovacích předmětů – viz. příloha č.1 Technické zprávy SO 01.2

Vypracoval Ing. Tomáš Kadlec	Zodp. projektant Ing. Kovandová	Tech. kontrola Ing. Kovandová	PROJEKT – sdružení projektová a inženýrská činnost Havířská 616 582 91 Světlá nad Sázavou tel., fax: 569 452 205	
Kreslil Ing. Tomáš Kadlec	<i>Kadlec</i>	<i>Kovandová</i>		
Investor město Zruč nad Sázavou, Zámek 1, 285 22 Zruč nad Sázavou				
Akce "Rekonstrukce stávajících bytů a vestavba bytů do půdy objektu č.p. 2 Zručského dvora" SO 01 – Bytový dům SO 01.2 – ZTI–kanalizace a vodovod			formát 6x4	
			datum 8/2020	
			účel DSP, DPS	
			č. zakázky 20620	
			č. kopie	
			archivní č.	
Obsah výkresu Půdorys 1.NP – rozvod vody			Měřítko 1:50	Č. výkresu D1.2.8