



Půdorys 2.NP – rozvod vody

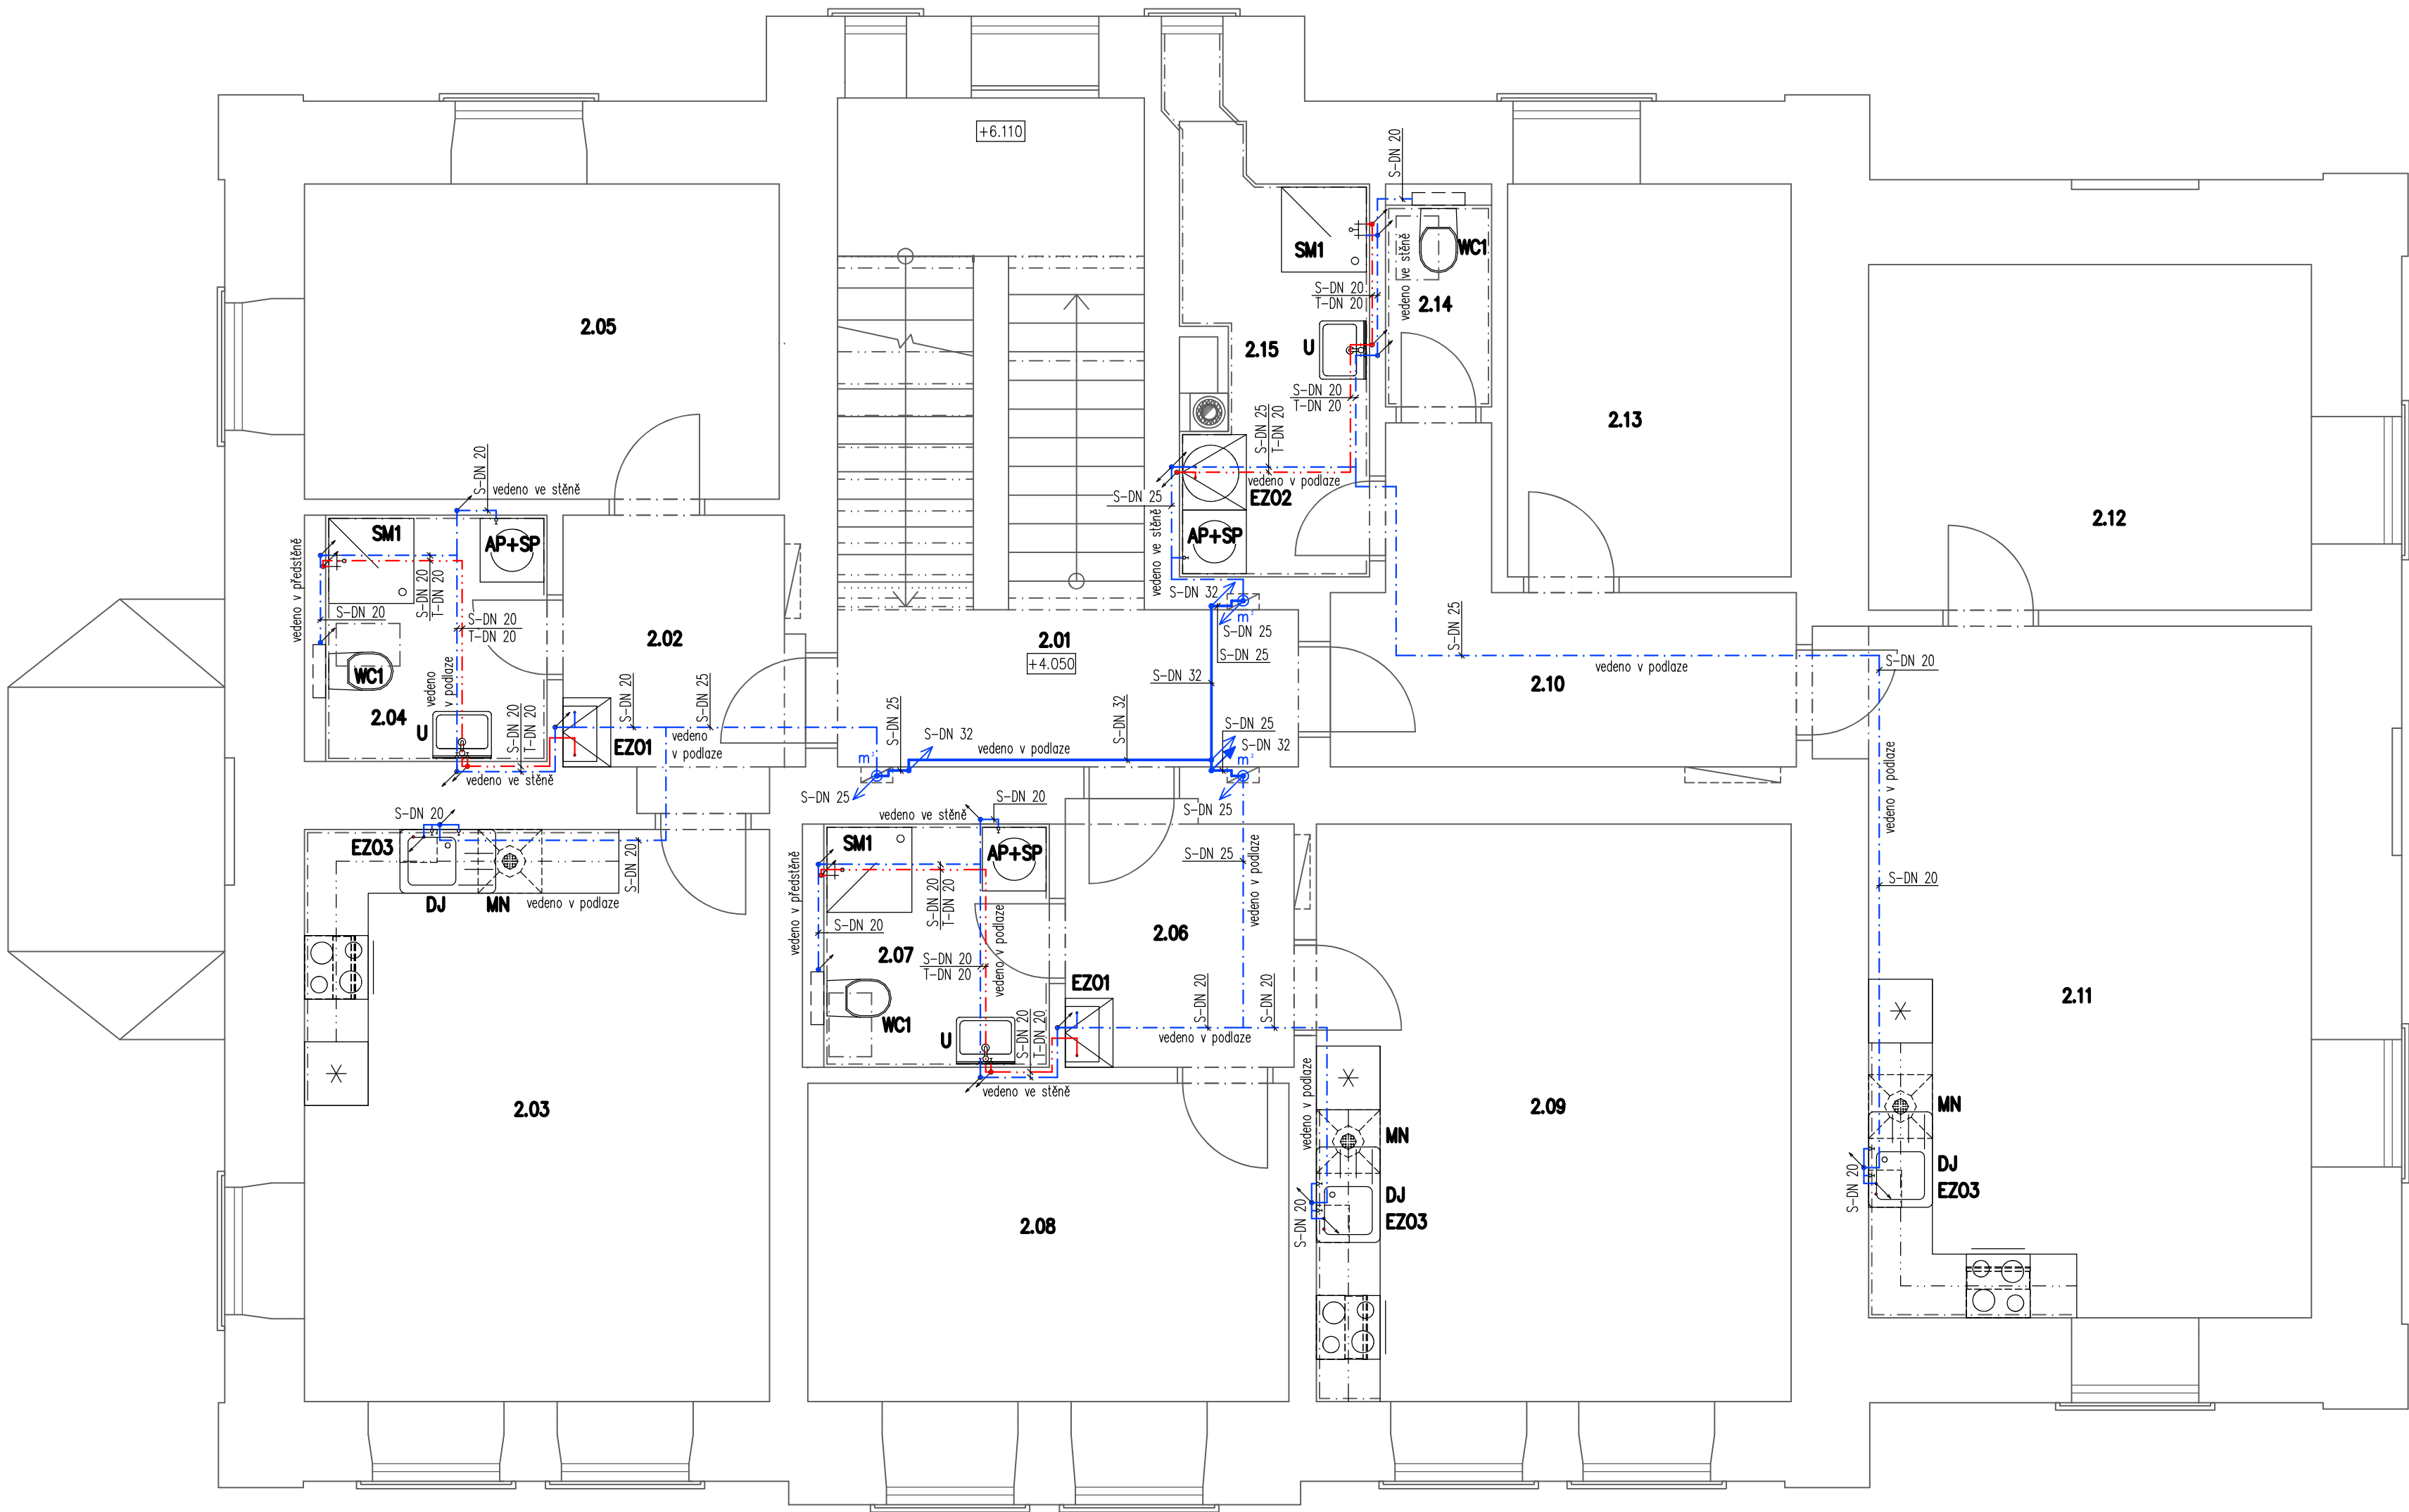

Tabulka místností		
Číslo	Jméno	Plocha [m²]
2.01	CHODBA + SCHODIŠŤOVÝ PROSTOR	19,97
2.02	CHODBA – BYT č.3	6,09
2.03	OBÝVACÍ POKOJ S KUCHYNÍ – BYT č.3	23,61
2.04	KOUPELNA S WC – BYT č.3	4,84
2.05	LOŽNICE – BYT č.3	13,28
2.06	CHODBA – BYT č.4	5,63
2.07	KOUPELNA S WC – BYT č.4	4,87
2.08	LOŽNICE – BYT č.4	13,59
2.09	OBÝVACÍ POKOJ S KUCHYNÍ – BYT č.4	24,32
2.10	CHODBA – BYT č.5	9,25
2.11	OBÝVACÍ POKOJ S KUCHYNÍ – BYT č.5	27,95
2.12	LOŽNICE – BYT č.5	13,57
2.13	POKOJ – BYT č.5	9,88
2.14	WC – BYT č.5	1,9
2.15	KOUPELNA – BYT č.5	6,58

Celková užitná plocha [m²]: 185,33
Užitná ploch bytu č.3 [m²]: 47,82
Užitná ploch bytu č.4 [m²]: 48,41
Užitná ploch bytu č.5 [m²]: 69,13

Sestava odečtového vodoměru

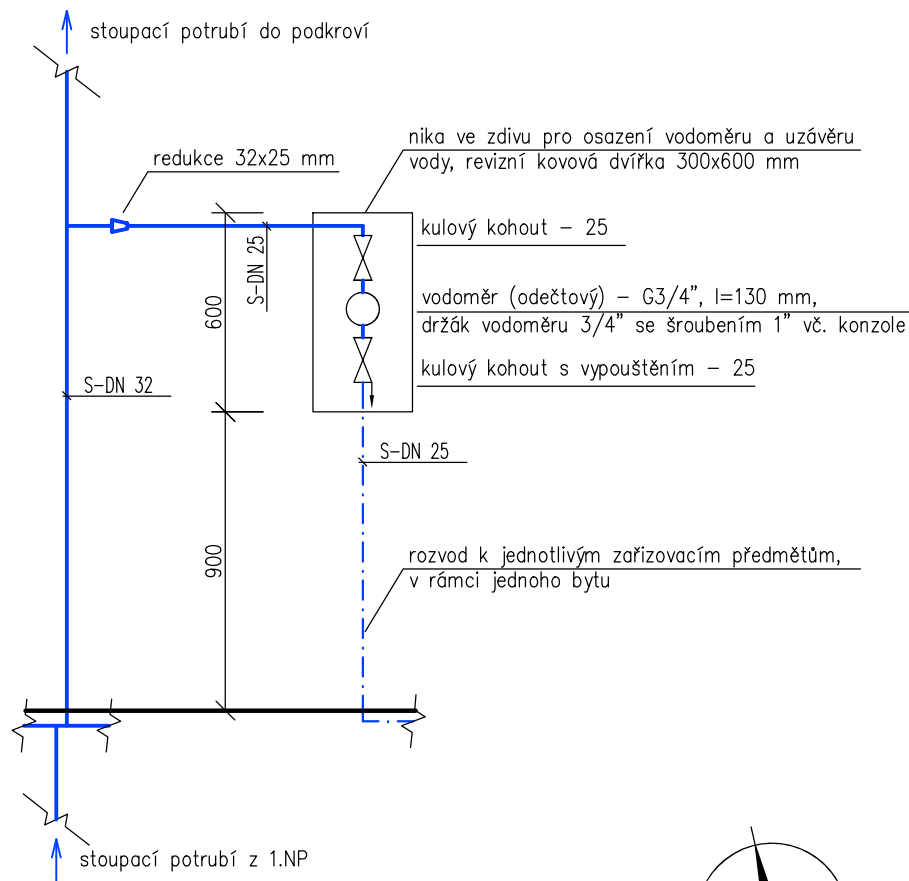

Legenda potrubních rozvodů

- S – HLAVNÍ ROZVOD STUDENÉ VODY Z PPr – PN 20, (průměry potrubí ve výkrese: 32x5,4 mm, 25x4,2 mm)
- S – ROZVOD STUDENÉ VODY Z PPr – PN 20, (průměry potrubí ve výkrese: 20x3,4 mm, 25x4,2 mm)
- T – ROZVOD TEPLÉ VODY Z PPr – PN 20, (průměry potrubí ve výkrese: 20x3,4 mm)

Poznámky:
– potrubí je označeno vnějším průměrem x tloušťka stěny

Označení zařízovacích předmětů

- WC1 – závěsné WC
- SM1 – sprchový kout
- EZ01, EZ02, EZ03 – elektrický zásobníkový ohřívač TUV
- DJ – kuchyňský dřez
- MN – myčka nádobí (součást el. vybavení)
- AP+SP – automatická pračka + sušička prádla mezikus s výsuvem (pouze příprava)

POZNÁMKY:
Legenda zařízovacích předmětů – viz. příloha č.1 Technické zprávy SO 01.2

Vypracoval Ing. Tomáš Kadlec	Zodp. projektant Ing. Kovandová	Tech. kontrola Ing. Kovandová	PROJEKT – sdružení projektová a inženýrská činnost Havířská 616 582 91 Světlá nad Sázavou tel., fax: 569 452 205	
Kreslil Ing. Tomáš Kadlec	<i>Kadlec</i>	<i>Kovandová</i>	formát 6x44	
Investor město Zruč nad Sázavou, Zámek 1, 285 22 Zruč nad Sázavou			datum 8/2020	
Akce "Rekonstrukce stávajících bytů a vestavba bytů do půdy objektu č.p. 2 Zručského dvora"			účel DSP, DPS	
SO 01 – Bytový dům SO 01.2 – ZTI–kanalizace a vodovod			č. zakázky 20620	
Obsah výkresu Půdorys 2.NP – rozvod vody			č. kopie	
			archivní č.	
			Měřítko 1:50	Č. výkresu D1.2.9