


Půdorys 1.NP – rozvod VZT

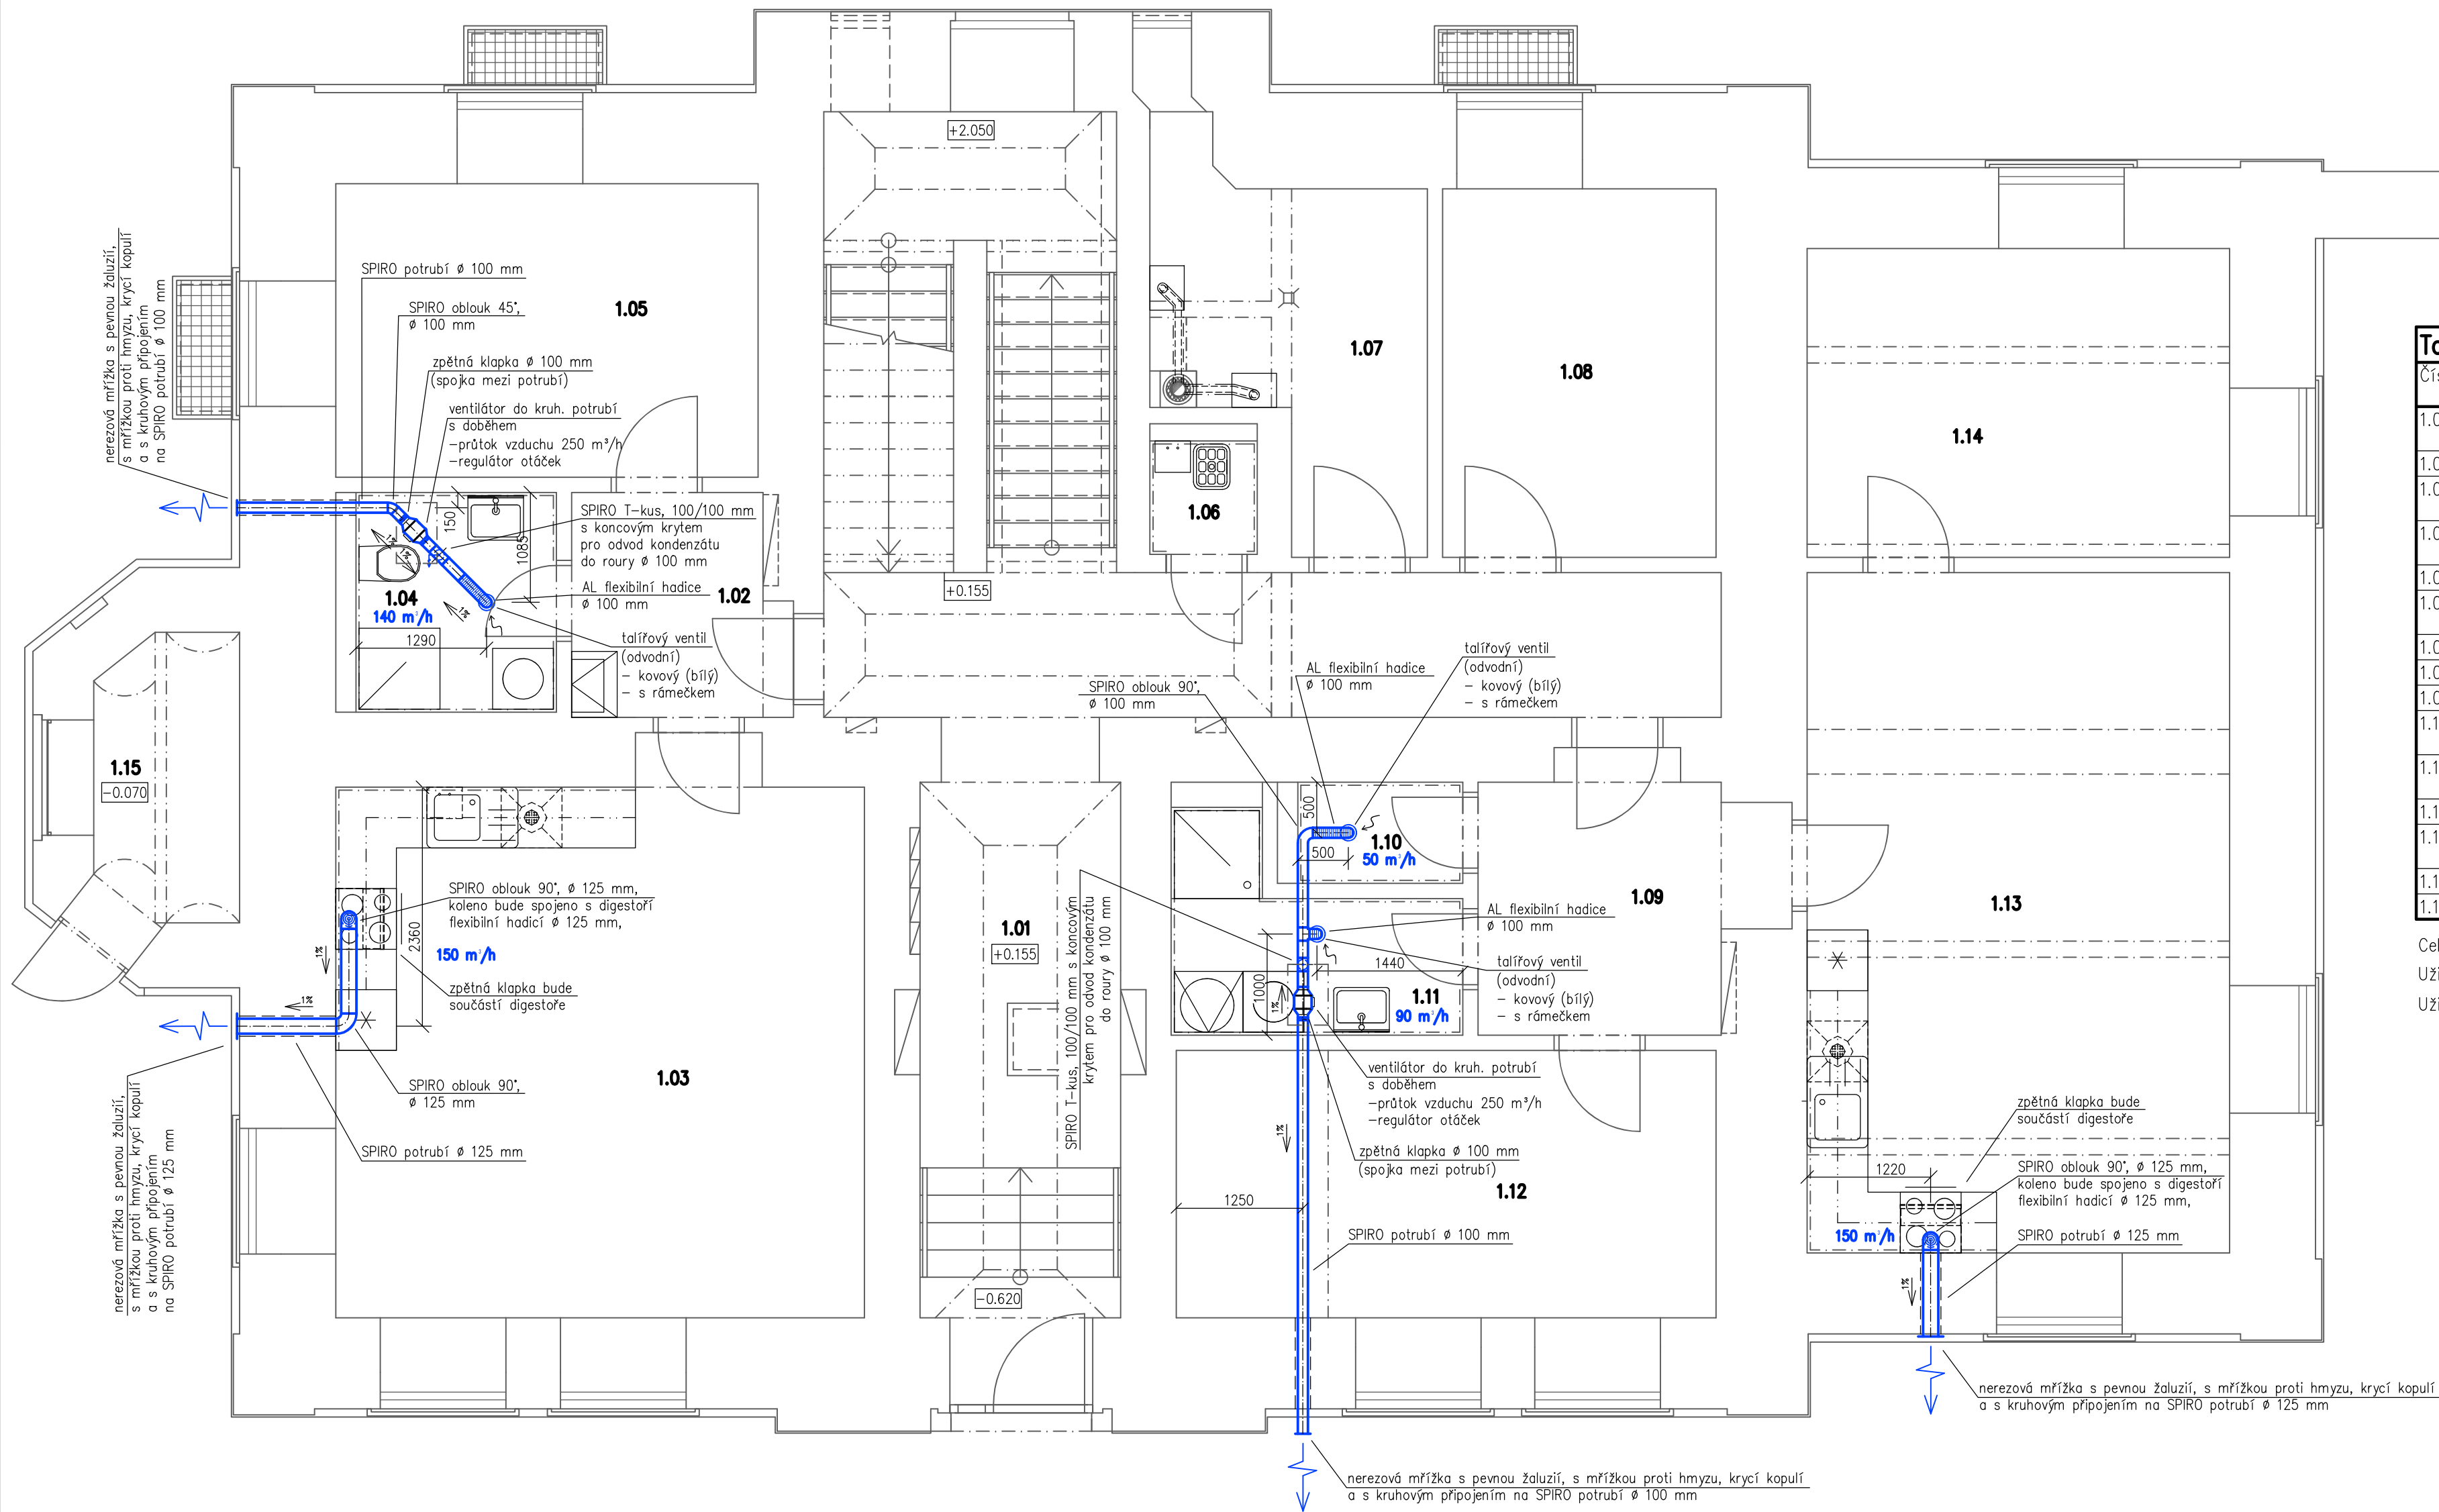

Tabulka místností		
Číslo	Jméno	Plocha [m²]
1.01	CHODBA + SCHODIŠTOVÝ PROSTOR	46,17
1.02	CHODBA – BYT č.1	4,92
1.03	OBÝVACÍ POKOJ S KUCHYNÍ – BYT č.1	28,03
1.04	KOUPELNA S WC – BYT č.1	4,3
1.05	LOŽNICE – BYT č.1	12,09
1.06	ÚKLIDOVÁ MÍSTNOST	1,49
1.07	TECHNICKÁ MÍSTNOST	8,27
1.08	KOČÁRKÁRNA	9,83
1.09	CHODBA – BYT č.2	7,63
1.10	WC – BYT č.2	1,63
1.11	KOUPELNA – BYT č.2	4,70
1.12	LOŽNICE – BYT č.2	14,07
1.13	OBÝVACÍ POKOJ S KUCHYNÍ – BYT č.2	28,14
1.14	LOŽNICE – BYT č.2	12,72
1.15	MÍSTNOST PRO POPELNICE	4,30

Celková užitná plocha [m²]: 188,38
Užitná plocha bytu č.1 [m²]: 49,34
Užitná plocha bytu č.2 [m²]: 68,89

- POZNÁMKY:
- Potrubní rozvod bude doplněn o montážní, těsnící a spojovací materiál pro systém SPIRO
 - Potrubí SPIRO od koupelen a WC bude izolováno lamelovým skružovaným pásem tl. 40 mm z kamenné vlny nalepeným na AL fólii se skelnou mřížkou, OH=40kg/m³
 - ventilátory do kruhového potrubí budou pružně připojeny k potrubí
 - Potrubní rozvod: – v č.m. 1.04, 1.10 a 1.11 bude veden v SDK sníženém podhledu
spodní hrana +2,655 m, v č.m. 1.12 bude potrubní rozvod veden v SDK kastlíku
spodní hrana +2,655 m
– v m.č. 1.03 a 1.13 bude veden v kuchyňské lince
 - v SDK podhledech budou u každého ventilátoru do kruhového potrubí osazena revizní dvířka
 - potrubní rozvody budou vspádovány směrem ke kondenzačním jímkám (spád 1 %) a do exteriéru
 - napojení odvodu kondenzátu bude provedeno pomocí plastové flexibilní hadice 1/2" přes podomítkový sifon do kanalizace
 - požadavky na větrání bytových jader obytných budov jsou zpracovány podle národní přílohy Z1 k ČSN EN 15665

Vypracoval Ing. Tomáš Kadlec	Zdp. projektant Ing. Kovandová	Tech. kontrola Ing. Kovandová	PROJEKT – sdružení projektová a inženýrská činnost Havířská 616 582 91 Světlá nad Sázavou tel., fax: 569 452 205
Kreslil Ing. Tomáš Kadlec			
Investor město Zruč nad Sázavou, Zámek 1, 285 22 Zruč nad Sázavou			
Akce "Rekonstrukce stávajících bytů a vestavba bytů do půdy objektu č.p. 2 Zručského dvora"			
S0 01 – Bytový dům S0 01.3 – Vzduchotechnika			formát 6x44
			datum 8/2020
			účel DSP, DPS
			č. zakázky 20620
Obsah výkresu Půdorys 1.NP – rozvod VZT			archivní č.
			Měřítko 1:50
			Č. výkresu D1.3.1