




Půdorys podkroví – rozvod VZT

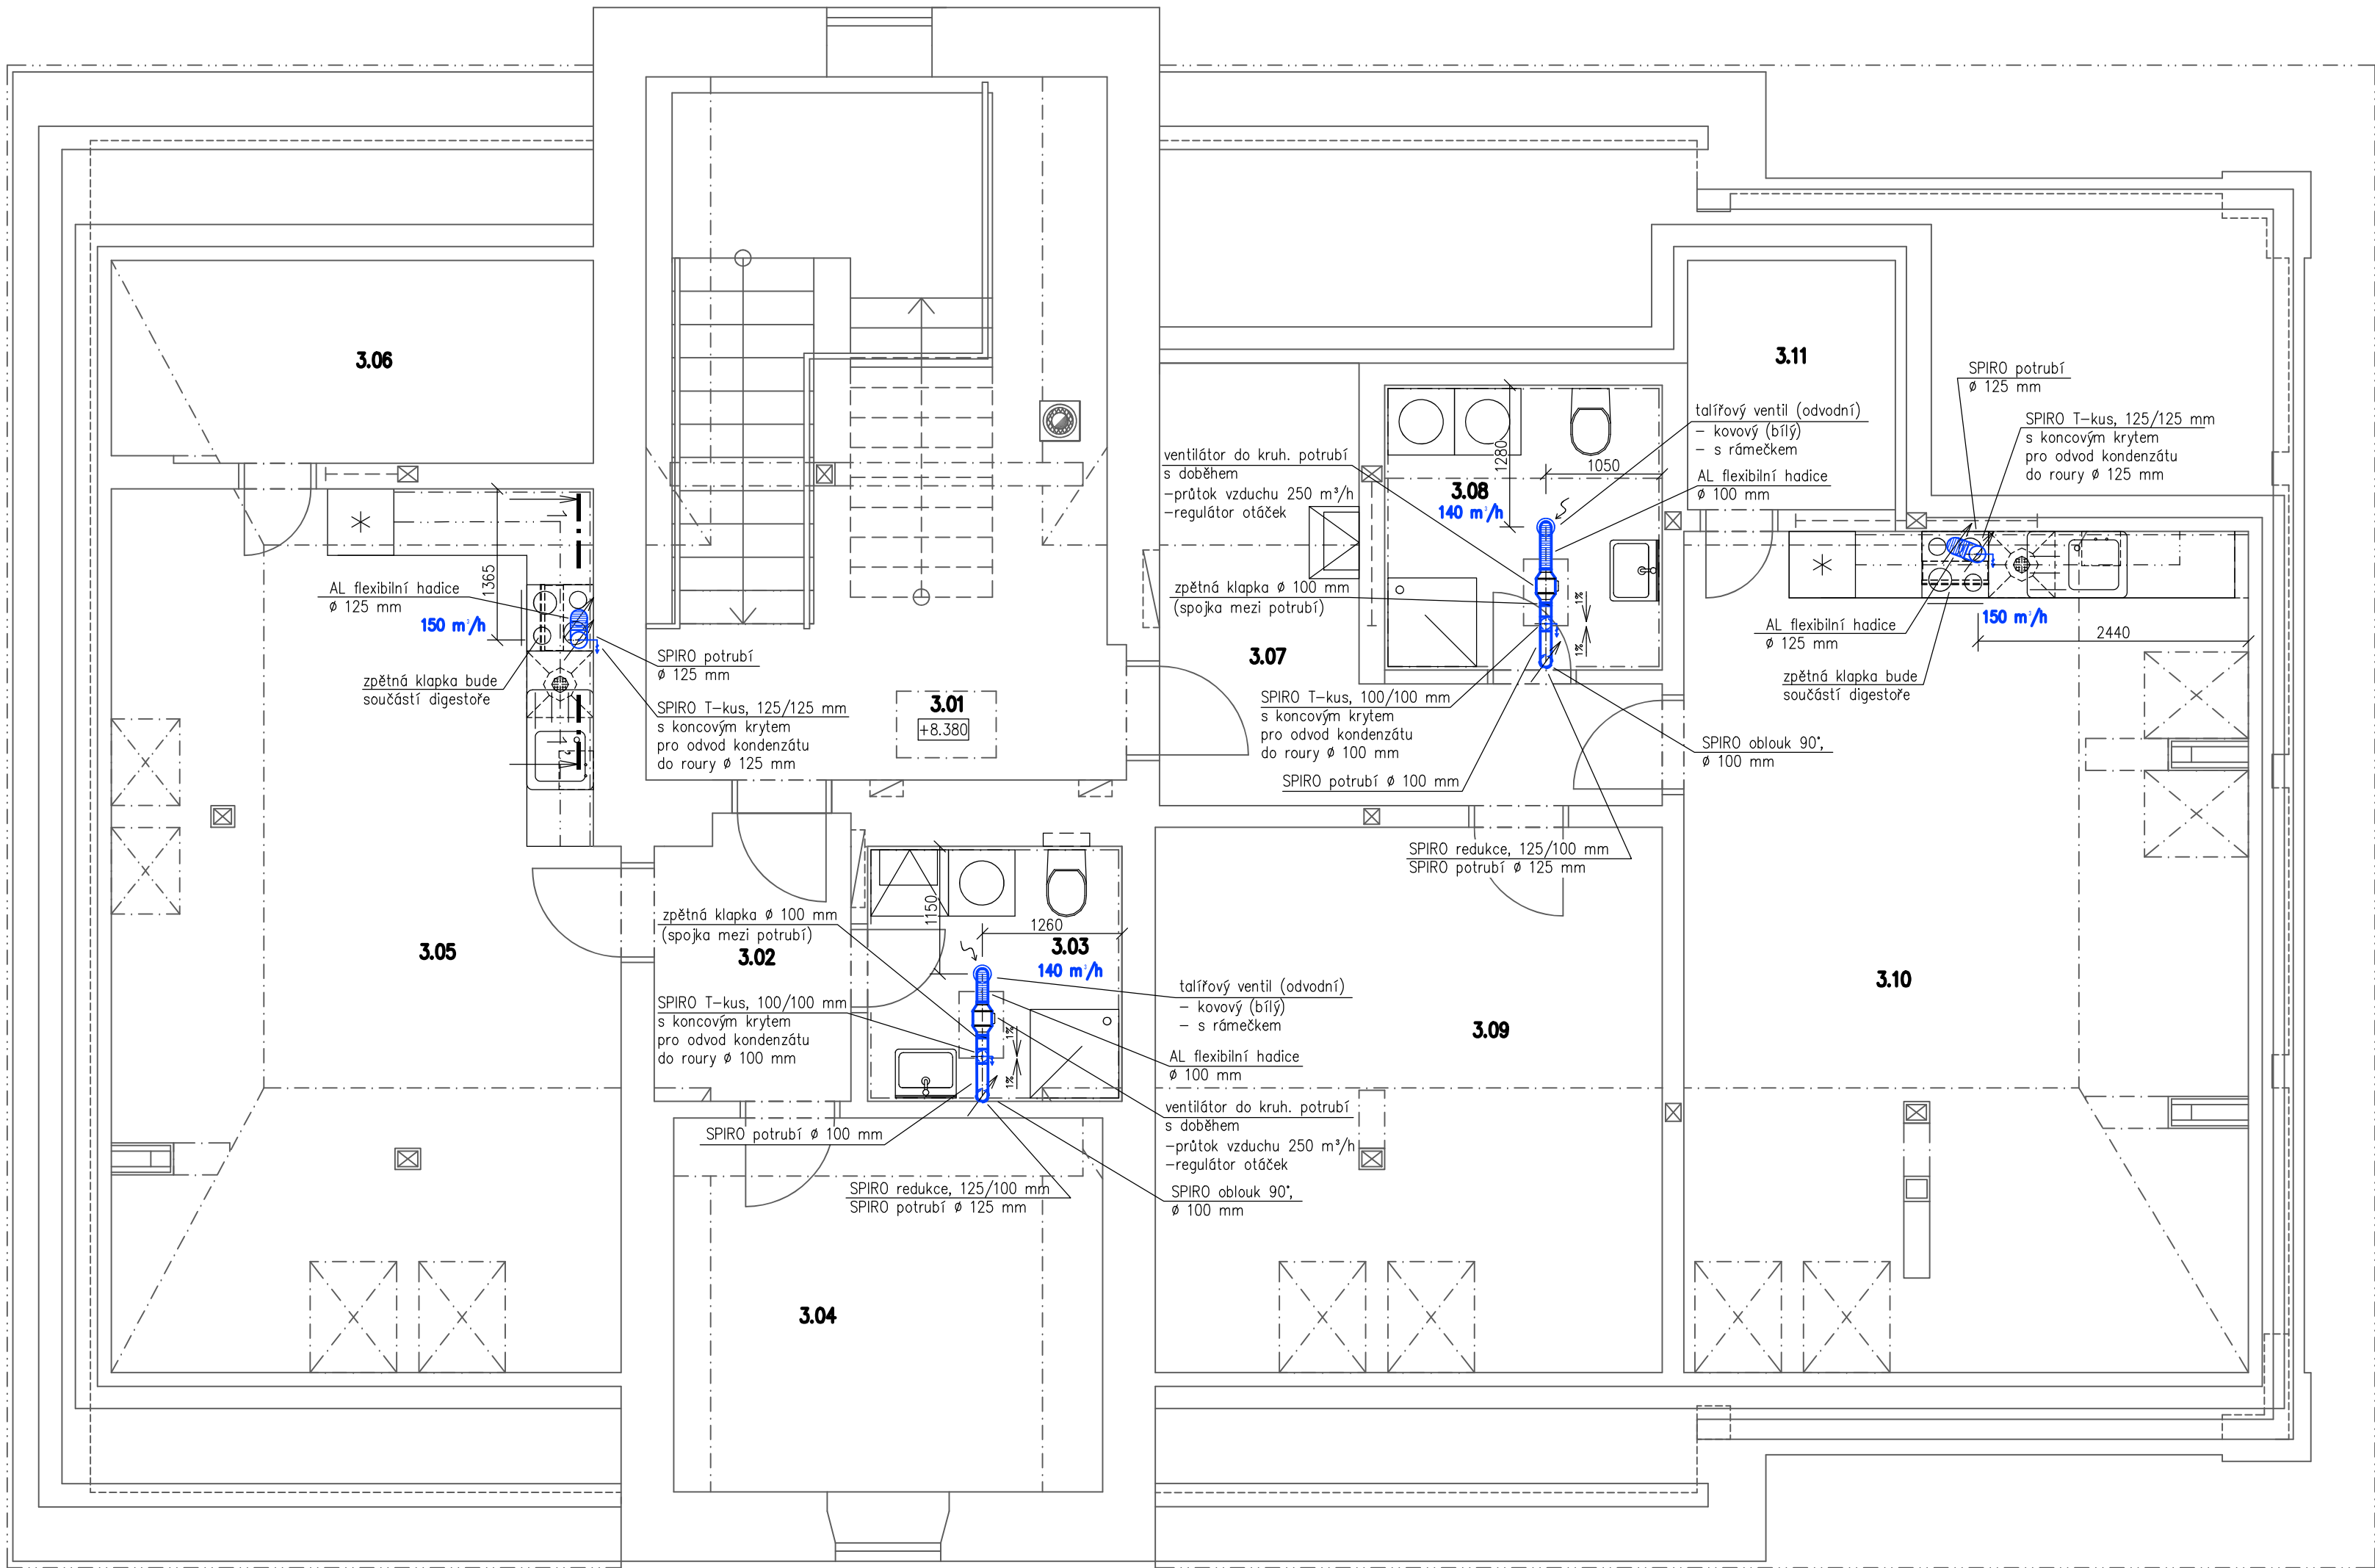

Tabulka místností		
Číslo	Jméno	Plocha [m²]
3.01	CHODBA	17,18
3.02	CHODBA – BYT č.6	4,92
3.03	KOUPELNA S WC – BYT č.6	5,28
3.04	LOŽNICE – BYT č.6	13,06
3.05	OBÝVACÍ POKOJ S KUCHYNÍ – BYT č.6	35,84
3.06	SPIŽ – BYT č.6	8,08
3.07	CHODBA – BYT č.7	10,45
3.08	KOUPELNA S WC – BYT č.7	6,38
3.09	LOŽNICE – BYT č.7	22,49
3.10	OBÝVACÍ POKOJ S KUCHYNÍ – BYT č.7	38,79
3.11	SPIŽ – BYT č.7	4,33

Celková užitná plocha [m²]: 166,8
Užitná ploch bytu č.6 [m²]: 67,18
Užitná ploch bytu č.7 [m²]: 82,44

Řez 1–1'

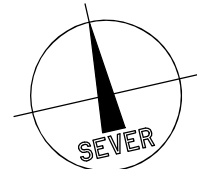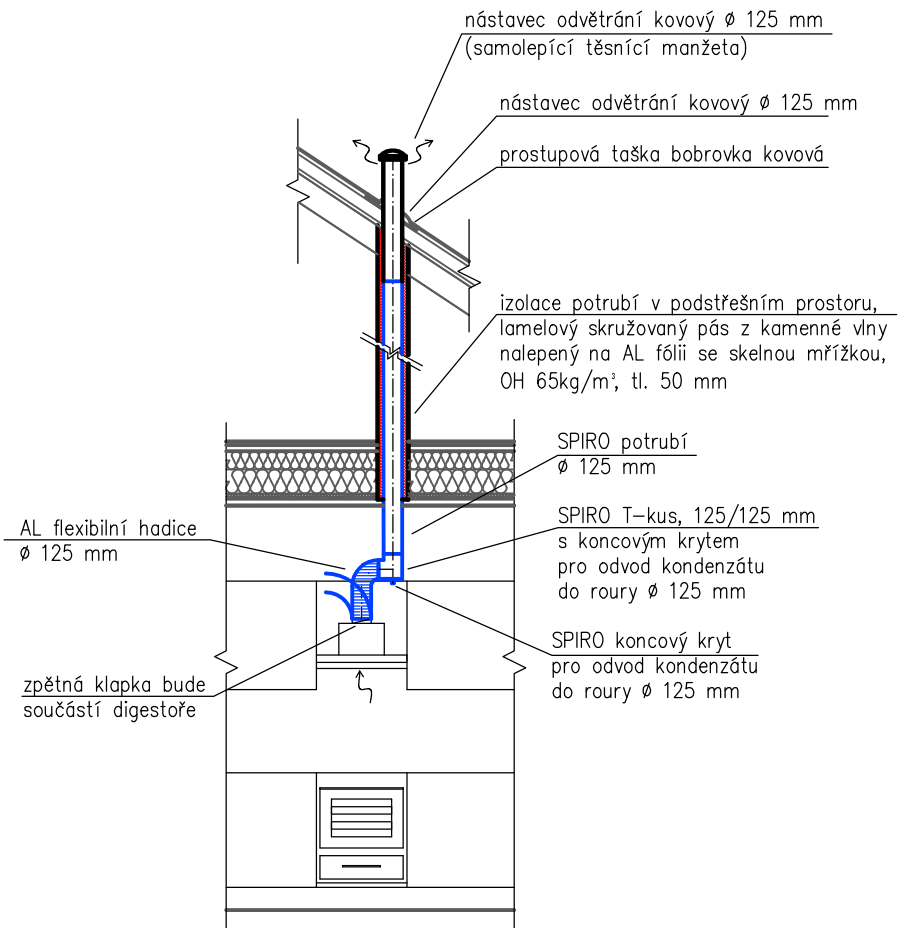

- POZNÁMKY:
- Potrubní rozvod bude doplněn o montážní, těsnící a spojovací materiál pro systém SPIRO
 - Potrubí SPIRO od koupelen a WC bude izolováno lamelovým skružovaným pásem tl. 40 mm z kamenné vlny nalepeným na AL fólii se skelnou mřížkou, OH=40kg/m³, v podstřešním prostoru bude potrubí izolováno izolací s OH=65kg/m³
 - ventilátory do kruhového potrubí budou pružně připojeny k potrubí
 - Potrubní rozvod: – horizontální rozvod v č.m. 3.03 a 3.08 bude veden v SDK sníženém podhledu spodní hrana +10,480 m, který přechází ve svislý rozvod, který prochází stropní konstrukcí nad střechem – svislý rozvod v m.č. 3.05 a 3.10 bude veden v kuchyňské lince, který prochází stropní konstrukcí nad střechem
 - v SDK podhledech budou u každého ventilátoru do kruhového potrubí osazena revizní dvířka
 - potrubní rozvody budou vypádovány směrem ke kondenzačním jímkám (spád 1 ‰) a do exteriéru
 - napojení odvodu kondenzátu bude provedeno pomocí plastové flexibilní hadice 1/2" přes podomítkový sifon do kanalizace
 - požadavky na větrání bytových jader obytných budov jsou zpracovány podle národní přílohy Z1 k ČSN EN 15665

Vypracoval Ing. Tomáš Kadlec	Zodp. projektant Ing. Kovandová	Tech. kontrola Ing. Kovandová	PROJEKT – sdružení projektová a inženýrská činnost Havířská 616 582 91 Světlá nad Sázavou tel., fax: 569 452 205
Kreslil Ing. Tomáš Kadlec	<i>Kadlec</i>	<i>Kovandová</i>	
Investor město Zruč nad Sázavou, Zámek 1, 285 22 Zruč nad Sázavou	formát 6x44		datum 8/2020
Akce "Rekonstrukce stávajících bytů a vestavba bytů do půdy objektu č.p. 2 Zručského dvora"	účel DSP, DPS		č. zakázky 20620
S0 01 – Bytový dům S0 01.3 – Vzduchotechnika		č. kopie	archivní č.
Obsah výkresu Půdorys podkroví – rozvod VZT		Měřítko 1:50	Č. výkresu D1.3.3